


PLANTA BAIXA
ESCALA:1/50

LEGENDA

- GRAMA NO TALUDE
- CORTE DE TERRA + PAVIMENTAÇÃO - H MÉDIA=70cm
- PAVIMENTAÇÃO (TERRENO NÃO REGULARIZADO)
- PAVIMENTAÇÃO (TERRENO REGULARIZADO)
- TRECHO SEM PAVIMENTAÇÃO
- TRECHO PAVIMENTADO
- TRECHO SEM MEIO FIO
- TRECHO SEM PODOTÁTIL

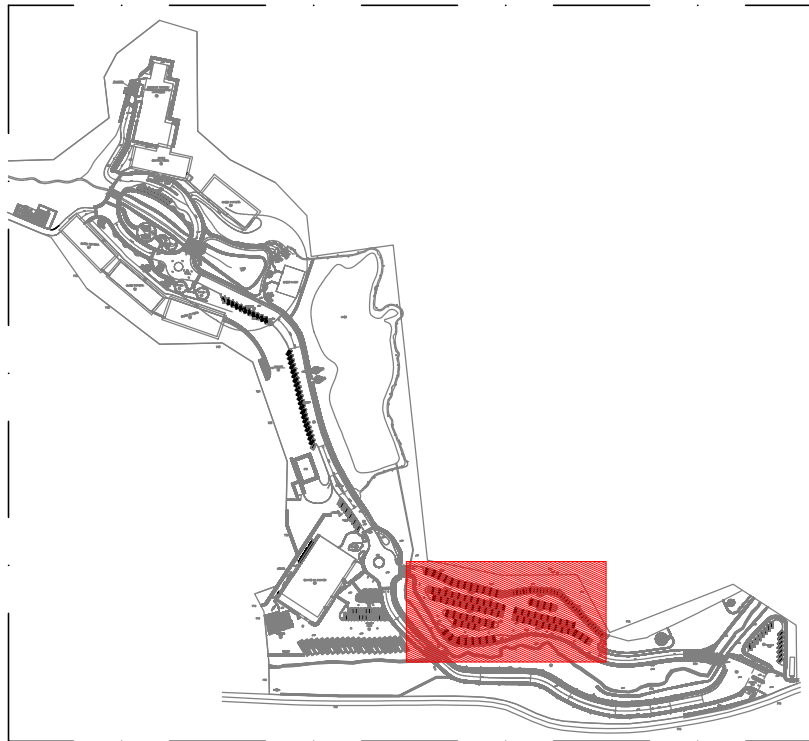

SITUAÇÃO
SEM ESCALA

SESC - SERVIÇO SOCIAL DO COMÉRCIO
ADMINISTRAÇÃO REGIONAL DO ESTADO DO ESPÍRITO SANTO
CENTRO TURISMO E LAZER DE DOMINGOS MARTINS

PROJETO ESTACIONAMENTO - 2ª ETAPA

LOCAL: RUA PADRE JOSÉ DE ANCHIETA, 110
PARQUE MOSCOSO

MUNICÍPIO: VITÓRIA

ESTADO: ESPÍRITO SANTO

RESPONSÁVEL TÉCNICO:

Sesc

AUTOR DO PROJETO:
BRUNELLA SCARDUA MUNIZ
Arquiteta e Urbanista - CAU 94285-5
PROPRIETÁRIO:

DATA: DEZEMBRO/ 2019

EDITORIAÇÃO GRÁFICA: BRUNELLA SCARDUA

ESCALA: 1/ 50

PRANCHA: A2

TÍTULO: PLANTA BAIXA

PRANCHA: 02 / 03