


PLANTA BAIXA

ESCALA 1/100

QUARTA PASSARELA

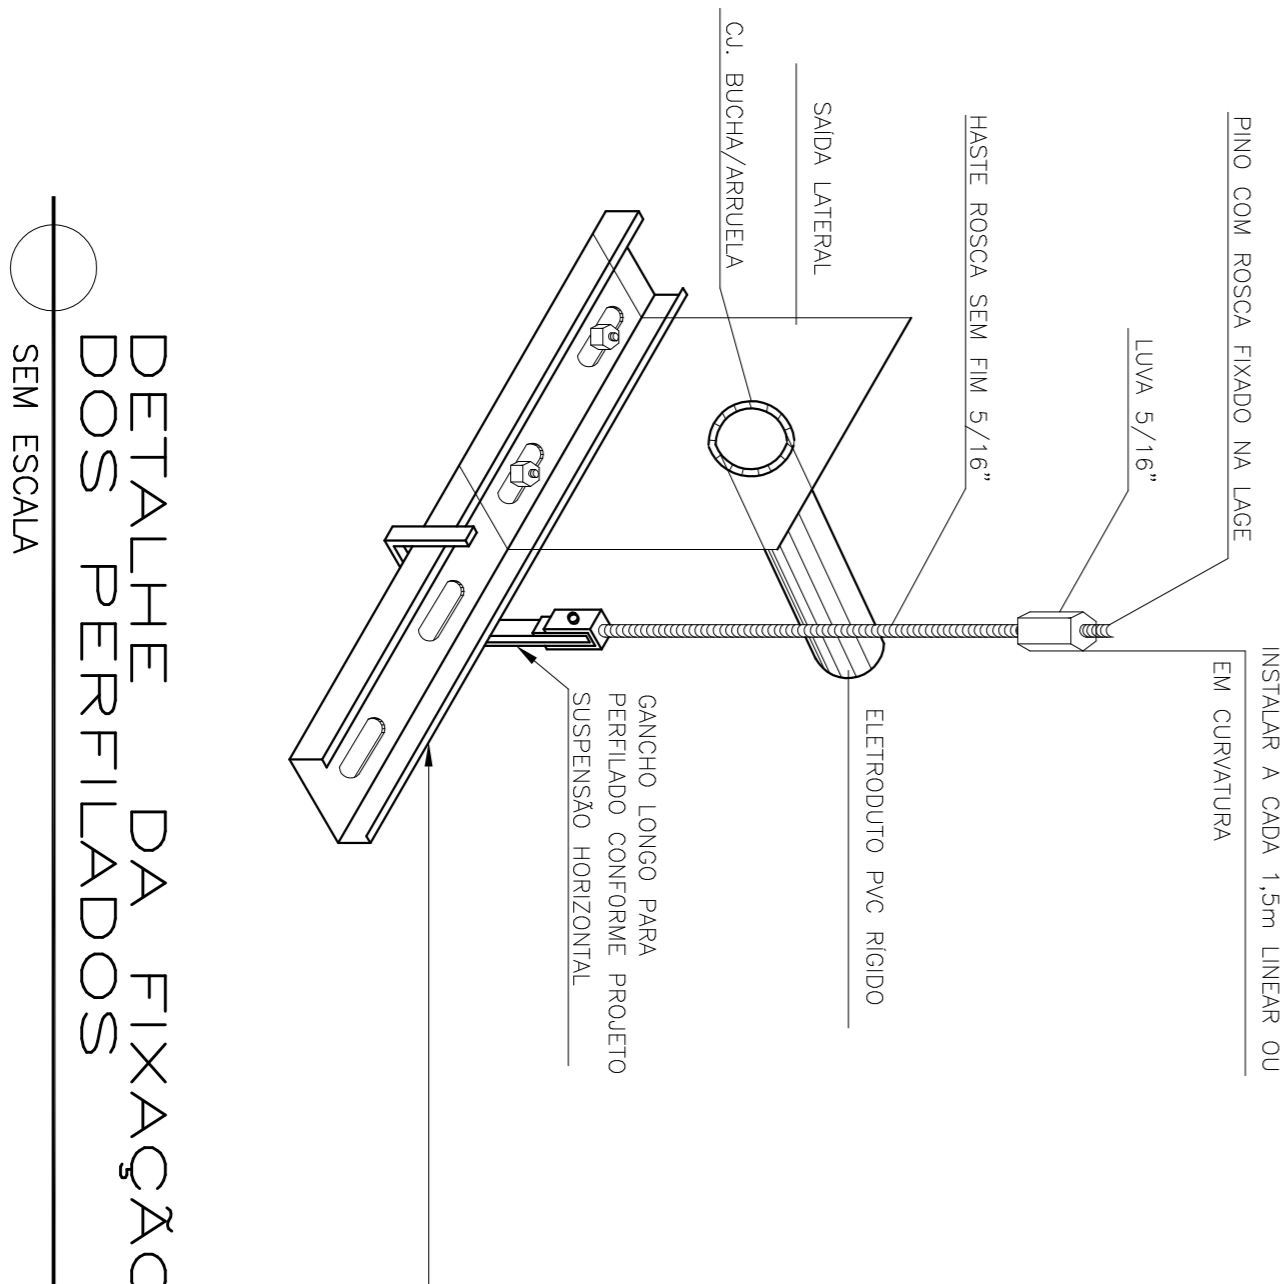

DETALHE DA FIXAÇÃO DOS PERFILADOS

SEM ESCALA

SIMBOLOGIA	ALARME
	CENTRAL DE ALARME
	AVISADOR SONORO TIPO SIRENE
	ACIONADOR MANUAL DO SISTEMA DE ALARME
	DETECTOR DE FUMAÇA PONTUAL
	PERFILADO 76X38mm
	CAIXA EM ALVENARIA 40X40X40cm COM TAMPA DE CONCRETO ESPESURA 5cm
	CAIXA METÁLICA 40X40X20cm
	CAIXA METÁLICA 20X20X10cm
	CONDULETE TIPO C
	CONDULETE TIPO E

PROJETO ALARME DE INCÊNDIO

SESC - SERVIÇO SOCIAL DO COMÉRCIO  
CENTRO DE ATIVIDADES DE BAIXO GUANDÚ

OBRA:

ENDEREÇO: RUA PADRE ARISTIDES TACIANO, BAIXO GUANDÚ, ESPÍRITO SANTO

PROPRIETÁRIO: SESC - SERVIÇO SOCIAL DO COMÉRCIO

AUTOR DO PROJETO: FERNANDO AUGUSTO ADNET - CREA 19160-ES

RESPONSÁVEL TÉCNICO:

CAMBOS:

ESCALA: INDICADAS

DATA: MARÇO 2017

DESENHO: BRUNA

ART. N.º:

FRANCA:

03/03

PROJETO DE INCÊNDIO

SESC - SERVIÇO SOCIAL DO COMÉRCIO

OBRA:

ENDEREÇO: RUA PADRE ARISTIDES TACIANO, BAIXO GUANDÚ, ESPÍRITO SANTO

PROPRIETÁRIO: SESC - SERVIÇO SOCIAL DO COMÉRCIO

AUTOR DO PROJETO: FERNANDO AUGUSTO ADNET - CREA 19160-ES

RESPONSÁVEL TÉCNICO:

CAMBOS:

ESCALA: INDICADAS

DATA: MARÇO 2017

DESENHO: BRUNA

ART. N.º:

FRANCA:

03/03

PROJETO DE INCÊNDIO

SESC - SERVIÇO SOCIAL DO COMÉRCIO