


# DETALHE 49 – HIDRANTE DE PAREDE


PLANTA BAIXA

ESCALA 1/20

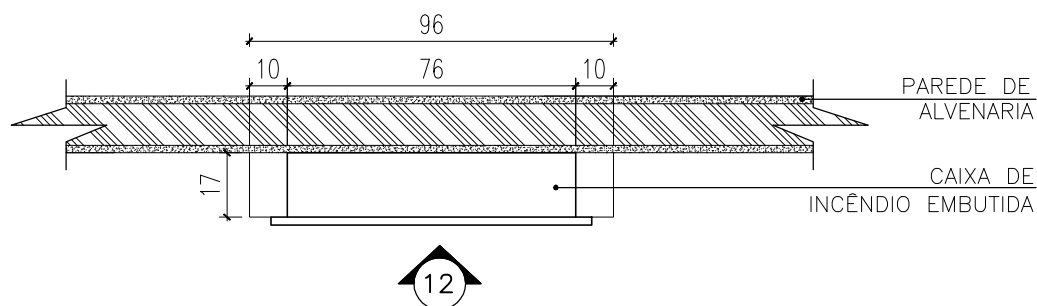

VISTA 12

ESCALA 1/20

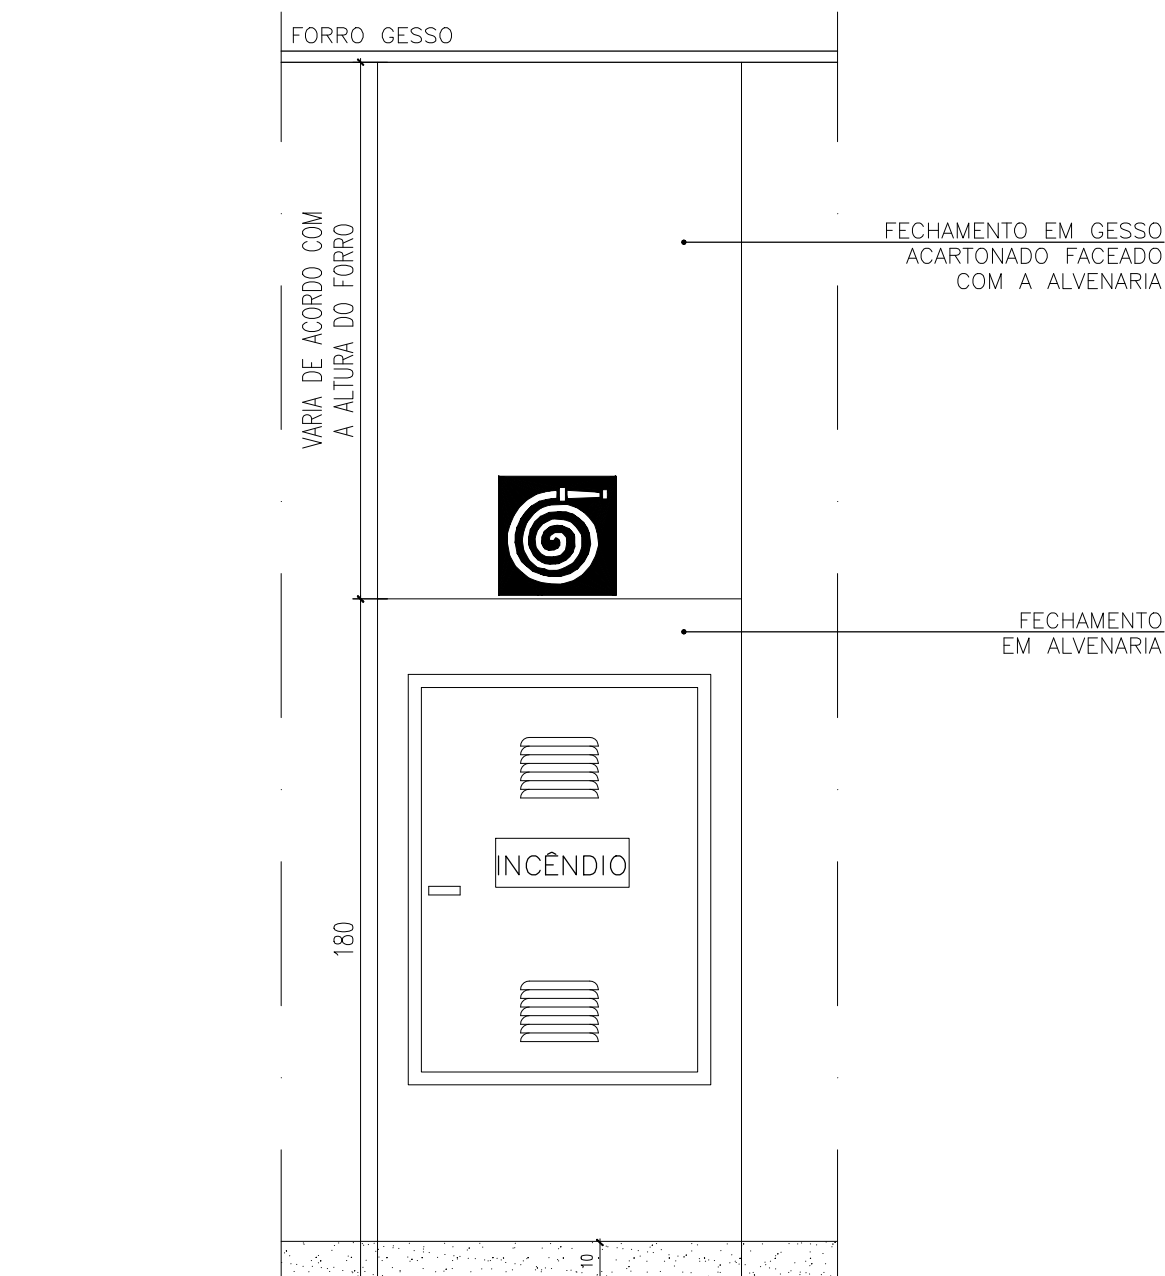

OBS.: HIDRANTES QUE ESTIVEREM LOCALIZADOS EM PAREDES MAIS LARGAS E A LARGURA COMPORTAR O EMBUTIMENTO, DEVERÁ EXECUTAR DESTA FORMA, CASO CONTRÁRIO, CONFORME PROJETO ACIMA.

OBS.: VER DETALHES DE INSTALAÇÃO NO PROJETO DE INCÊNDIO

|                            |               |
|----------------------------|---------------|
| FORMATO:                   | A3            |
| CONDICIONAIS PARA PLANTAS: |               |
| ESCALA DE PLANTAS:         | 1:100         |
| TRAÇO:                     | MONOCROMÁTICO |
| COLOR:                     | PRETO         |
| LINHA:                     | 0,15          |
| COR01:                     | COR07 0,15    |
| COR02:                     | COR07 0,20    |
| COR03:                     | COR07 0,30    |
| COR04:                     | COR07 0,35    |
| COR05:                     | COR07 0,45    |
| COR06:                     | COR07 0,60    |
| COR07:                     | COR07 0,18    |
| COR08:                     | COR07 0,15    |
| COR09:                     | COR07 0,08    |
| COR10:                     | COR07 0,10    |
| COR11:                     | COR07 0,10    |
| COR12:                     | COR07 0,10    |
| COR13:                     | COR07 0,05    |



SESC – SERVIÇO SOCIAL DO COMÉRCIO  
ADMINISTRAÇÃO REGIONAL DO ESTADO DO ESPÍRITO SANTO  
CENTRO DE ATIVIDADES DE BAIXO GUANDU

DETALHAMENTO ARQUITETURA  
PROJETO EXECUTIVO

TÍTULO:  
BLOCO EDUCACIONAL  
HIDRANTE DE PAREDE

REV. 00  
DATA: ABR/2021

ESCALA:  
1/20

EDITORIAÇÃO GRÁFICA:  
REANI ZANOTELLI  
ARQUITETA – CAU A47243-3

PRANCHA:  
DET. ARQ. 65/82