
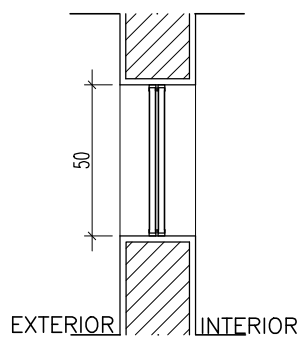
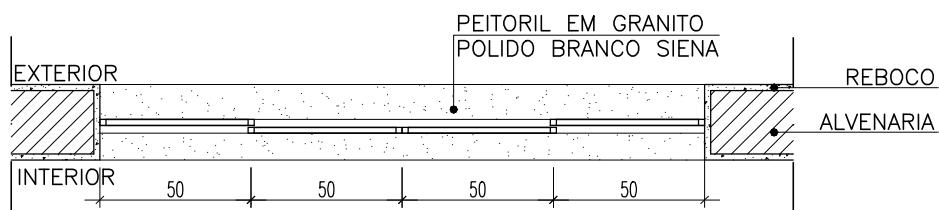


DETALHE 04 – JANELA J4 – SOM E IMAGEM

PLANTA BAIXA/CORTE/VISTA

ESCALA 1/25

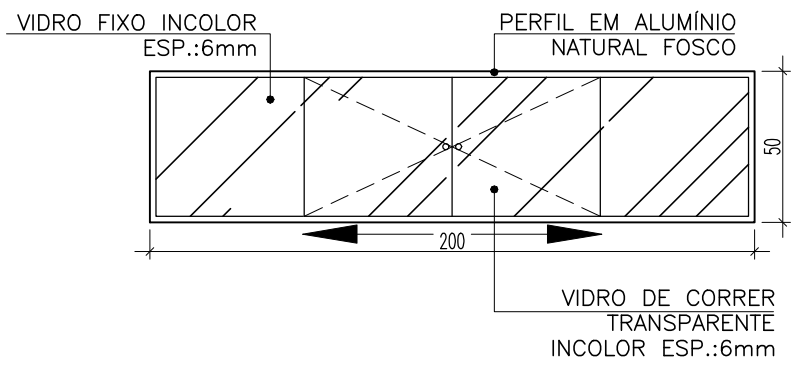

NOTA: COTAS EM CENTÍMETRO



SESC – SERVIÇO SOCIAL DO COMÉRCIO  
ADMINISTRAÇÃO REGIONAL DO ESTADO DO ESPÍRITO SANTO  
CENTRO DE ATIVIDADES DE BAIXO GUANDU

DETALHAMENTO ESQUADRIAS  
PROJETO EXECUTIVO

TÍTULO:  
J5 – JANELA CORRER  
VIDRO INCOLOR

REV. 00  
DATA: ABR/2021

ESCALA:  
1/25

EDITORIAÇÃO GRÁFICA:  
REANI ZANOTELLI  
ARQUITETA – CAU A47243-3

PRANCHA:  
DET. ESQ. 04/54