


DETALHE 51 – VESTIÁRIO FEMININO

BLOCO SERVIÇO

PLANTA BAIXA

ESCALA 1/50

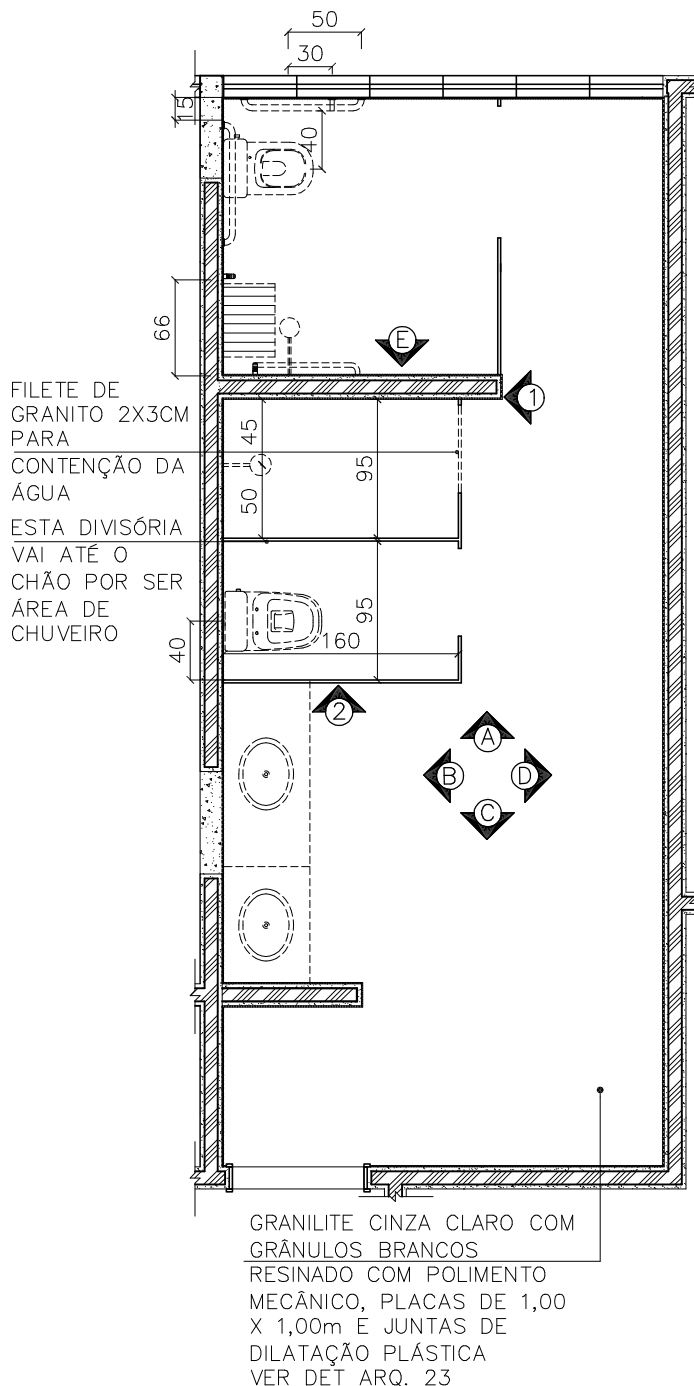

FORMATO:	A3
DADOS PARA PLOTAGEM	
ESCALA DE PLOTAGEM	1:100
TRAÇO	MONOCROMÁTICO
COLOR	RENA 12
COR01	COR07 0,15
COR02	COR07 0,20
COR03	COR07 0,30
COR04	COR07 0,35
COR05	COR07 0,40
COR06	COR07 0,50
COR07	COR07 0,18
COR08	COR07 0,10
COR09	COR07 0,08
COR10	COR07 0,10
COR11	COR07 0,10
OUTRAS	COR07 0,05



SESC – SERVIÇO SOCIAL DO COMÉRCIO
ADMINISTRAÇÃO REGIONAL DO ESTADO DO ESPÍRITO SANTO
CENTRO DE ESPORTES DE VILA VELHA

DETALHAMENTO ARQUITETURA
PROJETO EXECUTIVO

TÍTULO:
Planta baixa
Vestiário feminino

REV. 00
DATA: SET/2021

ESCALA:
1/50

EDITORIAÇÃO GRÁFICA:
REANI ZANOTELLI
ARQUITETA – CAU A47243-3

PRANCHA:
DET. AR.MO. 148/171