


DETALHE 11 – BANHEIRO MASCULINO PROFESSORES BLOCO EDUCACIONAL – TÉRREO

PLANTA BAIXA

ESCALA 1/50

DIVISÓRIA EM GRANITO CINZA
ANDORINHA, h=10cm, ESP
3CM

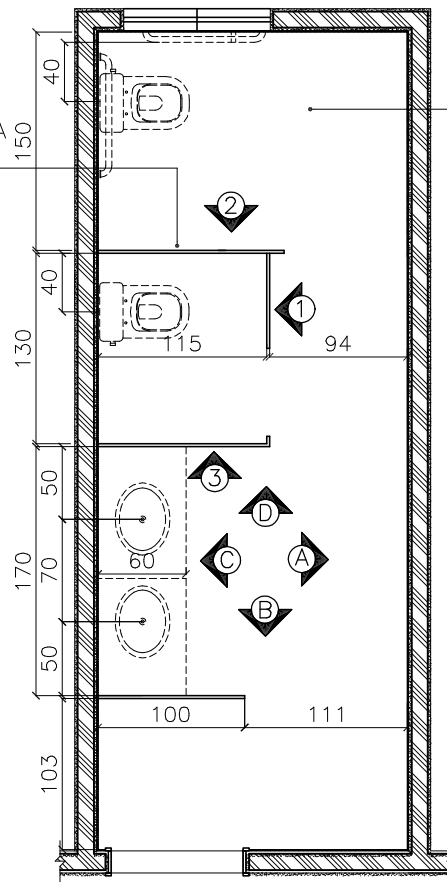

GRANILITE CINZA CLARO COM
GRÂNULOS BRANCOS RESINADO
COM POLIMENTO MECÂNICO,
PLACAS DE 1,00 X 1,00m
E JUNTAS DE DILATAÇÃO PLÁSTICA
VER DET ARQ. 23

FORMATO:	A3
DADOS PARA PLOTAGEM	
ESCALA DE PLOTAGEM	1:100
TRAÇO	MONOCROMÁTICO
COLOR	RENA
COR01	COR07 0,15
COR02	COR07 0,20
COR03	COR07 0,30
COR04	COR07 0,35
COR05	COR07 0,40
COR06	COR07 0,50
COR07	COR07 0,18
COR08	COR07 0,10
COR09	COR07 0,08
COR10	COR07 0,10
COR11	COR07 0,10
COR12	COR07 0,05



SESC – SERVIÇO SOCIAL DO COMÉRCIO
ADMINISTRAÇÃO REGIONAL DO ESTADO DO ESPÍRITO SANTO
CENTRO DE ESPORTES DE VILA VELHA

DETALHAMENTO ARQUITETURA
PROJETO EXECUTIVO

TÍTULO:
Planta baixa
Banheiro masculino prof.

REV. 00
DATA: SET/2021

ESCALA:
1/50

EDITORIAÇÃO GRÁFICA:
REANI ZANOTELLI
ARQUITETA – CAU A47243-3

PRANCHA:
DET. ÁR.MO. 30/171