


# DETALHE 13 – BANHEIRO FEMININO 01 BLOCO EDUCACIONAL – TÉRREO

PLANTA BAIXA  
ESCALA 1/50

DIVISÓRIA EM GRANITO CINZA  
ANDORINHA, h=10cm, ESP  
3CM

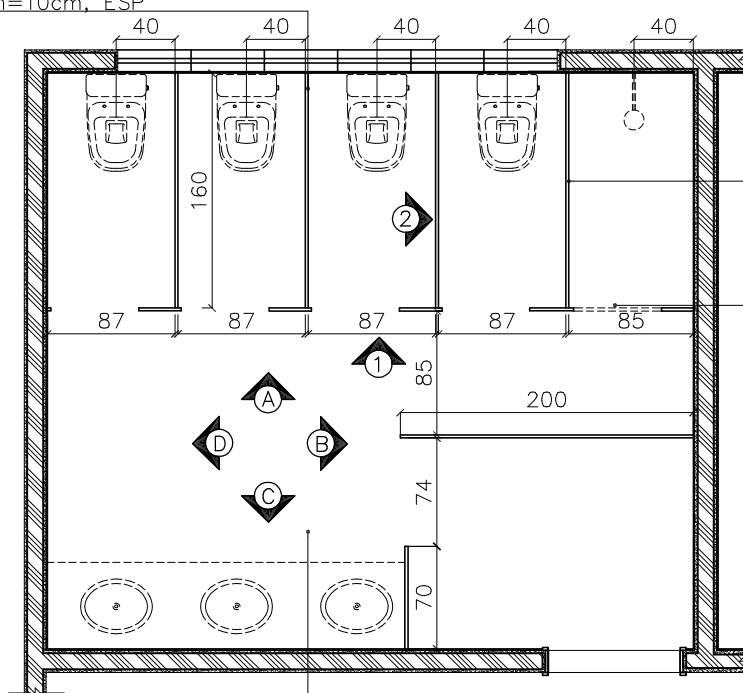

ESTA DIVISÓRIA  
VAI ATÉ O  
CHÃO POR SER  
ÁREA DE  
CHUVEIRO

FILETE DE  
GRANITO 2X3CM  
PARA  
CONTENÇÃO DA  
ÁGUA

GRANILITE CINZA CLARO COM  
GRÂNULOS BRANCOS RESINADO  
COM POLIMENTO MECÂNICO,  
PLACAS DE 1,00 X 1,00m  
E JUNTAS DE DILATAÇÃO PLÁSTICA  
VER DET ARQ. 23

FORMATO:	A3
DADOS PARA PLOTAGEM	
ESCALA DE PLOTAGEM	1:100
TRAÇO	MONOCROMÁTICO
COLOR	RENA
COR01	COR07 0,15
COR02	COR07 0,20
COR03	COR07 0,30
COR04	COR07 0,35
COR05	COR07 0,40
COR06	COR07 0,50
COR07	COR07 0,18
COR08	COR07 0,10
COR09	COR07 0,08
COR10	COR07 0,10
COR11	COR07 0,10
COR12	COR07 0,05



SESC – SERVIÇO SOCIAL DO COMÉRCIO  
ADMINISTRAÇÃO REGIONAL DO ESTADO DO ESPÍRITO SANTO  
CENTRO DE ESPORTES DE VILA VELHA

DETALHAMENTO ARQUITETURA  
PROJETO EXECUTIVO

TÍTULO:  
Planta baixa  
Banheiro masculino

REV. 00  
DATA: SET/2021

ESCALA:  
1/50

EDITORIAÇÃO GRÁFICA:  
REANI ZANOTELLI  
ARQUITETA – CAU A47243-3

PRANCHA:  
DET. ÁR.MO. 37/171