


DETALHE 15 – BANHEIRO MASCULINO 01 BLOCO EDUCACIONAL – TÉRREO

PLANTA BAIXA
ESCALA 1/50

DIVISÓRIA EM GRANITO CINZA
ANDORINHA, h=10cm, ESP
3CM

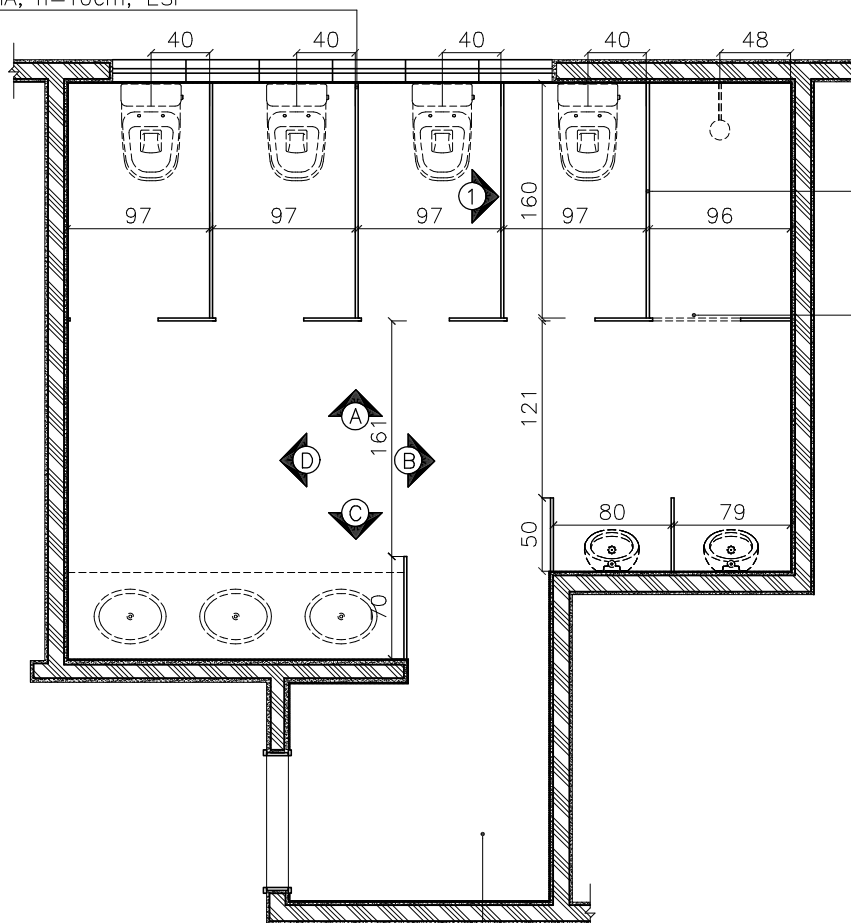

ESTA DIVISÓRIA
VAI ATÉ O
CHÃO POR SER
ÁREA DE
CHUVEIRO

FILETE DE
GRANITO 2X3CM
PARA
CONTENÇÃO DA
ÁGUA

GRANILITE CINZA CLARO COM
GRÂNULOS BRANCOS RESINADO
COM POLIMENTO MECÂNICO,
PLACAS DE 1,00 X 1,00m
E JUNTAS DE DILATAÇÃO PLÁSTICA
VER DET ARQ. 23

FORMATO:	A3
DADOS PARA PLOTAGEM	
ESCALA DE PLOTAGEM	1:100
TRAÇO	MONOCROMÁTICO
COLOR	RENA
COR01	COR07 0,15
COR02	COR07 0,20
COR03	COR07 0,30
COR04	COR07 0,35
COR05	COR07 0,40
COR06	COR07 0,50
COR07	COR07 0,18
COR08	COR07 0,10
COR09	COR07 0,08
COR10	COR07 0,10
COR11	COR07 0,10
COR12	COR07 0,05



SESC – SERVIÇO SOCIAL DO COMÉRCIO
ADMINISTRAÇÃO REGIONAL DO ESTADO DO ESPÍRITO SANTO
CENTRO DE ESPORTES DE VILA VELHA

DETALHAMENTO ARQUITETURA
PROJETO EXECUTIVO

TÍTULO:
Planta baixa
Banheiro feminino

REV. 00
DATA: SET/2021

ESCALA:
1/50

EDITORIAÇÃO GRÁFICA:
REANI ZANOTELLI
ARQUITETA – CAU A47243-3

PRANCHA:
DET. ÁR.MO. 43/171