


DETALHE 16


PLANTA BAIXA

ESCALA 1/25

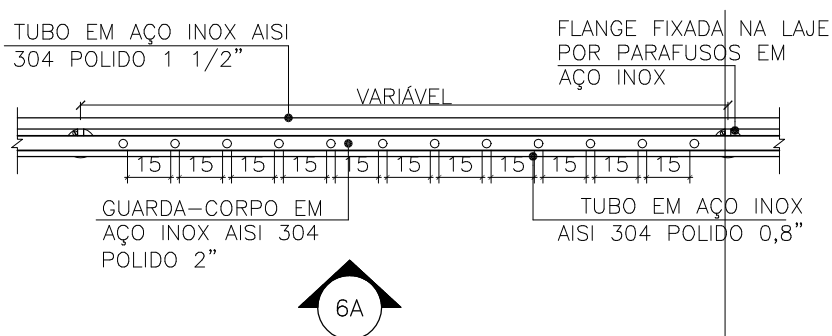


VISTA 6A – SEM INCLINAÇÃO

ESCALA 1/25

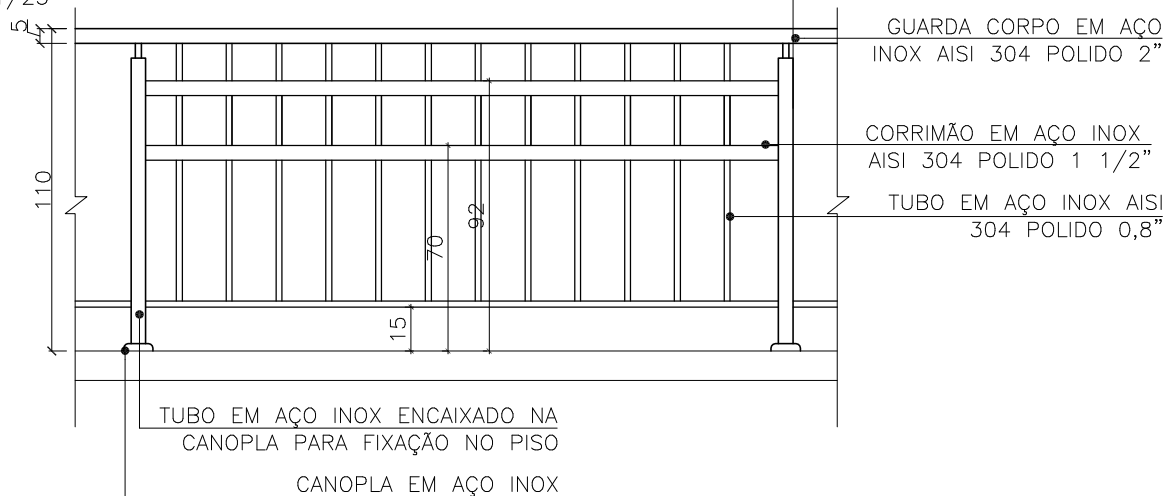

VISTA 6A – COM INCLINAÇÃO DA RAMPA

ESCALA 1/25

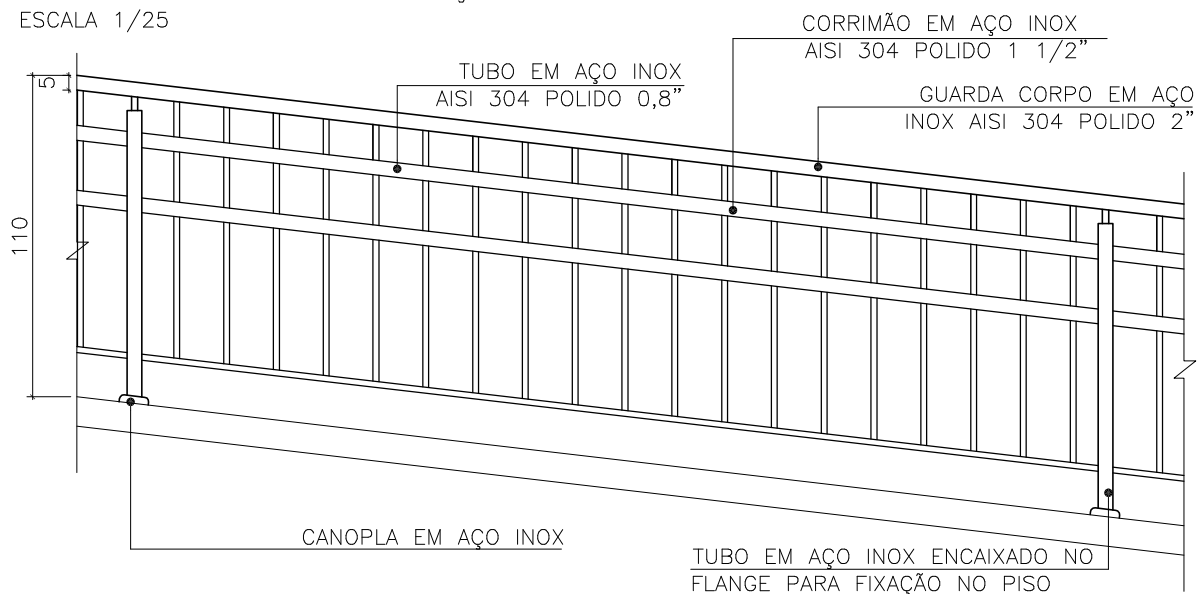

FORMATO:	A3
DADOS PARA PLANTAS:	
ESCALA DE PLANTAS:	1:100
TIPO:	MONOCROMÁTICO
COLOR:	PRETO
COR01:	COR07 0,15
COR02:	COR07 0,20
COR03:	COR07 0,30
COR04:	COR07 0,35
COR05:	COR07 0,40
COR06:	COR07 0,50
COR07:	COR07 0,15
COR08:	COR07 0,10
COR09:	COR07 0,10
COR10:	COR07 0,10
COR11:	COR07 0,10
COR12:	COR07 0,10



SESC – SERVIÇO SOCIAL DO COMÉRCIO
ADMINISTRAÇÃO REGIONAL DO ESTADO DO ESPÍRITO SANTO
CENTRO DE ESPORTES DE VILA VELHA

DETALHAMENTO ARQUITETURA
PROJETO EXECUTIVO

TÍTULO:
Bloco II – Educacional
Guarda corpo em Aço inox – Rampa

REV. 00
DATA:FEV/2021

ESCALA:
1/25

EDITORÇÃO GRÁFICA:
REANI ZANOTELLI
ARQUITETA – CAU A47243-3

PRANCHA:
DET. ARQ. 22/67