


DETALHE 07 – LAVABO PNE FEMININO 01

BLOCO EDUCACIONAL – TÉRREO

PLANTA BAIXA

ESCALA 1/25

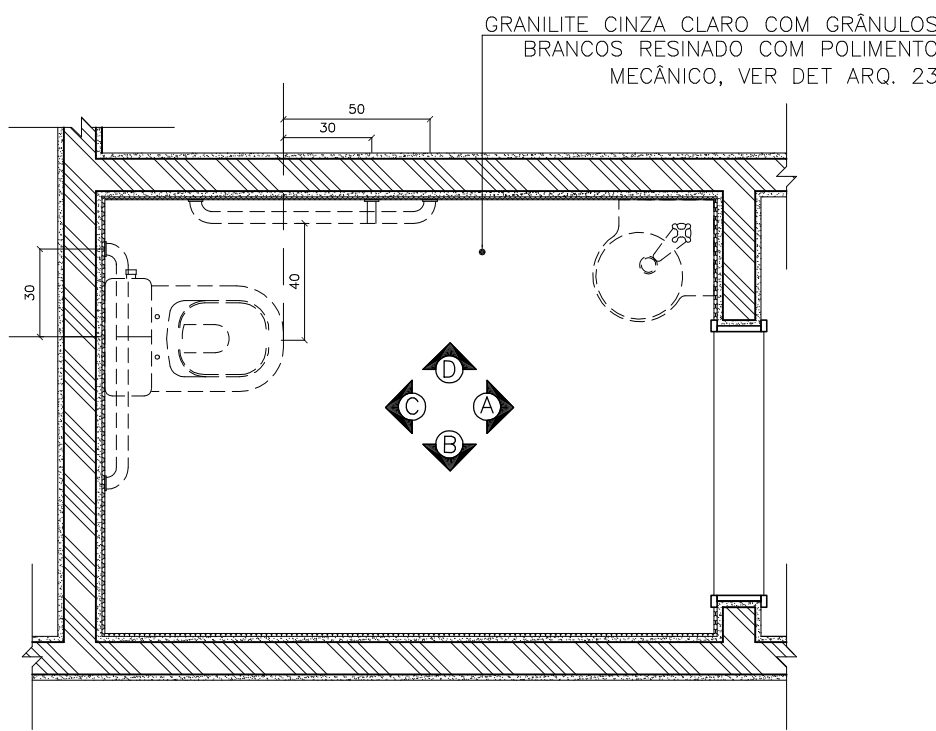

FORMATO:	A3
DADOS PARA PLOTAÇÃO	
ESCALA DE PLOTAÇÃO	1:100
TRAÇO	MONOCROMÁTICO
COLOR	PRETO
COR01	COR07 0,15
COR02	COR07 0,20
COR03	COR07 0,30
COR04	COR07 0,35
COR05	COR07 0,45
COR06	COR07 0,50
COR07	COR07 0,18
COR08	COR07 0,10
COR09	COR07 0,08
COR10	COR07 0,10
COR11	COR07 0,10
COR12	COR07 0,09



SESC – SERVIÇO SOCIAL DO COMÉRCIO
ADMINISTRAÇÃO REGIONAL DO ESTADO DO ESPÍRITO SANTO
CENTRO DE ESPORTES DE VILA VELHA

DETALHAMENTO ARQUITETURA
PROJETO EXECUTIVO

TÍTULO: Planta baixa Lavabo PNE	REV. 00 DATA: SET/2021	ESCALA: 1/25	EDITORIAÇÃO GRÁFICA: REANI ZANOTELLI ARQUITETA – CAU A47243-3	PRANCHA: ARQ. DET. 17/171
---------------------------------------	---------------------------	-----------------	---	------------------------------