


DETALHE 48 – LAVABO PNE MASCULINO

BLOCO SERVIÇO

PLANTA BAIXA

ESCALA 1/25

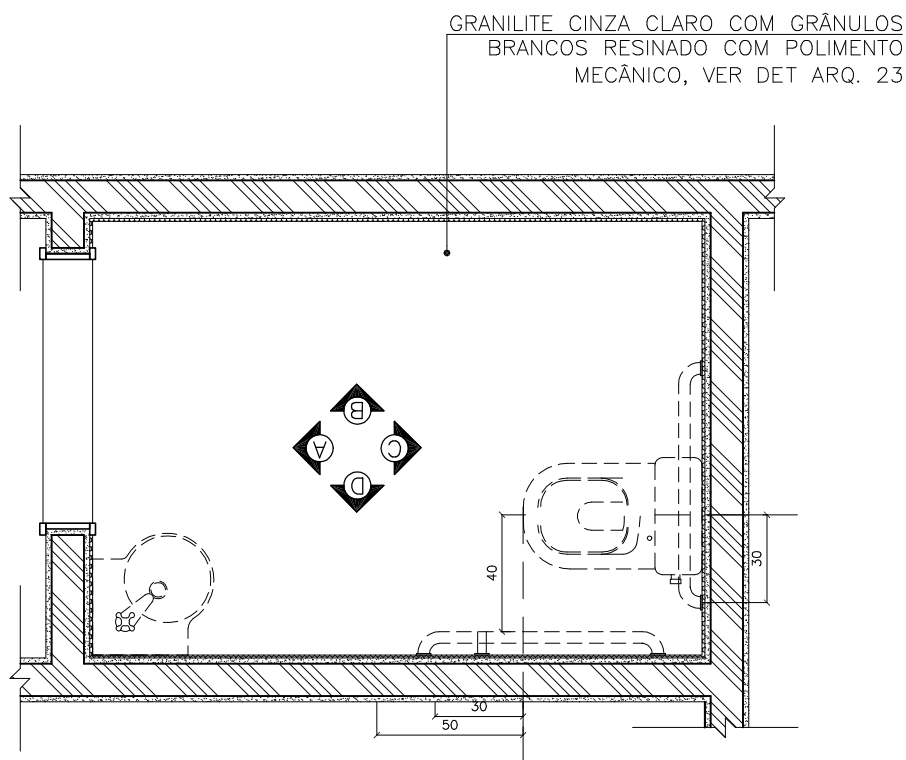

FORMATO:	A3
DADOS PARA PLOTAÇÃO	
ESCALA DE PLANTA	1:100
TIPO	MONOCROMÁTICO
COLOR	PRETO
COR01	COR07 0,15
COR02	COR07 0,20
COR03	COR07 0,30
COR04	COR07 0,35
COR05	COR07 0,45
COR06	COR07 0,50
COR07	COR07 0,15
COR08	COR07 0,15
COR09	COR07 0,20
COR10	COR07 0,30
COR11	COR07 0,35
COR12	COR07 0,45
COR13	COR07 0,50
COR14	COR07 0,15
COR15	COR07 0,15
COR16	COR07 0,20
COR17	COR07 0,30
COR18	COR07 0,35
COR19	COR07 0,45
COR20	COR07 0,50



SESC – SERVIÇO SOCIAL DO COMÉRCIO
ADMINISTRAÇÃO REGIONAL DO ESTADO DO ESPÍRITO SANTO
CENTRO DE ESPORTES DE VILA VELHA

DETALHAMENTO ARQUITETURA
PROJETO EXECUTIVO

TÍTULO:
Planta baixa
Lavabo PNE

REV. 00
DATA: SET/2021

ESCALA:
1/25

EDITORIAÇÃO GRÁFICA:
REANI ZANOTELLI
ARQUITETA – CAU A47243-3

PRANCHA:
ARQ. DET. 137/171