



DETALHE 39 – HIDRANTE DE PAREDE

PLANTA BAIXA  
ESCALA 1/20

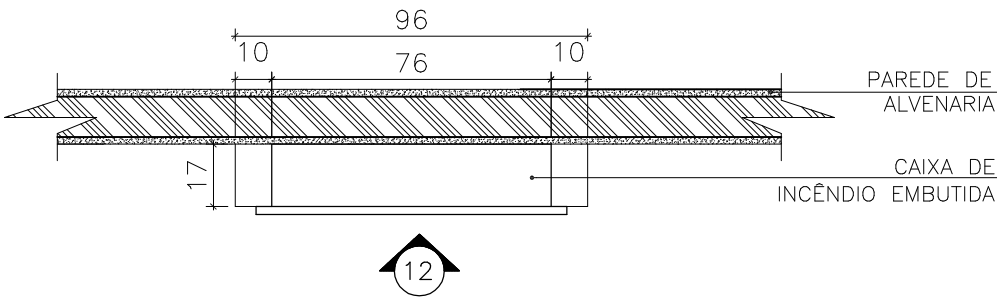

VISTA 12  
ESCALA 1/20

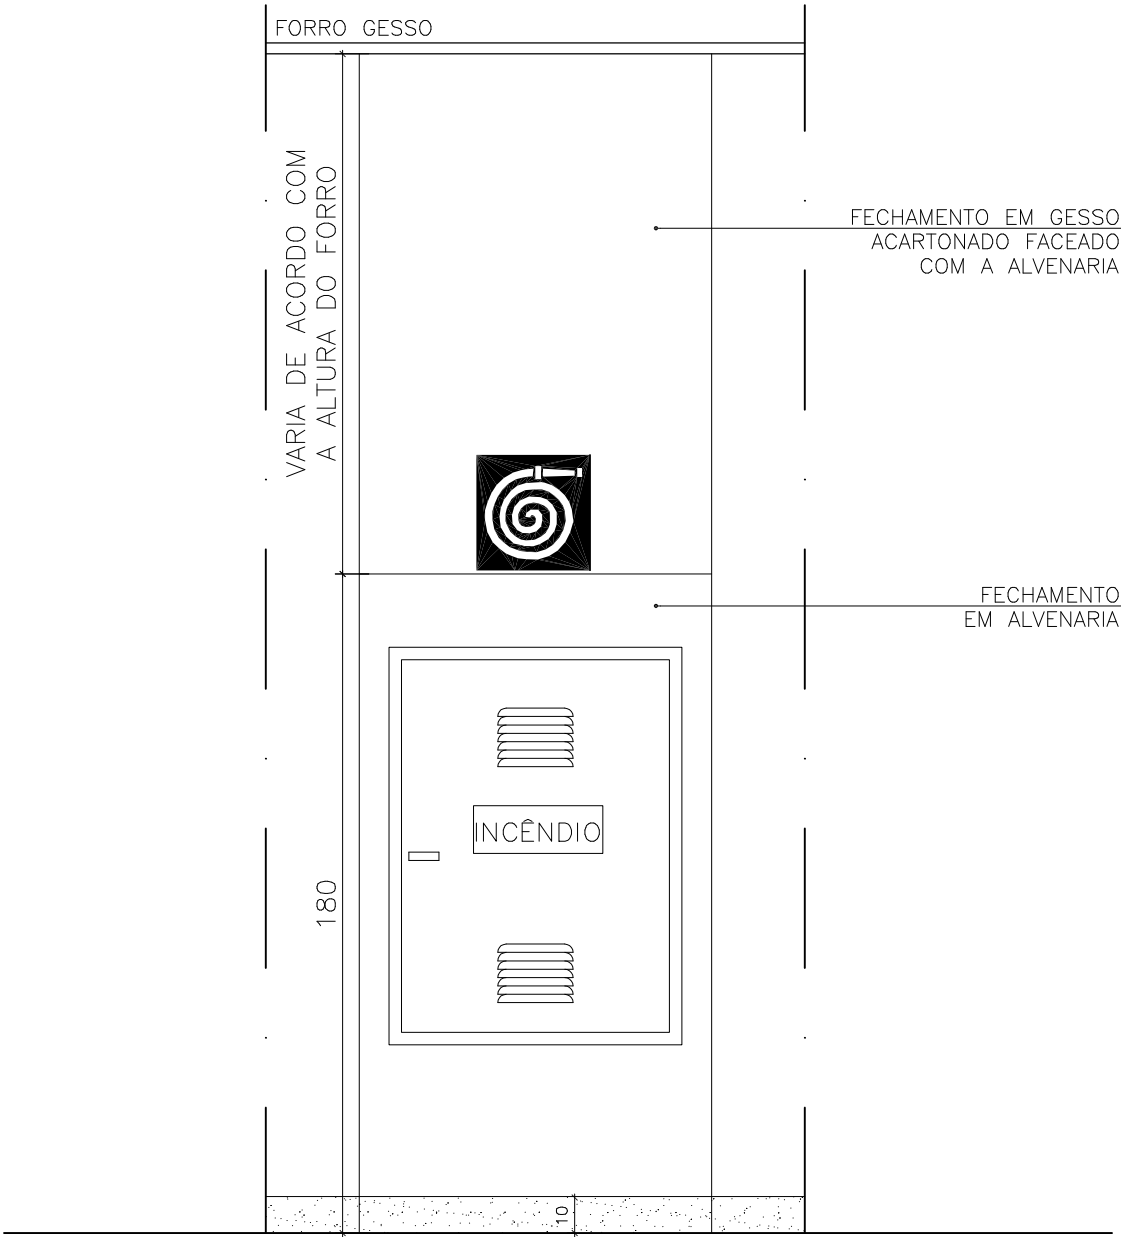

OBS.: VER DETALHES DE INSTALAÇÃO NO PROJETO DE INCÊNDIO

**SESC – SERVIÇO SOCIAL DO COMÉRCIO**  
ADMINISTRAÇÃO REGIONAL DO ESTADO DO ESPÍRITO SANTO  
CENTRO DE ESPORTES DE VILA VELHA

DETALHAMENTO ARQUITETURA  
PROJETO EXECUTIVO

TÍTULO:  
Bloco Educacional  
Espelho Sala de Aula Infantil

REV. 00  
DATA:FEV/2021

ESCALA:  
1/20

EDITORÇÃO GRÁFICA:  
REANI ZANOTELLI  
ARQUITETA – CAU A47243-3

PRANCHA:  
DET. ARQ. 65/67

FORMATO:	A3
DADOS PARA PLOTAÇÃO	
ESCALA DE PLOTAÇÃO	1:100
TIPO	MONOCROMÁTICO
COLOR	PRETO
COR01	COR07 0,15
COR02	COR07 0,20
COR03	COR07 0,30
COR04	COR07 0,35
COR05	COR07 0,40
COR06	COR07 0,50
COR07	COR07 0,15
COR08	COR07 0,10
COR09	COR07 0,08
COR10	COR07 0,10
COR11	COR07 0,10
COR12	COR07 0,08