


FACHADA NORTE

FACHADA OESTE

FACHADA LESTE

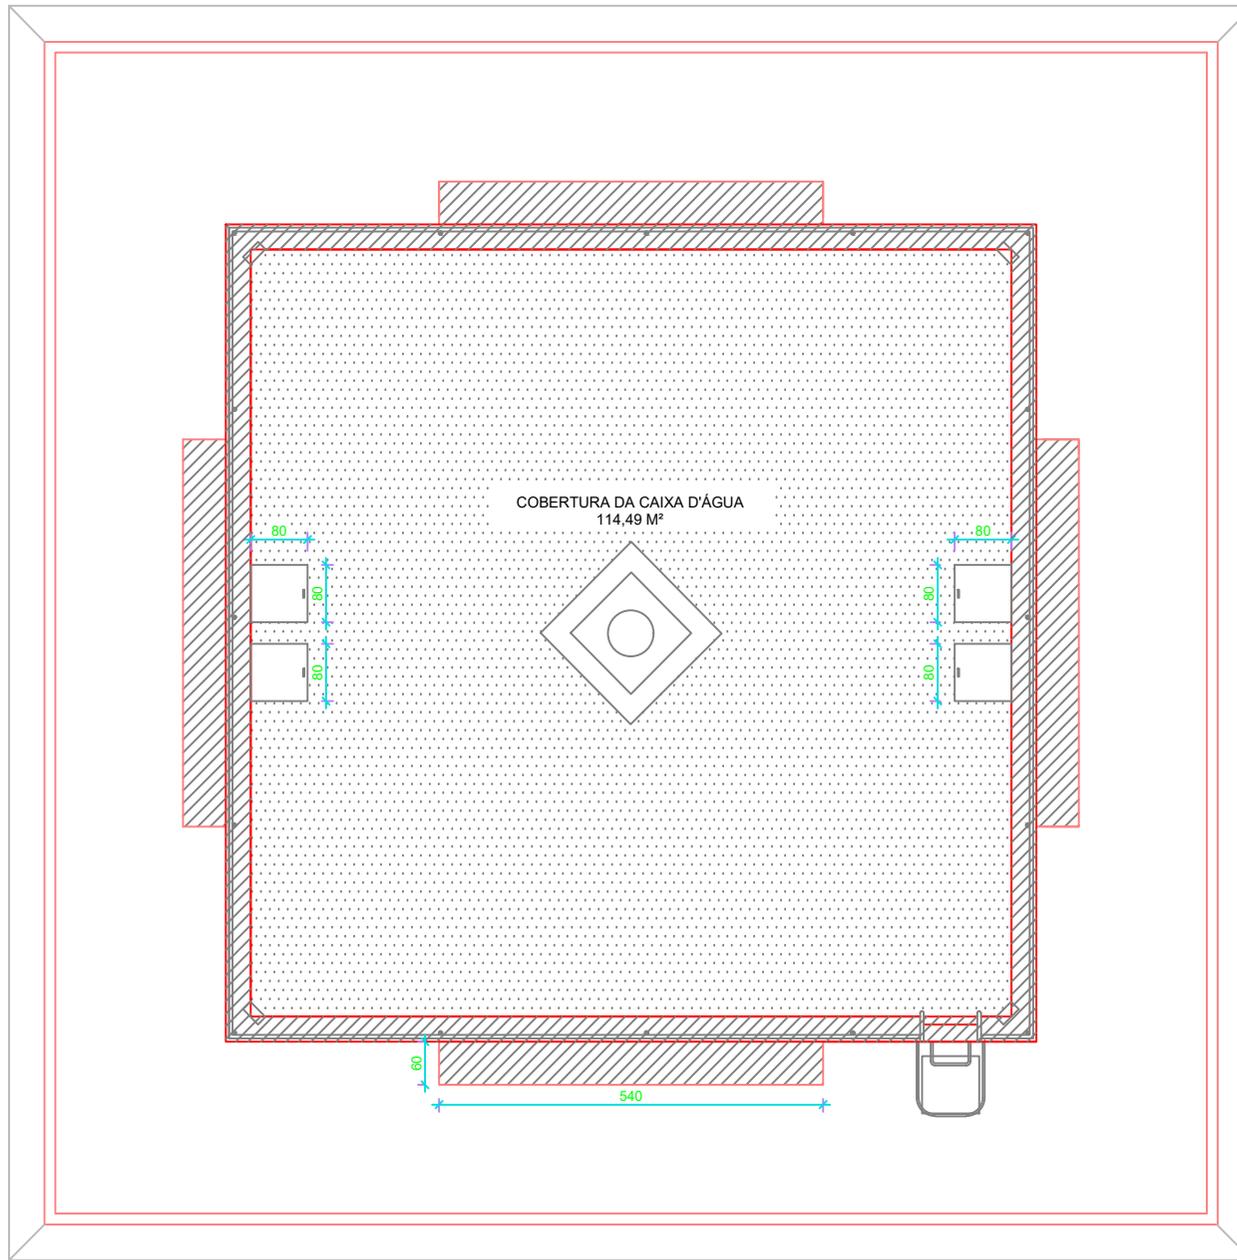

FACHADA SUL

PLANTA BAIXA
ESCALA: 1/75



SESC - SERVIÇO SOCIAL DO COMÉRCIO
ADMINISTRAÇÃO REGIONAL DO ESTADO DO ESPÍRITO SANTO
CENTRO TURISMO SOCIAL E LAZER DE PRAIA FORMOSA

DETALHAMENTO IMPERMEABILIZAÇÃO
PROJETO EXECUTIVO


TÍTULO:
CAIXA D'ÁGUA DO MIRANTE
PLANTA BAIXA / DETALHES
IMPERMEABILIZAÇÃO

REV. 00
DATA: SET./2023

ESCALA:
1/75

EDITORÇÃO GRÁFICA:
REANI ZANOTELLI
ARQUITETA - CAU A 47243-3

PRANCHA:
002

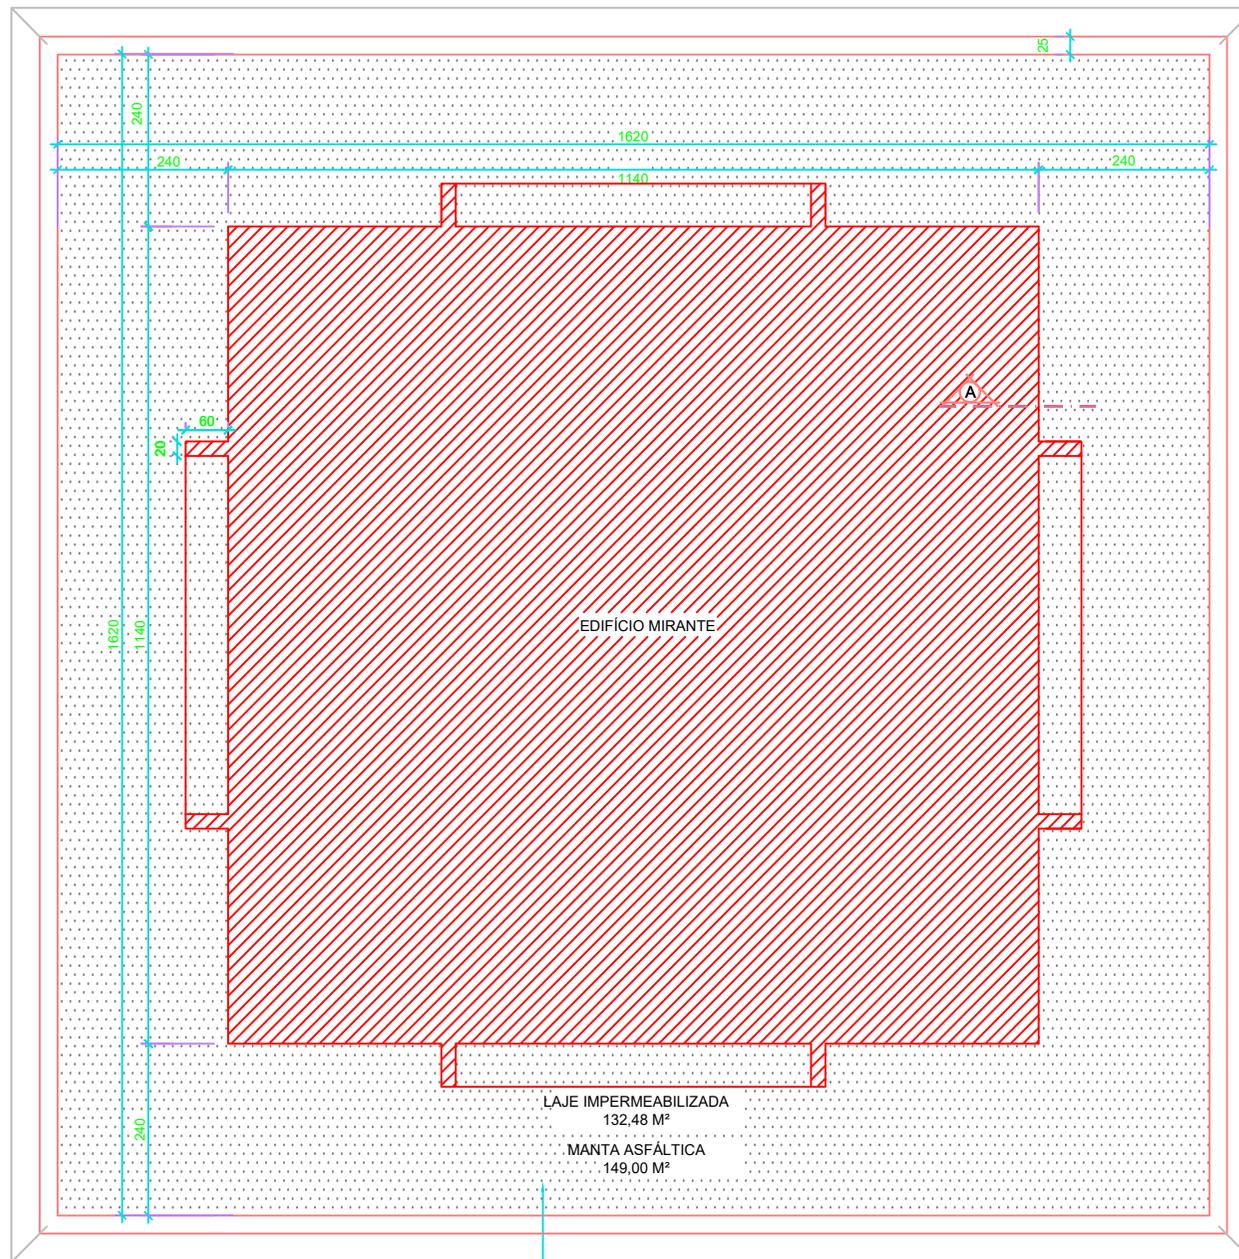

EDIFÍCIO MIRANTE

LAJE IMPERMEABILIZADA
132,48 M²

MANTA ASFÁLTICA
149,00 M²

IMPERMEABILIZAÇÃO C/ MANTA
ASFÁLTICA E COBERTURA EM
ALUMÍNIO - ESP. 3MM

PLANTA BAIXA
ESCALA: 1/75

 SESC - SERVIÇO SOCIAL DO COMÉRCIO ADMINISTRAÇÃO REGIONAL DO ESTADO DO ESPÍRITO SANTO CENTRO TURISMO SOCIAL E LAZER DE PRAIA FORMOSA	DETALHAMENTO IMPERMEABILIZAÇÃO PROJETO EXECUTIVO	
	TÍTULO: COBERTURA MIRANTE PLANTA BAIXA / DETALHES IMPERMEABILIZAÇÃO	REV. 00 DATA: SET./ 2023
EDITORAÇÃO GRÁFICA: REANI ZANOTELLI ARQUITETA - CAU A 47243-3		PRANCHA: 001