




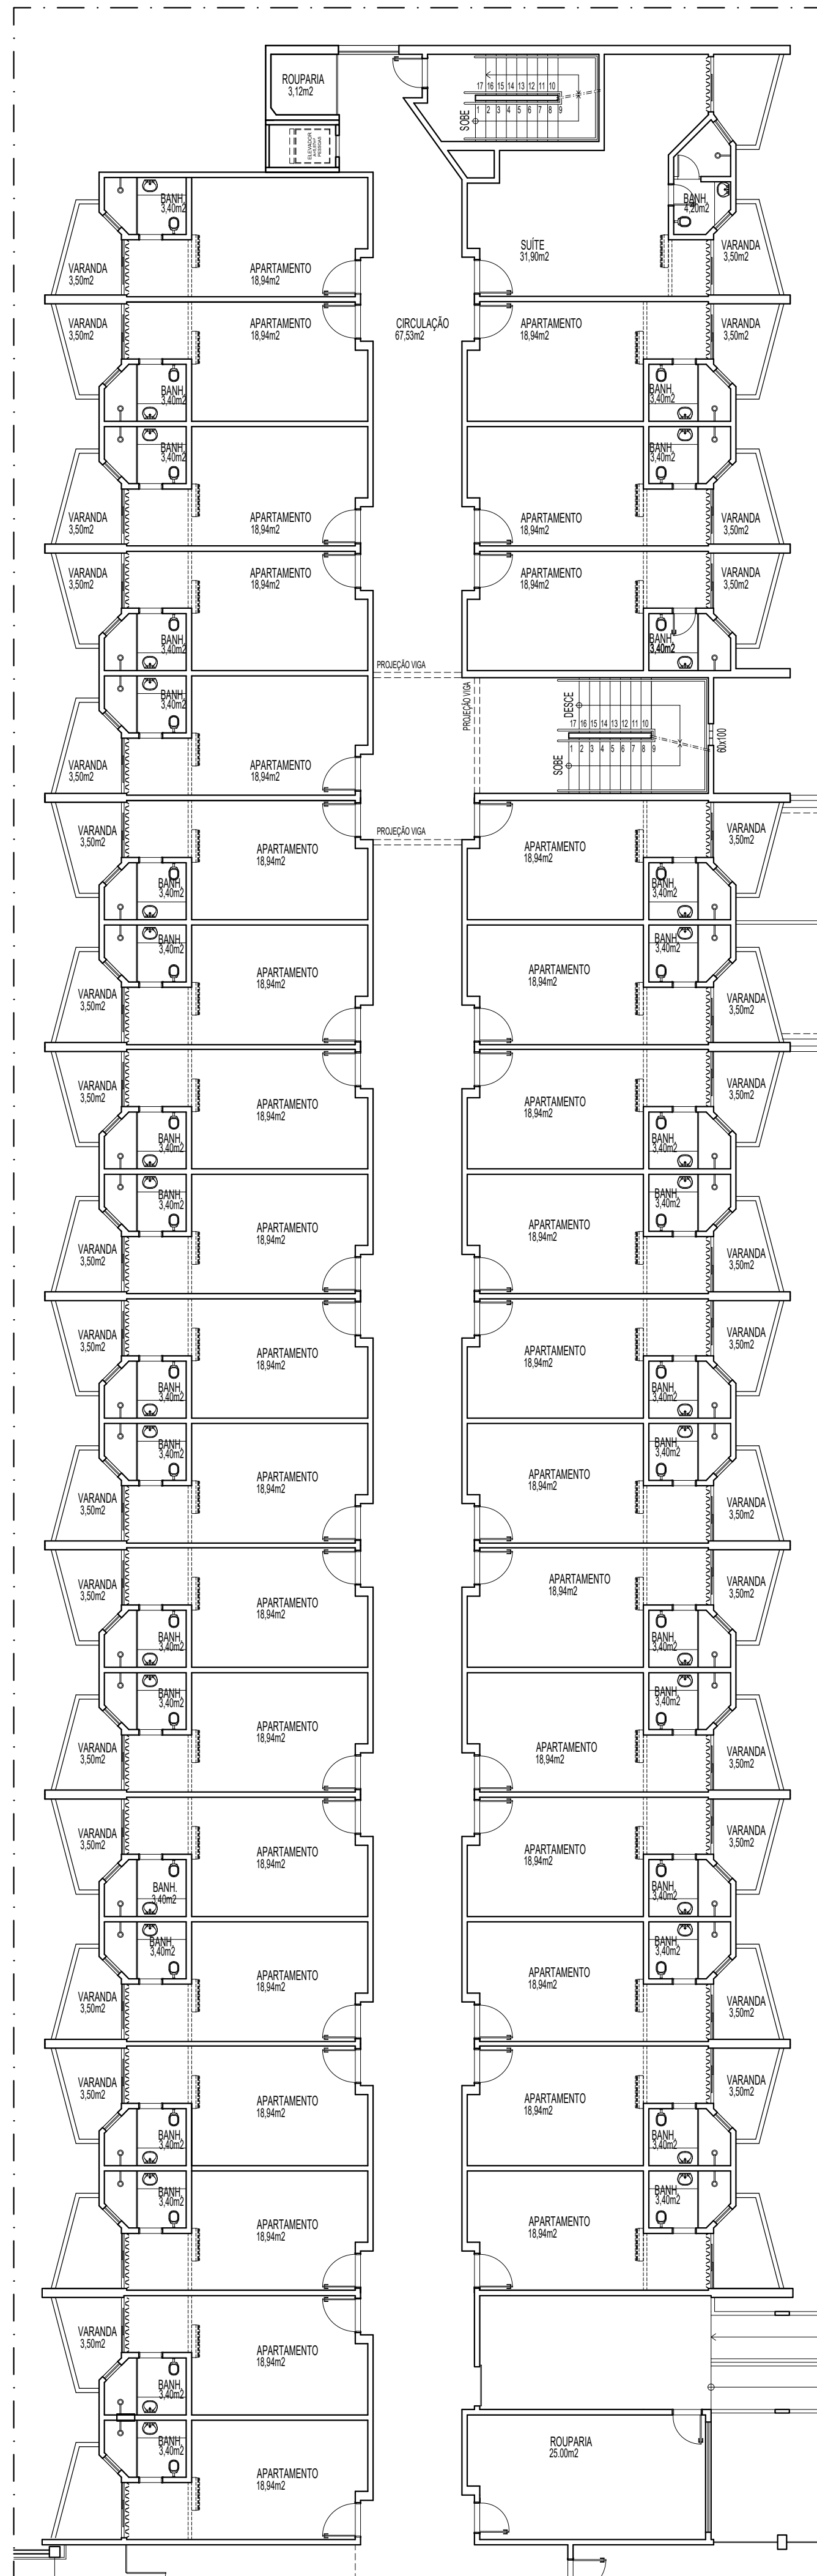


PLANTA BAIXA TÉRREO
ESCALA 1/125 APTOS 360 A 394

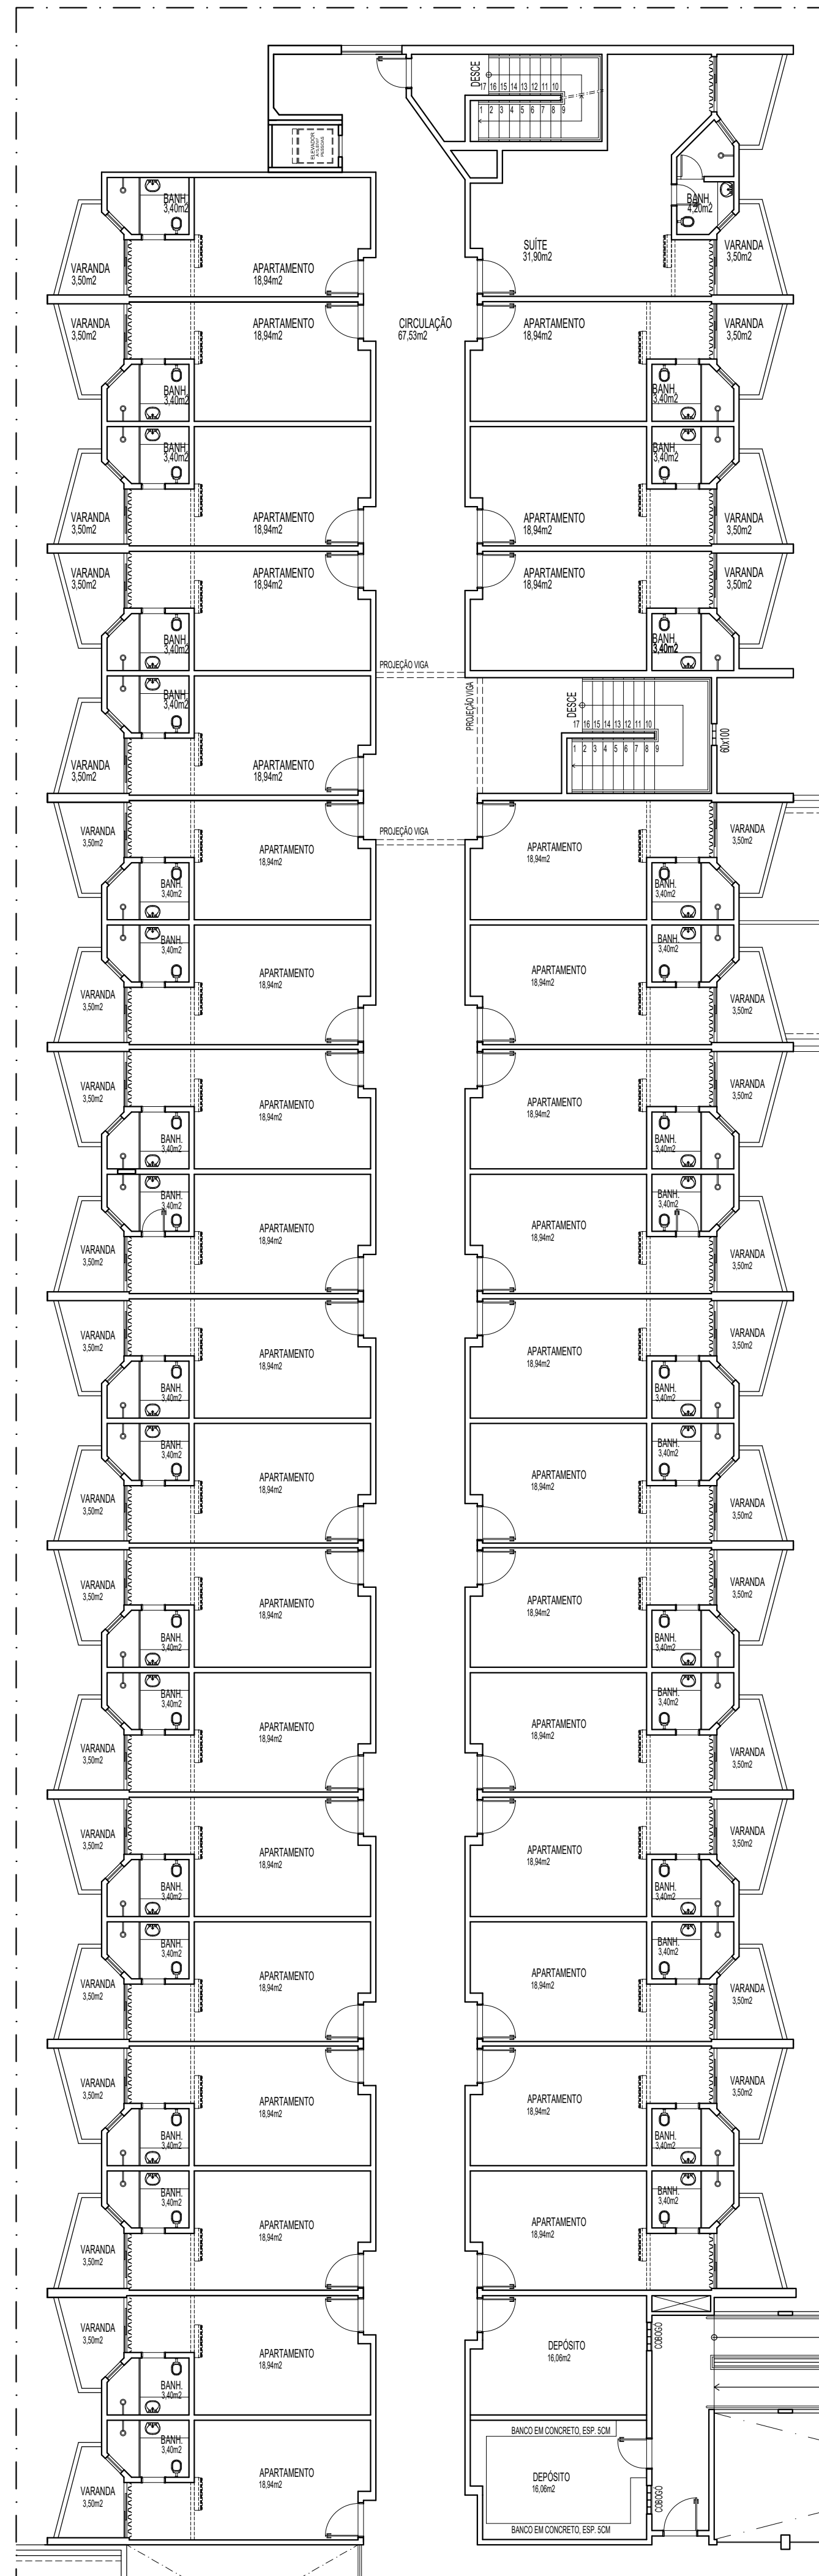


PLANTA BAIXA 1º PAVIMENTO
ESCALA 1/125 APTOS 395 A 429

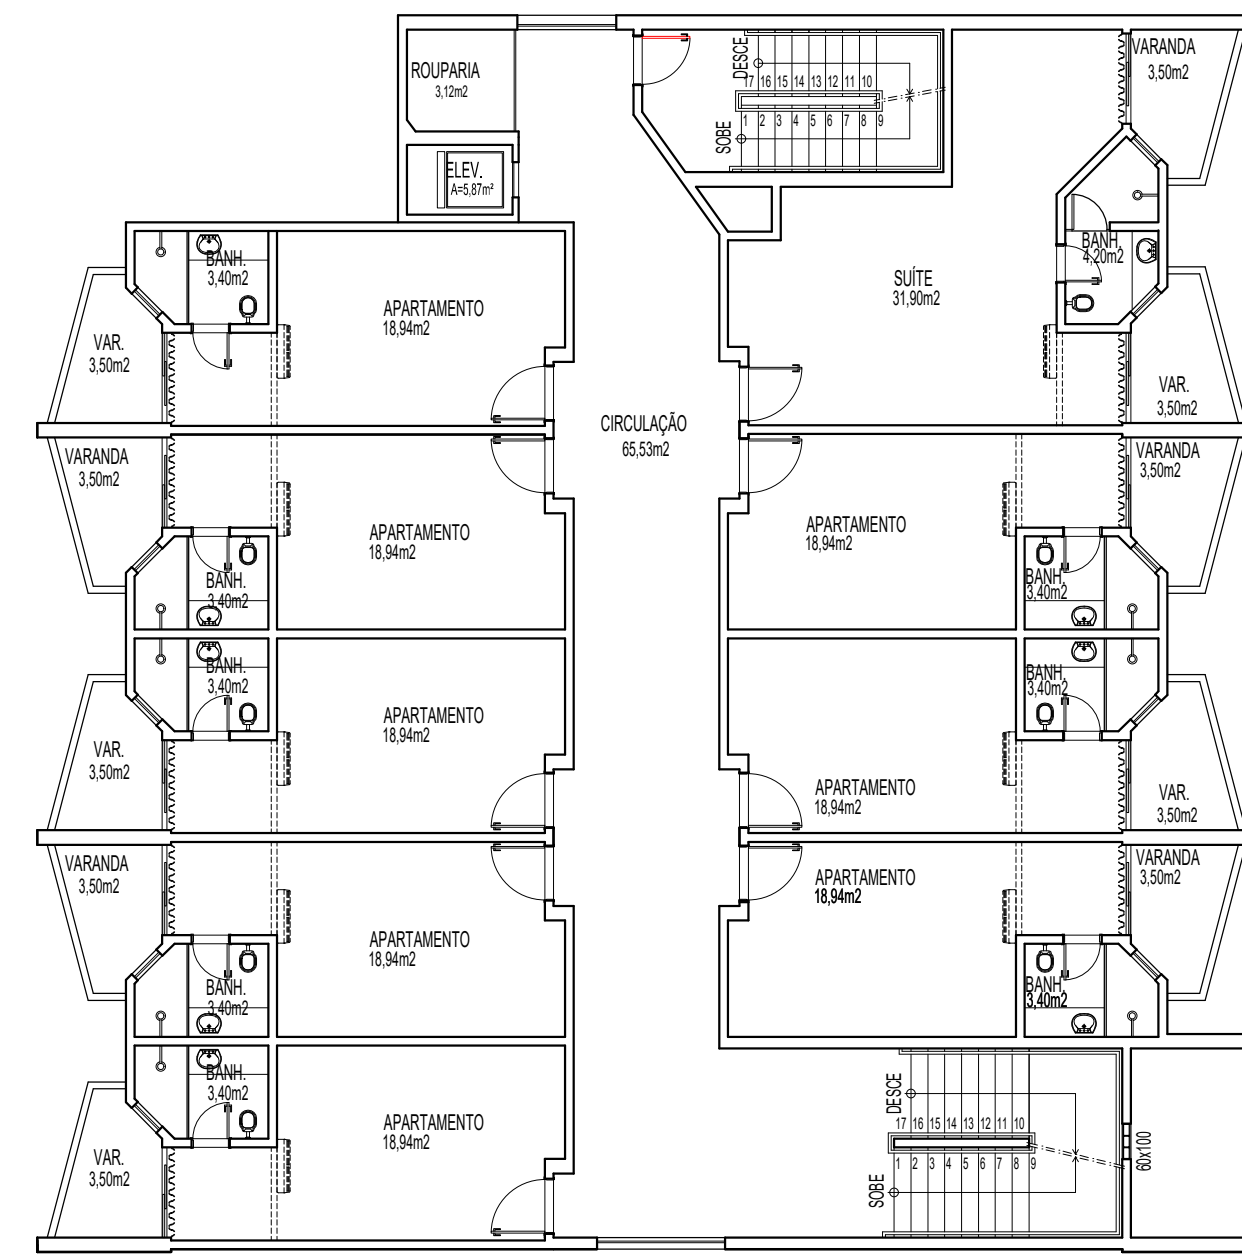

PLANTA BAIXA 2º PAVIMENTO
ESCALA 1/125 APTOS 430 A 438

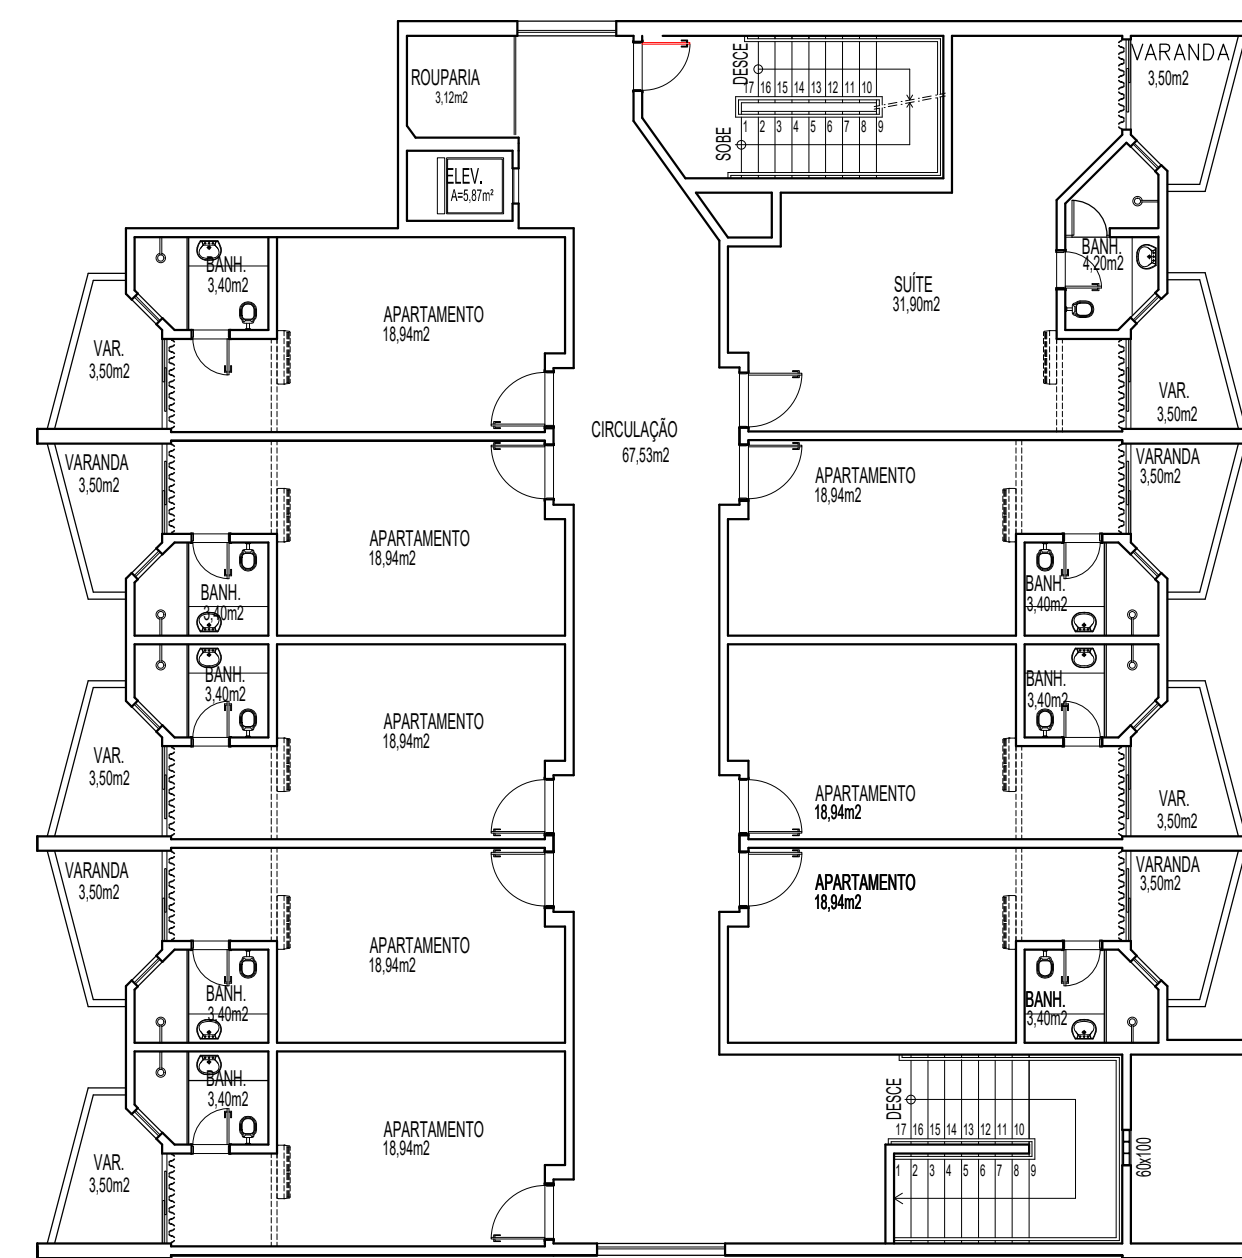


PLANTA BAIXA 3º PAVIMENTO
ESCALA 1/125 APTOS 439 A 447

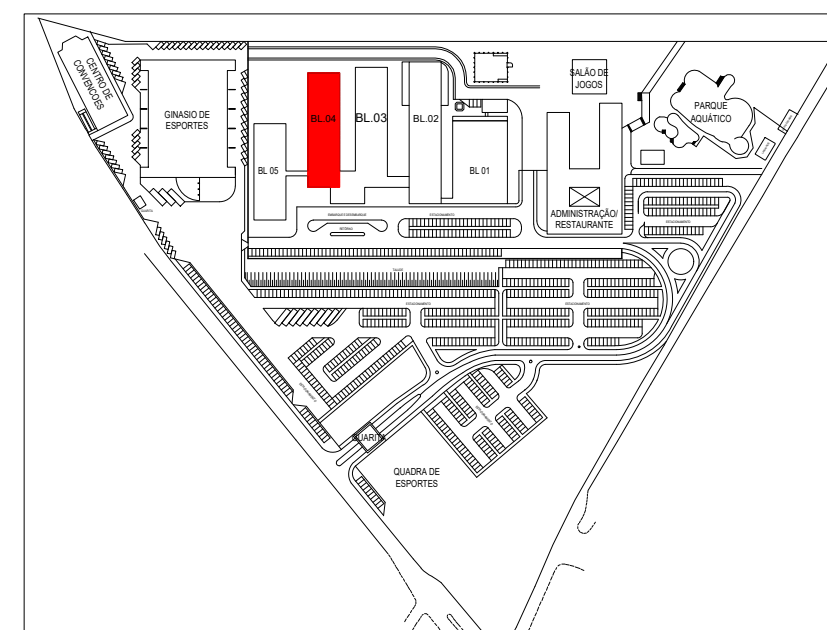


NOTA: COTAS EM CENTÍMETROS.			
XXXXXXX	R00	ENTREGA ESTUDO PRELIMINAR	
DATA	Nº REVISÃO	DESCRIÇÃO	EMISSOR
SESC - SERVIÇO SOCIAL DO COMÉRCIO			
ADMINISTRAÇÃO REGIONAL DO ESTADO DO ESPÍRITO SANTO			
CENTRO DE TURISMO SOCIAL E LAZER DE GUARAPARI			
PROJETO ARQUITETÔNICO DE REFORMA			
BLOCO DE HOSPEDAGEM 04			
LOCAL:	MUNICÍPIO:	ESTADO:	
AV. CONTORNO, 1760	GUARAPARI	ESPIRITO SANTO	
LAGOA FUNDA			
EDITORIAÇÃO GRÁFICA			
REANI ZANOTELLI		PRANCHAS:	
ARQUITETA - CAU 0472453		ESCALA:	
DATA:	1/ 125	A1	
MAIO / 2024			
TÍTULO:		PRANCHA:	
PLANTA BAIXA TÉRREO - MODIFICADO			
PLANTA BAIXA 1ª PAVTO - MODIFICADO			


002

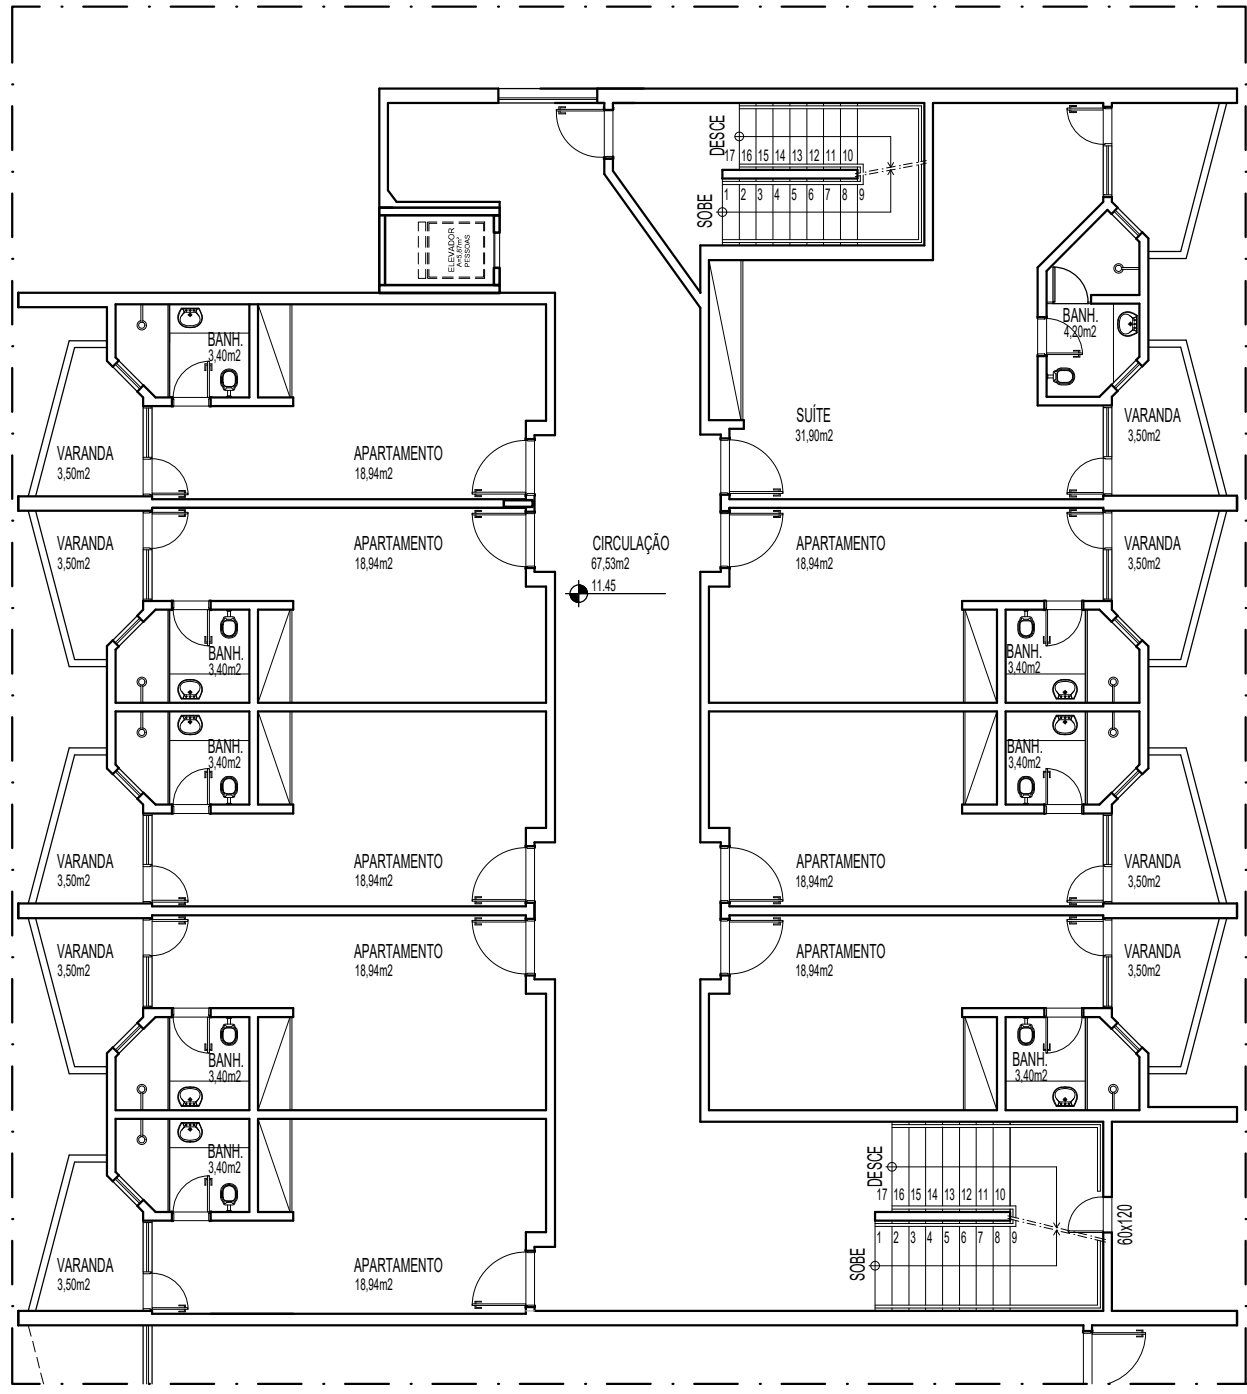


PLANTA BAIXA 1º SUBSOLO
EXISTENTE
ESCALA 1/125 APTOS 352 A 359

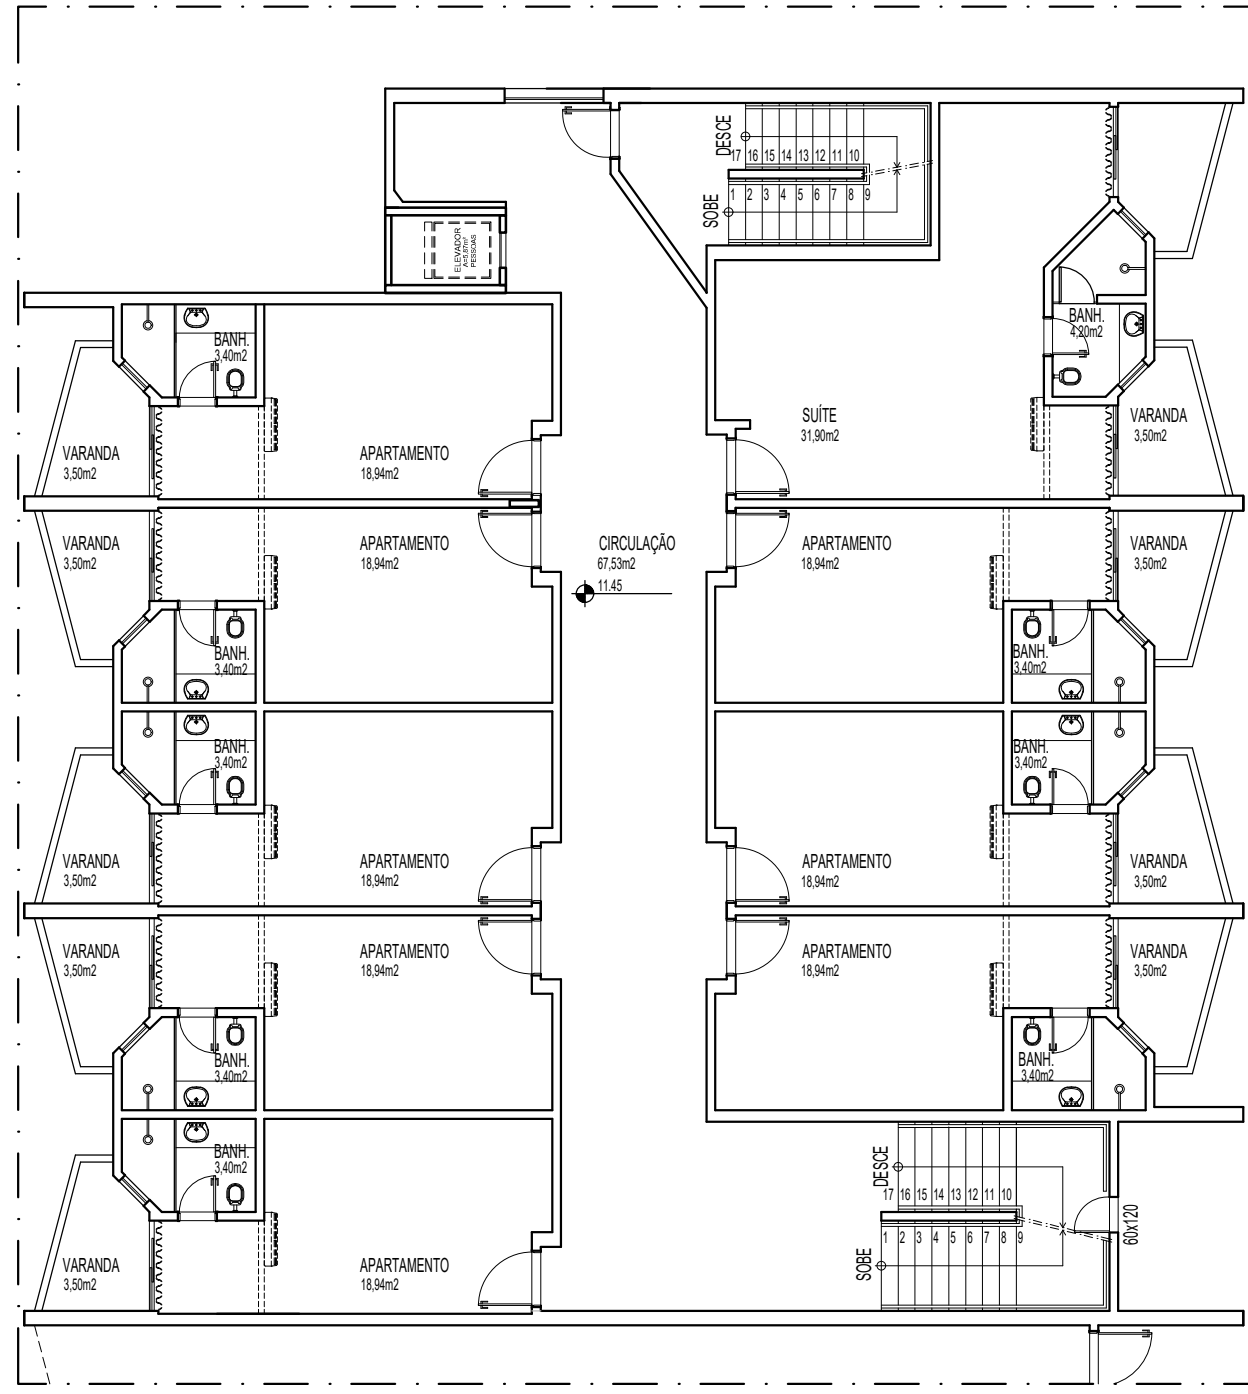


PLANTA BAIXA 1º SUBSOLO
EXISTENTE
ESCALA 1/125 APTOS 352 A 359

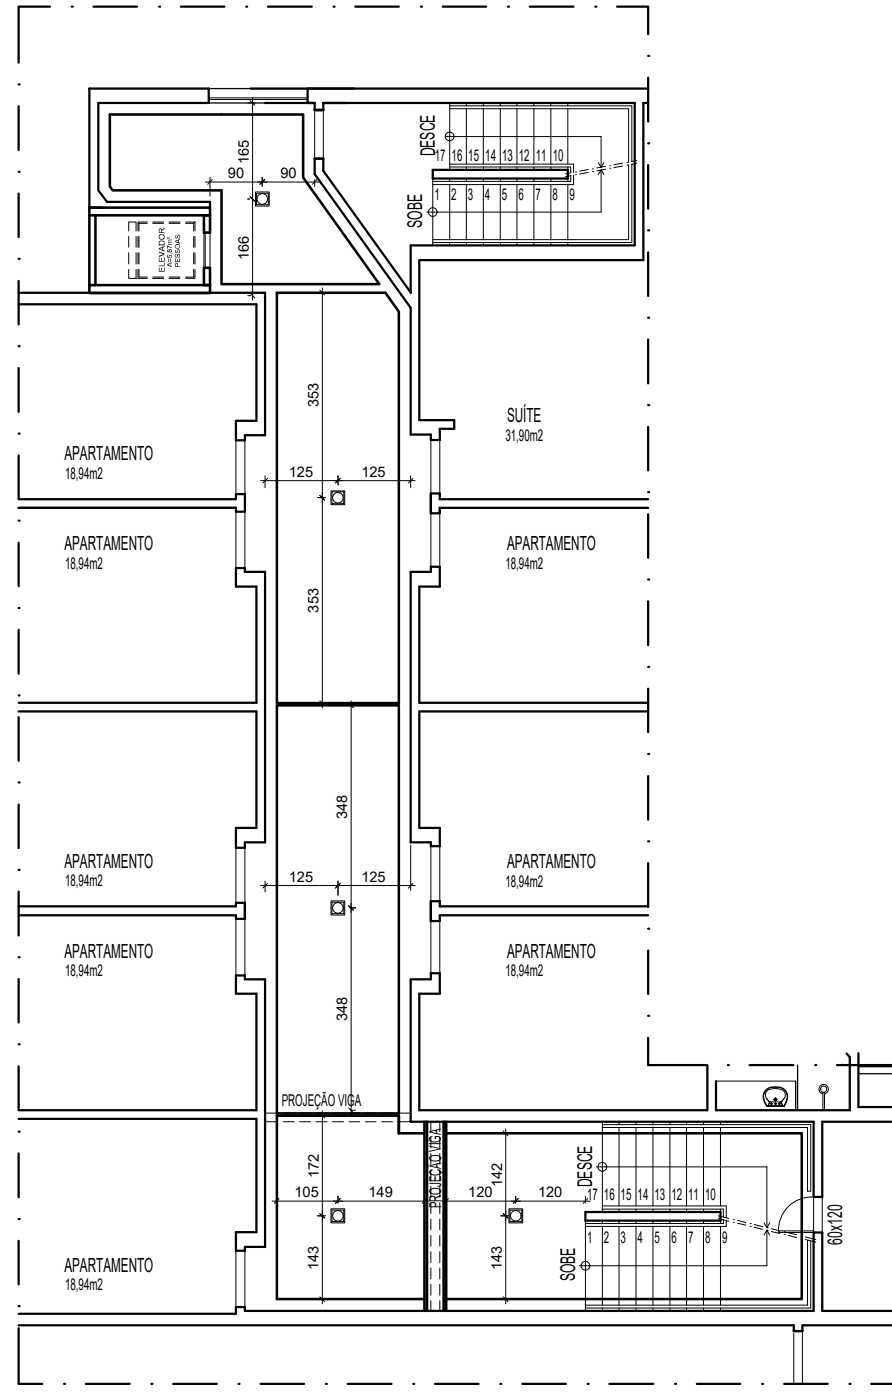


PLANTA TETO REBATIDO
1º SUBSOLO
ESCALA 1/125

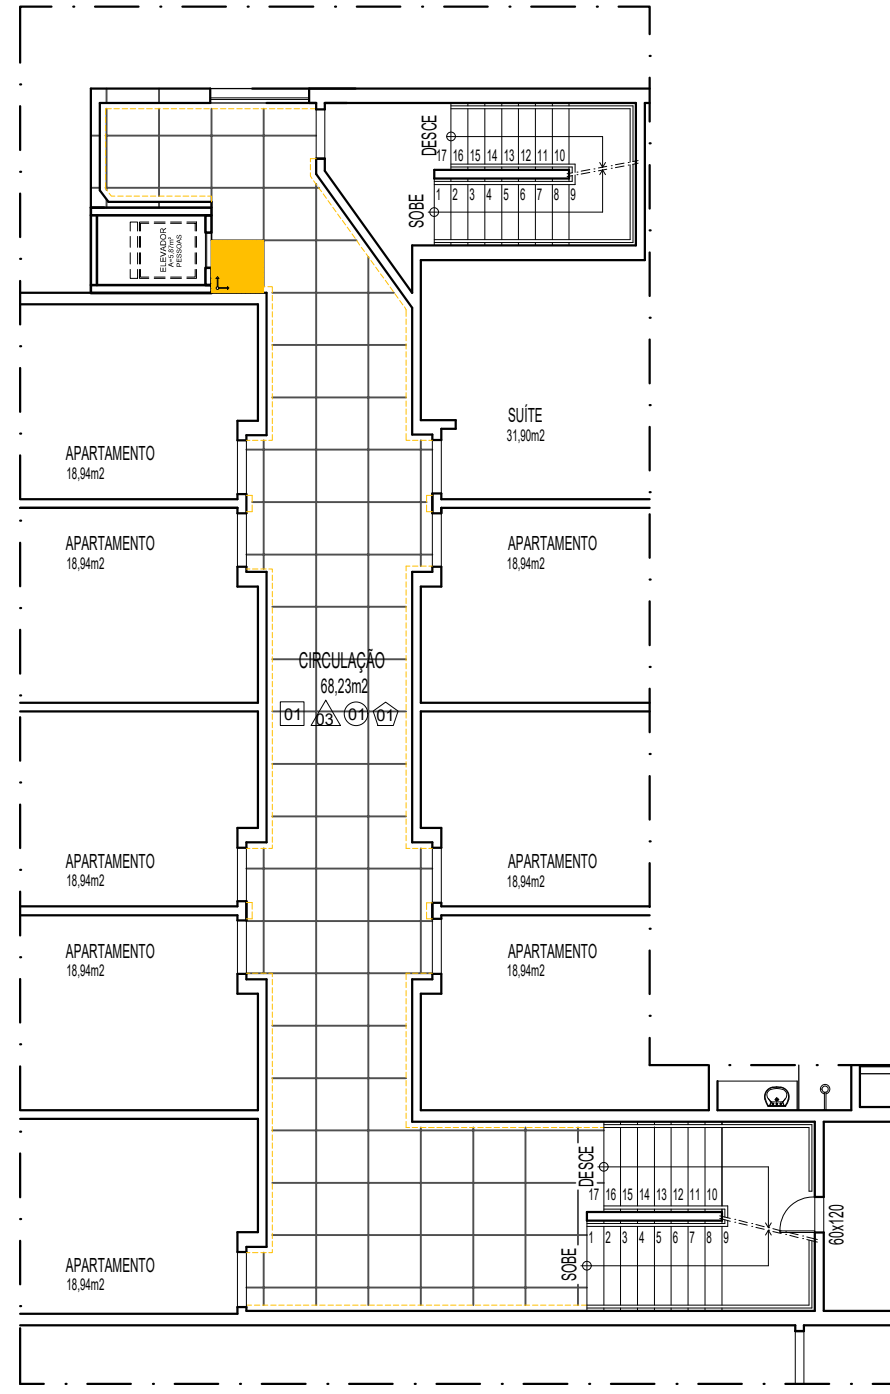


PLANTA PAGINAÇÃO PISO
1º SUBSOLO
ESCALA 1/125

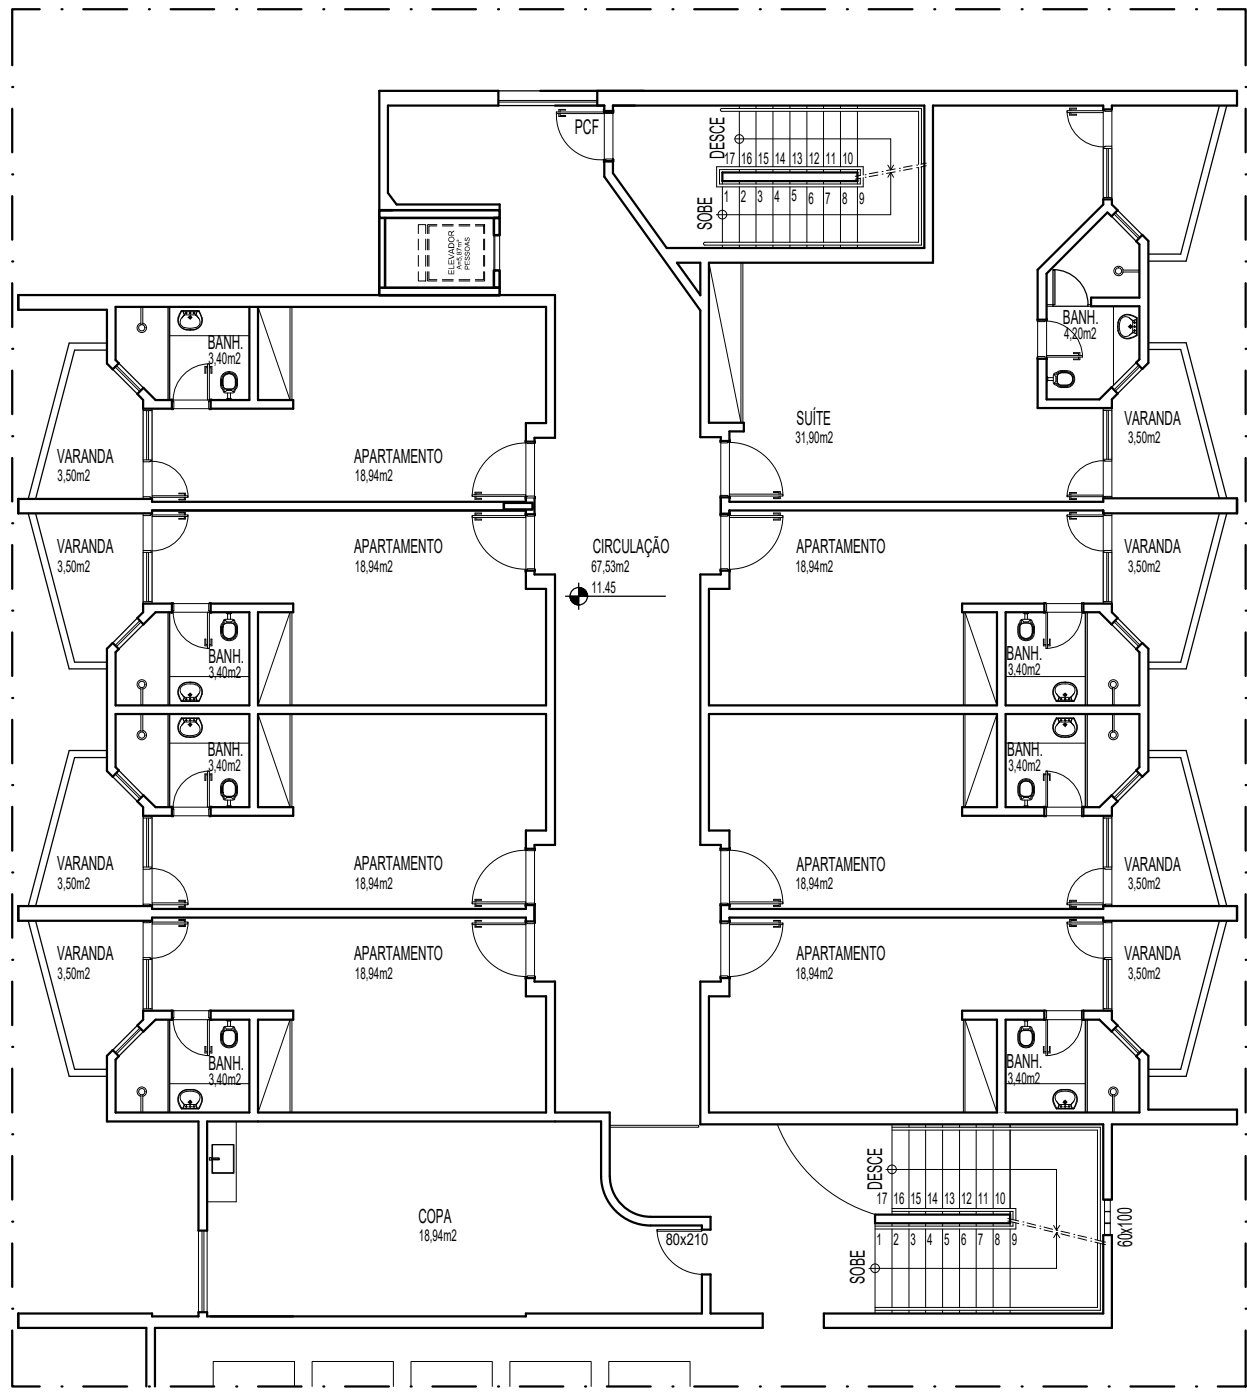


PLANTA BAIXA SUBSOLO
EXISTENTE
ESCALA 1/125 APTOS 344 A 351

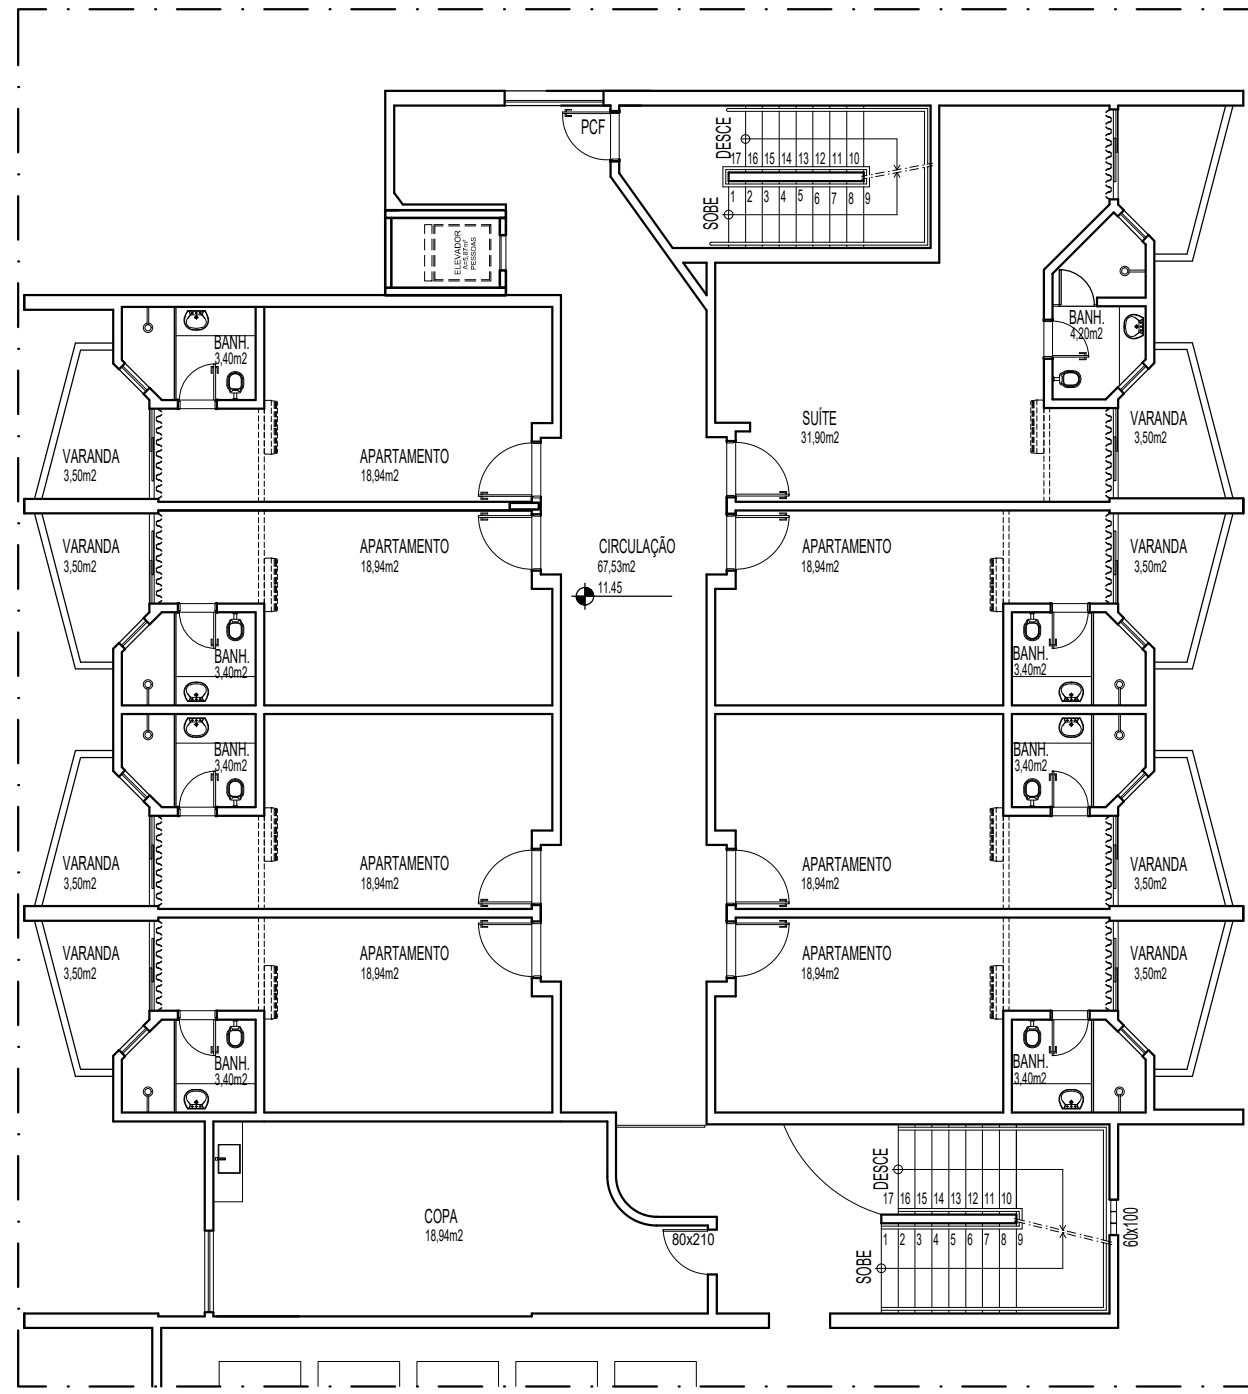


PLANTA BAIXA SUBSOLO
EXISTENTE
ESCALA 1/125 APTOS 344 A 351

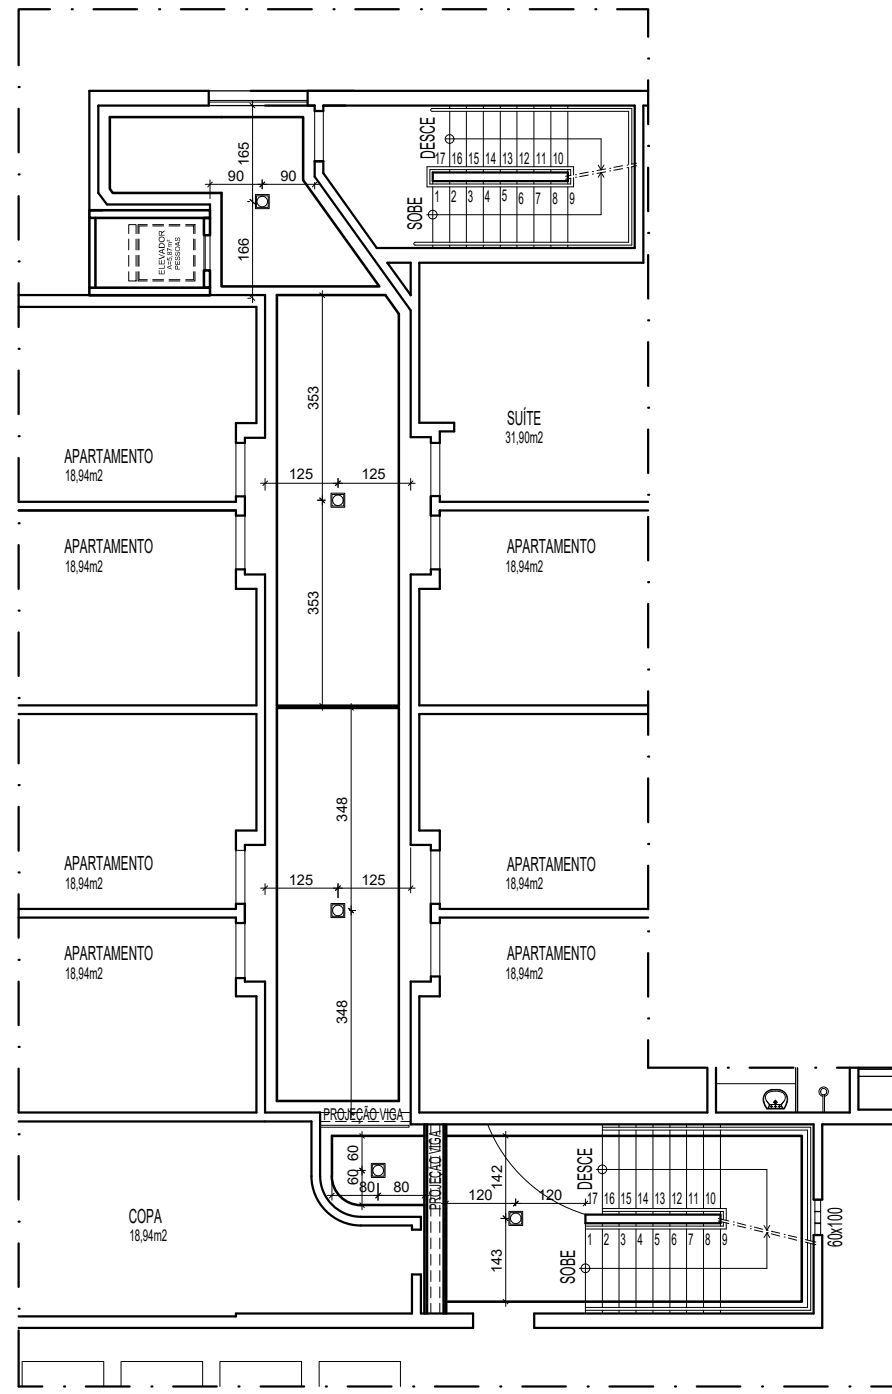

PLANTA TETO REBATIDO
SUBSOLO
ESCALA 1/125

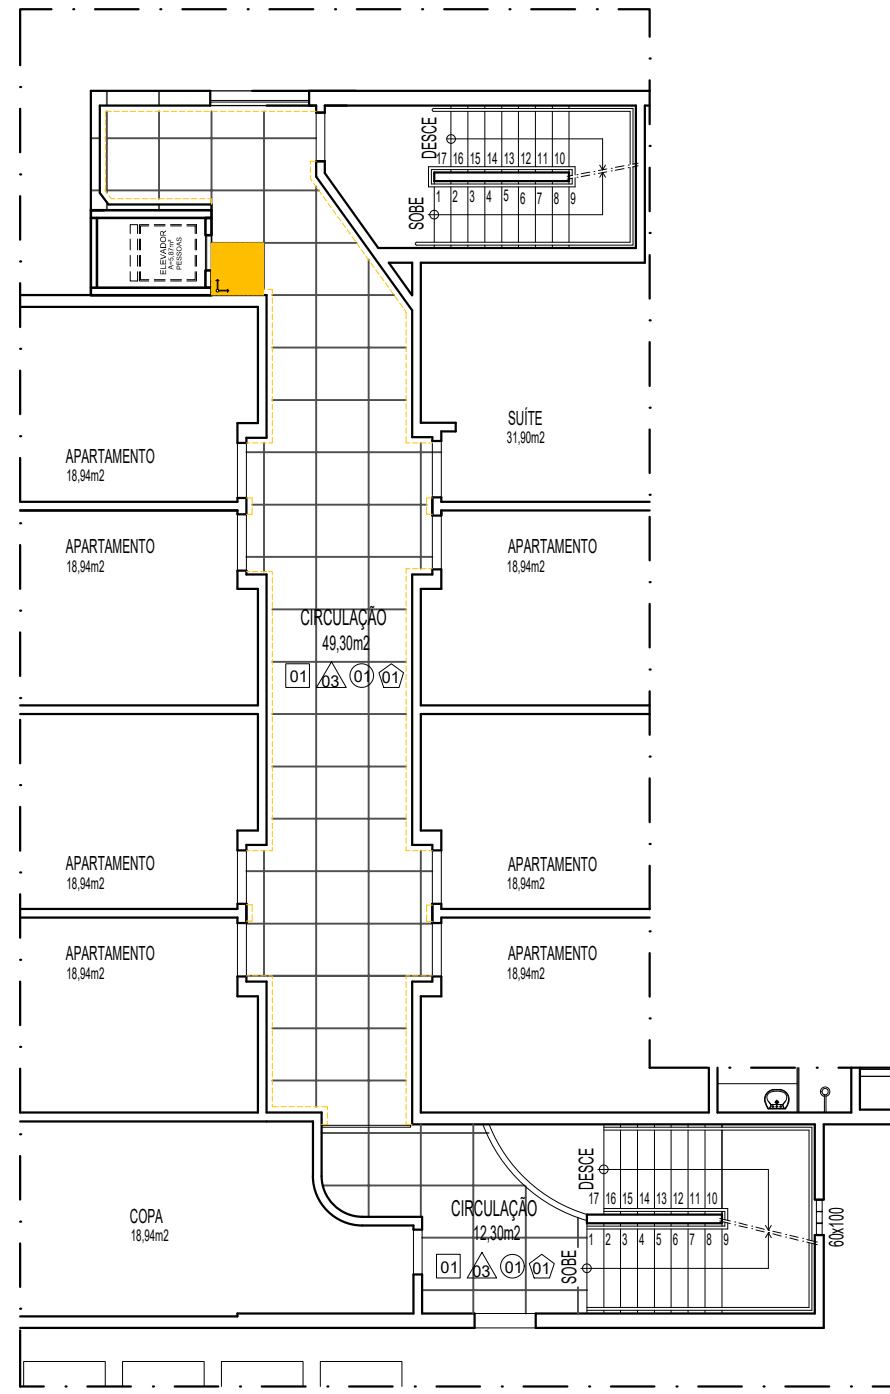

PLANTA PAGINAÇÃO DE PISO
SUBSOLO
ESCALA 1/125

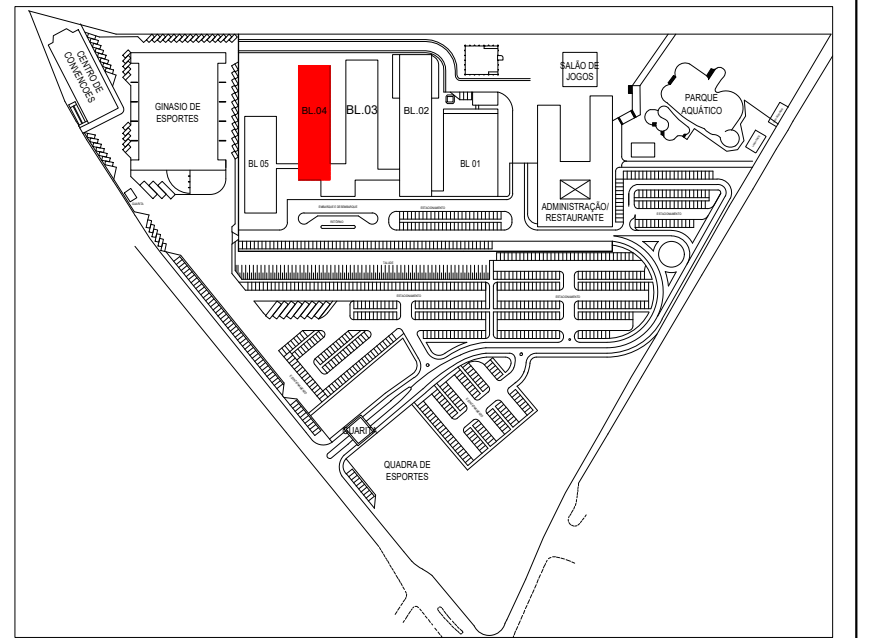

NOTA: COTAS EM CENTÍMETROS.				
XXXXXX	R00	ENTREGA ESTUDO PRELIMINAR		
DATA	Nº REVISÃO	DESCRIÇÃO	EMISSOR	


SESC - SERVIÇO SOCIAL DO COMÉRCIO
ADMINISTRAÇÃO REGIONAL DO ESTADO DO ESPÍRITO SANTO
CENTRO DE TURISMO SOCIAL E LAZER DE GUARAPARI

PROJETO ARQUITETÔNICO DE REFORMA
BLOCO DE HOSPEDAGEM 04


LOCAL: AV. CONTORNO, 1760 LAGOA FUNDA
MUNICÍPIO: GUARAPARI
ESTADO: ESPÍRITO SANTO
EDITORIAÇÃO GRÁFICA:

REANI ZANOTELLI
ARQUITETA - CAU/MT2433
ESCALA: 1/125
PRANCHA: A1


TÍTULO: PLANTA BAIXA SUBSOLO - MODIFICADO
PLANTA BAIXA 1º SUBSOLO - MODIFICADO
PAGINAÇÃO DE PISO E TETO REBATIDO

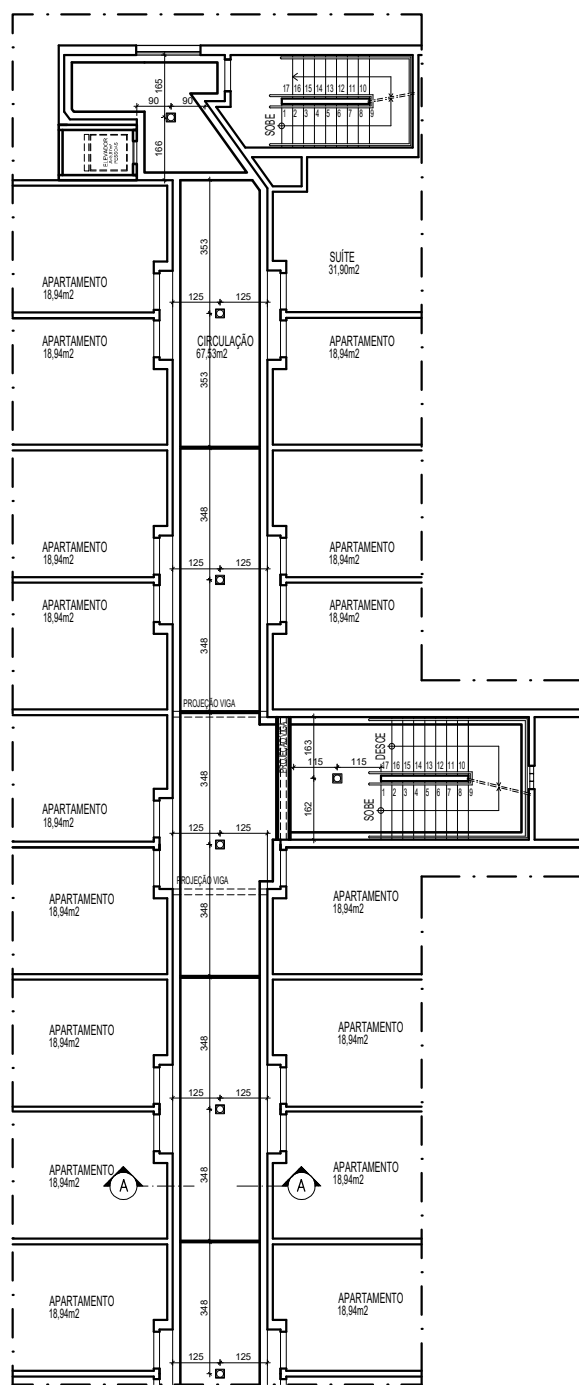

PLANTA TETO REBATIDO TÉRREO
TRECHO 01
ESCALA 1/125

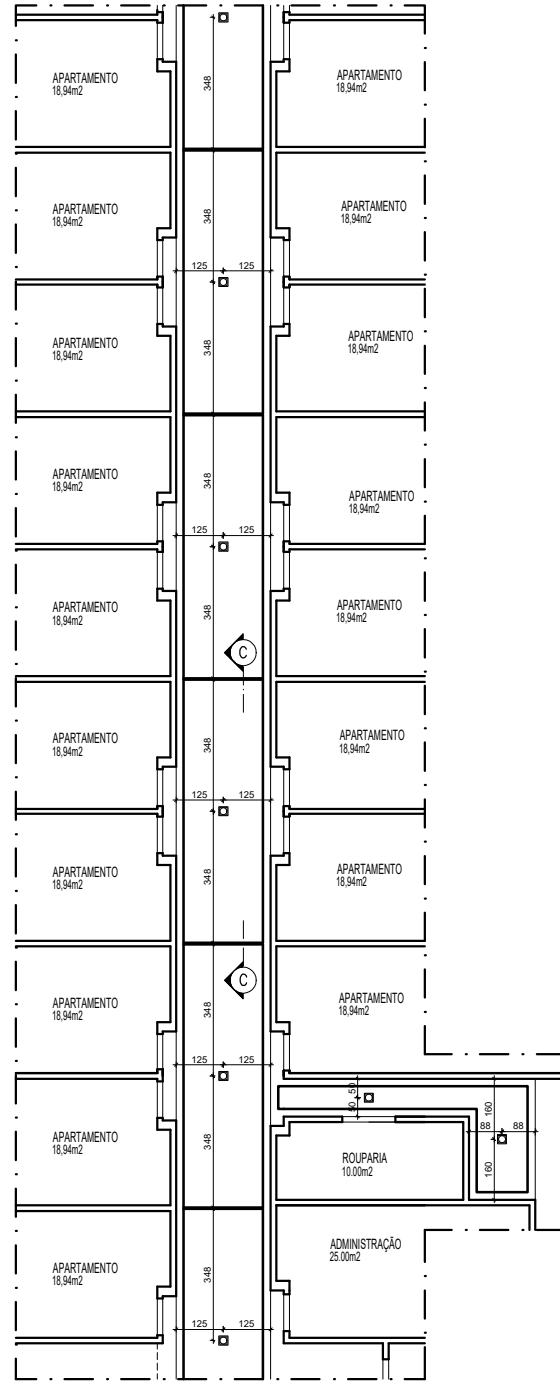


PLANTA TETO REBATIDO TÉRREO
TRECHO 02
ESCALA 1/125

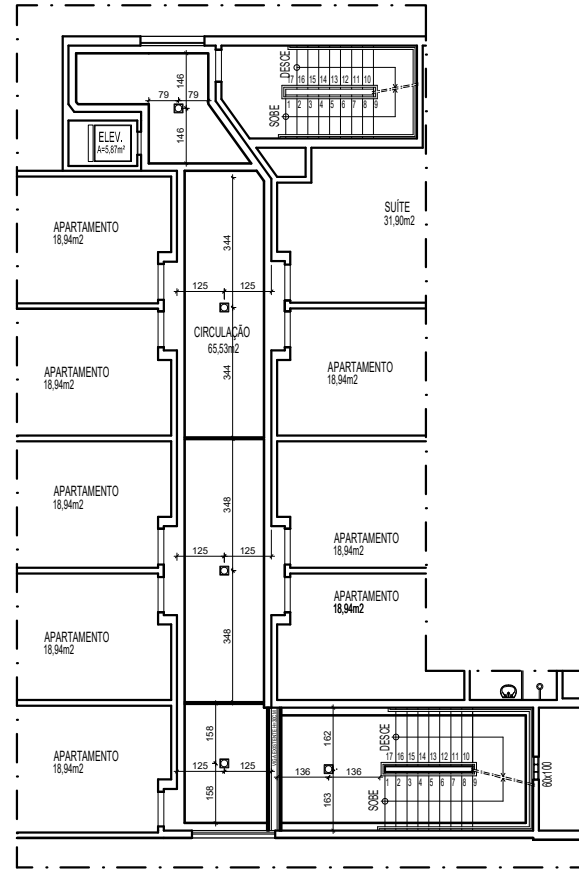



PLANTA TETO REBATIDO 2º E 3º PAVIMENTO
ESCALA 1/125

TRECHO 01

TRECHO 02

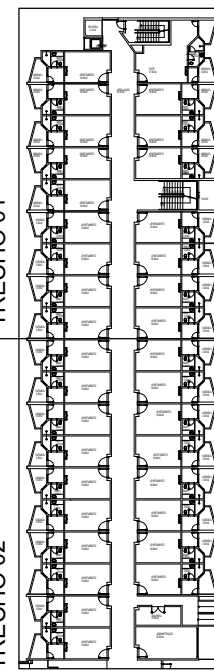

LEGENDA	
ACABAMENTO	
PISOS	
01	PORCELANATO RETIFICADO ACETINADO 90x90CM, CEMENTO NEBBIA - REF. BIANCOGRÊS (PISO SOBRE PISO EXISTENTE)
PAREDES	
01	PORCELANATO RETIFICADO ACETINADO 32x60 ORIGINALE BIANCO - REF. BIANCOGRÊS, ATÉ O TETO
02	EMASSAMENTO C/ PINTURA EM TINTA ACRÍLICA COR "CRÔMIO"
03	EMASSAMENTO C/ PINTURA LÁTEX ACRÍLICA COR BRANCO NEVE
04	MASSA AC3 BRANCA PARA RECOBRIMENTO DA CERÂMICA E REJUNTE, COM EMASSAMENTO E PINTURA LÁTEX ACRÍLICA COR BRANCO NEVE
05	PORCELANATO RETIFICADO ACETINADO 32x60 ORIGINALE BIANCO - REF. BIANCOGRÊS ATÉ H= 1,35M, ACABAMENTO COM FILETE DE AÇO INOX POLIDO 1X1CM, ACIMA EMASSAMENTO C/ PINTURA LÁTEX ACRÍLICA COR BRANCO NEVE
06	EMASSAMENTO C/ PINTURA EM TINTA ACRÍLICA "AZUL VELEIRO"
TETOS	
01	FORRO EM GESSO ACARTONADO EMASSADO C/ PINTURA LÁTEX PVA COR BRANCO NEVE
SOLEIRA	
01	GRANITO BRANCO SIENA ESCOVADO
RODAPÉ	
	PORCELANATO RETIFICADO ACETINADO 14,5x90CM, CEMENTO NEBBIA BIANCOGRÊS (INDICAÇÃO DA LOCALIZAÇÃO NOS QUARTOS, CORREDORES E DEMAIS AMBIENTES SERÁ EM TODA A EXTENSÃO)
REFORMA	
DEMOLIR	
CONSTRUIR	
PONTOS ELÉTRICOS	
PONTO A MANTER	
PONTO A INSTALAR	
PONTO A RETIRAR	
	TOMADA BAIXA H= 30CM
	TOMADA MÉDIA H= 110CM
	TOMADA ALTA EXISTENTE, H=2,00CM
	TOMADA CHUVEIRO H=210CM
	ECONOMIZADOR DE ENERGIA H= 110CM
	TOMADA AR CONDICIONADO H= 210CM
	CAIXA DE PASSAGEM
	INTERRUPTOR SIMPLES H= 110CM
	ANTENA PARA TELEVISÃO H= 210CM
	FITA DE LED 10W / M, 12 V, 4000K
	PAINEL PAFLON LED 12W DE EMBUTIR QUADRADO, DIM. 17X17CM, BIVOLT, 4000K
	PAINEL PAFLON LED 24W DE EMBUTIR QUADRADO, DIM. 30X30CM, BIVOLT, 4000K
	SPOT LED EMBUTIR 9W, QUADRADO, DIM. 11X11CM, BIVOLT, 4000K
	PAINEL PAFLON LED 18W DE EMBUTIR QUADRADO, DIM. 22X22CM, BIVOLT, 4000K
	LUMINÁRIA TETO EMBUTIR RET., DIM. 120X15CM, LED 36W
	LUMINÁRIA TETO EMBUTIR RET., DIM. 65X11CM, LED 20W
	VENTILADOR DE TETO, 3 PÁS, NA COR GRAFITE

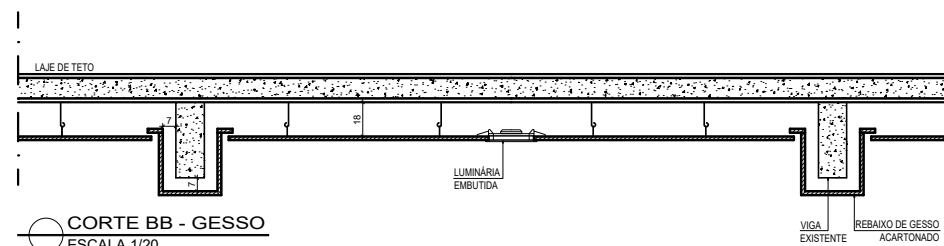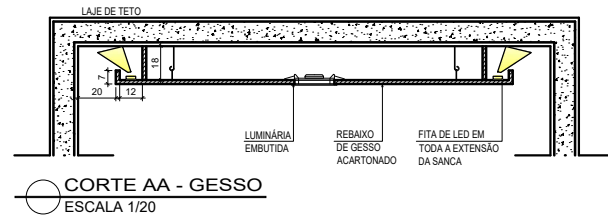

NOTA: COTAS EM CENTÍMETROS.



SESC - SERVIÇO SOCIAL DO COMÉRCIO
ADMINISTRAÇÃO REGIONAL DO ESTADO DO ESPÍRITO SANTO
CENTRO DE TURISMO SOCIAL E LAZER DE GUARAPARI

TÍTULO:
PAVIMENTO TÉRREO
PLANTA BAIXA E DET. TETO REBATIDO
CORREDORES


REV. 00
DATA: MAIO / 2024

ESCALA:
1/20


EDITORIAÇÃO GRÁFICA:
REANI ZANOTELLI
ARQUITETA - CAU A47243-3

PRANCHA:


004

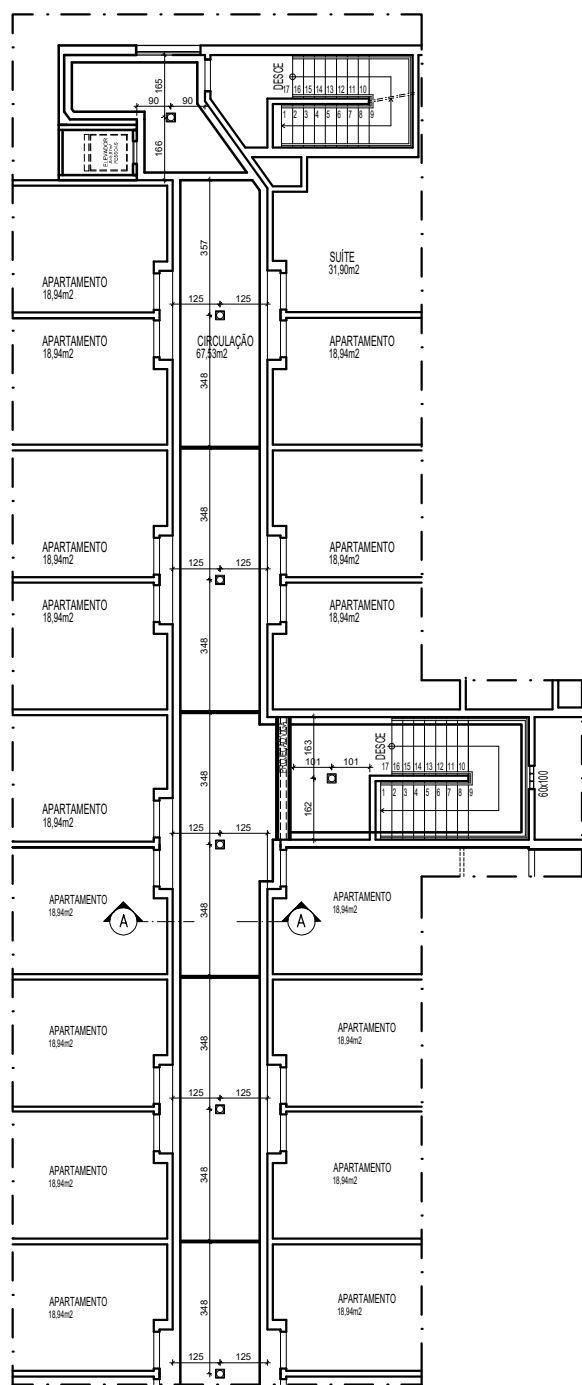

PLANTA TETO REBATIDO 1º PAVIMENTO
TRECHO 01
ESCALA 1/125

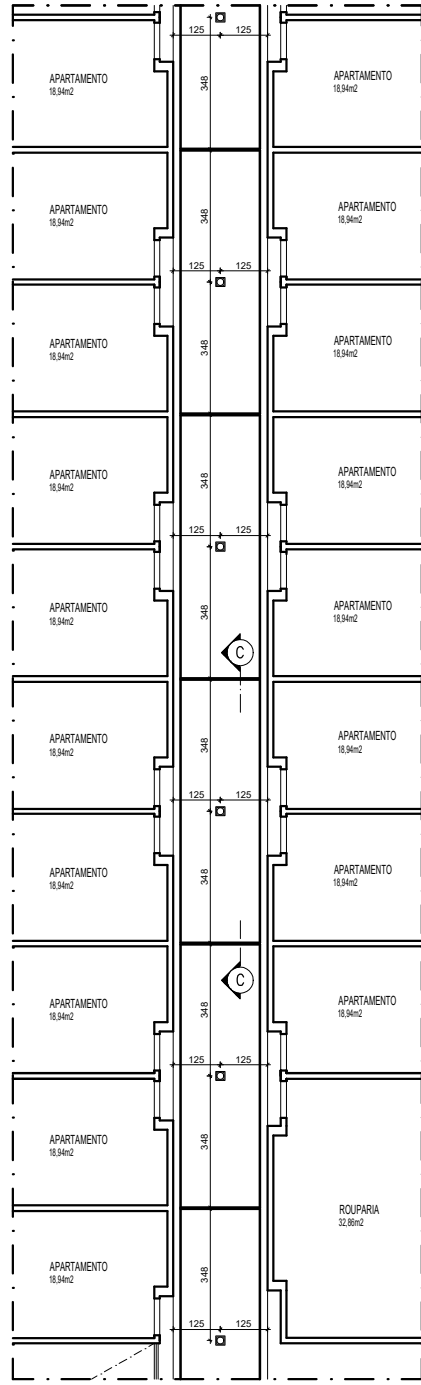


PLANTA TETO REBATIDO 1º PAVIMENTO
TRECHO 02
ESCALA 1/125

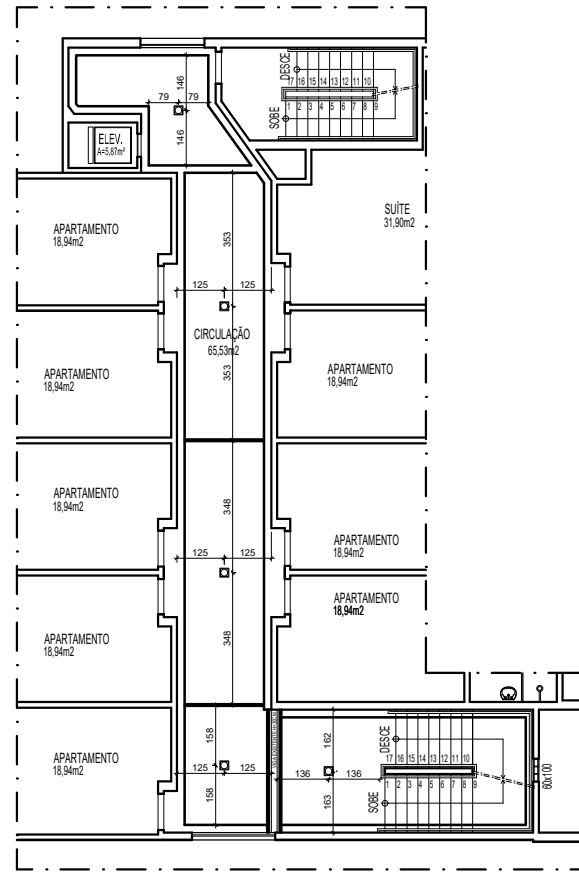


PLANTA TETO REBATIDO 2º E 3º PAVIMENTO
ESCALA 1/125


TRECHO 01
TRECHO 02

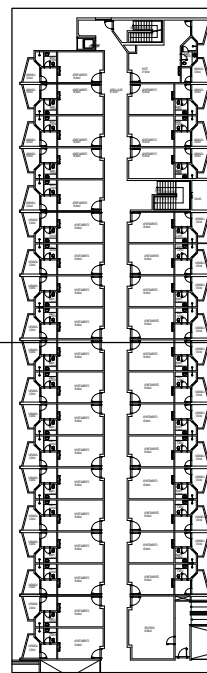

LEGENDA	
ACABAMENTO	
PISOS	
01	PORCELANATO RETIFICADO ACETINADO 90x90CM, CEMENTO NEBBIA - REF. BIANCOGRÊS (PISO SOBRE PISO EXISTENTE)
PAREDES	
01	PORCELANATO RETIFICADO ACETINADO 32x60 ORIGINALE BIANCO - REF. BIANCOGRÊS, ATÉ O TETO
02	EMASSAMENTO C/ PINTURA EM TINTA ACRÍLICA COR "CRÔMIO"
03	EMASSAMENTO C/ PINTURA LÁTEX ACRÍLICA COR BRANCO NEVE
04	MASSA AC3 BRANCA PARA RECOBRIMENTO DA CERÂMICA E REJUNTE, COM EMASSAMENTO E PINTURA LÁTEX ACRÍLICA COR BRANCO NEVE
05	PORCELANATO RETIFICADO ACETINADO 32x60 ORIGINALE BIANCO - REF. BIANCOGRÊS ATÉ H= 1,35M, ACABAMENTO COM FILETE DE AÇO INOX POLIDO 1X1CM, ACIMA EMASSAMENTO C/ PINTURA LÁTEX ACRÍLICA COR BRANCO NEVE
06	EMASSAMENTO C/ PINTURA EM TINTA ACRÍLICA "AZUL VELEIRO"
TETOS	
01	FORRO EM GESSO ACARTONADO EMASSADO C/ PINTURA LÁTEX PVA COR BRANCO NEVE
SOLEIRA	
01	GRANITO BRANCO SIENA ESCOVADO
RODAPÉ	
	PORCELANATO RETIFICADO ACETINADO 14,5x90CM, CEMENTO NEBBIA BIANCOGRÊS (INDICAÇÃO DA LOCALIZAÇÃO NOS QUARTOS, CORREDORES E DEMAIS AMBIENTES SERÁ EM TODA A EXTENSÃO)
REFORMA	
DEMOLIR	
CONSTRUIR	
PONTOS ELÉTRICOS	
PONTO A MANTER	
PONTO A INSTALAR	
PONTO A RETIRAR	
	TOMADA BAIXA H= 30CM
	TOMADA MÉDIA H= 110CM
	TOMADA ALTA EXISTENTE, H=2,00CM
	TOMADA CHUVEIRO H=210CM
	ECONOMIZADOR DE ENERGIA H= 110CM
	TOMADA AR CONDICIONADO H= 210CM
	CAIXA DE PASSAGEM
	INTERRUPTOR SIMPLES H= 110CM
	ANTENA PARA TELEVISÃO H= 210CM
	FITA DE LED 10W / M, 12 V, 4000K
	PAINEL PAFLON LED 12W DE EMBUTIR QUADRADO, DIM. 17X17CM, BIVOLT, 4000K
	PAINEL PAFLON LED 24W DE EMBUTIR QUADRADO, DIM. 30X30CM, BIVOLT, 4000K
	SPOT LED EMBUTIR 9W, QUADRADO, DIM. 11X11CM, BIVOLT, 4000K
	PAINEL PAFLON LED 18W DE EMBUTIR QUADRADO, DIM. 22X22CM, BIVOLT, 4000K
	LUMINÁRIA TETO EMBUTIR RET., DIM. 120X15CM, LED 36W
	LUMINÁRIA TETO EMBUTIR RET., DIM. 65X11CM, LED 20W
	VENTILADOR DE TETO, 3 PÁS, NA COR GRAFITE

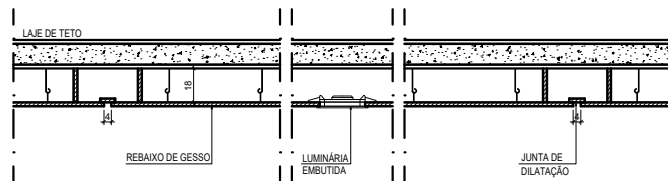

CORTE CC - GESSO
ESCALA 1/20

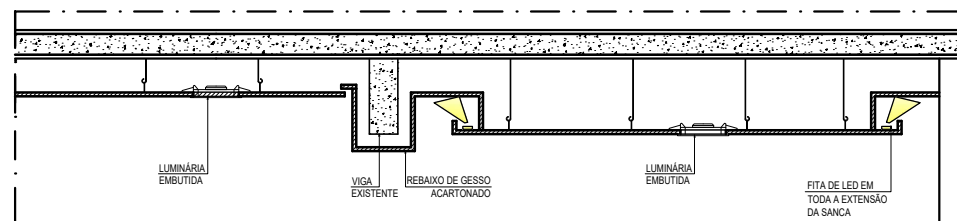

CORTE DD - GESSO
ESCALA 1/20

NOTA: COTAS EM CENTÍMETROS.



SESC - SERVIÇO SOCIAL DO COMÉRCIO
ADMINISTRAÇÃO REGIONAL DO ESTADO DO ESPÍRITO SANTO
CENTRO DE TURISMO SOCIAL E LAZER DE GUARAPARI

PROJETO ARQUITETÔNICO DE REFORMA
PROJETO EXECUTIVO

TÍTULO:
1º PAVIMENTO
PLANTA BAIXA E DET. TETO REBATIDO
CORREDORES


REV. 00
DATA: MAIO / 2024

ESCALA:
1/20


EDITORIAÇÃO GRÁFICA:
REANI ZANOTELLI
ARQUITETA - CAU A47243-3

PRANCHA:


005

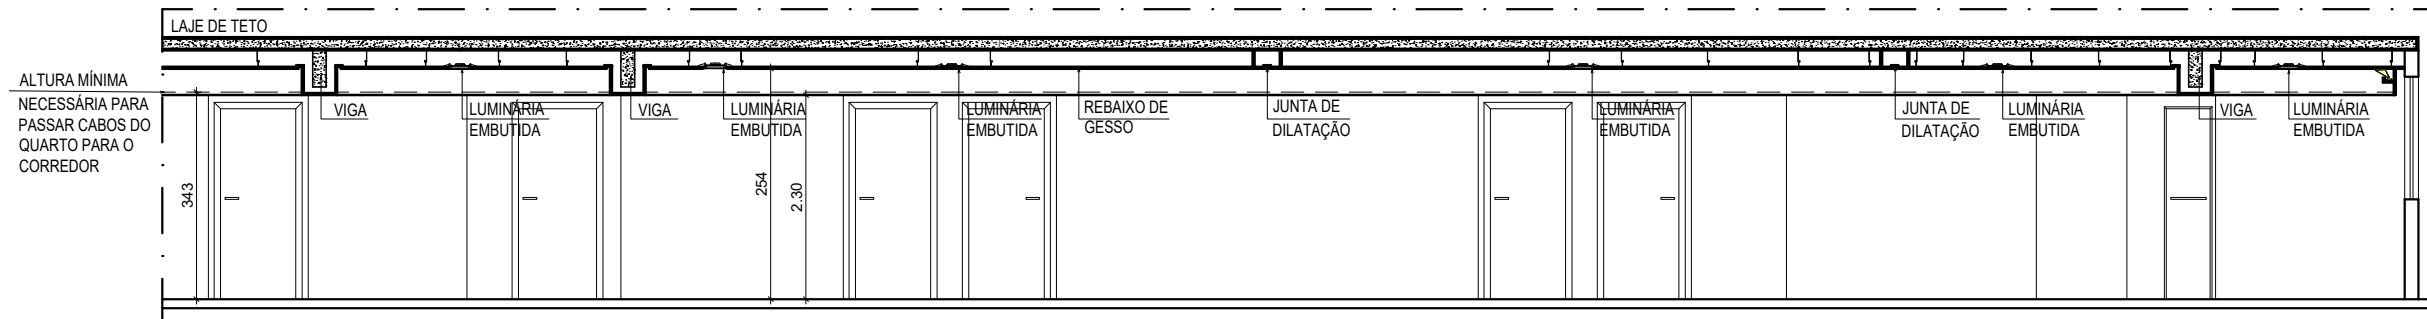


CORTE ESQUEMÁTICO
SEM ESCALA

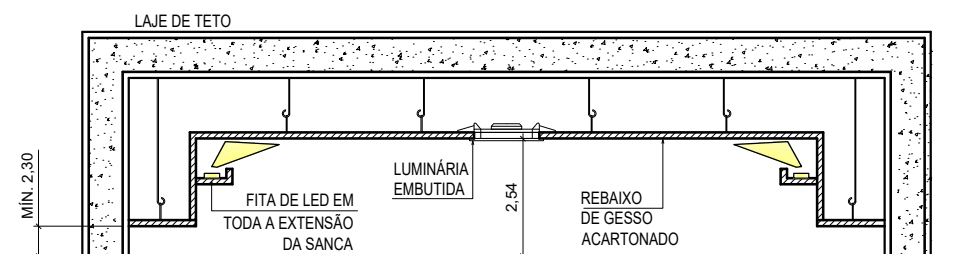


CORTE AA - GESSO
ESCALA 1/20

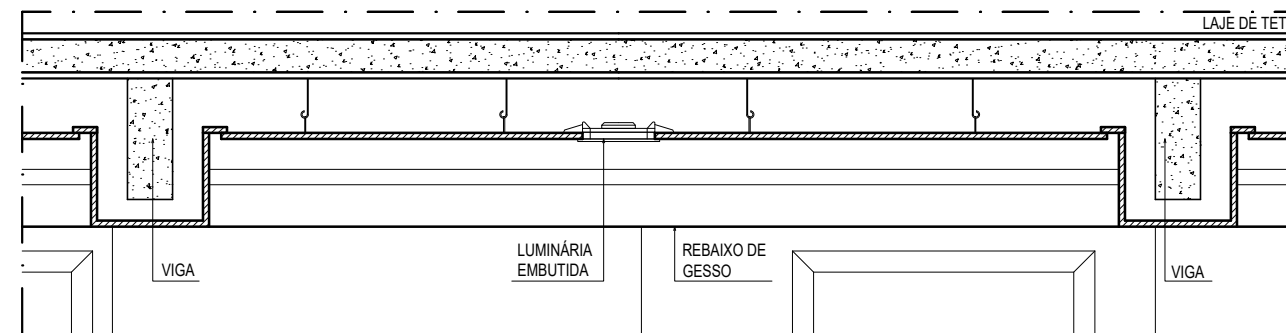

CORTE BB - GESSO
ESCALA 1/20

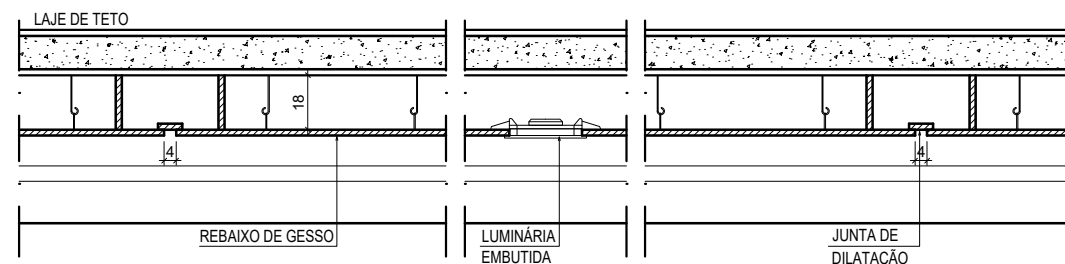

CORTE CC - GESSO
ESCALA 1/20

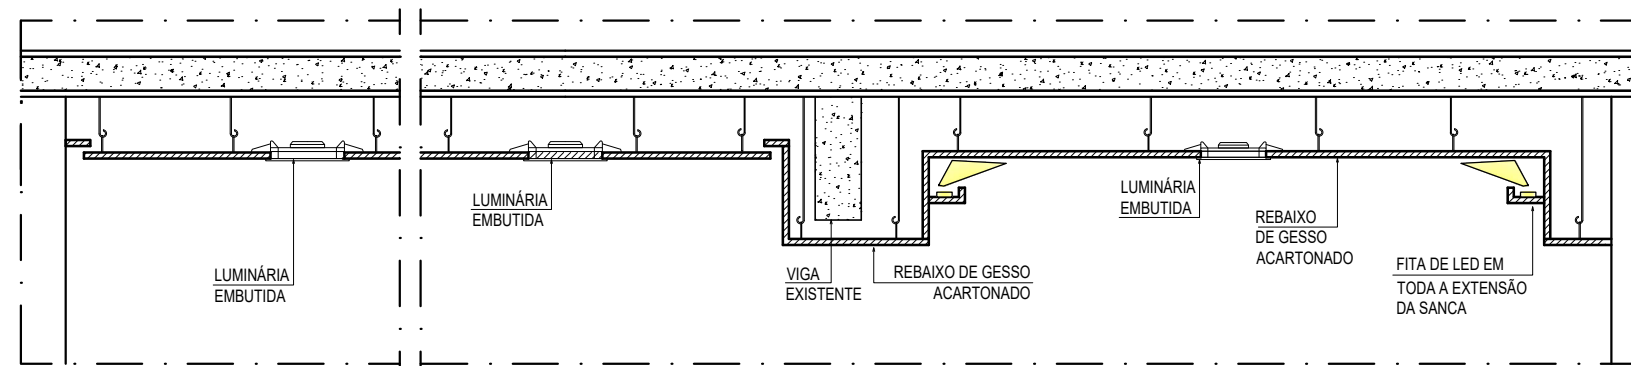

CORTE DD - GESSO
OBS.: AONDE HOUVER ESTA SITUAÇÃO
ESCALA 1/20

NOTA: COTAS EM CENTÍMETROS.



SESC - SERVIÇO SOCIAL DO COMÉRCIO
ADMINISTRAÇÃO REGIONAL DO ESTADO DO ESPÍRITO SANTO
CENTRO DE TURISMO SOCIAL E LAZER DE GUARAPARI

PROJETO ARQUITETÔNICO DE REFORMA
PROJETO EXECUTIVO


TÍTULO:
2º E 3º PAVIMENTO
PLANTA BAIXA E DET. TETO REBATIDO
CORREDORES

REV. 00
DATA: MAIO / 2024


ESCALA:
1/12.5

EDITORAÇÃO GRÁFICA:
REANI ZANOTELLI
ARQUITETA - CAU A47243-3


PRANCHA:
006

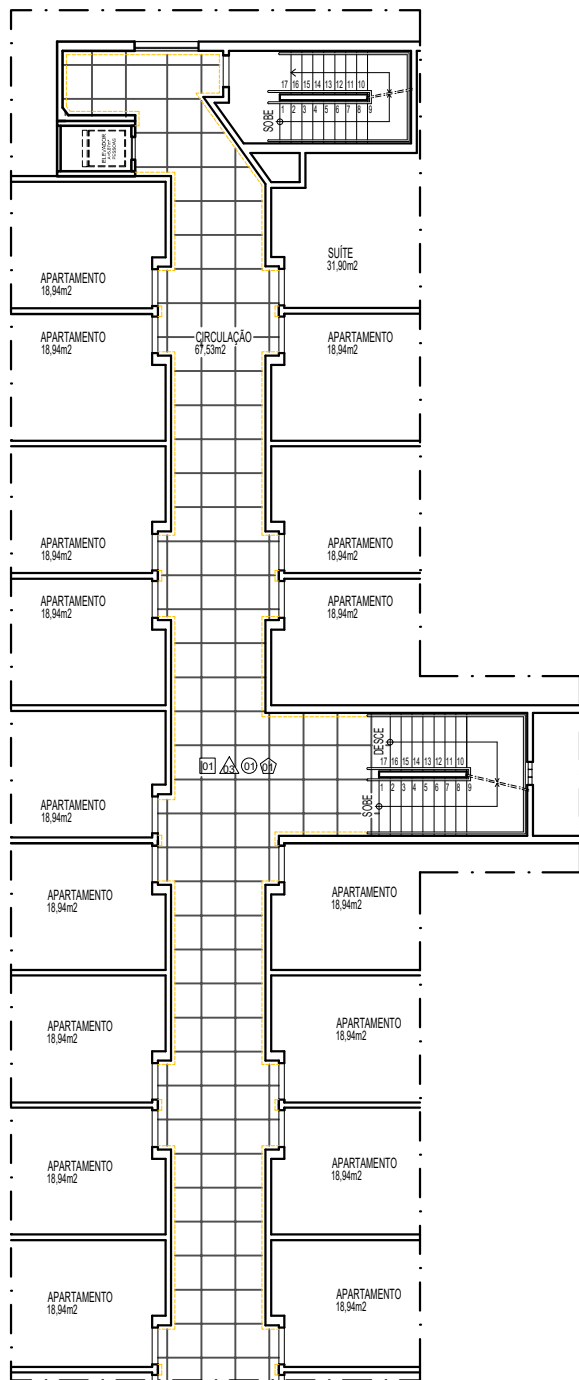

PLANTA PAGINAÇÃO DE PISO TÉRREO
TRECHO 01
ESCALA 1/125

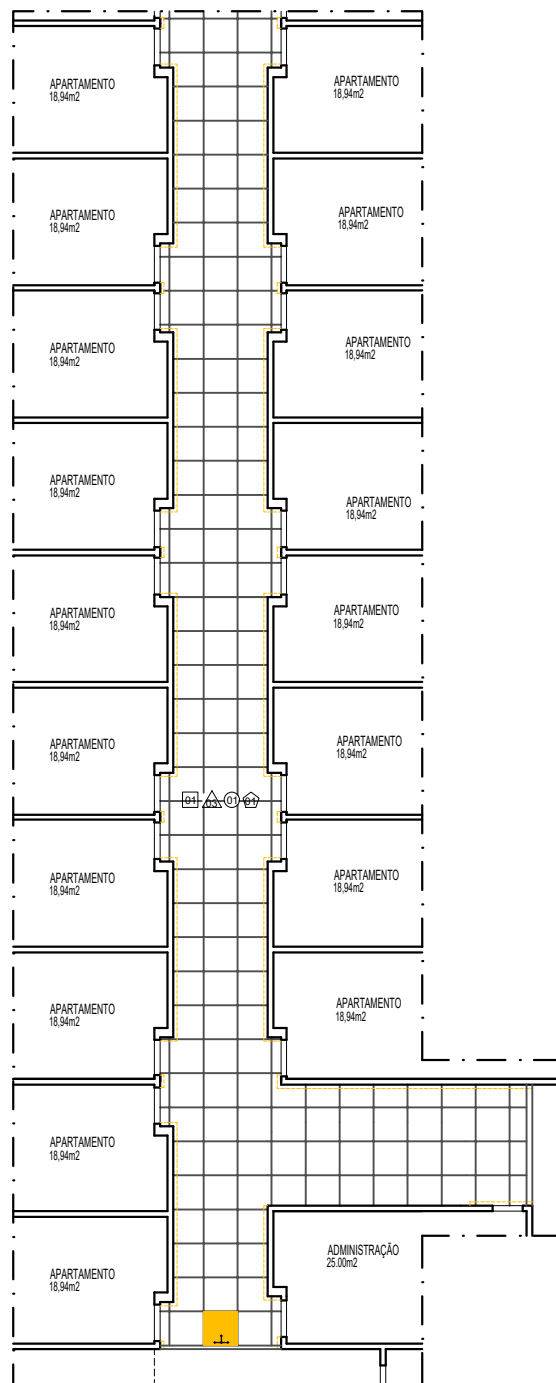

PLANTA PAGINAÇÃO DE PISO TÉRREO
TRECHO 02
ESCALA 1/125

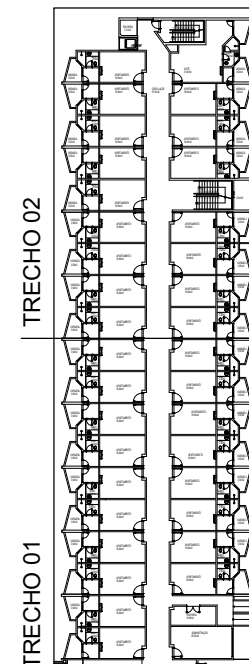

LEGENDA	
ACABAMENTO	
	PISOS
	PORCELANATO RETIFICADO ACETINADO 90x90CM, CEMENTO NEBBIA - REF. BIANCOGRÊS (PISO SOBRE PISO EXISTENTE)
	PAREDES
	PORCELANATO RETIFICADO ACETINADO 32x60 ORIGINALE BIANCO - REF. BIANCOGRÊS, ATÉ O TETO
	EMASSAMENTO C/ PINTURA EM TINTA ACRÍLICA COR "CRÔMIO"
	EMASSAMENTO C/ PINTURA LÁTEX ACRÍLICA COR BRANCO NEVE
	MASSA AC3 BRANCA PARA RECOBRIMENTO DA CERÂMICA E REJUNTE, COM EMASSAMENTO E PINTURA LÁTEX ACRÍLICA COR BRANCO NEVE
	PORCELANATO RETIFICADO ACETINADO 32x60 ORIGINALE BIANCO - REF. BIANCOGRÊS ATÉ H= 1,35M, ACABAMENTO COM FILETE DE AÇO INOX POLIDO 1X1CM, ACIMA EMASSAMENTO C/ PINTURA LÁTEX ACRÍLICA COR BRANCO NEVE
	EMASSAMENTO C/ PINTURA EM TINTA ACRÍLICA "AZUL VELEIRO"
	TETOS
	FORRO EM GESSO ACARTONADO EMASSADO C/ PINTURA LÁTEX PVA COR BRANCO NEVE
	SOLEIRA
	GRANITO BRANCO SIENA ESCOVADO
	RODAPÉ
	PORCELANATO RETIFICADO ACETINADO 14,5x90CM, CEMENTO NEBBIA BIANCOGRÊS (INDICAÇÃO DA LOCALIZAÇÃO NOS QUARTOS, CORREDORES E DEMAIS AMBIENTES SERÁ EM TODA A EXTENSÃO)
REFORMA	
	DEMOLIR
	CONSTRUIR
PONTOS ELÉTRICOS	
	PONTO A MANTER
	PONTO A INSTALAR
	PONTO A RETIRAR
	TOMADA BAIXA H= 30CM
	TOMADA MÉDIA H= 110CM
	TOMADA ALTA EXISTENTE, H=2,00CM
	TOMADA CHUVEIRO H=210CM
	ECONOMIZADOR DE ENERGIA H= 110CM
	TOMADA AR CONDICIONADO H= 210CM
	CAIXA DE PASSAGEM
	INTERRUPTOR SIMPLES H= 110CM
	ANTENA PARA TELEVISÃO H= 210CM
	FITA DE LED 10W / M, 12 V, 4000K
	PAINEL PAFLON LED 12W DE EMBUTIR QUADRADO, DIM. 17X17CM, BIVOLT, 4000K
	PAINEL PAFLON LED 24W DE EMBUTIR QUADRADO, DIM. 30X30CM, BIVOLT, 4000K
	SPOT LED EMBUTIR 9W, QUADRADO, DIM. 11X11CM, BIVOLT, 4000K
	PAINEL PAFLON LED 18W DE EMBUTIR QUADRADO, DIM. 22X22CM, BIVOLT, 4000K
	LUMINÁRIA TETO EMBUTIR RET.,DIM.120X15CM, LED 36W
	LUMINÁRIA TETO EMBUTIR RET.,DIM.65X11CM, LED 20W
	VENTILADOR DE TETO, 3 PÁS, NA COR GRAFITE

NOTA: COTAS EM CENTÍMETROS.



SESC - SERVIÇO SOCIAL DO COMÉRCIO
ADMINISTRAÇÃO REGIONAL DO ESTADO DO ESPÍRITO SANTO
CENTRO DE TURISMO SOCIAL E LAZER DE GUARAPARI

PROJETO ARQUITETÔNICO DE REFORMA
PROJETO EXECUTIVO

TÍTULO:
PAVIMENTO TÉRREO
PAGINAÇÃO DE PISO
CORREDORES


REV. 00
DATA: MAIO / 2024

ESCALA:
1/20


EDITORIAÇÃO GRÁFICA:
REANI ZANOTELLI
ARQUITETA - CAU A47243-3

PRANCHA:


007

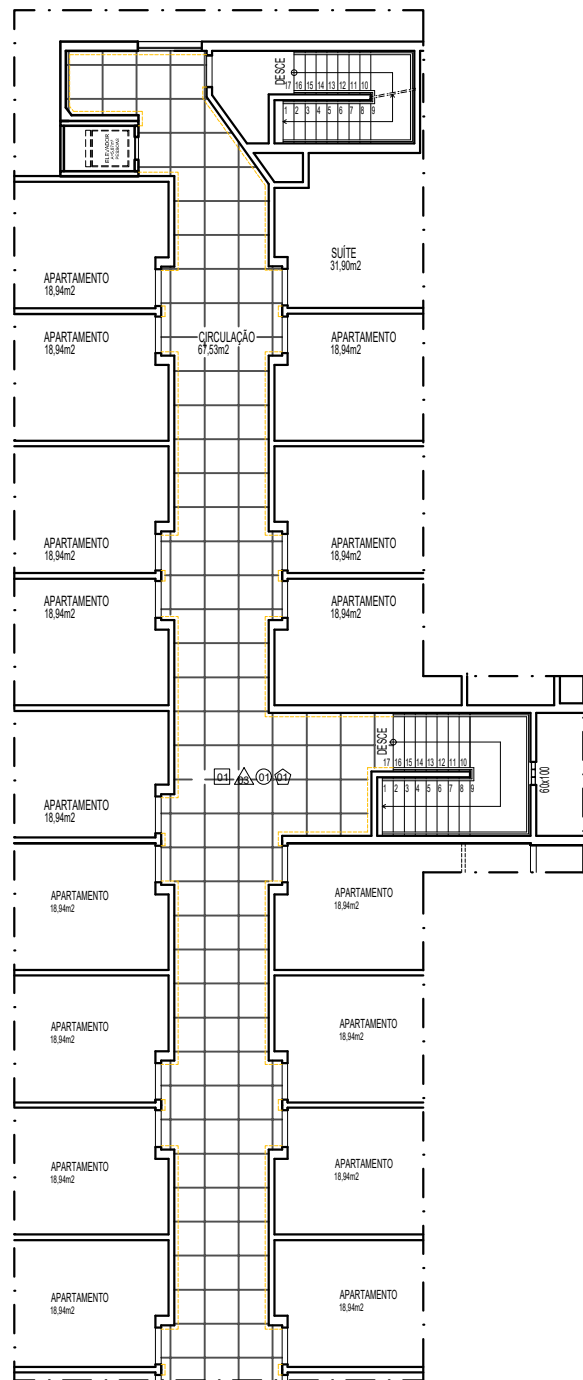

PLANTA PAGINAÇÃO DE PISO 1º PAVIMENTO
TRECHO 01
ESCALA 1/125

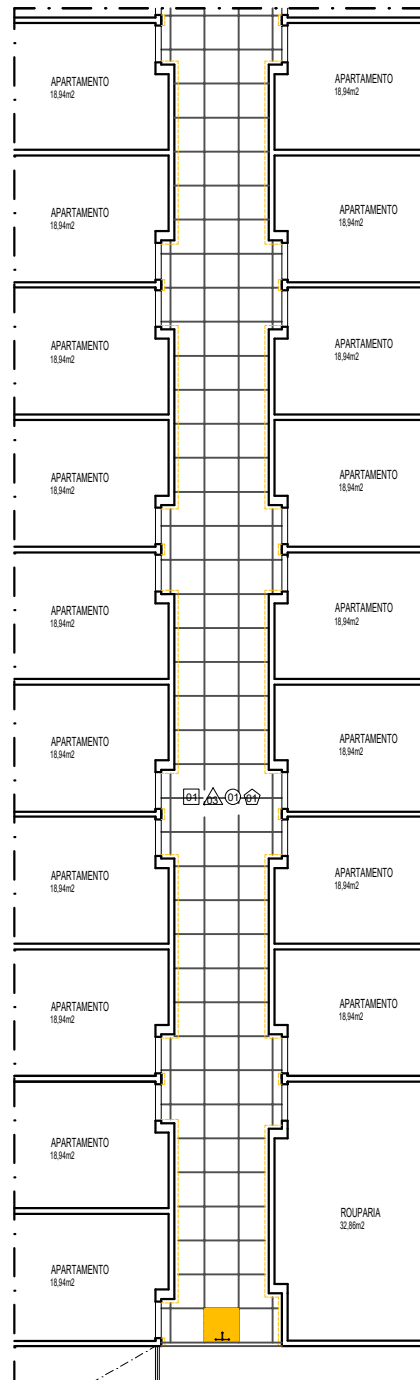


PLANTA PAGINAÇÃO DE PISO 1º PAVIMENTO
TRECHO 02
ESCALA 1/125

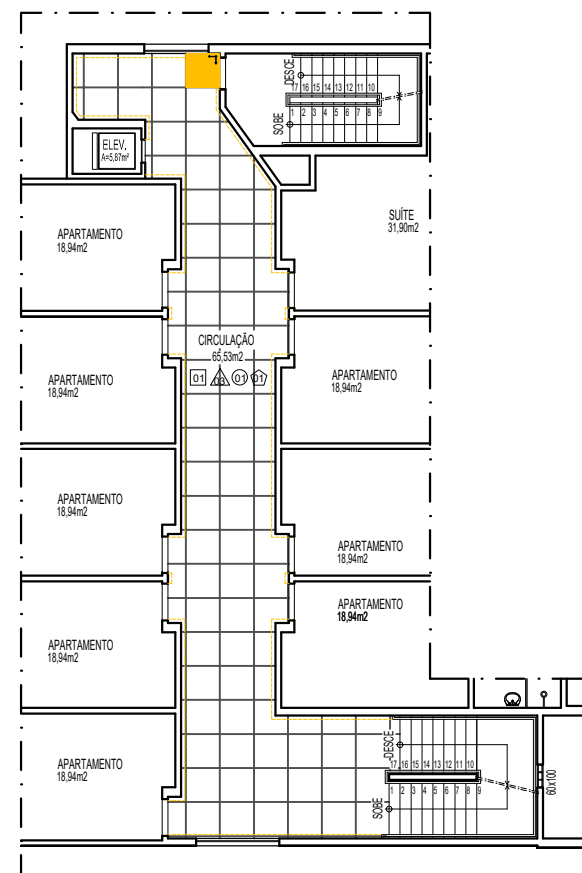

PLANTA PAGINAÇÃO DE PISO 2º E 3º PAVIMENTO
ESCALA 1/125

TRECHO 01
TRECHO 02

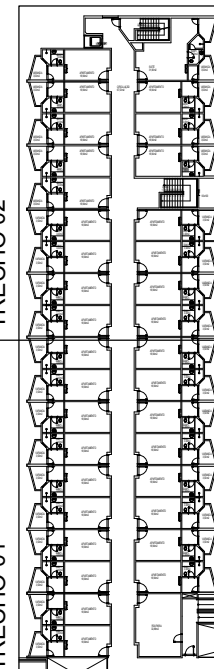

LEGENDA	
ACABAMENTO	
	PISOS
	PORCELANATO RETIFICADO ACETINADO 90x90CM, CEMENTO NEBBIA - REF. BIANCOGRÊS (PISO SOBRE PISO EXISTENTE)
	PAREDES
	PORCELANATO RETIFICADO ACETINADO 32x60 ORIGINALE BIANCO - REF. BIANCOGRÊS, ATÉ O TETO
	EMASSAMENTO C/ PINTURA EM TINTA ACRÍLICA COR "CRÔMIO"
	EMASSAMENTO C/ PINTURA LÁTEX ACRÍLICA COR BRANCO NEVE
	MASSA AC3 BRANCA PARA RECOBRIMENTO DA CERÂMICA E REJUNTE, COM EMASSAMENTO E PINTURA LÁTEX ACRÍLICA COR BRANCO NEVE
	PORCELANATO RETIFICADO ACETINADO 32x60 ORIGINALE BIANCO - REF. BIANCOGRÊS ATÉ H= 1,35M, ACABAMENTO COM FILETE DE AÇO INOX POLIDO 1X1CM, ACIMA EMASSAMENTO C/ PINTURA LÁTEX ACRÍLICA COR BRANCO NEVE
	EMASSAMENTO C/ PINTURA EM TINTA ACRÍLICA "AZUL VELEIRO"
	TETOS
	FORRO EM GESSO ACARTONADO EMASSADO C/ PINTURA LÁTEX PVA COR BRANCO NEVE
	SOLEIRA
	GRANITO BRANCO SIENA ESCOVADO
	RODAPÉ
	PORCELANATO RETIFICADO ACETINADO 14,5x90CM, CEMENTO NEBBIA BIANCOGRÊS (INDICAÇÃO DA LOCALIZAÇÃO NOS QUARTOS, CORREDORES E DEMAIS AMBIENTES SERÁ EM TODA A EXTENSÃO)
REFORMA	
	DEMOLIR
	CONSTRUIR
PONTOS ELÉTRICOS	
	PONTO A MANTER
	PONTO A INSTALAR
	PONTO A RETIRAR
	TOMADA BAIXA H= 30CM
	TOMADA MÉDIA H= 110CM
	TOMADA ALTA EXISTENTE, H=2,00CM
	TOMADA CHUVEIRO H=210CM
	ECONOMIZADOR DE ENERGIA H= 110CM
	TOMADA AR CONDICIONADO H= 210CM
	CAIXA DE PASSAGEM
	INTERRUPTOR SIMPLES H= 110CM
	ANTENA PARA TELEVISÃO H= 210CM
	FITA DE LED 10W / M, 12 V, 4000K
	PAINEL PAFLON LED 12W DE EMBUTIR QUADRADO, DIM. 17X17CM, BIVOLT, 4000K
	PAINEL PAFLON LED 24W DE EMBUTIR QUADRADO, DIM. 30X30CM, BIVOLT, 4000K
	SPOT LED EMBUTIR 9W, QUADRADO, DIM. 11X11CM, BIVOLT, 4000K
	PAINEL PAFLON LED 18W DE EMBUTIR QUADRADO, DIM. 22X22CM, BIVOLT, 4000K
	LUMINÁRIA TETO EMBUTIR RET., DIM. 120X15CM, LED 36W
	LUMINÁRIA TETO EMBUTIR RET., DIM. 65X11CM, LED 20W
	VENTILADOR DE TETO, 3 PÁS, NA COR GRAFITE

NOTA: COTAS EM CENTÍMETROS.



SESC - SERVIÇO SOCIAL DO COMÉRCIO
ADMINISTRAÇÃO REGIONAL DO ESTADO DO ESPÍRITO SANTO
CENTRO DE TURISMO SOCIAL E LAZER DE GUARAPARI

PROJETO ARQUITETÔNICO DE REFORMA
PROJETO EXECUTIVO

TÍTULO:
1º PAVIMENTO
PAGINAÇÃO DE PISO
CORREDORES


REV. 00
DATA: MAIO / 2024

ESCALA:
1/20


EDITORIAÇÃO GRÁFICA:
REANI ZANOTELLI
ARQUITETA - CAU A47243-3

PRANCHA:


008

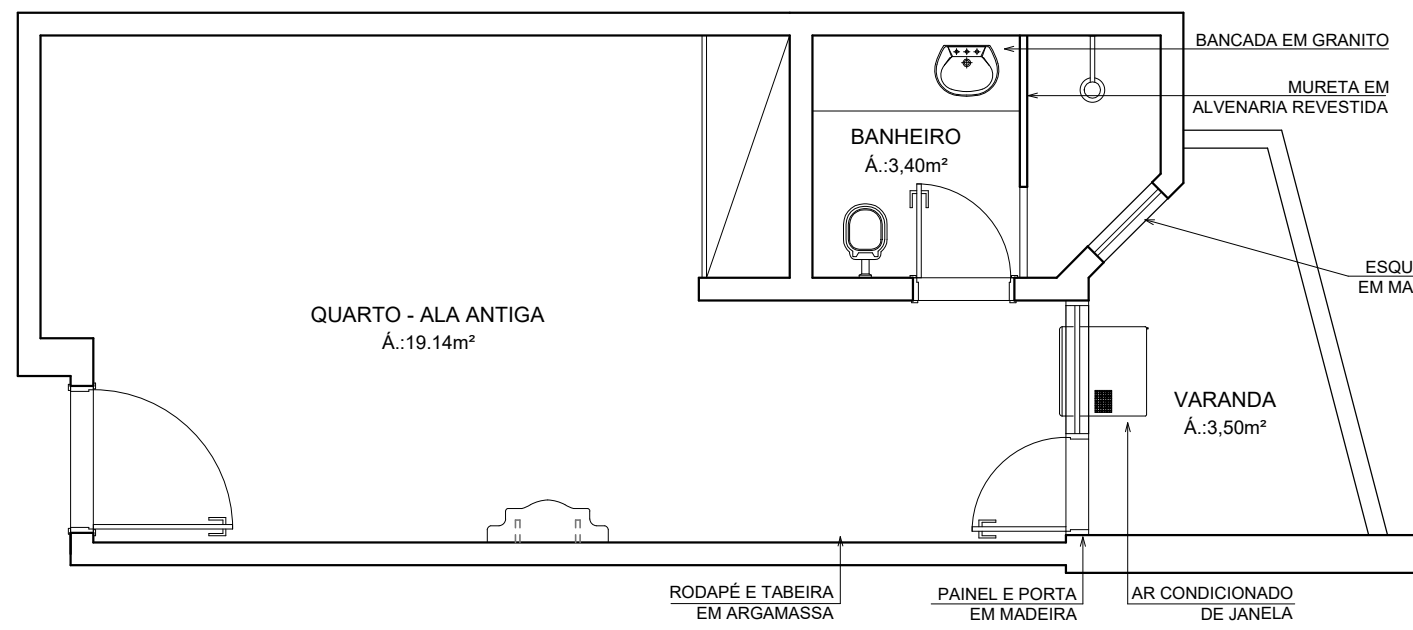


PLANTA BAIXA - ORIGINAL
ESCALA 1/50

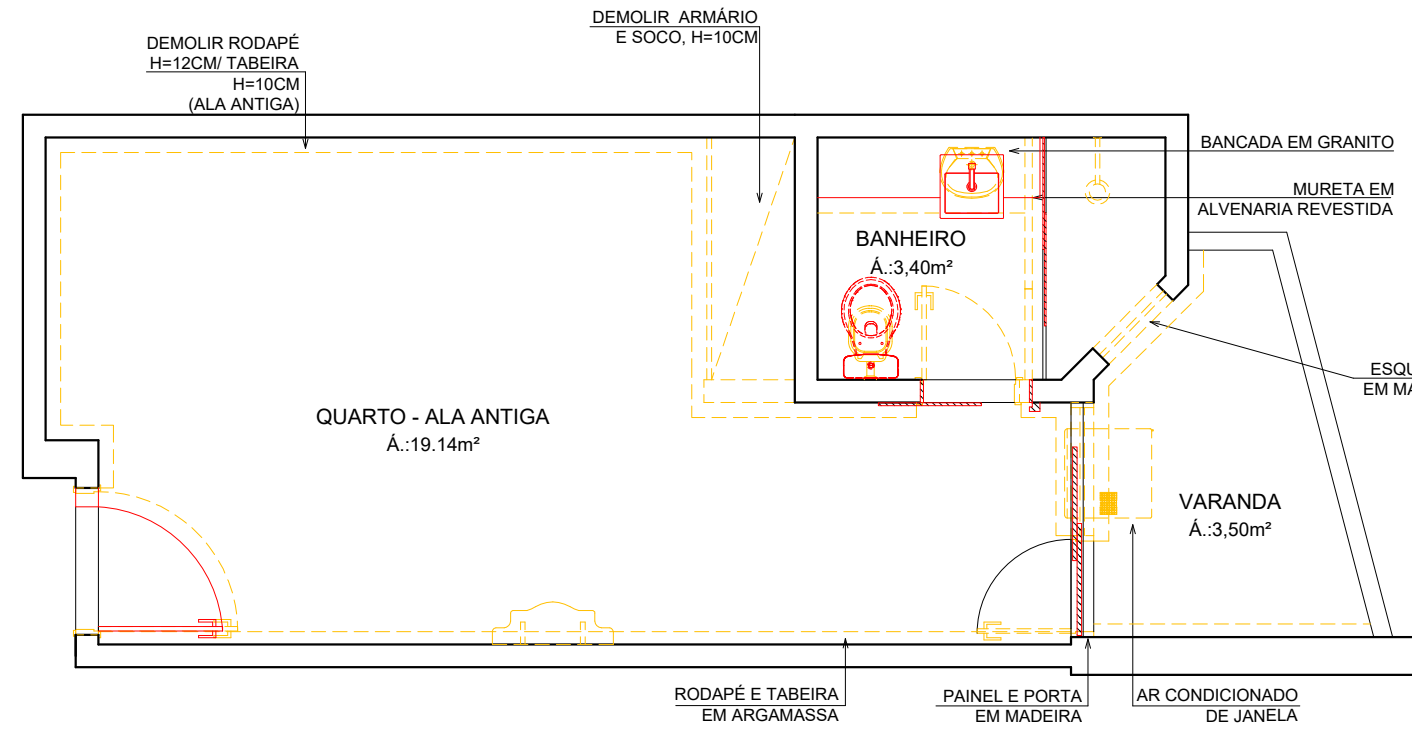


PLANTA BAIXA - DEMOLIÇÃO
ESCALA 1/50

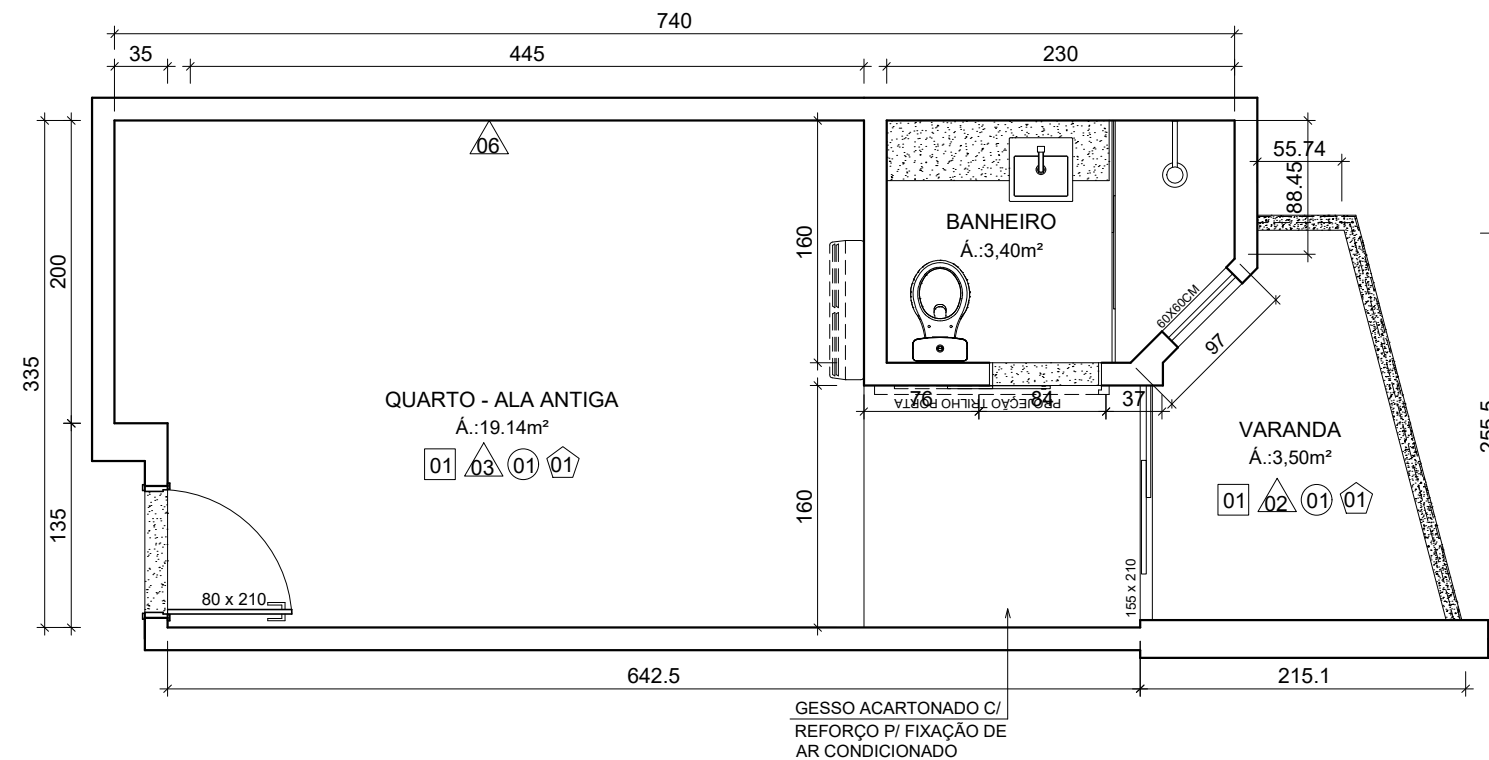


PLANTA BAIXA - REFORMA
ESCALA 1/50

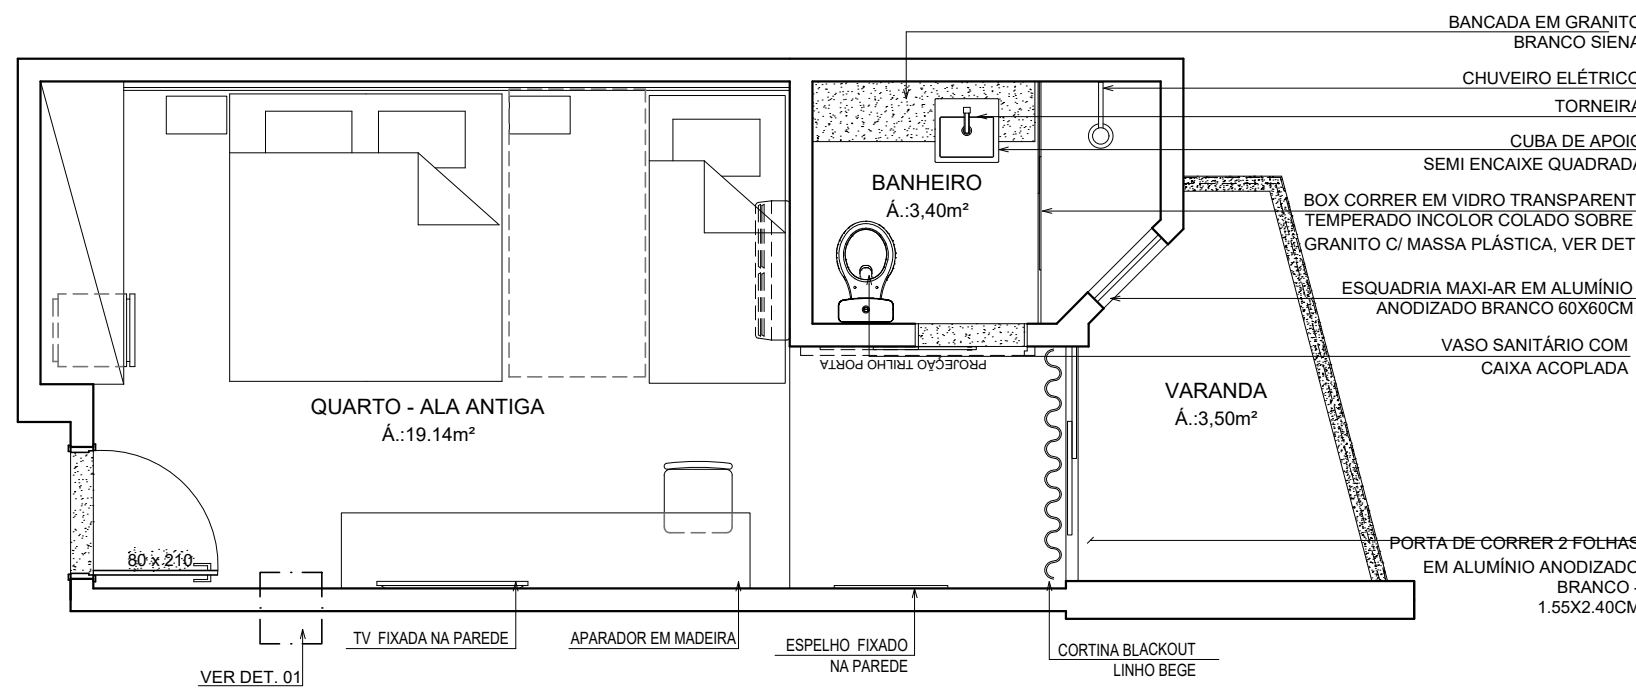


PLANTA BAIXA - LAYOUT
ESCALA 1/50

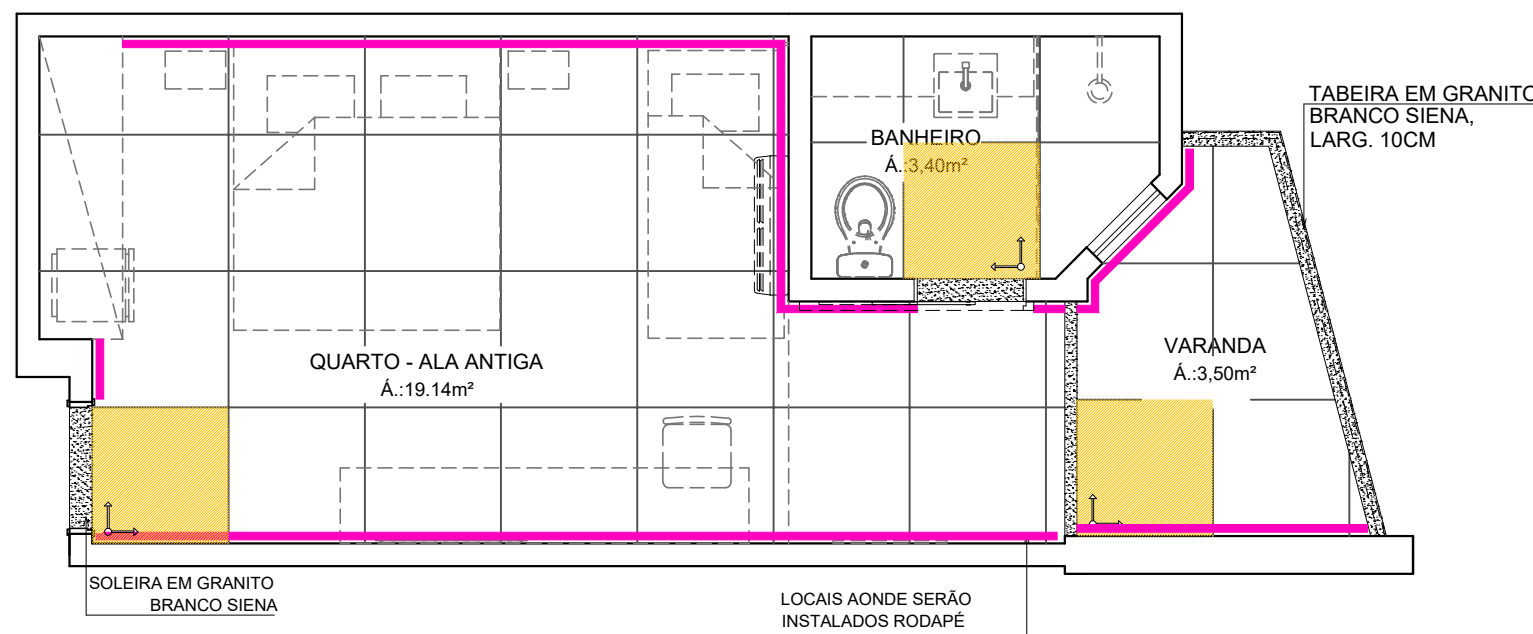


PLANTA PAGINAÇÃO DE PISO
ESCALA 1/50

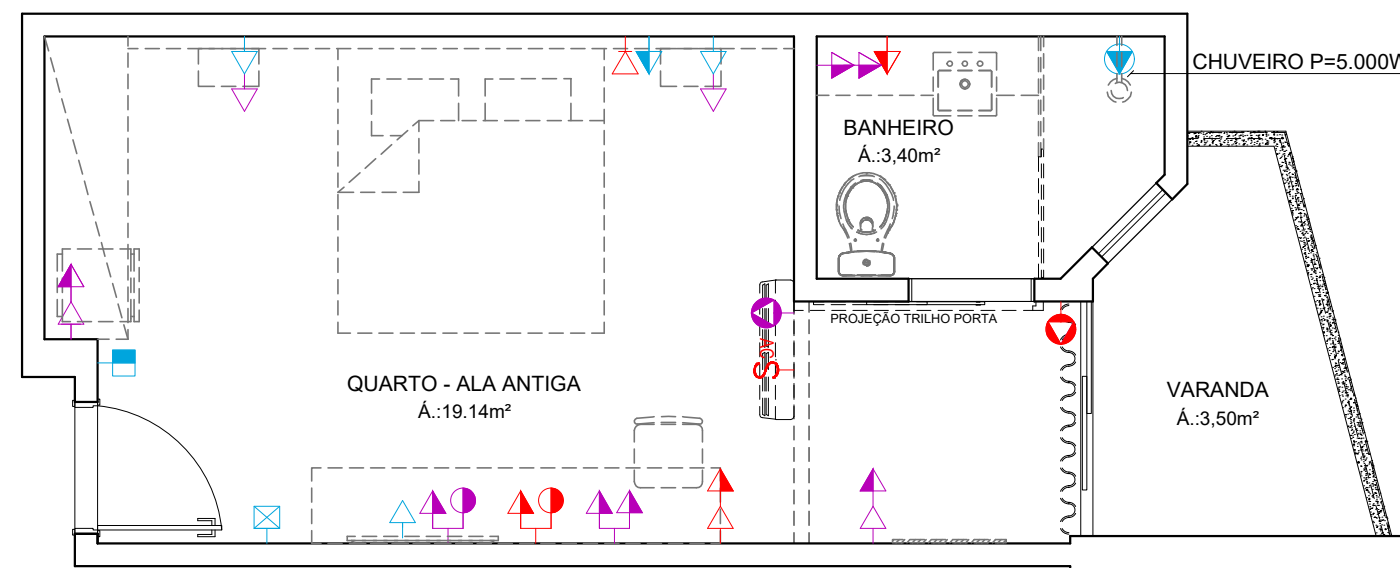


PLANTA BAIXA - PONTOS ELÉTRICOS
ESCALA 1/50

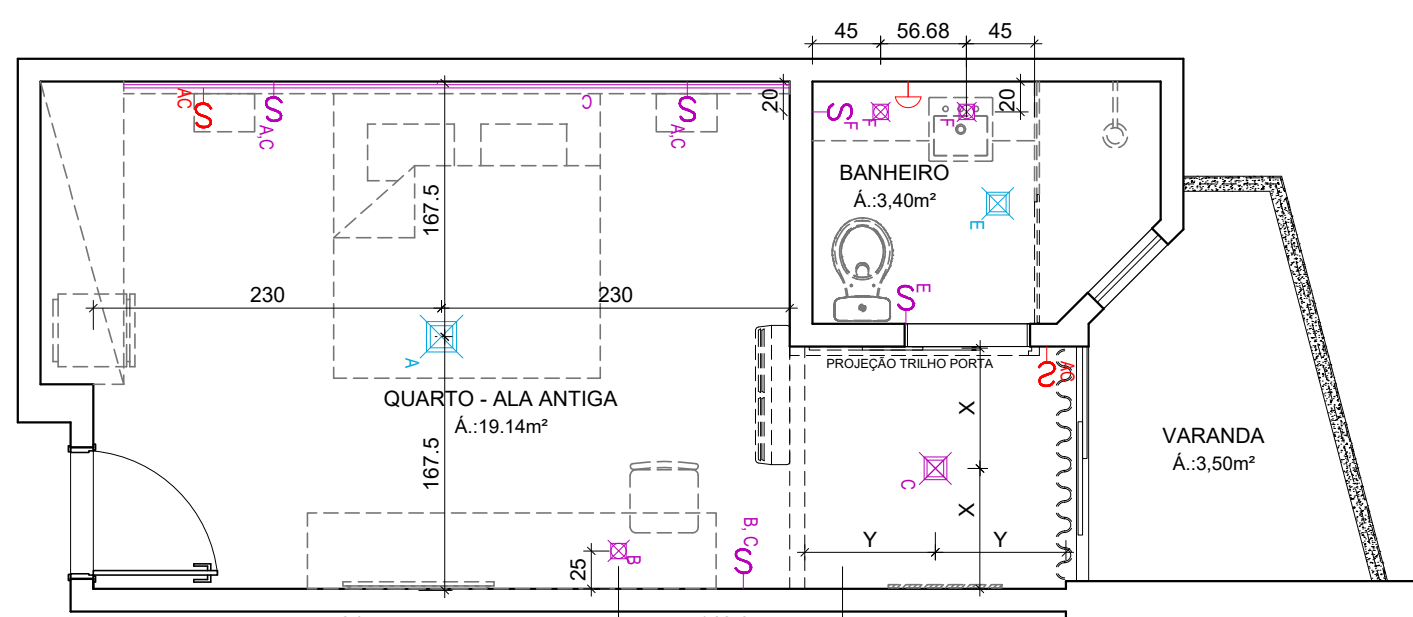


PLANTA BAIXA - ILUMINAÇÃO
ESCALA 1/50

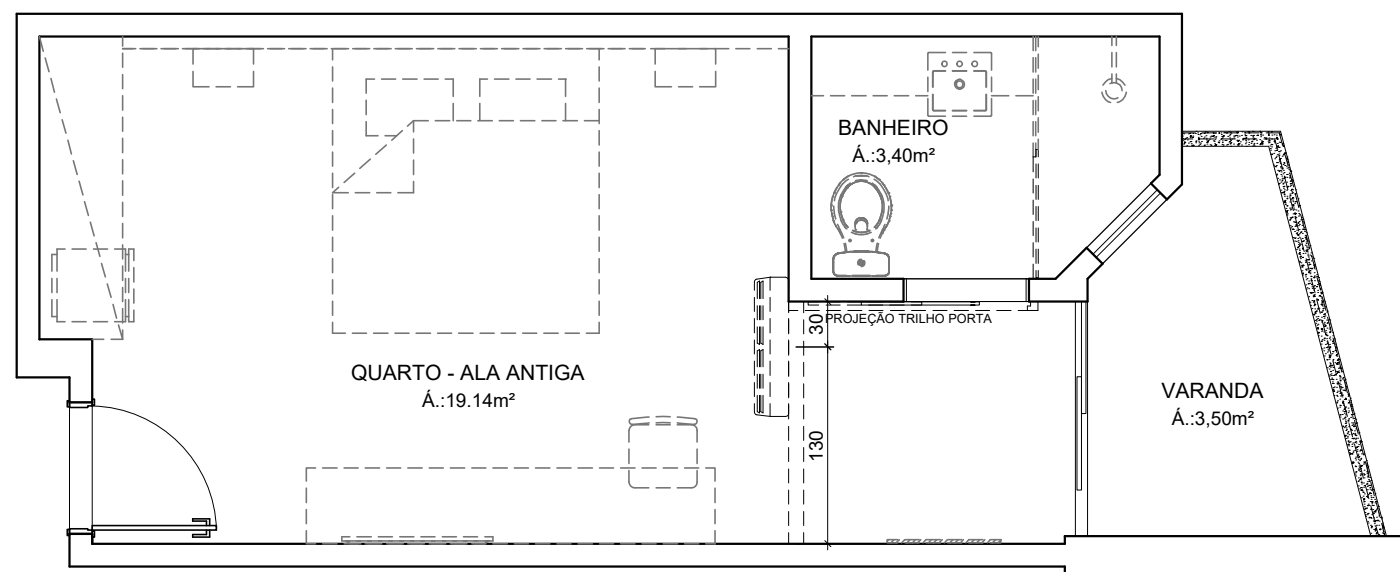


PLANTA BAIXA - AR CONDICIONADO
ESCALA 1/50

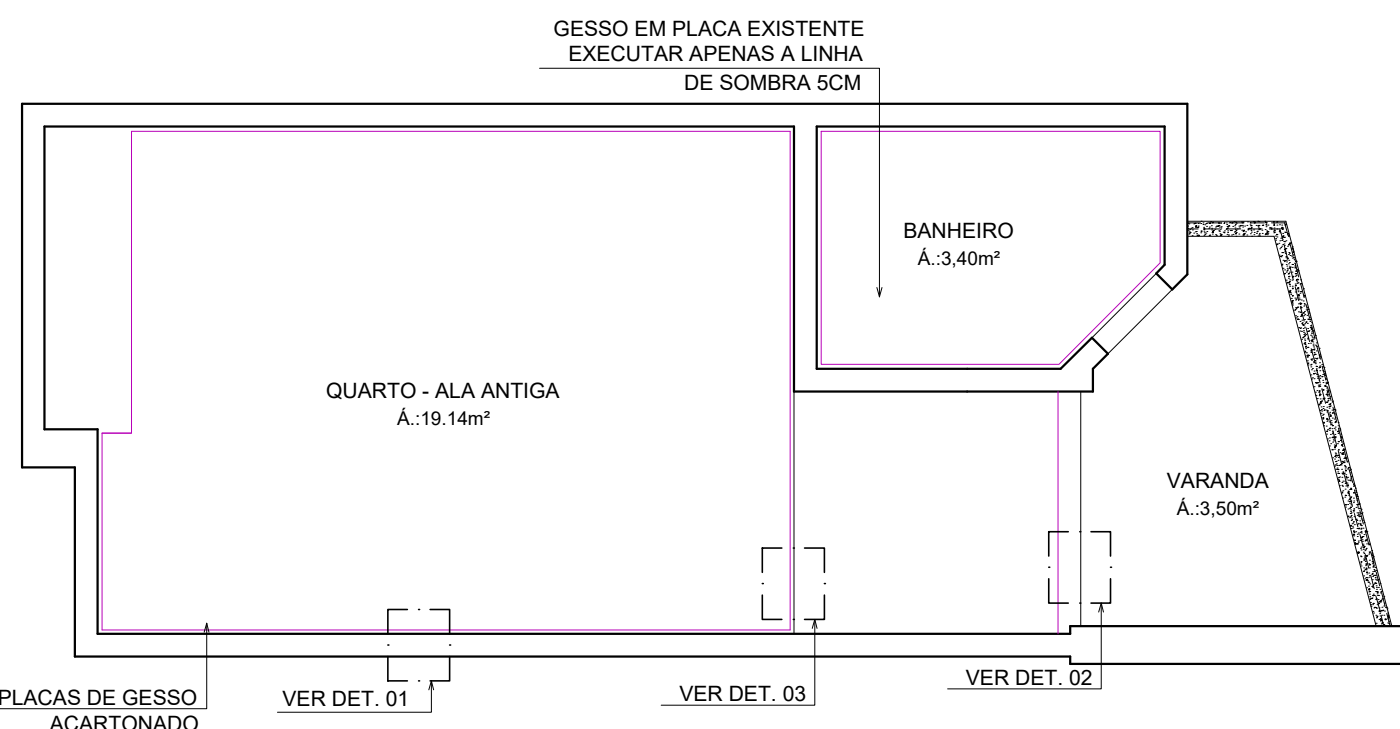


PLANTA TETO REBATIDO
ESCALA 1/50

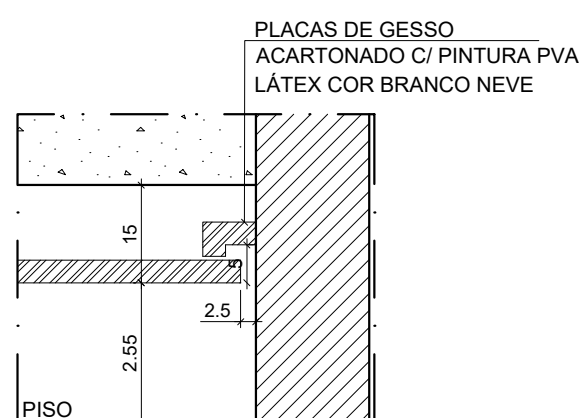

DET. 01
ESCALA 1/10

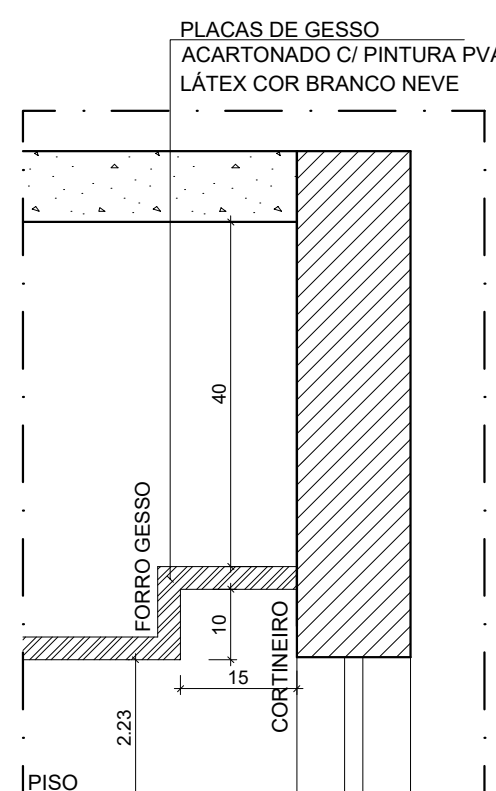

DET. 02
ESCALA 1/10

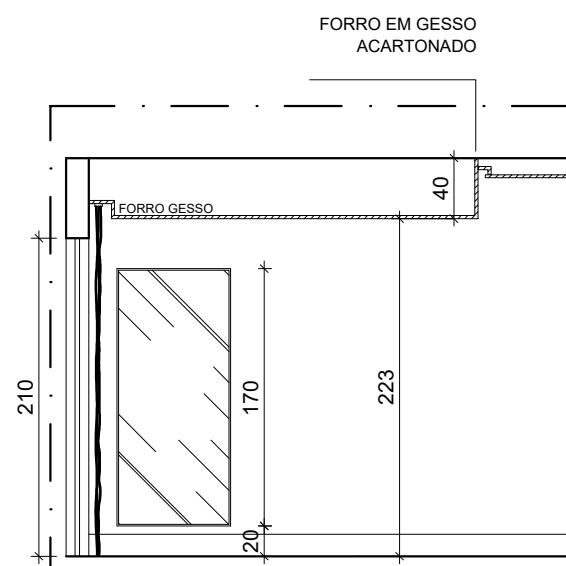


DET. 03
ESCALA 1/50

ESPECIFICAÇÕES ESQUADRIAS:

- KIT PORTA DE CORRER LISA EM FRELO 75X210CM C/ PUXADOR TIPO CAVA
- PORTA DE CORRER DUAS FOLHAS EM VIDRO INCOLOR E ESQUADRIA EM ALUMÍNIO ANODIZADO BRANCO 155 / 165X210CM, ATÉ ALTURA 1,10, VIDRO LAMINADO 4MM, ACIMA VIDRO COMUM DE 4MM
- JANELA MAXI AR C/ VIDRO FANTASIA MINI BOREAL E ESQUADRIA EM ALUMÍNIO ANODIZADO BRANCO 60X60CM
- KIT PORTA DE ABRIR LISA EM FRELO 80X210CM C/ FECHADURA DIGITAL COM CARTÃO

LEGENDA	
ACABAMENTO	
[Ícone]	PISOS
01	PORCELANATO RETIFICADO ACETINADO 90x90CM, CIMENTO NEBBIA - REF. BIANCOGRÉS (PISO SOBRE PISO EXISTENTE)
PAREDES	
01	PORCELANATO RETIFICADO ACETINADO 32x60 ORIGINAL BIANCO - REF. BIANCOGRÉS, ATÉ O TETO
02	EMASSAMENTO C/ PINTURA EM TINTA ACRILICA COR "CRÔMIO"
03	EMASSAMENTO C/ PINTURA LÁTEX ACRILICA COR BRANCO NEVE
04	MASSA ACS BRANCA PARA RECOBRIMENTO DA CERÂMICA E REJUNTE, COM EMASSAMENTO E PINTURA LÁTEX ACRILICA COR BRANCO NEVE
05	PORCELANATO RETIFICADO ACETINADO 32x60 ORIGINAL BIANCO - REF. BIANCOGRÉS ATÉ H= 1,35M, ACABAMENTO COM FILETE DE AÇO INOX POLIDO 1X1CM, ACIMA EMASSAMENTO C/ PINTURA LÁTEX ACRILICA COR BRANCO NEVE
06	EMASSAMENTO C/ PINTURA EM TINTA ACRILICA "AZUL VELEIRO"
TETOS	
01	FORRO EM GESSO ACARTONADO EMASSADO C/ PINTURA LÁTEX PVA COR BRANCO NEVE
02	SOLEIRA
03	GRANITO BRANCO SIENA ESCOVADO
RODAPÉ	
[Ícone]	PORCELANATO RETIFICADO ACETINADO 14,5x90CM, CIMENTO NEBBIA BIANCOGRÉS (INDICAÇÃO DA LOCALIZAÇÃO NOS QUARTOS, CORREDORES E DEMAIS AMBIENTES SERÁ EM TODA A EXTENSÃO)
REFORMA	
[Ícone]	DEMOLIR
[Ícone]	CONSTRUIR
PONTOS ELÉTRICOS	
[Ícone]	PONTO A MANTER
[Ícone]	PONTO A INSTALAR
[Ícone]	PONTO A RETIRAR
[Ícone]	TOMADA BAIXA H= 30CM
[Ícone]	TOMADA MÉDIA H= 110CM
[Ícone]	TOMADA ALTA EXISTENTE, H=2,00CM
[Ícone]	TOMADA CHUVEIRO H=210CM
[Ícone]	ECONOMIZADOR DE ENERGIA H= 110CM
[Ícone]	TOMADA AR CONDICIONADO H= 210CM
[Ícone]	CAIXA DE PASSAGEM
[Ícone]	INTERRUPTOR SIMPLES H= 110CM
[Ícone]	ANTENA PARA TELEVISÃO H= 210CM
[Ícone]	FITA DE LED 10W / M. 12 V. 4000K
[Ícone]	PAINEL PAFLOW LED 12W DE EMBUTIR QUADRADO, DIM. 17X17CM, BIVOLT, 4000K
[Ícone]	PAINEL PAFLOW LED 24W DE EMBUTIR QUADRADO, DIM. 30X30CM, BIVOLT, 4000K
[Ícone]	SPOT LED EMBUTIR 9W, QUADRADO, DIM. 11X11CM, BIVOLT, 4000K
[Ícone]	PAINEL PAFLOW LED 18W DE EMBUTIR QUADRADO, DIM. 22X22CM, BIVOLT, 4000K
[Ícone]	ILUMINÁRIA TETO EMBUTIR RET., DIM. 120X15CM, LED 36W
[Ícone]	ILUMINÁRIA TETO EMBUTIR RET., DIM. 65X11CM, LED 20W
[Ícone]	VENTILADOR DE TETO, 3 PÁS, NA COR GRÁFITE

NOTA: OS PROJETOS EXECUTIVOS DOS QUARTOS / BANHEIROS FORAM FEITOS EM CIMA DE UMA AMOSTRAGEM DE APARTAMENTO, PODERÃO HAVER DIFERENÇAS ENTRE APARTAMENTOS E AS MESMAS DEVERÃO SER PASSADAS PARA O SESC PARA SOLUCIONAR DA MELHOR FORMA

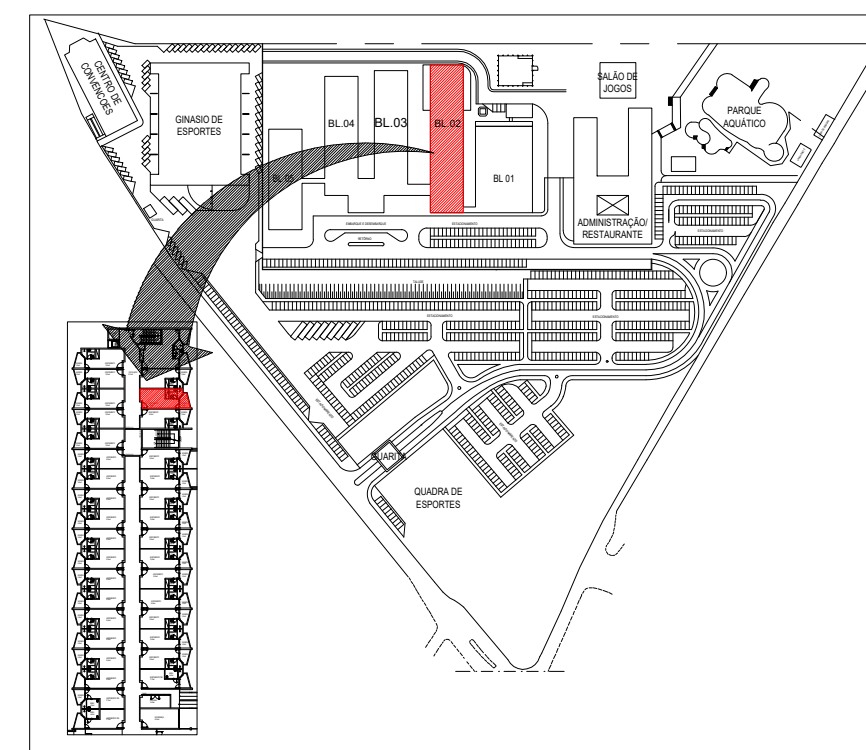

NOTA: COTAS EM CENTÍMETROS

DATA	Nº REVISÃO	DESCRIÇÃO	EMISSOR
XX/XX/XX	R00	ENTREGA ESTUDO PRELIMINAR	

SESC - SERVIÇO SOCIAL DO COMÉRCIO
ADMINISTRAÇÃO REGIONAL DO ESTADO DO ESPÍRITO SANTO
CENTRO DE TURISMO SOCIAL E LAZER DE GUARAPARI

PROJETO ARQUITETÔNICO DE REFORMA
BLOCO DE HOSPEDAGEM 02

LOCAL: AV. CONTORNO, 1760
LAGOA FUNDA

MUNICÍPIO: GUARAPARI

ESTADO: ESPÍRITO SANTO

EDITORIAÇÃO GRÁFICA:




BRUNELLA SCARDUA
ARQUITETA - CAU A218620-8

ESCALA: 1/50


PRANCHA: A1

TÍTULO: PLANTAS BAIXAS APTO TIPO - QUARTOS ALA ANTIGA


PRANCHA:

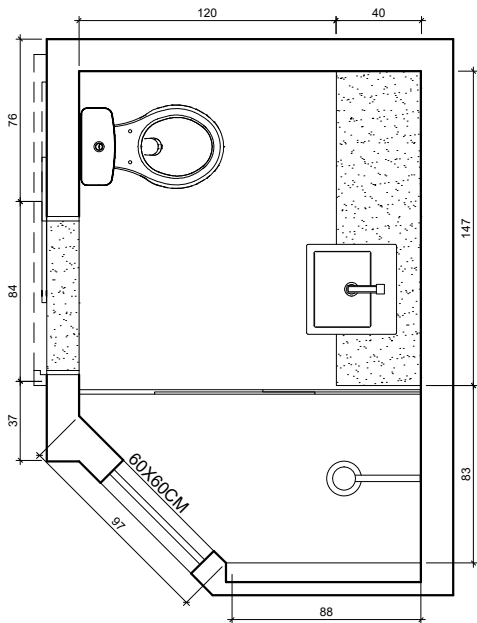

PLANTA BAIXA
ESCALA 1/25

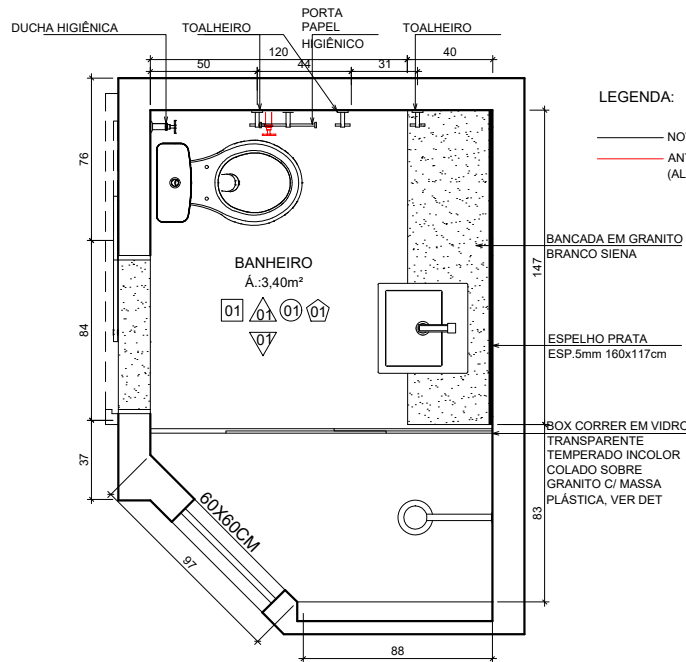

PLANTA LAYOUT
ESCALA 1/25

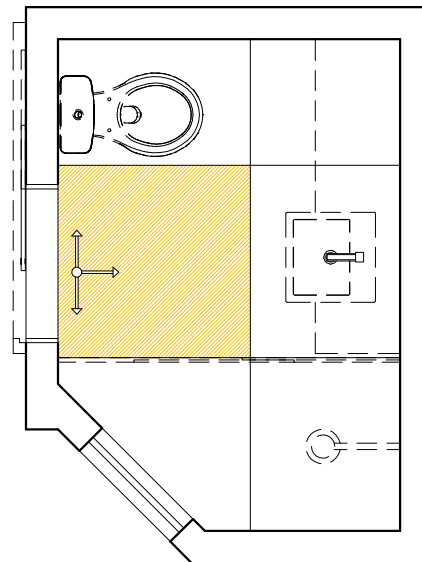


PAGINAÇÃO DE PISO
ESCALA 1/25


ESPECIFICAÇÕES BANHEIROS:

- DUCHA RELAX ULTRA 3 TEMPERATURAS BRANCO REF: LORENZETTI
- VASO SANITÁRIO C/ CAIXA ACOPLADA RAVENA REF: DECA
- TORNEIRA BICA BAIXA-LINHA LÓGICA REF: DOCOL
- CUBA DE SEMI ENCAIXE QUADRADA C/ MESA L830 REF: DECA
- BOX DE VIDRO INCOLOR TEMPERADO 8MM - 1.80 x 1.60M C/ KIT BRANCO
- PORTA TOALHA CROMADO
- PAPELEIRA CROMADA DUPLA DE PAREDE
- ACABAMENTO DE REGISTRO CROMADO


LEGENDA	
ACABAMENTO	
	PISOS
	PORCELANATO RETIFICADO ACETINADO 90x90CM, CEMENTO NEBBIA - REF. BIANCOGRÊS (PISO SOBRE PISO EXISTENTE)
	PAREDES
	PORCELANATO RETIFICADO ACETINADO 32x60 ORIGINALE BIANCO - REF. BIANCOGRÊS, ATÉ O TETO
	EMASSAMENTO C/ PINTURA EM TINTA ACRÍLICA COR "CRÔMIO"
	EMASSAMENTO C/ PINTURA LÁTEX ACRÍLICA COR BRANCO NEVE
	MASSA AC3 BRANCA PARA RECOBRIMENTO DA CERÂMICA E REJUNTE, COM EMASSAMENTO E PINTURA LÁTEX ACRÍLICA COR BRANCO NEVE
	PORCELANATO RETIFICADO ACETINADO 32x60 ORIGINALE BIANCO - REF. BIANCOGRÊS ATÉ H= 1,35M, ACABAMENTO COM FILETE DE AÇO INOX POLIDO 1X1CM, ACIMA EMASSAMENTO C/ PINTURA LÁTEX ACRÍLICA COR BRANCO NEVE
	EMASSAMENTO C/ PINTURA EM TINTA ACRÍLICA "AZUL VELEIRO"
	TETOS
	FORRO EM GESSO ACARTONADO EMASSADO C/ PINTURA LÁTEX PVA COR BRANCO NEVE
	SOLEIRA
	GRANITO BRANCO SIENA ESCOVADO
	RODAPÉ
	PORCELANATO RETIFICADO ACETINADO 14.5x90CM, CEMENTO NEBBIA BIANCOGRÊS (INDICAÇÃO DA LOCALIZAÇÃO NOS QUARTOS, CORREDORES E DEMAIS AMBIENTES SERÁ EM TODA A EXTENSÃO)
REFORMA	
	DEMOLIR
	CONSTRUIR
PONTOS ELÉTRICOS	
	PONTO A MANTER
	PONTO A INSTALAR
	PONTO A RETIRAR
	TOMADA BAIXA H= 30CM
	TOMADA MÉDIA H= 110CM
	TOMADA ALTA EXISTENTE, H=2,00CM
	TOMADA CHUVEIRO H=210CM
	ECONOMIZADOR DE ENERGIA H= 110CM
	TOMADA AR CONDICIONADO H= 210CM
	CAIXA DE PASSAGEM
	INTERRUPTOR SIMPLES H= 110CM
	ANTENA PARA TELEVISÃO H= 210CM
	FITA DE LED 10W / M, 12 V, 4000K
	PAINEL PAFLON LED 12W DE EMBUTIR QUADRADO, DIM. 17X17CM, BIVOLT, 4000K
	PAINEL PAFLON LED 24W DE EMBUTIR QUADRADO, DIM. 30X30CM, BIVOLT, 4000K
	SPOT LED EMBUTIR 9W, QUADRADO, DIM. 11X11CM, BIVOLT, 4000K
	PAINEL PAFLON LED 18W DE EMBUTIR QUADRADO, DIM. 22X22CM, BIVOLT, 4000K
	LUMINÁRIA TETO EMBUTIR RET., DIM. 120X15CM, LED 36W
	LUMINÁRIA TETO EMBUTIR RET., DIM. 65X11CM, LED 20W
	VENTILADOR DE TETO, 3 PÁS, NA COR GRAFITE

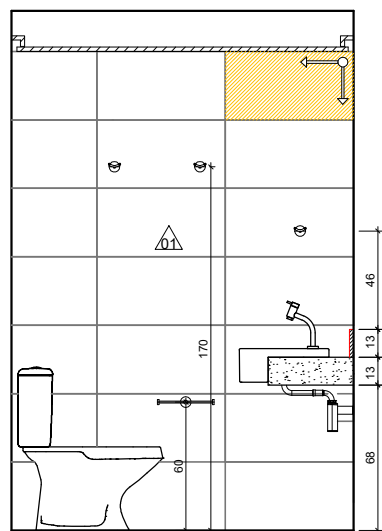


VISTA A
ESCALA 1/25

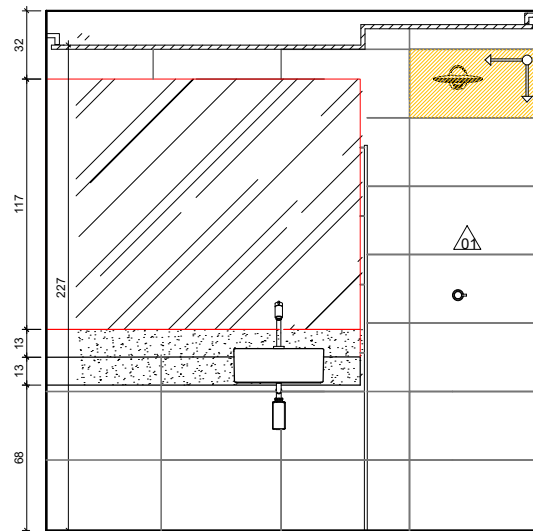

VISTA B
ESCALA 1/25

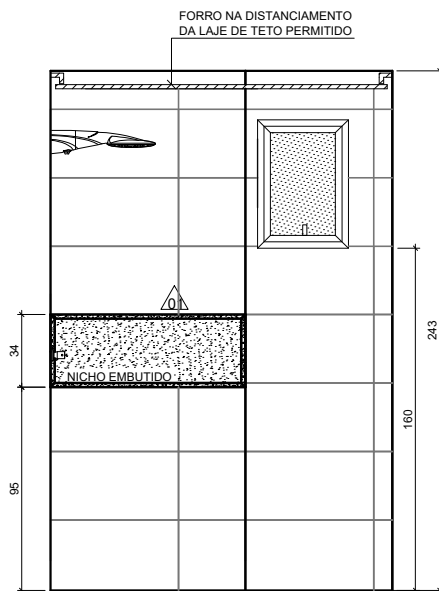


VISTA C
ESCALA 1/25

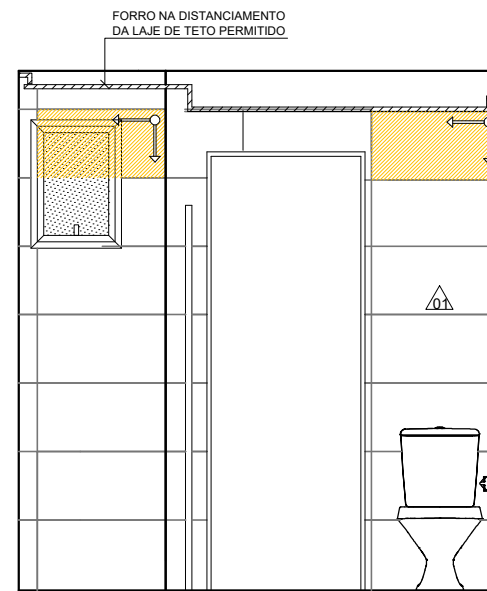


VISTA D
ESCALA 1/25





DET. NICHU
ESCALA 1/10

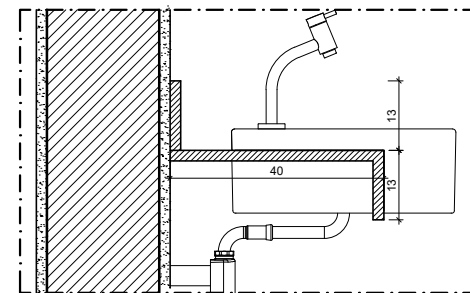

DET. BANCADA
ESCALA 1/10

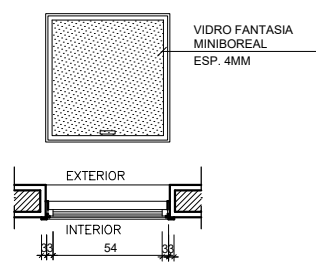

DETALHES JANELA
ESCALA 1/10

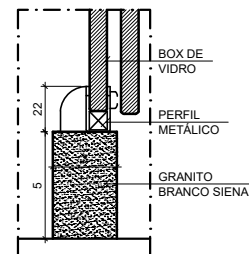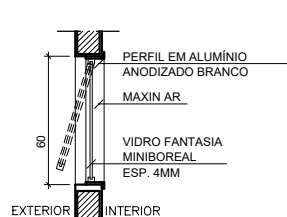

DETALHE BOX
SEM ESCALA

XX/XX/XX	R00	ENTREGA ESTUDO PRELIMINAR	
DATA	Nº REVISÃO	DESCRIÇÃO	EMISSION

SESC - SERVIÇO SOCIAL DO COMÉRCIO

ADMINISTRAÇÃO REGIONAL DO ESTADO DO ESPÍRITO SANTO
CENTRO DE TURISMO SOCIAL E LAZER DE GUARAPARI

PROJETO ARQUITETÔNICO DE REFORMA BLOCO DE HOSPEDAGEM 02

LOCAL: AV. CONTORNO, 1760 LAGOA FUNDA	MUNICÍPIO: GUARAPARI	ESTADO: ESPÍRITO SANTO
---	-------------------------	---------------------------

EDITORIAÇÃO GRÁFICA:

REANI ZANOTELLI
ARQUITETA - CAU A47243-3


DATA:
MAIO / 2024

ESCALA:
1/ 250


PRANCHA:
A2

TÍTULO:
DETALHAMENTO BANHEIROS -
QUARTOS ALA ANTIGA

PRANCHA:

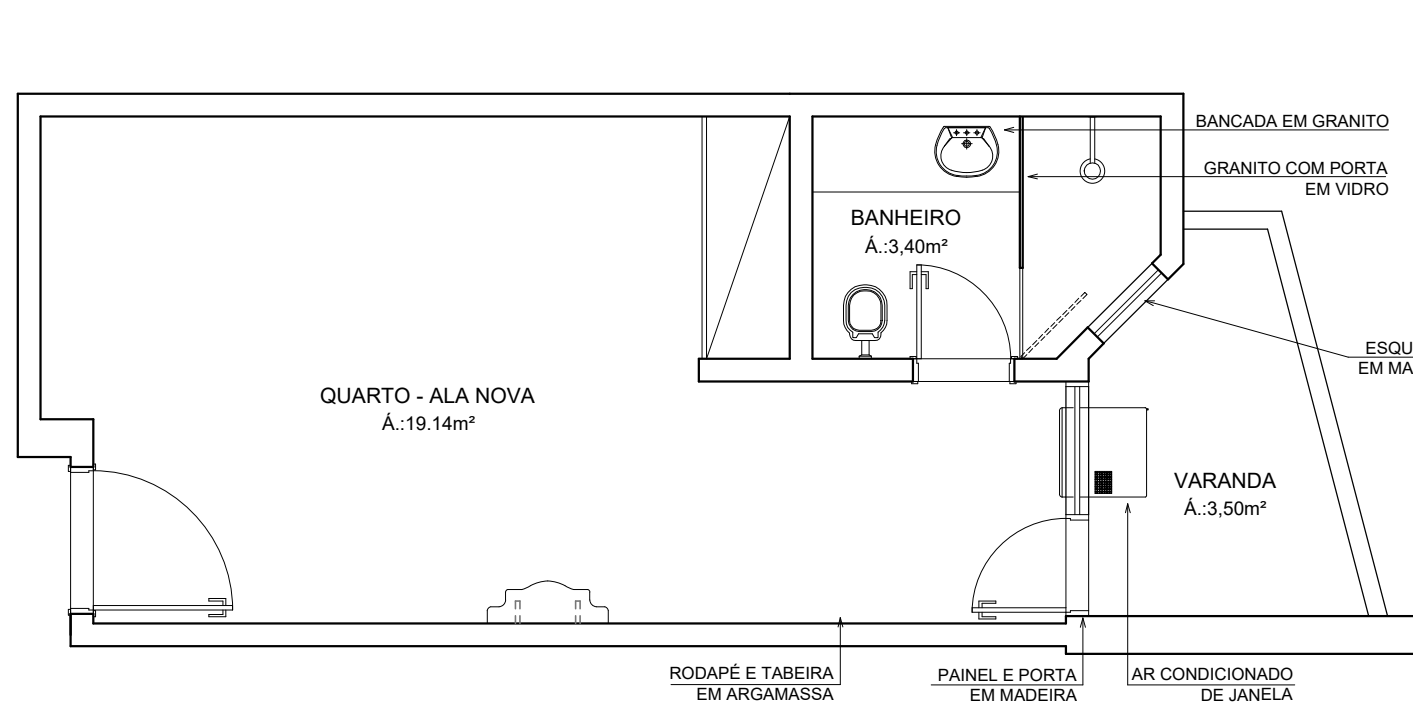


PLANTA BAIXA - ORIGINAL
ESCALA 1/50

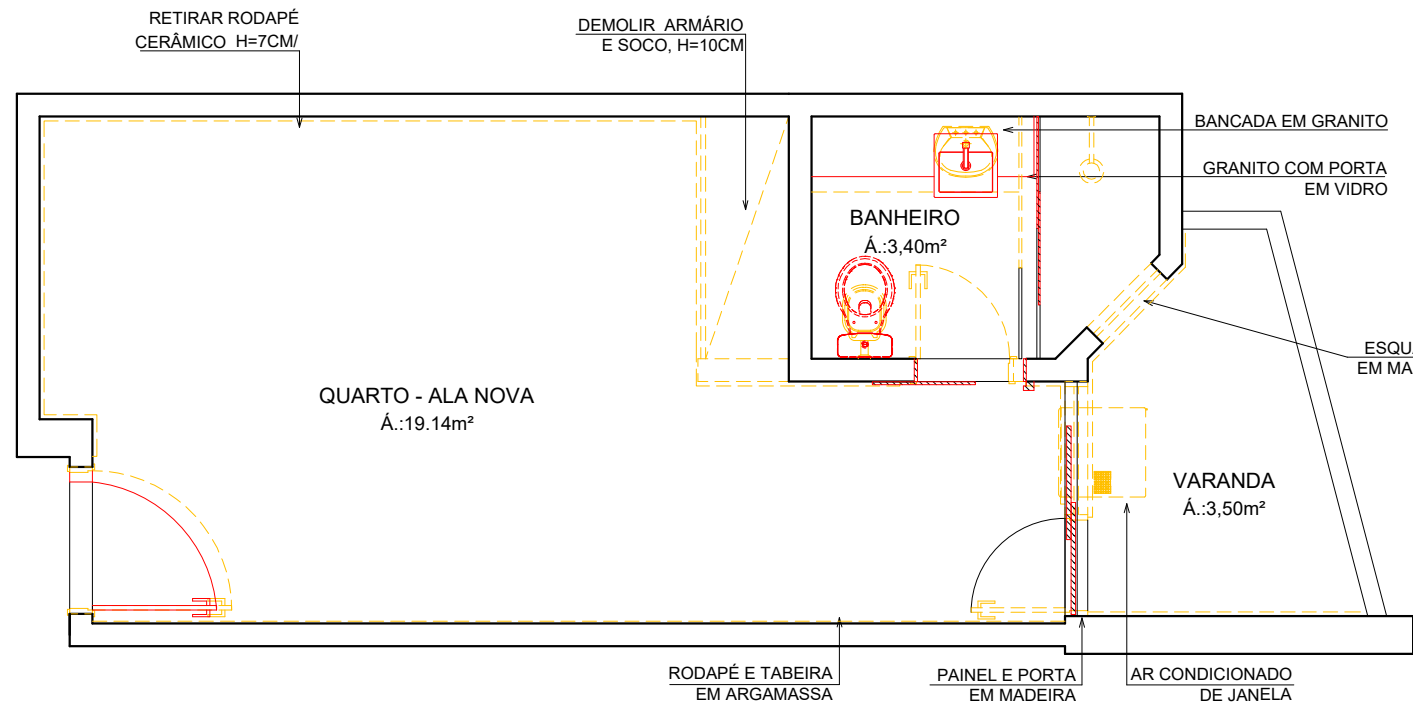


PLANTA BAIXA - DEMOLIÇÃO
ESCALA 1/50




PLANTA BAIXA - REFORMA
ESCALA 1/50

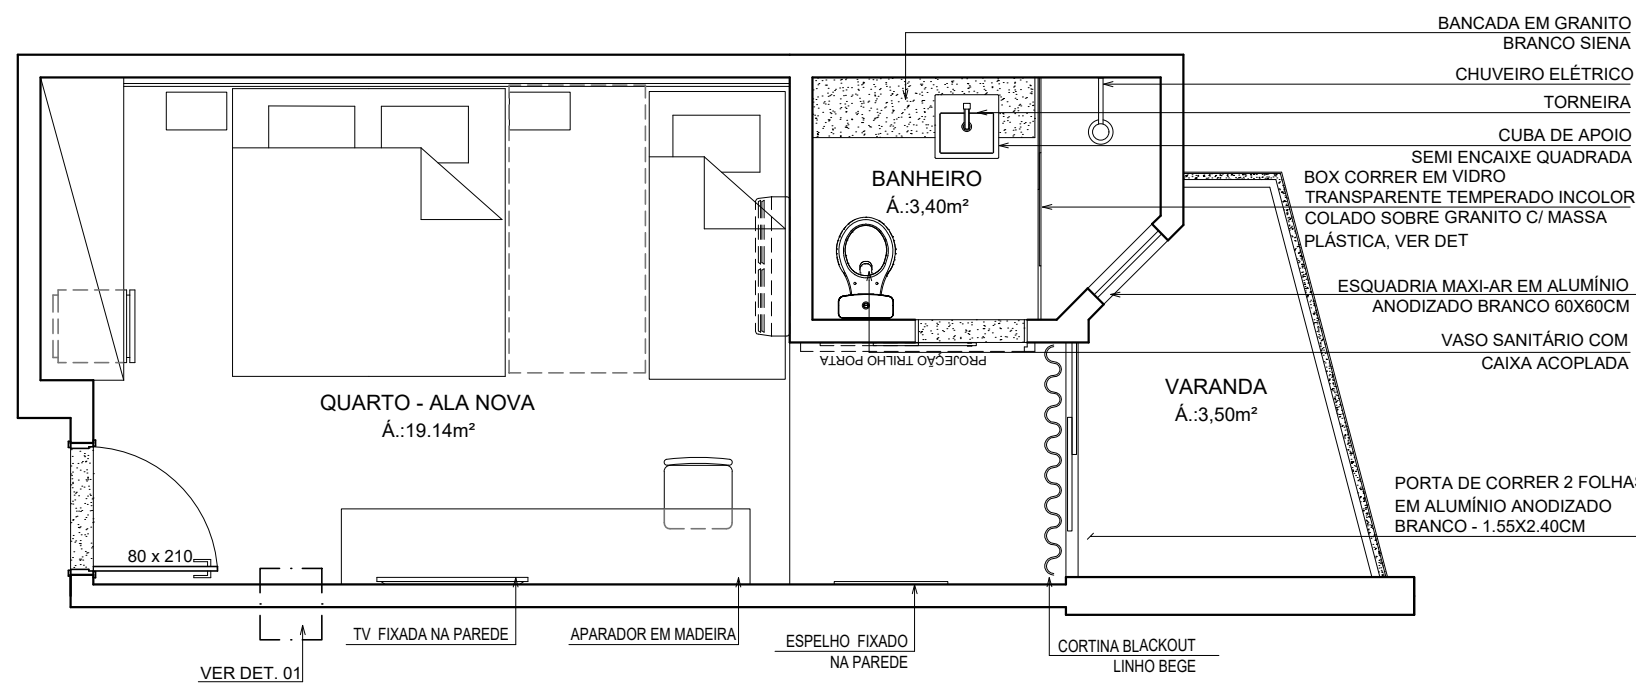


PLANTA BAIXA - LAYOUT
ESCALA 1/50

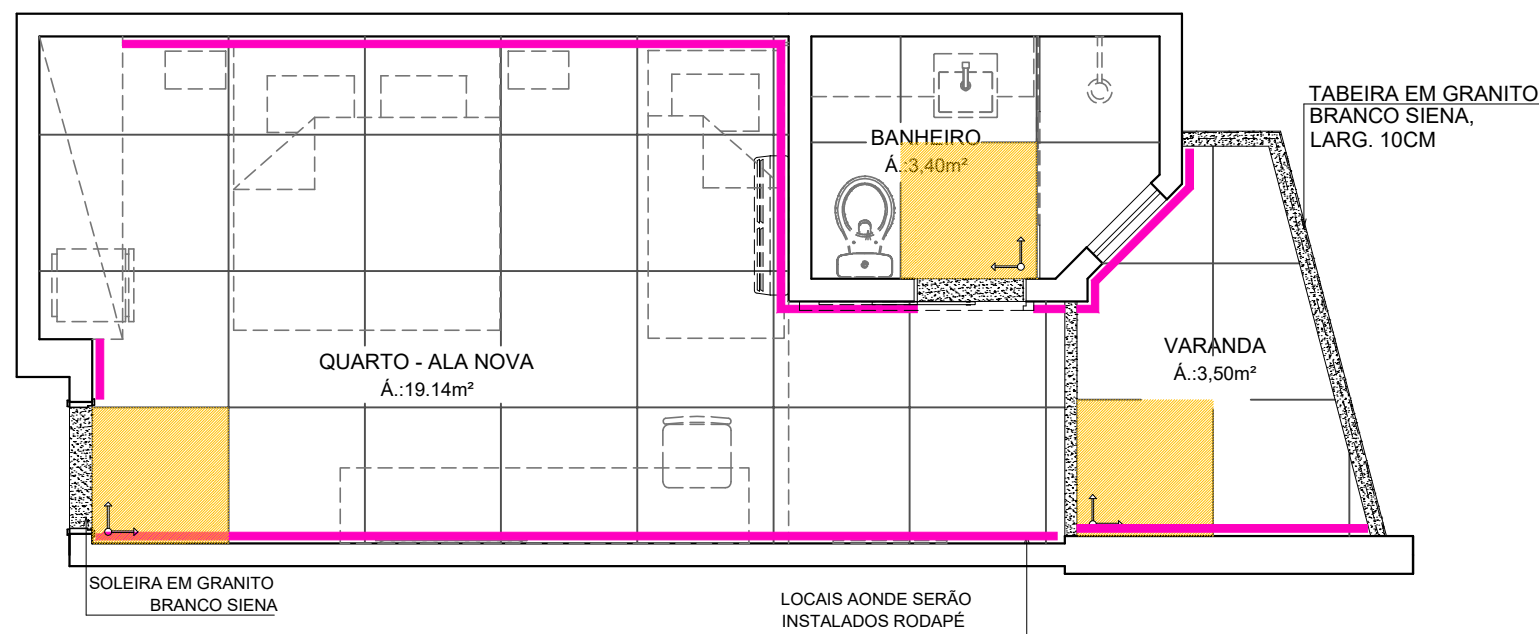


PLANTA PAGINAÇÃO DE PISO
ESCALA 1/50

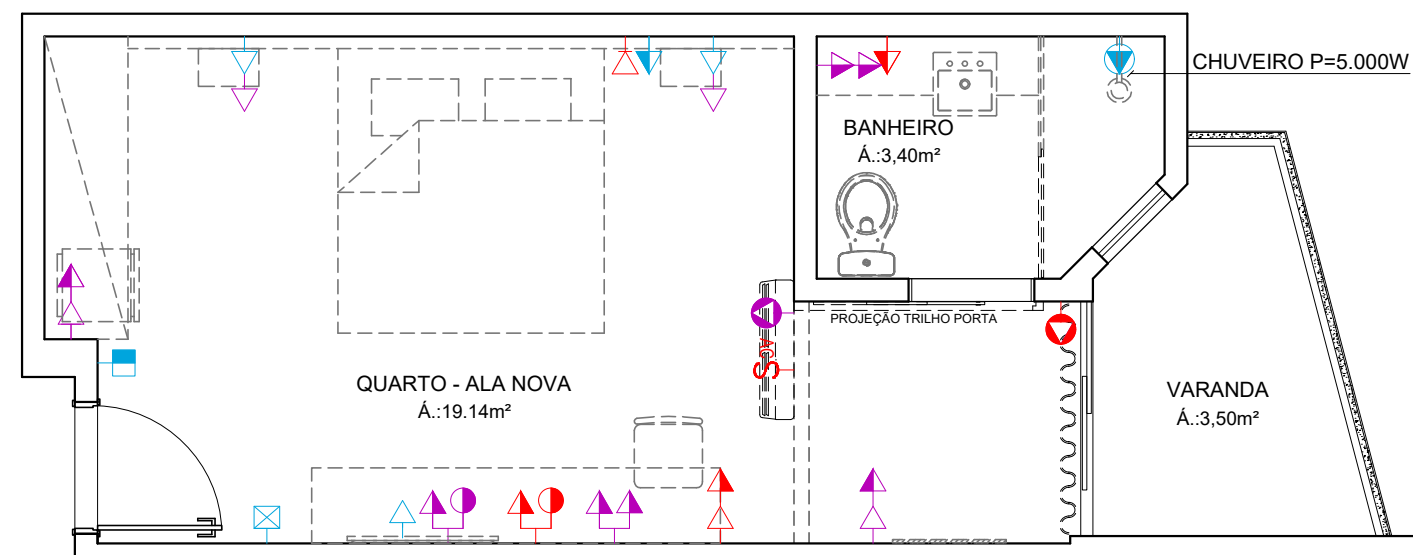


PLANTA BAIXA - PONTOS ELÉTRICOS
ESCALA 1/50

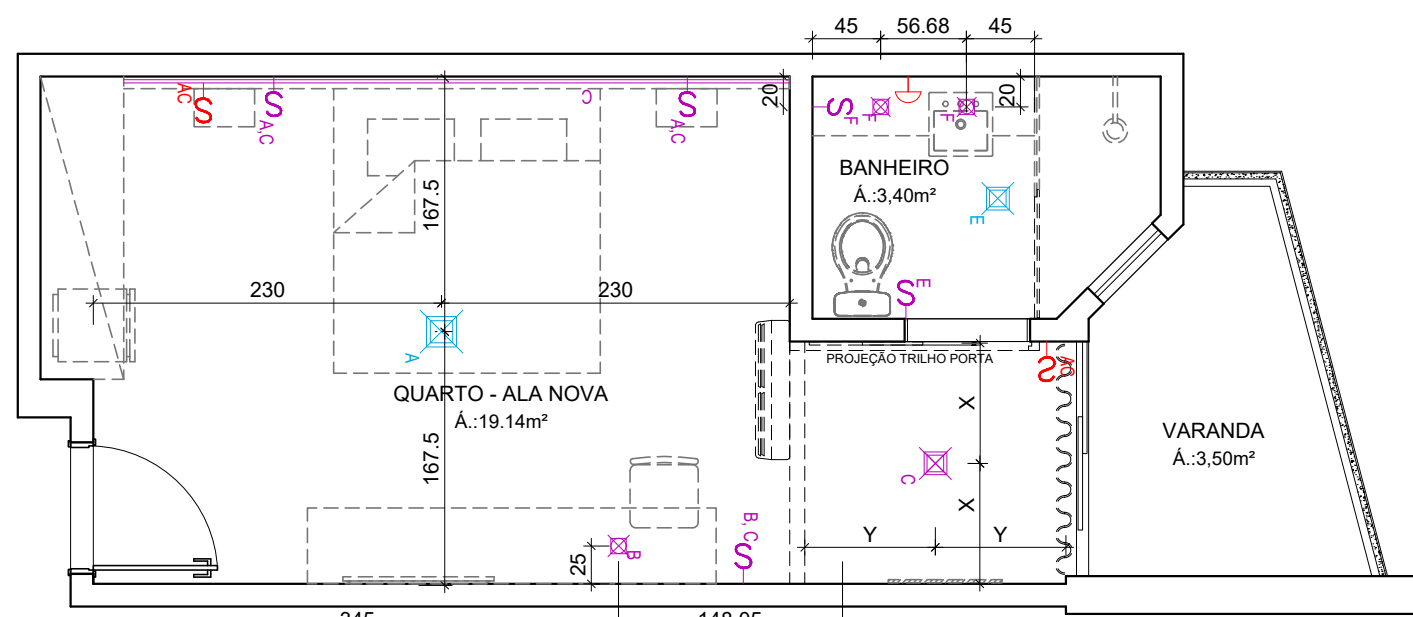


PLANTA BAIXA - ILUMINAÇÃO
ESCALA 1/50

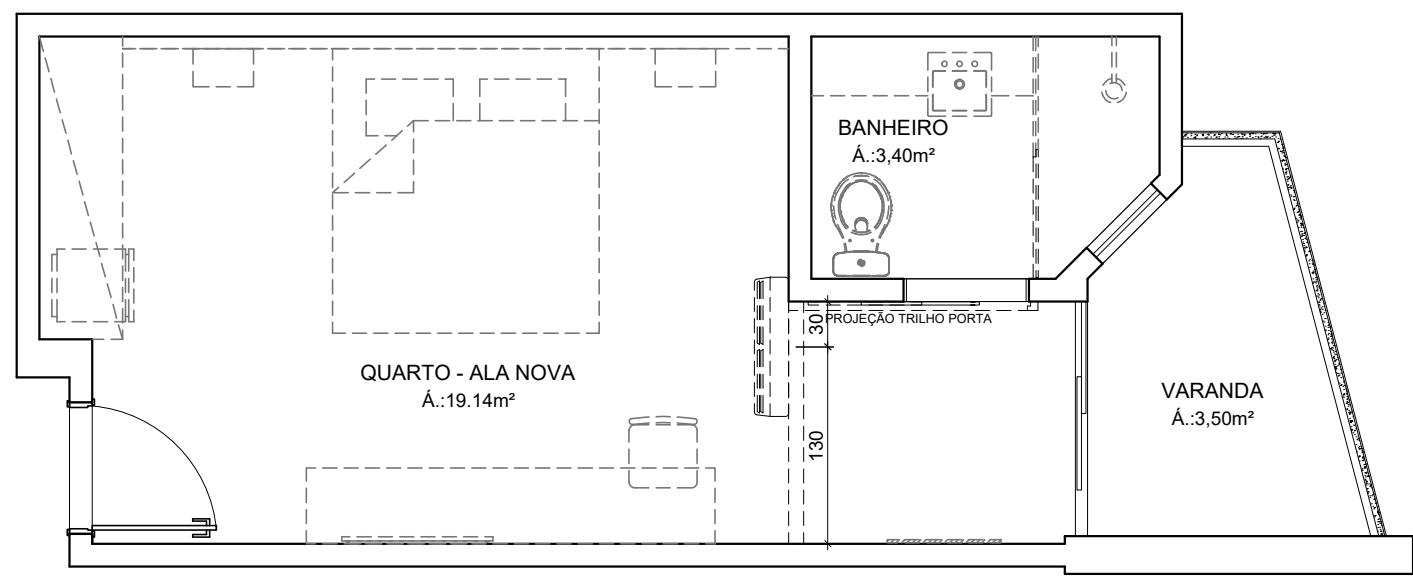


PLANTA BAIXA - AR CONDICIONADO
ESCALA 1/50

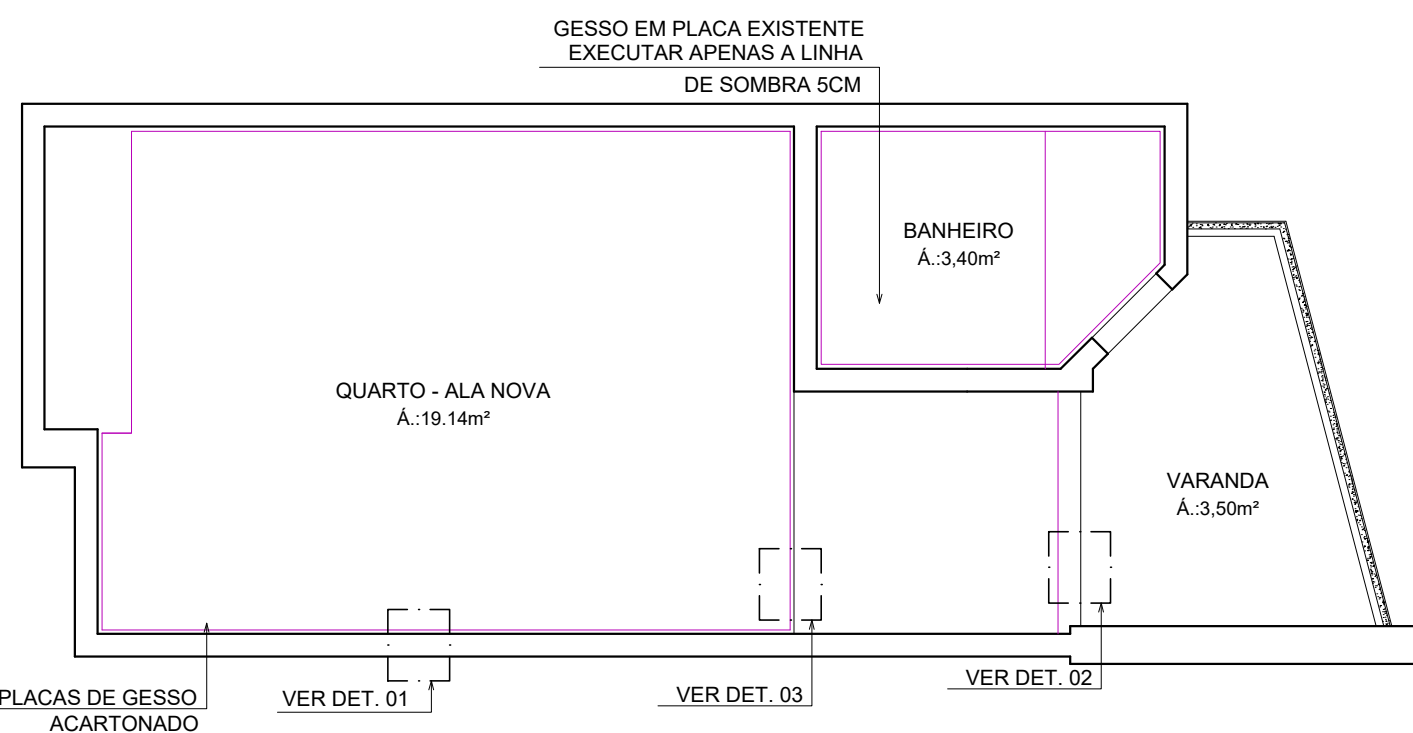


PLANTA TETO REBATIDO
ESCALA 1/50

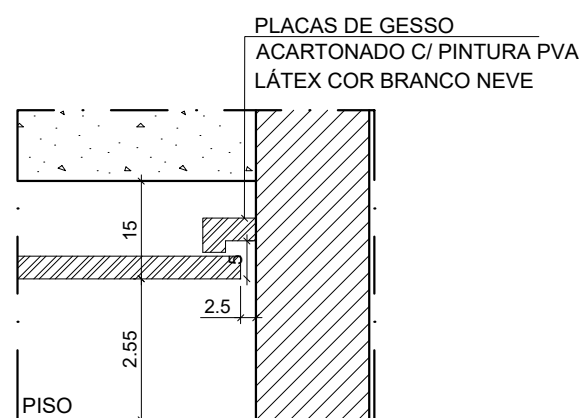

DET. 01
ESCALA 1/10

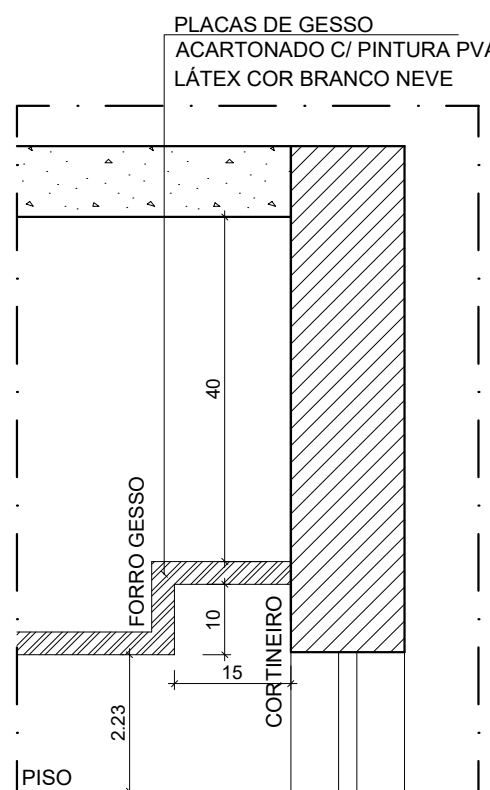

DET. 02
ESCALA 1/10

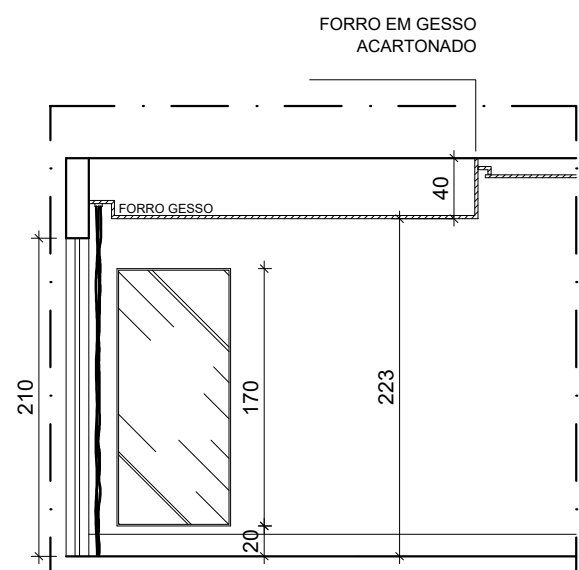


DET. 03
ESCALA 1/50

ESPECIFICAÇÕES ESQUADRIAS:

	KIT PORTA DE CORRER LISA EM FRELO 75X210CM C/ PUXADOR TIPO CAVA
	PORTA DE CORRER DUAS FOLHAS EM VIDRO INCOLOR E ESQUADRIA EM ALUMINIO ANODIZADO BRANCO 155 / 165X210CM, ATÉ ALTURA 1.10, VIDRO LAMINADO 4MM, ACIMA VIDRO COMUM DE 4MM
	JANELA MAXI AR C/ VIDRO FANTASIA MINI BOREAL E ESQUADRIA EM ALUMINIO ANODIZADOBRANCO 60X60CM
	KIT PORTA DE ABRIR LISA EM FRELO 80X210CM C/ FECHADURA DIGITAL COM CARTÃO

LEGENDA
ACABAMENTO
PISOS
01 PORCELANATO RETIFICADO ACETINADO 90x90CM, CEMENTO NEBBIA - REF. BIANCOGRÉS (PISO SOBRE PISO EXISTENTE)
PARADES
01 PORCELANATO RETIFICADO ACETINADO 32x60 ORIGINAL E BIANCO - REF. BIANCOGRÉS, ATÉ O TETO
02 EMASSAMENTO C/ PINTURA EM TINTA ACRILICA COR "CRÔMIO"
03 EMASSAMENTO C/ PINTURA LÁTEX ACRILICA COR BRANCO NEVE
04 MASSA AC3 BRANCA PARA RECOBRIMENTO DA CERÂMICA E REJUNTE, COM EMASSAMENTO E PINTURA LÁTEX ACRILICA COR BRANCO NEVE
05 PORCELANATO RETIFICADO ACETINADO 32x60 ORIGINAL E BIANCO - REF. BIANCOGRÉS ATÉ H= 1.35M, ACABAMENTO COM FILETE DE AÇO INOX POLIDO 1X1CM, ACIMA EMASSAMENTO C/ PINTURA LÁTEX ACRILICA COR BRANCO NEVE
06 EMASSAMENTO C/ PINTURA EM TINTA ACRILICA "AZUL VELEIRO"
TETOS
01 FORRO EM GESSO ACARTONADO EMASSADO C/ PINTURA LÁTEX PVA COR BRANCO NEVE
02 SOLEIRA
03 GRANITO BRANCO SIENA ESCOVADO
RODAPÉ
PORCELANATO RETIFICADO ACETINADO 14.5X90CM, CEMENTO NEBBIA BIANCOGRÉS (INDICAÇÃO DA LOCALIZAÇÃO NOS QUARTOS, CORREDORES E DEMAIS AMBIENTES SERÁ EM TODA A EXTENSÃO)
REFORMA
DEMOLIR
CONSTRUIR
PONTOS ELÉTRICOS
PONTO A MANTER
PONTO A INSTALAR
PONTO A RETIRAR
TOMADA BAIXA H= 30CM
TOMADA MÉDIA H= 110CM
TOMADA ALTA EXISTENTE, H=2.00CM
TOMADA CHUVEIRO H=210CM
ECONOMIZADOR DE ENERGIA H= 110CM
TOMADA AR CONDICIONADO H= 210CM
CAIXA DE PASSAGEM
INTERRUPTOR SIMPLES H= 110CM
ANTENA PARA TELEVISÃO H= 210CM
FITA DE LED 10W / M. 12 V. 4000K
PAINEL PAFLOW LED 12W DE EMBUTIR QUADRADO, DIM. 17X17CM, BIVOLT, 4000K
PAINEL PAFLOW LED 24W DE EMBUTIR QUADRADO, DIM. 30X30CM, BIVOLT, 4000K
SPOT LED EMBUTIR 9W, QUADRADO, DIM. 11X11CM, BIVOLT, 4000K
PAINEL PAFLOW LED 18W DE EMBUTIR QUADRADO, DIM. 22X22CM, BIVOLT, 4000K
LUMINÁRIA TETO EMBUTIR RET., DIM. 120X15CM, LED 36W
LUMINÁRIA TETO EMBUTIR RET., DIM. 65X11CM, LED 20W
VENTILADOR DE TETO, 3 PÁS, NA COR GRAFITE

NOTA: OS PROJETOS EXECUTIVOS DOS QUARTOS / BANHEIROS FORAM FEITOS EM CIMA DE UMA AMOSTRAGEM DE APARTAMENTO, PODERÃO HAVER DIFERENÇAS ENTRE APARTAMENTOS E AS MESMAS DEVERÃO SER PASSADAS PARA O SESC PARA SOLUCIONAR DA MELHOR FORMA

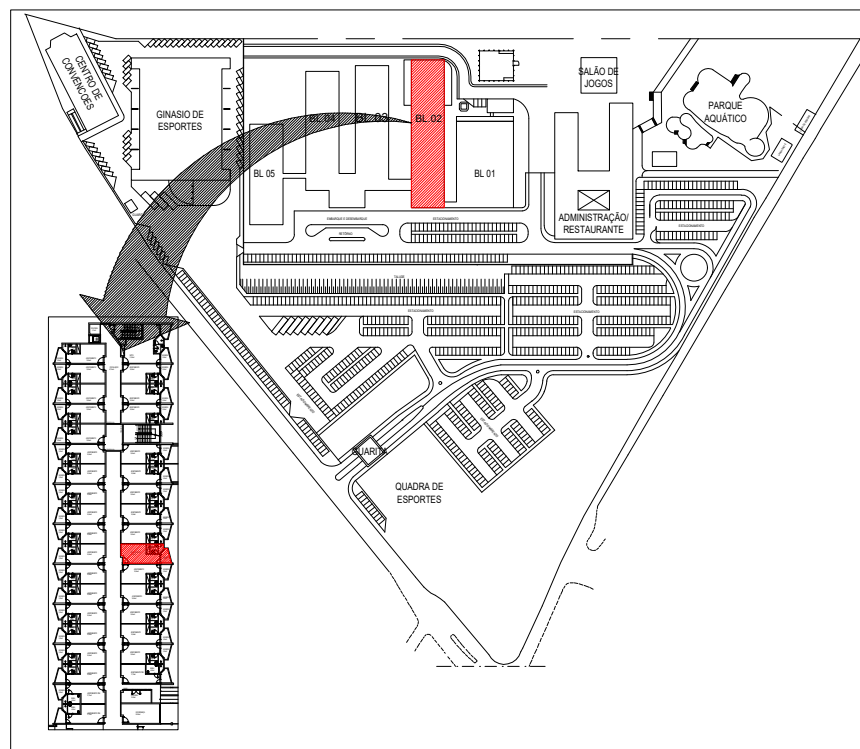

NOTA: COTAS EM CENTÍMETROS.

DATA	Nº REVISÃO	DESCRIÇÃO	EMISSOR
XX/XX/XX	R00	ENTREGA ESTUDO PRELIMINAR	

SESC - SERVIÇO SOCIAL DO COMÉRCIO
ADMINISTRAÇÃO REGIONAL DO ESTADO DO ESPÍRITO SANTO
CENTRO DE TURISMO SOCIAL E LAZER DE GUARAPARI


PROJETO ARQUITETÔNICO DE REFORMA
BLOCO DE HOSPEDAGEM 02

LOCAL:	MUNICÍPIO:	ESTADO:
AV. CONTORNO, 1760 LAGOA FUNDA	GUARAPARI	ESPÍRITO SANTO


EDITORIAÇÃO GRÁFICA:	

BRUNELLA SCARDUA ARQUITETA - CAU 4218620-8	PRANCHA:
DATA:	
MAIO / 2024	A1

TÍTULO:	PRANCHA:
PLANTAS BAIXAS APTO TIPO - QUARTOS ALA NOVA	

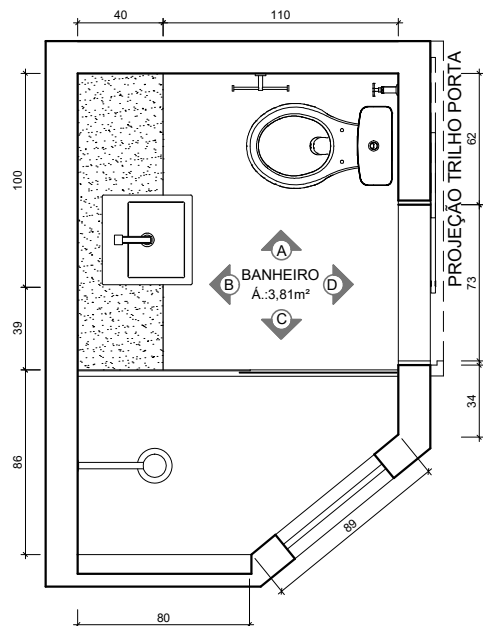


PLANTA BAIXA
ESCALA 1/25

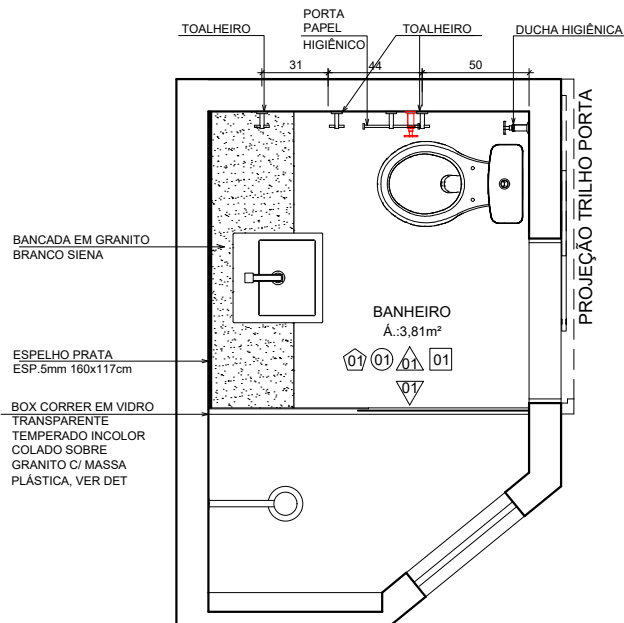

PLANTA LAYOUT
ESCALA 1/25

LEGENDA:

- NOVOS EQUIPAMENTOS
- ANTIGOS EQUIPAMENTOS (ALTERAR POSIÇÃO)

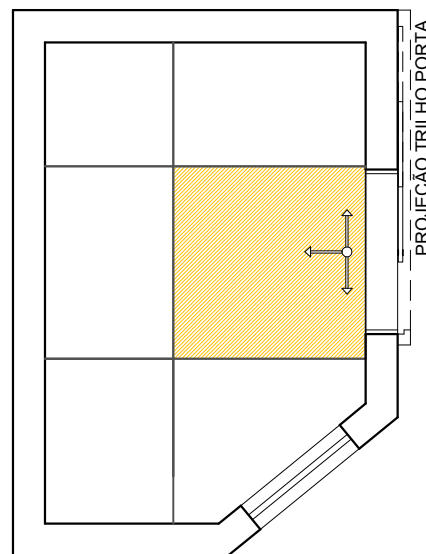


PAGINAÇÃO DE PISO
ESCALA 1/25


ESPECIFICAÇÕES BANHEIROS:

- DUCHA RELAX ULTRA 3 TEMPERATURAS BRANCO REF: LORENZETTI
- VASO SANITÁRIO C/ CAIXA ACOPLADA RAVENA REF: DECA
- TORNEIRA BICA BAIXA-LINHA LÓGICA REF: DOCOL
- CUBA DE SEMI ENCAIXE QUADRADA C/ MESA L830 REF: DECA
- BOX DE VIDRO INCOLOR TEMPERADO 8MM - 1.80 x 1.60M C/ KIT BRANCO
- PORTA TOALHA CROMADO
- PAPELEIRA CROMADA DUPLA DE PAREDE
- ACABAMENTO DE REGISTRO CROMADO


LEGENDA			
ACABAMENTO			
01	PORCELANATO RETIFICADO ACETINADO 90x90CM, CEMENTO NEBBIA - REF. BIANCOGRÉS (PISO SOBRE PISO EXISTENTE)		
△	PAREDES		
△1	PORCELANATO RETIFICADO ACETINADO 32x60 ORIGINALE BIANCO - REF. BIANCOGRÉS, ATÉ O TETO		
△2	EMASSAMENTO C/ PINTURA EM TINTA ACRÍLICA COR "CRÔMIO"		
△3	EMASSAMENTO C/ PINTURA LÁTEX ACRÍLICA COR BRANCO NEVE		
△4	MASSA AC3 BRANCA PARA RECOBRIMENTO DA CERÂMICA E REJUNTE, COM EMASSAMENTO E PINTURA LÁTEX ACRÍLICA COR BRANCO NEVE		
△5	PORCELANATO RETIFICADO ACETINADO 32x60 ORIGINALE BIANCO - REF. BIANCOGRÉS ATÉ H= 1,35M, ACABAMENTO COM FILETE DE AÇO INOX POLIDO 1X1CM, ACIMA EMASSAMENTO C/ PINTURA LÁTEX ACRÍLICA COR BRANCO NEVE		
△6	EMASSAMENTO C/ PINTURA EM TINTA ACRÍLICA "AZUL VELEIRO"		
○	TETOS		
01	FORRO EM GESSO ACARTONADO EMASSADO C/ PINTURA LÁTEX PVA COR BRANCO NEVE		
○	SOLEIRA		
01	GRANITO BRANCO SIENA ESCOVADO		
RODAPÉ			
PORCELANATO RETIFICADO ACETINADO 14.5x90CM, CEMENTO NEBBIA BIANCOGRÉS (INDICAÇÃO DA LOCALIZAÇÃO NOS QUARTOS, CORREDORES E DEMAIS AMBIENTES SERÁ EM TODA A EXTENSÃO)			
REFORMA			
DEMOLIR			
CONSTRUIR			
PONTOS ELÉTRICOS			
PONTO A MANTER			
PONTO A INSTALAR			
PONTO A RETIRAR			
→	TOMADA BAIXA H= 30CM		
→	TOMADA MÉDIA H= 110CM		
→	TOMADA ALTA EXISTENTE, H=2,00CM		
→	TOMADA CHUVEIRO H=210CM		
→	ECONOMIZADOR DE ENERGIA H= 110CM		
→	TOMADA AR CONDICIONADO H= 210CM		
→	CAIXA DE PASSAGEM		
→	INTERRUPTOR SIMPLES H= 110CM		
→	ANTENA PARA TELEVISÃO H= 210CM		
→	FITA DE LED 10W / M, 12 V, 4000K		
→	PAINEL PAFLON LED 12W DE EMBUTIR QUADRADO, DIM. 17X17CM, BIVOLT, 4000K		
→	PAINEL PAFLON LED 24W DE EMBUTIR QUADRADO, DIM. 30X30CM, BIVOLT, 4000K		
→	SPOT LED EMBUTIR 9W, QUADRADO, DIM. 11X11CM, BIVOLT, 4000K		
→	PAINEL PAFLON LED 18W DE EMBUTIR QUADRADO, DIM. 22X22CM, BIVOLT, 4000K		
→	LUMINÁRIA TETO EMBUTIR RET., DIM. 120X15CM, LED 36W		
→	LUMINÁRIA TETO EMBUTIR RET., DIM. 65X11CM, LED 20W		
→	VENTILADOR DE TETO, 3 PÁS, NA COR GRAFITE		

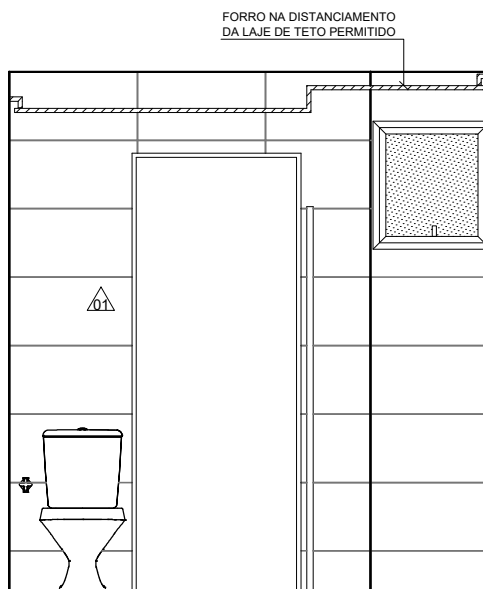


VISTA D
ESCALA 1/25

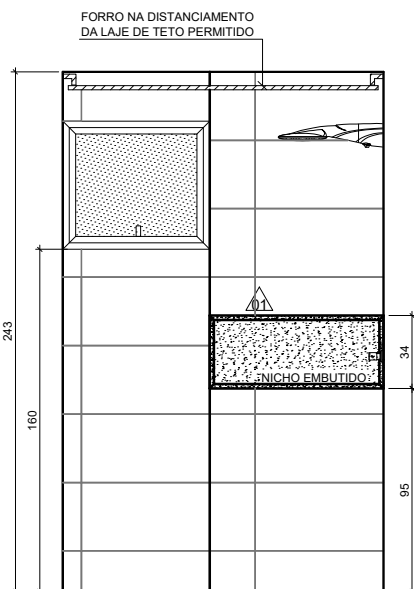

VISTA C
ESCALA 1/25

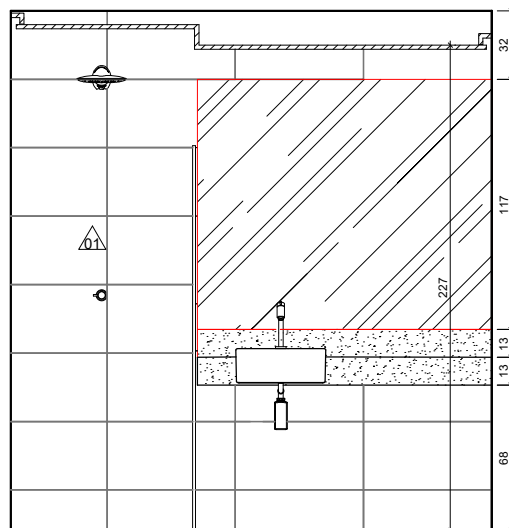


VISTA B
ESCALA 1/25

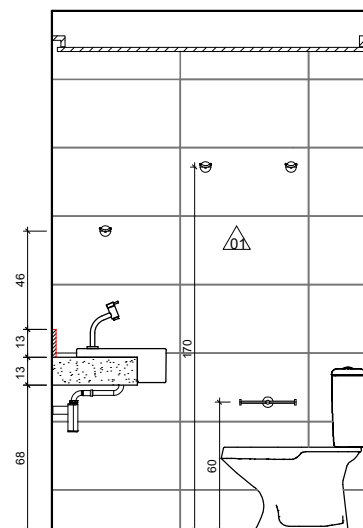


VISTA A
ESCALA 1/25




DET. NICHU
ESCALA 1/10

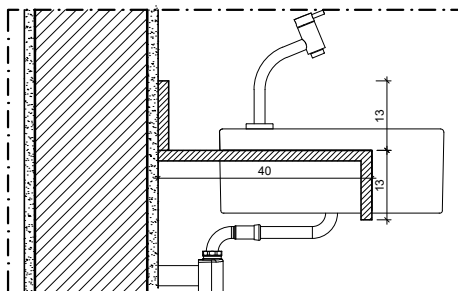

DET. BANCADA
ESCALA 1/10

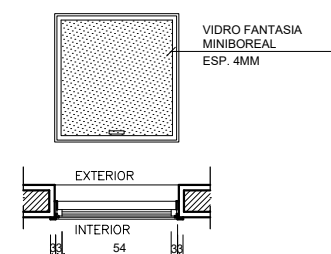

DETALHES JANELA
ESCALA 1/10

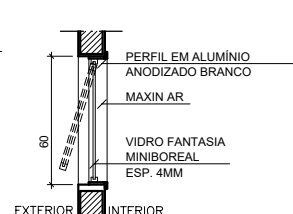

DETALHE BOX
SEM ESCALA

XX/XX/XX	R00	ENTREGA ESTUDO PRELIMINAR	
DATA	Nº REVISÃO	DESCRIÇÃO	EMISSOR

SESC - SERVIÇO SOCIAL DO COMÉRCIO
ADMINISTRAÇÃO REGIONAL DO ESTADO DO ESPÍRITO SANTO
CENTRO DE TURISMO SOCIAL E LAZER DE GUARAPARI


PROJETO ARQUITETÔNICO DE REFORMA
BLOCO DE HOSPEDAGEM 03

LOCAL: AV. CONTORNO, 1760 LAGOA FUNDA	MUNICÍPIO: GUARAPARI	ESTADO: ESPÍRITO SANTO
---	-------------------------	---------------------------


EDITORIAÇÃO GRÁFICA: REANI ZANOTELLI ARQUITETA - CAU A47243-3

DATA: MAIO / 2024	ESCALA: 1/ 250	PRANCHA: A2
----------------------	-------------------	----------------


TÍTULO: DETALHAMENTO BANHEIROS - QUARTOS ALA NOVA	PRANCHA:
---	----------

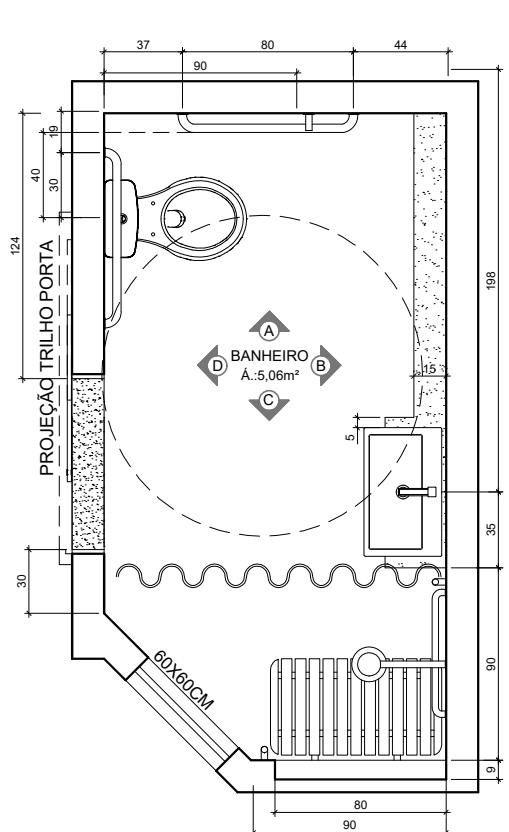


PLANTA BAIXA
ESCALA 1/25

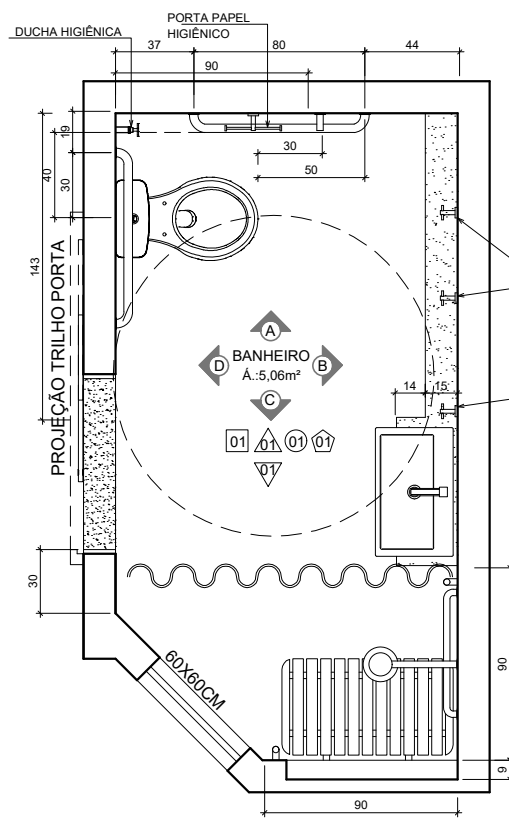


PLANTA BAIXA
ESCALA 1/25

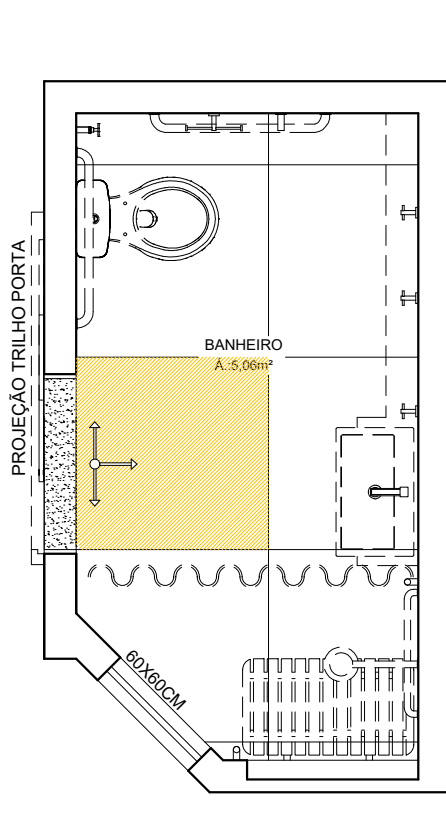


PLANTA BAIXA
ESCALA 1/25

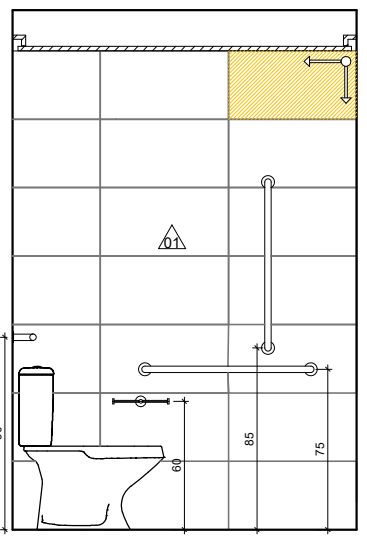


VISTA A
ESCALA 1/25

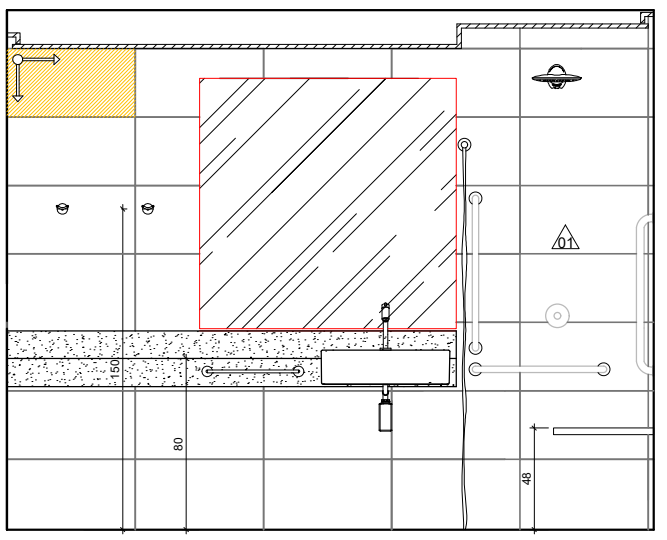


VISTA B
ESCALA 1/25

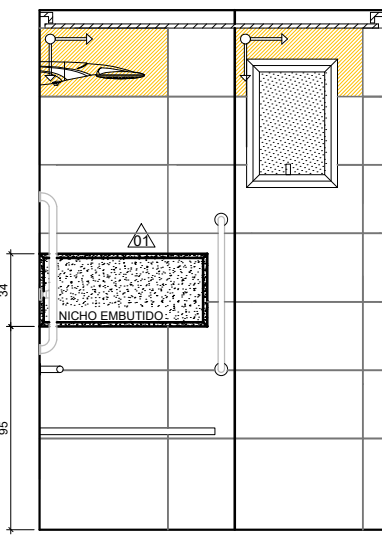


VISTA C
ESCALA 1/25

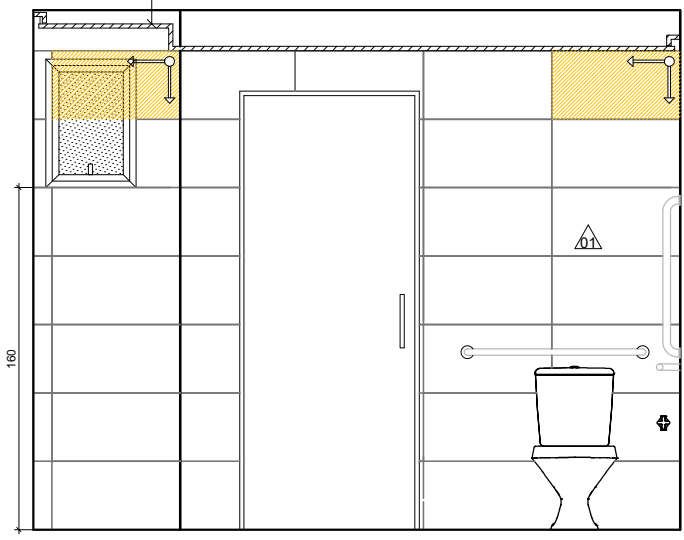


VISTA D
ESCALA 1/25

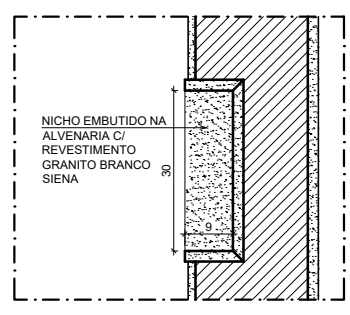

DET.NICHO
ESCALA 1/10

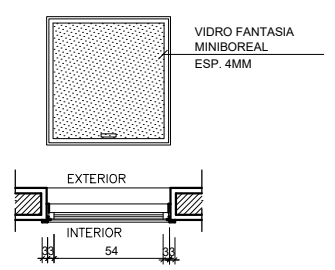

DETALHES JANELA
ESCALA 1/10

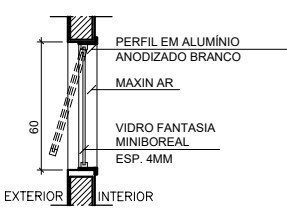

ESPECIFICAÇÕES BANHEIROS:

- DUCHA ELÉTRICA 4 TEMPERATURAS CROMADO REF: CARDAL
- VASO SANITÁRIO C/ CAIXA ACOPLADA RAVENA REF: DECA
- TORNEIRA BICA BAIXA-LINHA LÔGGICA REF: DOCOL
- LAVATÓRIO SUSPENSO DE COLUNA SUSPensa REF: DECA
- PORTA TOALHA CROMADO
- PAPELEIRA CROMADA DUPLA DE PAREDE
- ACABAMENTO DE REGISTRO CROMADO
- BANCO ARTICULAO BANHEIRO PNE

LEGENDA	
ACABAMENTO	
	PISOS
01	PORCELANATO RETIFICADO ACETINADO 90x90CM, CEMENTO NEBBIA - REF. BIANCOGRÊS (PISO SOBRE PISO EXISTENTE)
	PAREDES
01	PORCELANATO RETIFICADO ACETINADO 32x60 ORIGINALE BIANCO - REF. BIANCOGRÊS, ATÉ O TETO
02	EMASSAMENTO C/ PINTURA EM TINTA ACRÍLICA COR "CRÔMIO"
03	EMASSAMENTO C/ PINTURA LÁTEX ACRÍLICA COR BRANCO NEVE
04	MASSA AC3 BRANCA PARA RECOBRIMENTO DA CERÂMICA E REJUNTE, COM EMASSAMENTO E PINTURA LÁTEX ACRÍLICA COR BRANCO NEVE
05	PORCELANATO RETIFICADO ACETINADO 32x60 ORIGINALE BIANCO - REF. BIANCOGRÊS ATÉ H= 1,35M, ACABAMENTO COM FILETE DE AÇO INOX POLIDO 1X1CM, ACIMA EMASSAMENTO C/ PINTURA LÁTEX ACRÍLICA COR BRANCO NEVE
06	EMASSAMENTO C/ PINTURA EM TINTA ACRÍLICA "AZUL VELEIRO"
	TETOS
01	FORRO EM GESSO ACARTONADO EMASSADO C/ PINTURA LÁTEX PVA COR BRANCO NEVE
	SOLEIRA
01	GRANITO BRANCO SIENA ESCOVADO
RODAPÉ	
	PORCELANATO RETIFICADO ACETINADO 14.5x90CM, CEMENTO NEBBIA BIANCOGRÊS (INDICAÇÃO DA LOCALIZAÇÃO NOS QUARTOS, CORREDORES E DEMAIS AMBIENTES SERÁ EM TODA A EXTENSÃO)
REFORMA	
	DEMOLIR
	CONSTRUIR
PONTOS ELÉTRICOS	
	PONTO A MANTER
	PONTO A INSTALAR
	PONTO A RETIRAR
	TOMADA BAIXA H= 30CM
	TOMADA MÉDIA H= 110CM
	TOMADA ALTA EXISTENTE, H=2,00CM
	TOMADA CHUVEIRO H=210CM
	ECONOMIZADOR DE ENERGIA H= 110CM
	TOMADA AR CONDICIONADO H= 210CM
	CAIXA DE PASSAGEM
	INTERRUPTOR SIMPLES H= 110CM
	ANTENA PARA TELEVISÃO H= 210CM
	FITA DE LED 10W / M, 12 V, 4000K
	PAINEL PAFLON LED 12W DE EMBUTIR QUADRADO, DIM. 17X17CM, BIVOLT, 4000K
	PAINEL PAFLON LED 24W DE EMBUTIR QUADRADO, DIM. 30X30CM, BIVOLT, 4000K
	SPOT LED EMBUTIR 9W, QUADRADO, DIM. 11X11CM, BIVOLT, 4000K
	PAINEL PAFLON LED 18W DE EMBUTIR QUADRADO, DIM. 22X22CM, BIVOLT, 4000K
	LUMINÁRIA TETO EMBUTIR RET., DIM. 120X15CM, LED 36W
	LUMINÁRIA TETO EMBUTIR RET., DIM. 65X11CM, LED 20W
	VENTILADOR DE TETO, 3 PÁS, NA COR GRAFITE

XX/XX/XX	R00	ENTREGA ESTUDO PRELIMINAR	
DATA	Nº REVISÃO	DESCRIÇÃO	EMISSOR

SESC - SERVIÇO SOCIAL DO COMÉRCIO
ADMINISTRAÇÃO REGIONAL DO ESTADO DO ESPÍRITO SANTO
CENTRO DE TURISMO SOCIAL E LAZER DE GUARAPARI


PROJETO ARQUITETÔNICO DE REFORMA
BLOCO DE HOSPEDAGEM 02

LOCAL: AV. CONTORNO, 1760 LAGOA FUNDA	MUNICÍPIO: GUARAPARI	ESTADO: ESPÍRITO SANTO
---	-------------------------	---------------------------


EDITORIAÇÃO GRÁFICA: 	REANI ZANOTELLI ARQUITETA - CAU A47243-3
--------------------------	---

DATA: MAIO / 2024	ESCALA: 1/ 250	PRANCHA: A2
----------------------	-------------------	----------------


TÍTULO: DETALHAMENTO BANHEIROS - QUARTOS ALA ANTIGA PNE	PRANCHA:
---	----------

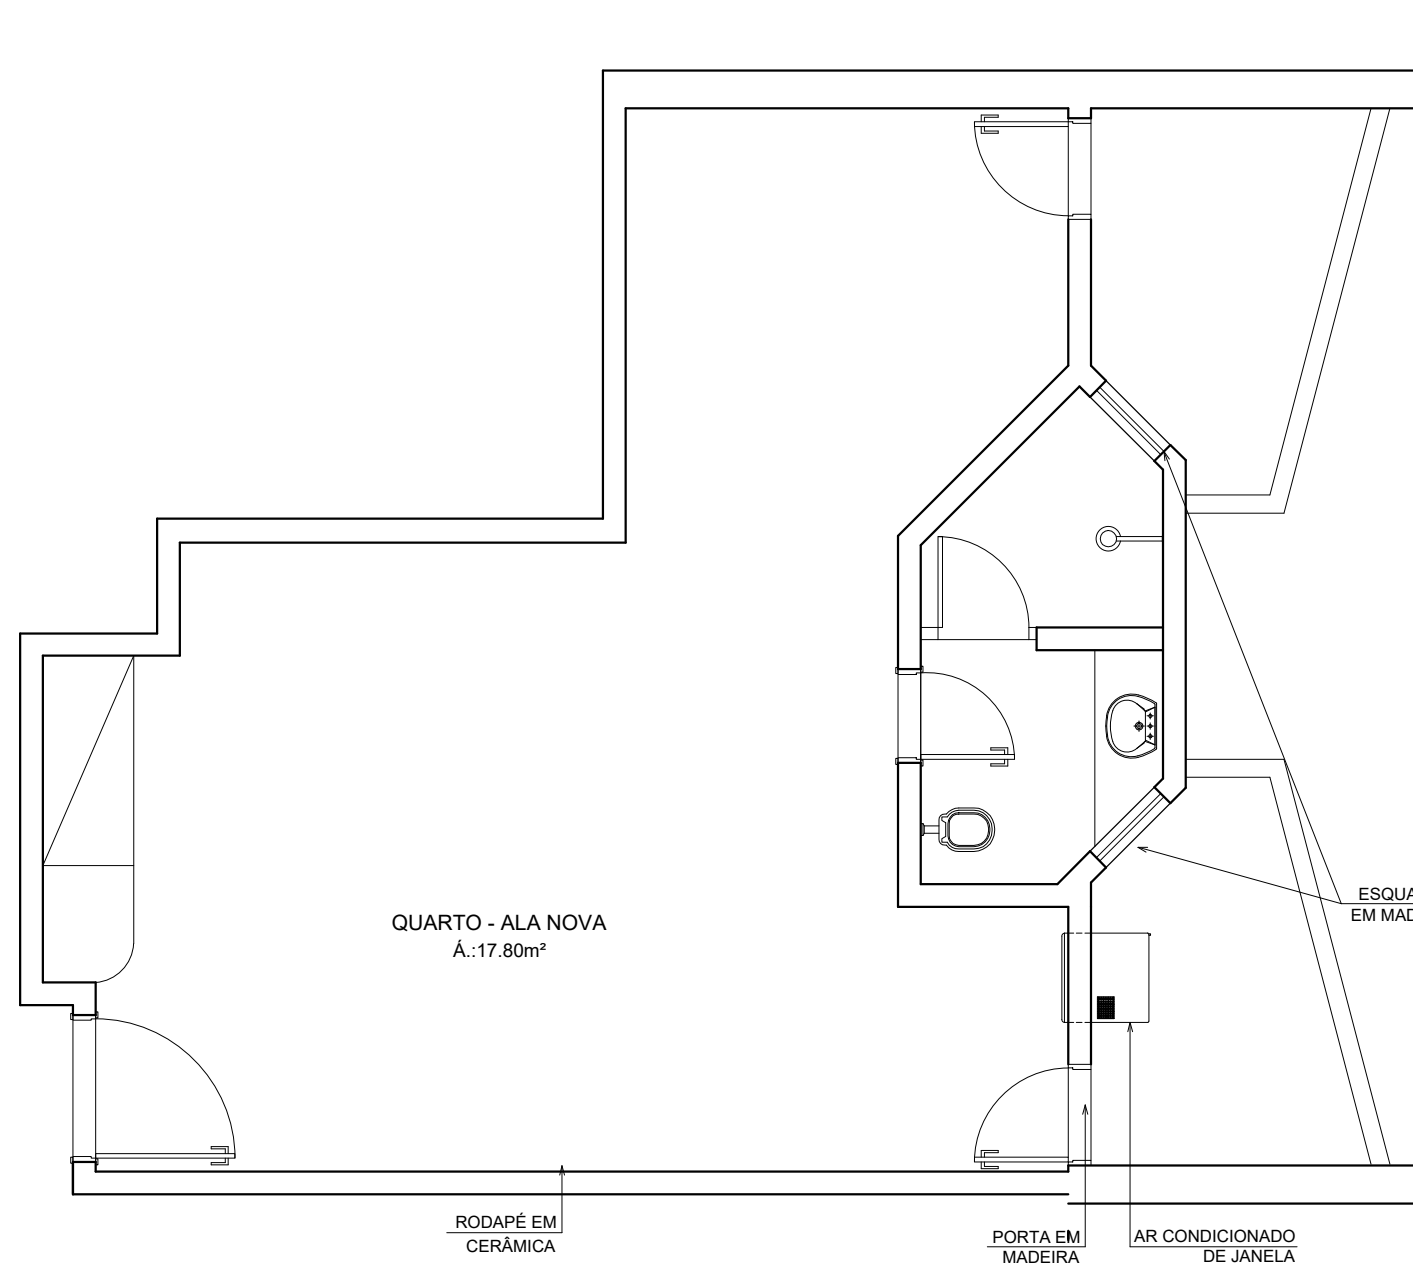

PLANTA BAIXA - ORIGINAL
ESCALA 1/50

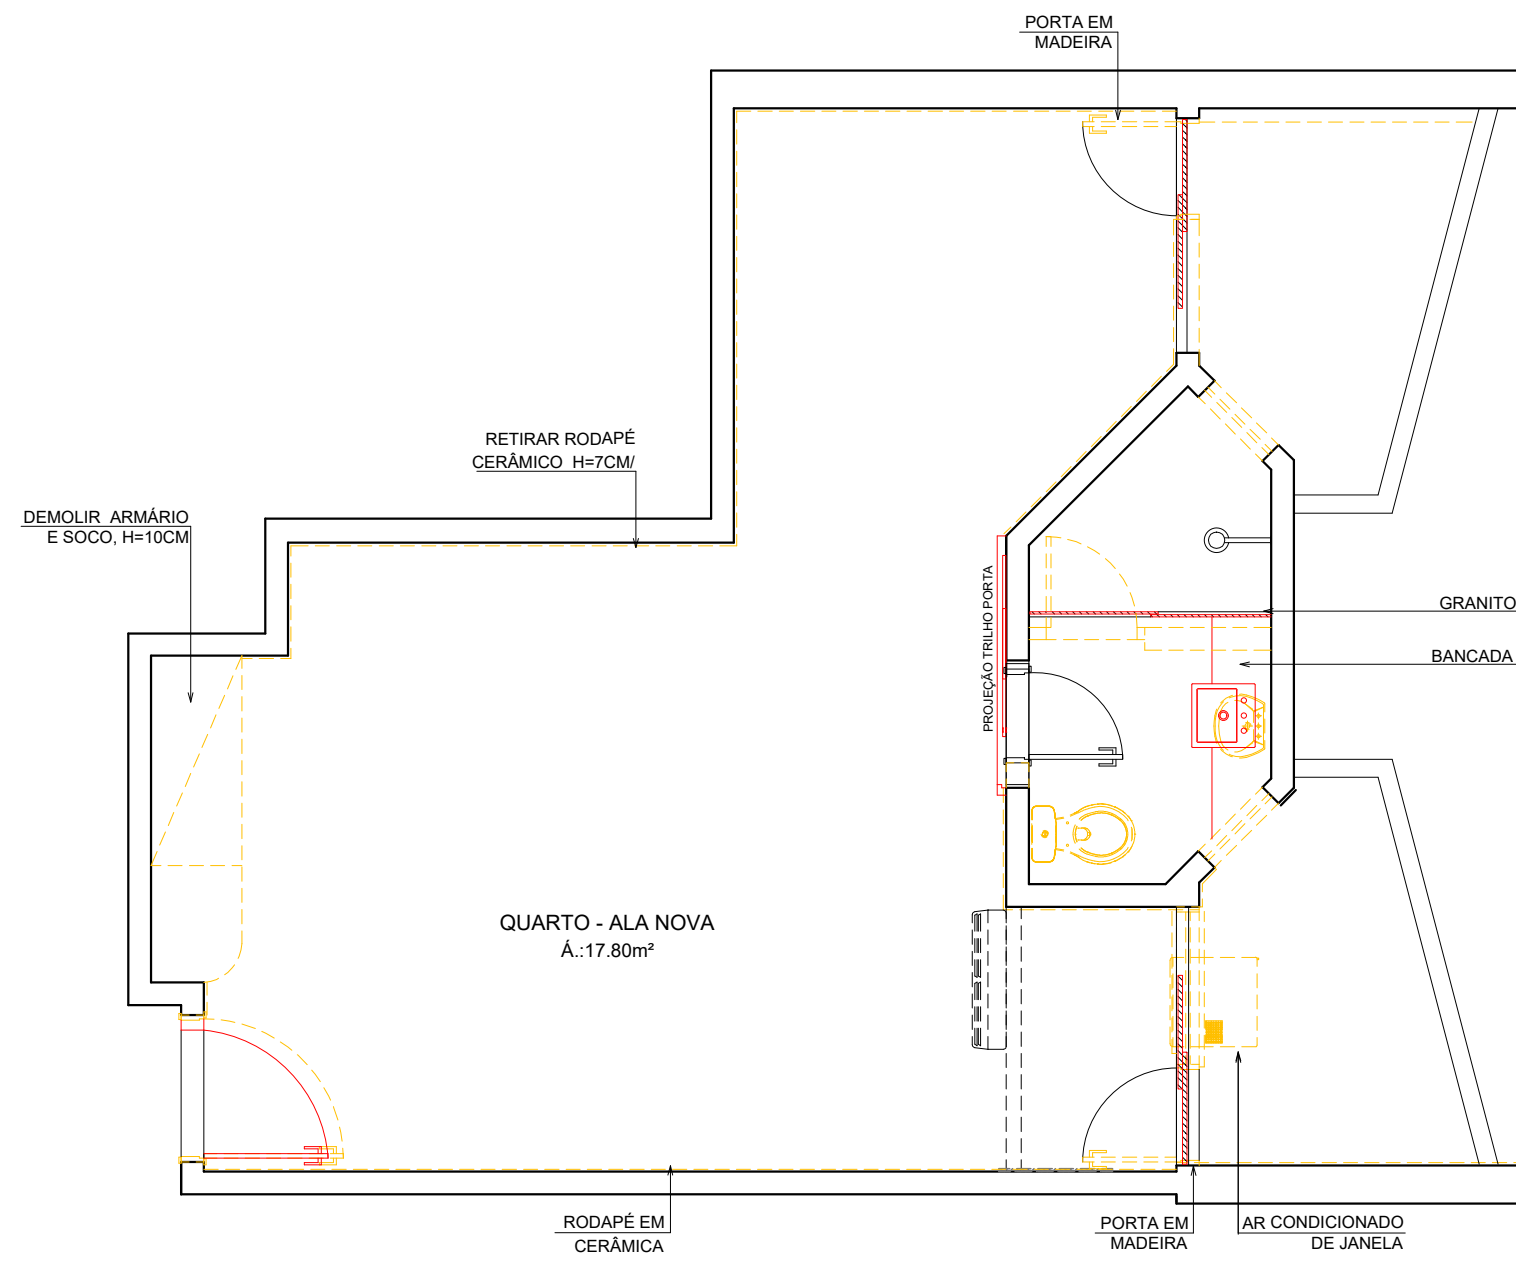

PLANTA BAIXA - DEMOLIÇÃO
ESCALA 1/50

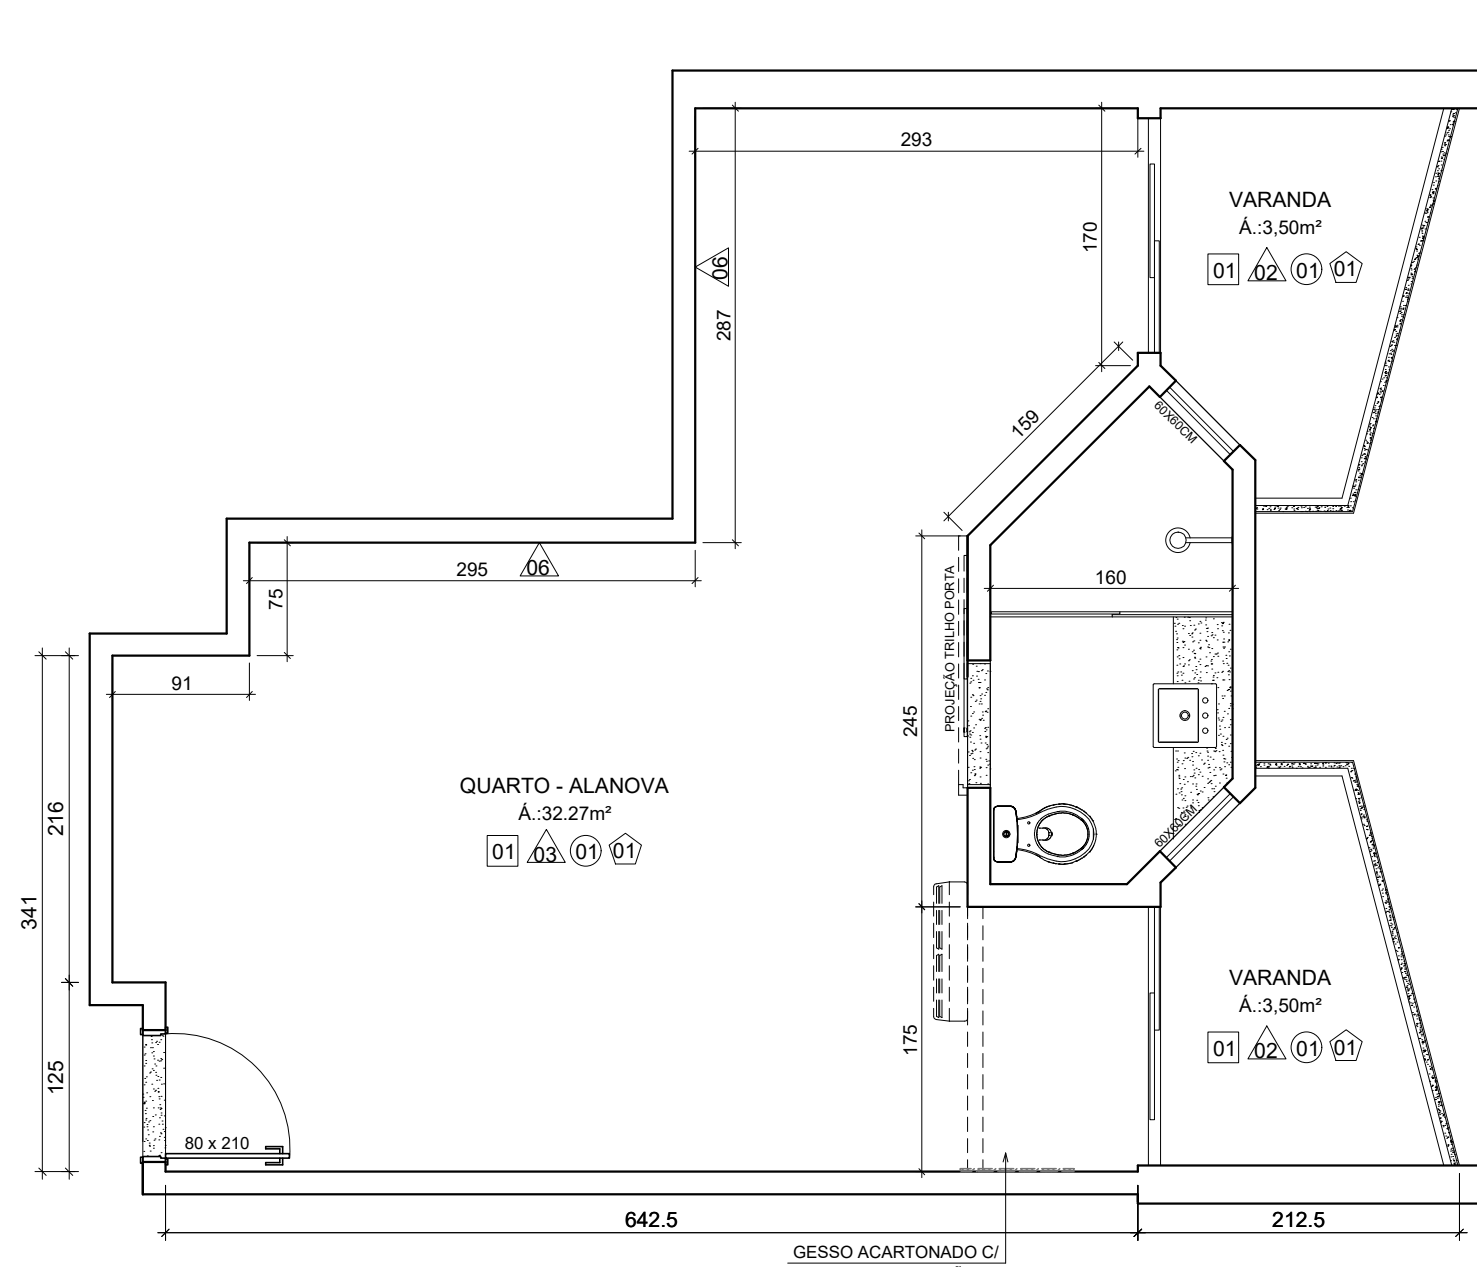


PLANTA BAIXA - REFORMA
ESCALA 1/50


ESPECIFICAÇÕES ESQUADRIAS:

- KIT PORTA DE CORRER LISA EM FRELO 75X210CM C/ FIXADOR TIPO CAVA
- PORTA DE CORRER DUAS FOLHAS EM VIDRO INCOLOR E ESQUADRIA EM ALUMÍNIO ANODIZADO BRANCO 155 / 165X210CM, ATÉ ALTURA 1.10, VIDRO LAMINADO 4MM, ACIMA VIDRO COMUM DE 4MM
- JANELA MAXI AR C/ VIDRO FANTASIA MINI BOREAL E ESQUADRIA EM ALUMÍNIO ANODIZADO BRANCO 60X60CM
- KIT PORTA DE ABRIR LISA EM FRELO 80X210CM C/ FECHADURA DIGITAL COM CARTÃO


LEGENDA	
ACABAMENTO	
PISOS	
01	PORCELANATO RETIFICADO ACETINADO 90x90CM, CIMENTO NEBBIA - REF. BIANCOGRÉS (PISO SOBRE PISO EXISTENTE)
PAREDES	
01	PORCELANATO RETIFICADO ACETINADO 32x60 ORIGINAL BIANCO - REF. BIANCOGRÉS, ATÉ O TETO
02	EMASSAMENTO C/ PINTURA EM TINTA ACRÍLICA COR "CRÔMIO"
03	EMASSAMENTO C/ PINTURA LÁTEX ACRÍLICA COR BRANCO NEVE
04	MASSA AC3 BRANCA PARA RECOBRIMENTO DA CERÂMICA E REJUNTE, COM EMASSAMENTO E PINTURA LÁTEX ACRÍLICA COR BRANCO NEVE
05	PORCELANATO RETIFICADO ACETINADO 32x60 ORIGINAL BIANCO - REF. BIANCOGRÉS ATÉ H= 1.35M, ACABAMENTO COM FILETE DE AÇO INOX POLIDO 1X1CM, ACIMA EMASSAMENTO C/ PINTURA LÁTEX ACRÍLICA COR BRANCO NEVE
06	EMASSAMENTO C/ PINTURA EM TINTA ACRÍLICA "AZUL VELEIRO"
TETOS	
01	FORRO EM GESSO ACARTONADO EMASSADO C/ PINTURA LÁTEX PVA COR BRANCO NEVE
02	SOLEIRA
03	GRANITO BRANCO SIENA ESCOVADO
RODAPÊ	
PORCELANATO RETIFICADO ACETINADO 14,5x90CM, CIMENTO NEBBIA BIANCOGRÉS (INDICAÇÃO DA LOCALIZAÇÃO NOS QUARTOS, CORREDORES E DEMAIS AMBIENTES SERÁ EM TODA A EXTENSÃO)	
REFORMA	
DEMOLIR	
CONSTRUIR	
PONTOS ELÉTRICOS	
PONTO A MANTER	
PONTO A INSTALAR	
PONTO A RETIRAR	
➤	TOMADA BAIXA H= 30CM
▶	TOMADA MÉDIA H= 110CM
▲	TOMADA ALTA EXISTENTE, H=2,00CM
▶	TOMADA CHUVEIRO H=210CM
⬮	ECONOMIZADOR DE ENERGIA H= 110CM
⬮	TOMADA AR CONDICIONADO H= 210CM
⬮	CAIXA DE PASSAGEM
⬮	INTERRUPTOR SIMPLES H= 110CM
⬮	ANTENA PARA TELEVISÃO H= 210CM
—	FITA DE LED 10W / M. 12 V. 4000K
⊗	PAINEL PAFON LED 12W DE EMBUTIR QUADRADO, DIM. 17X17CM, BIVOLT, 4000K
⊗	PAINEL PAFON LED 24W DE EMBUTIR QUADRADO, DIM. 30X30CM, BIVOLT, 4000K
⊗	SPOT LED EMBUTIR 9W, QUADRADO, DIM. 11X11CM, BIVOLT, 4000K
⊗	PAINEL PAFON LED 18W DE EMBUTIR QUADRADO, DIM. 22X22CM, BIVOLT, 4000K
⊗	LUMINÁRIA TETO EMBUTIR RET., DIM 120X15CM, LED 36W
⊗	LUMINÁRIA TETO EMBUTIR RET., DIM 65X11CM, LED 20W
⊗	VENTILADOR DE TETO, 3 PÁS, NA COR GRAFITE

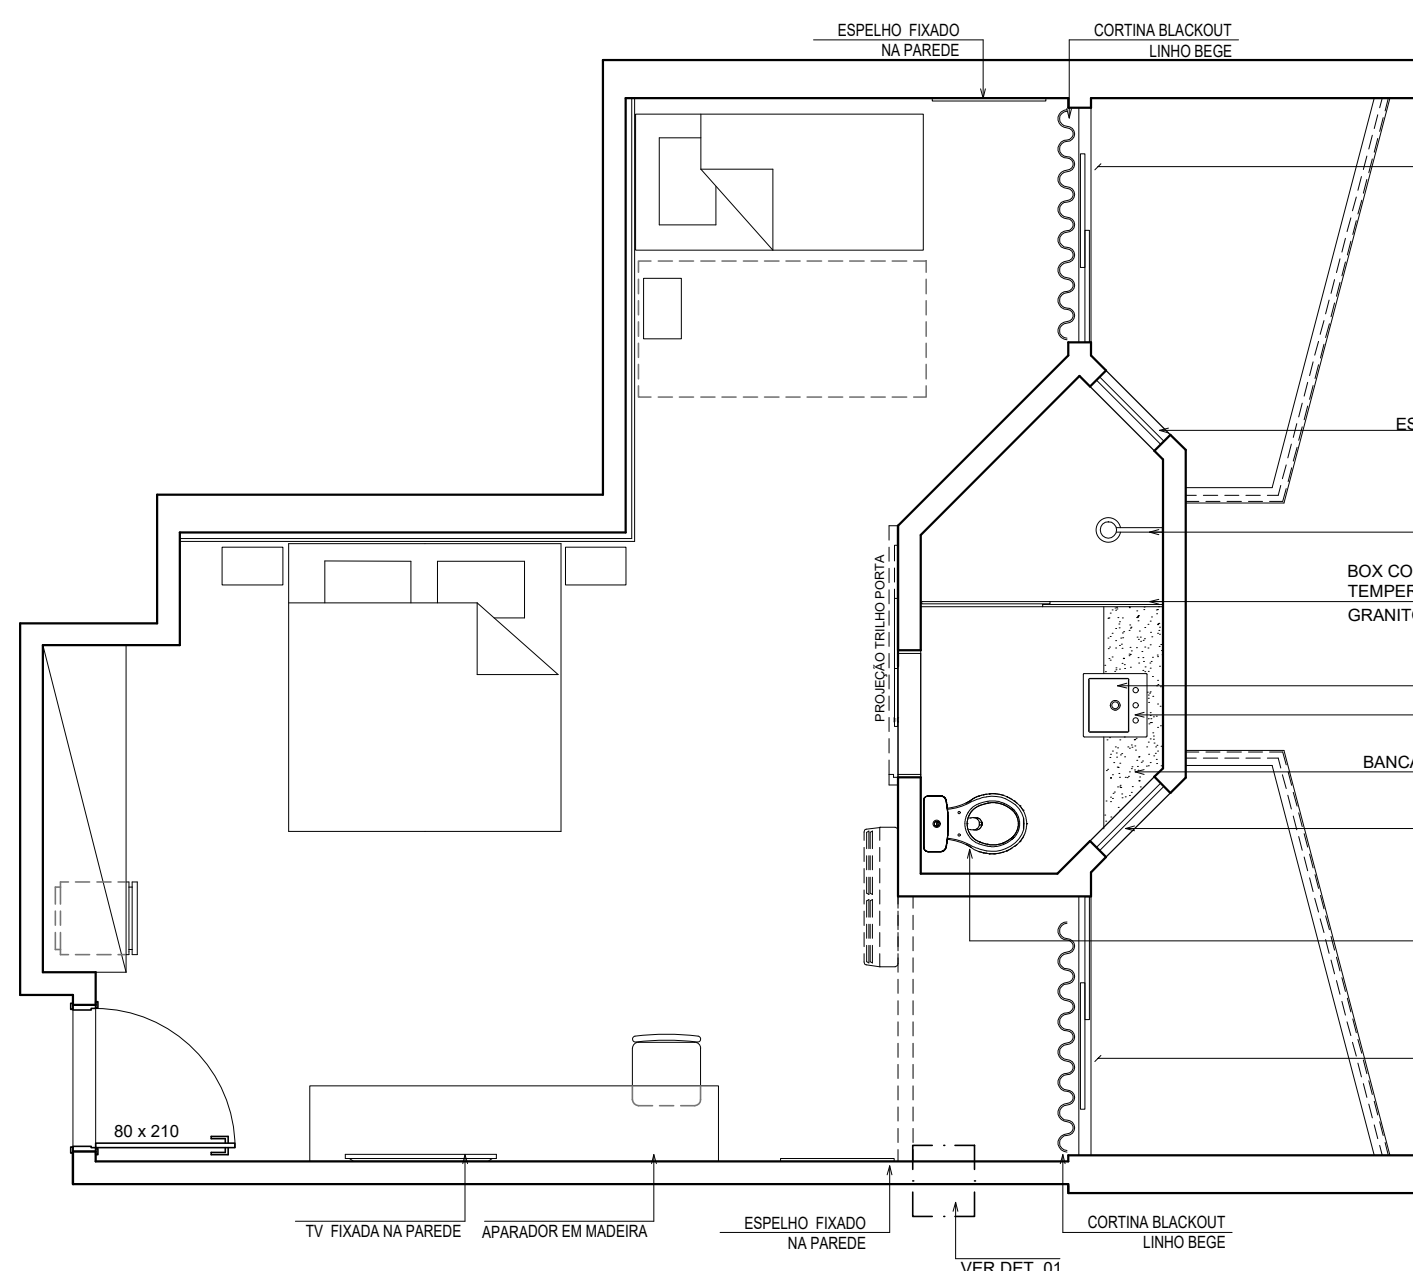


PLANTA BAIXA - LAYOUT
ESCALA 1/50

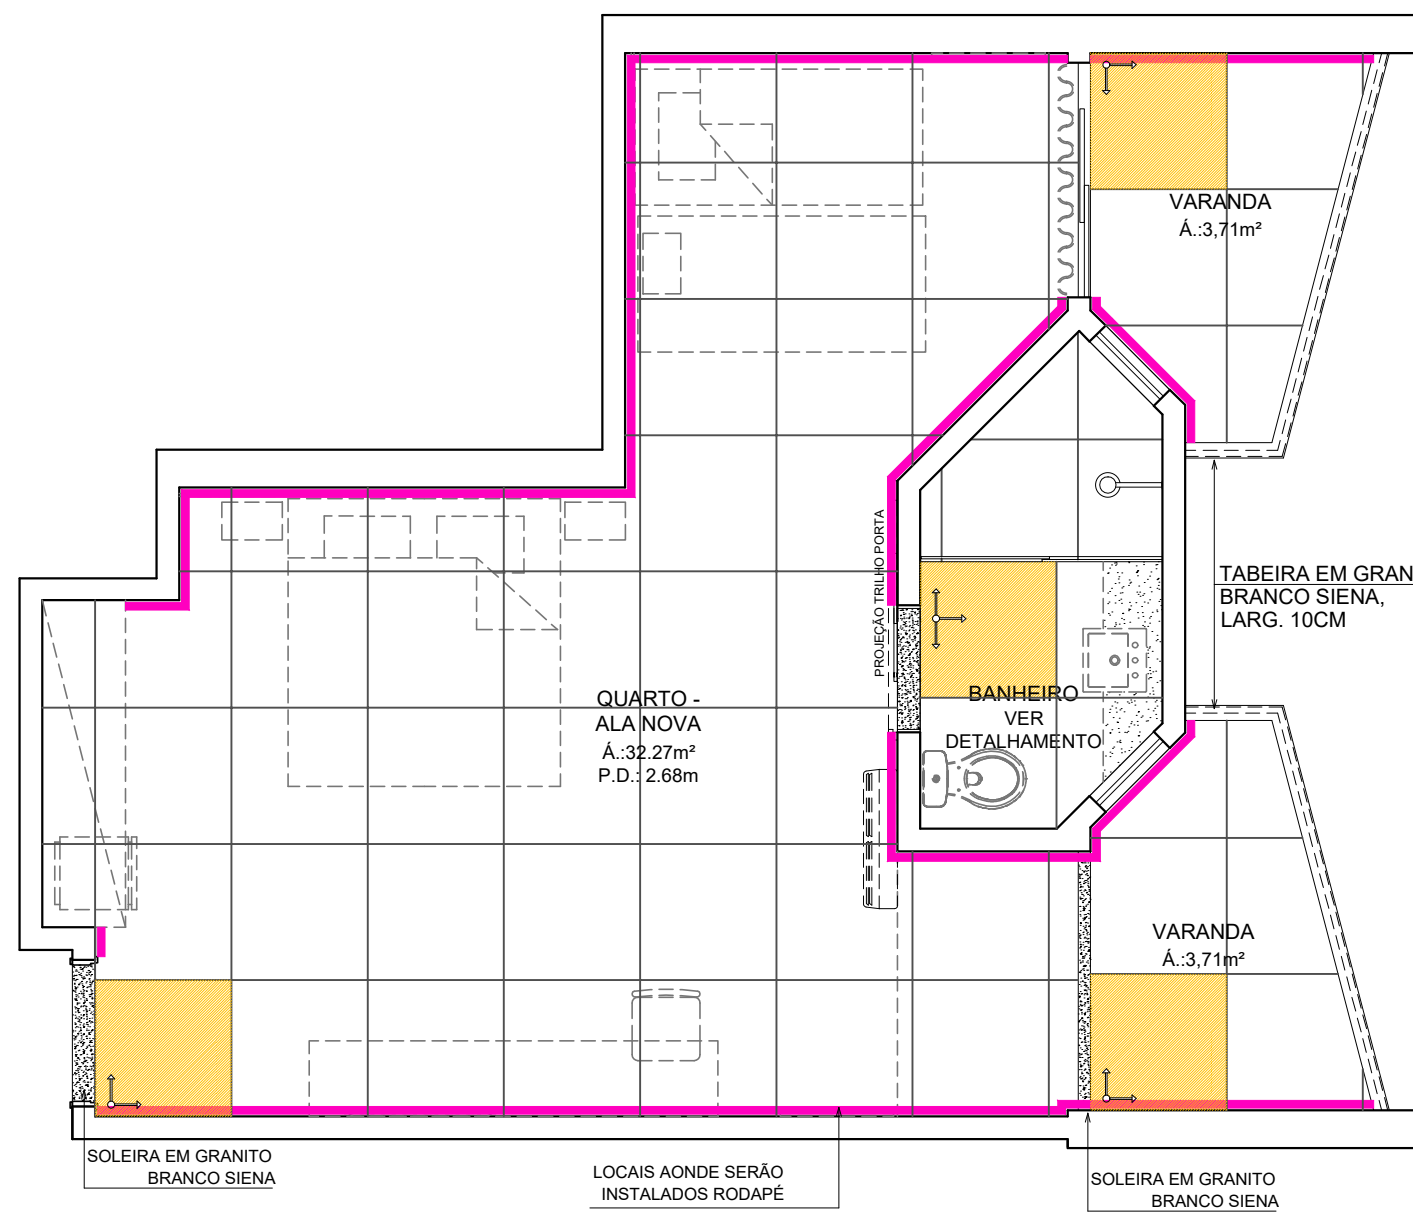


PLANTA PAGINAÇÃO DE PISO
ESCALA 1/50

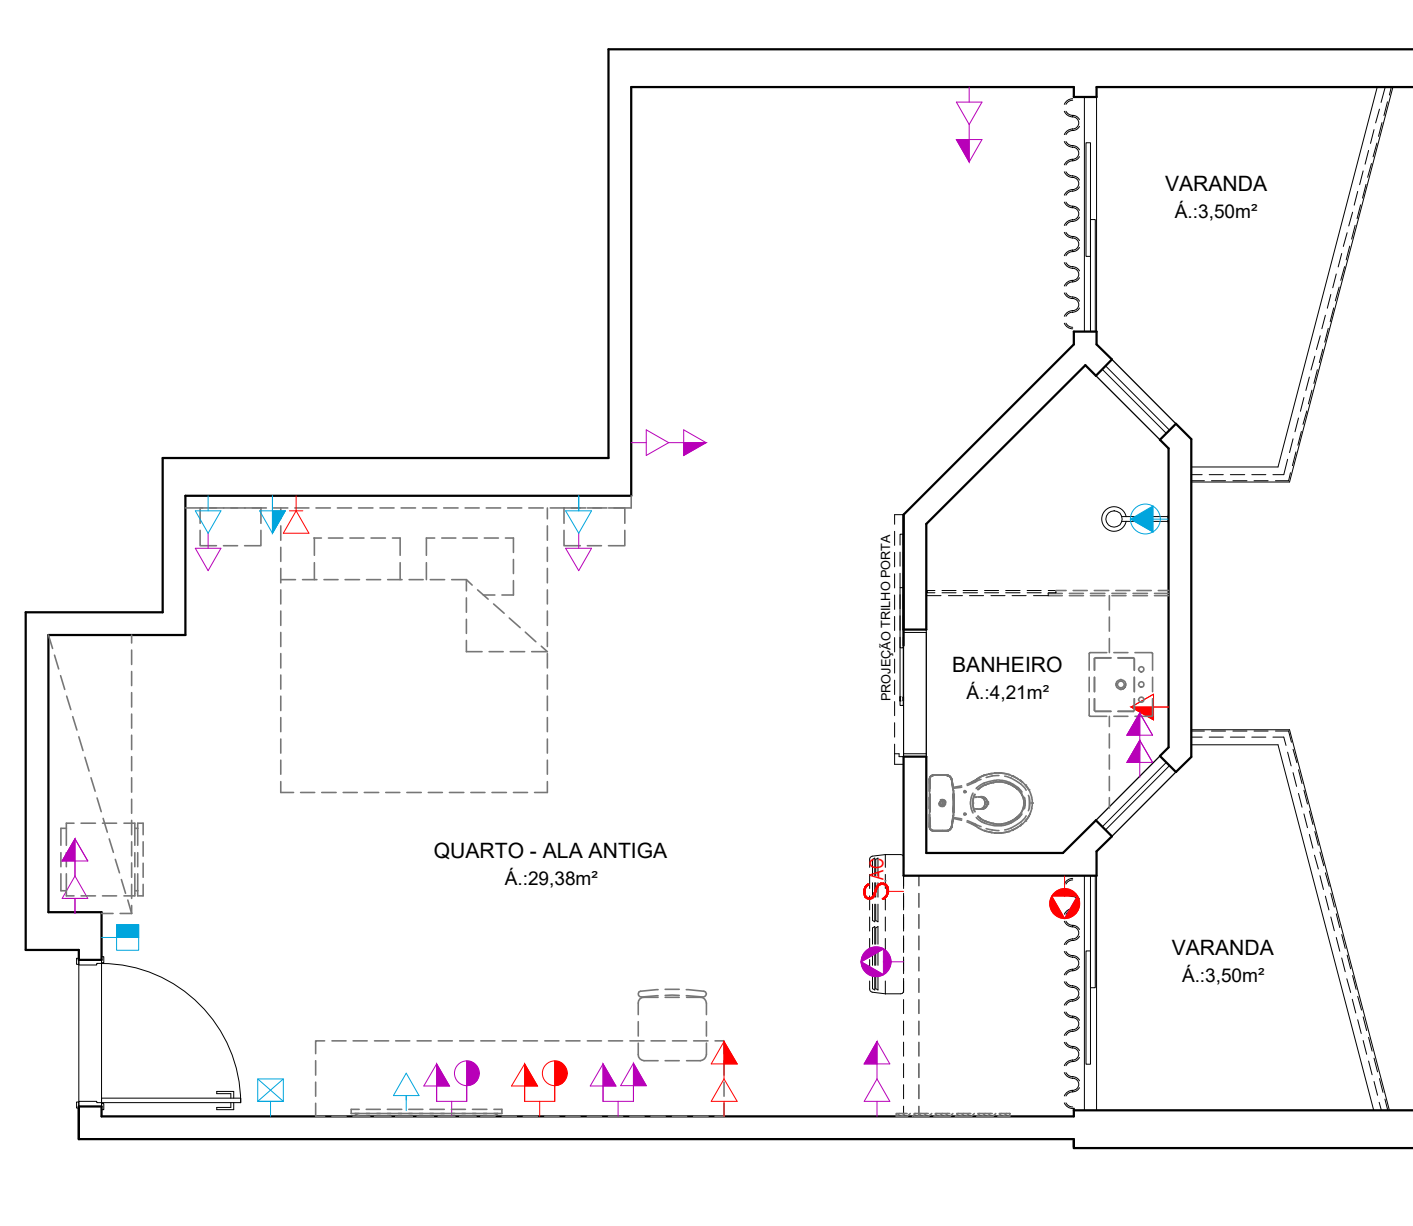


PLANTA BAIXA - PONTOS ELÉTRICOS
ESCALA 1/50

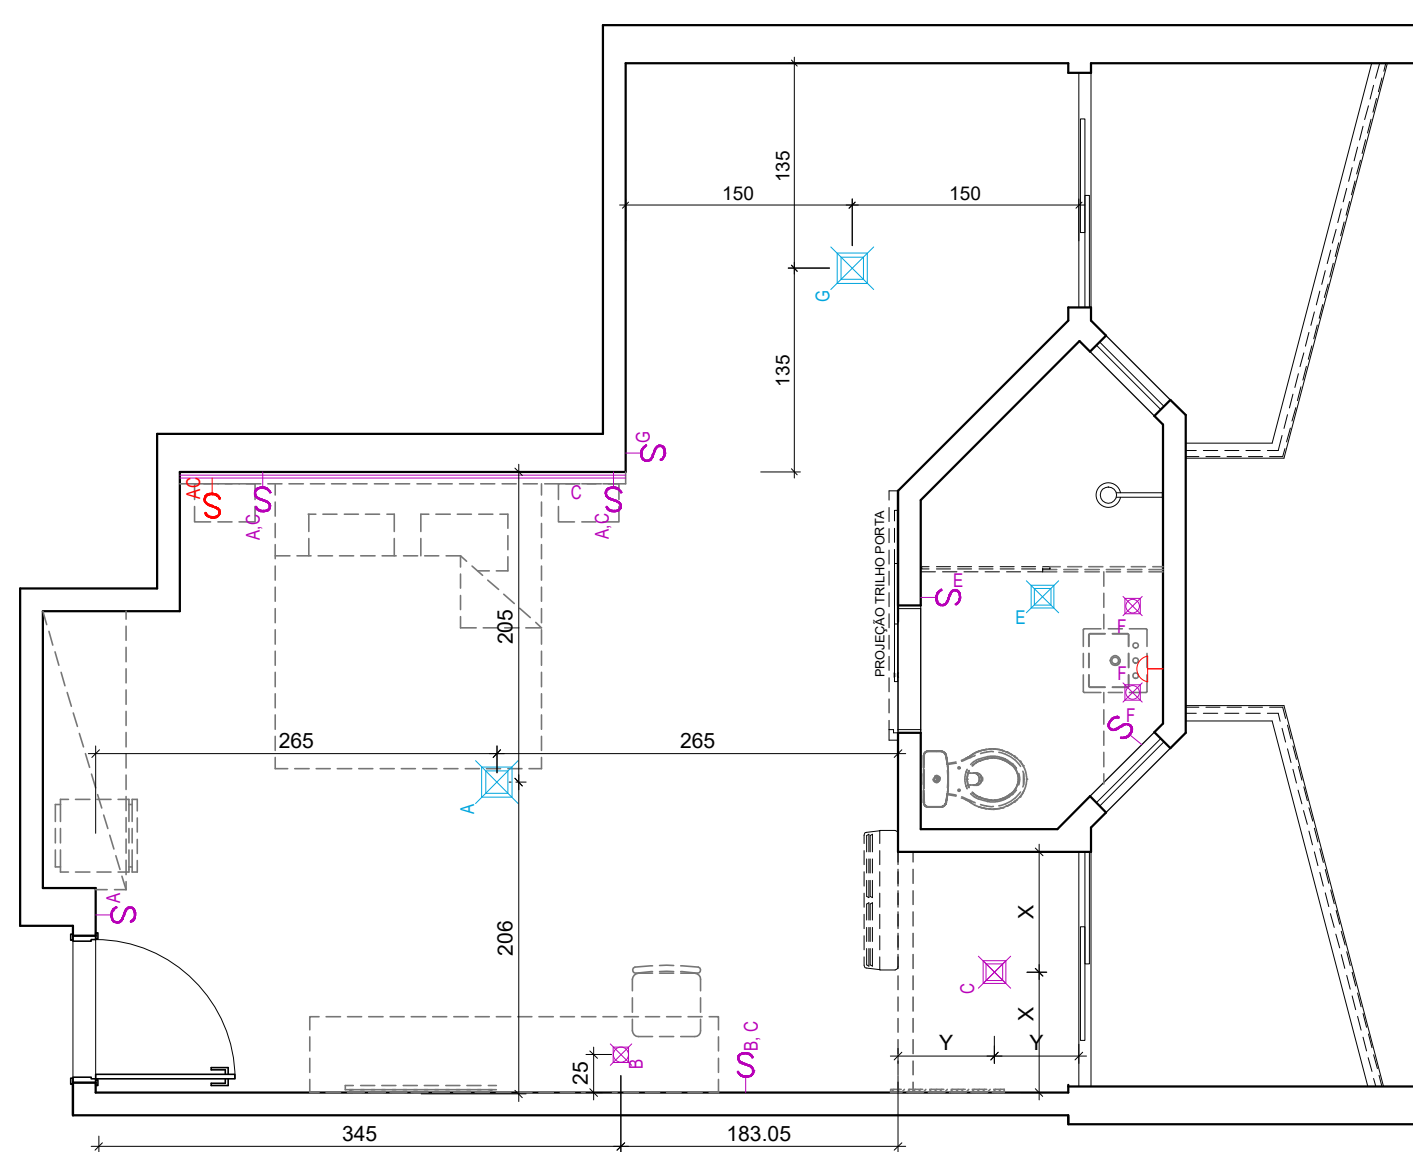

PLANTA BAIXA - ILUMINAÇÃO
TÉRREO / 1º PAV
ESCALA 1/50

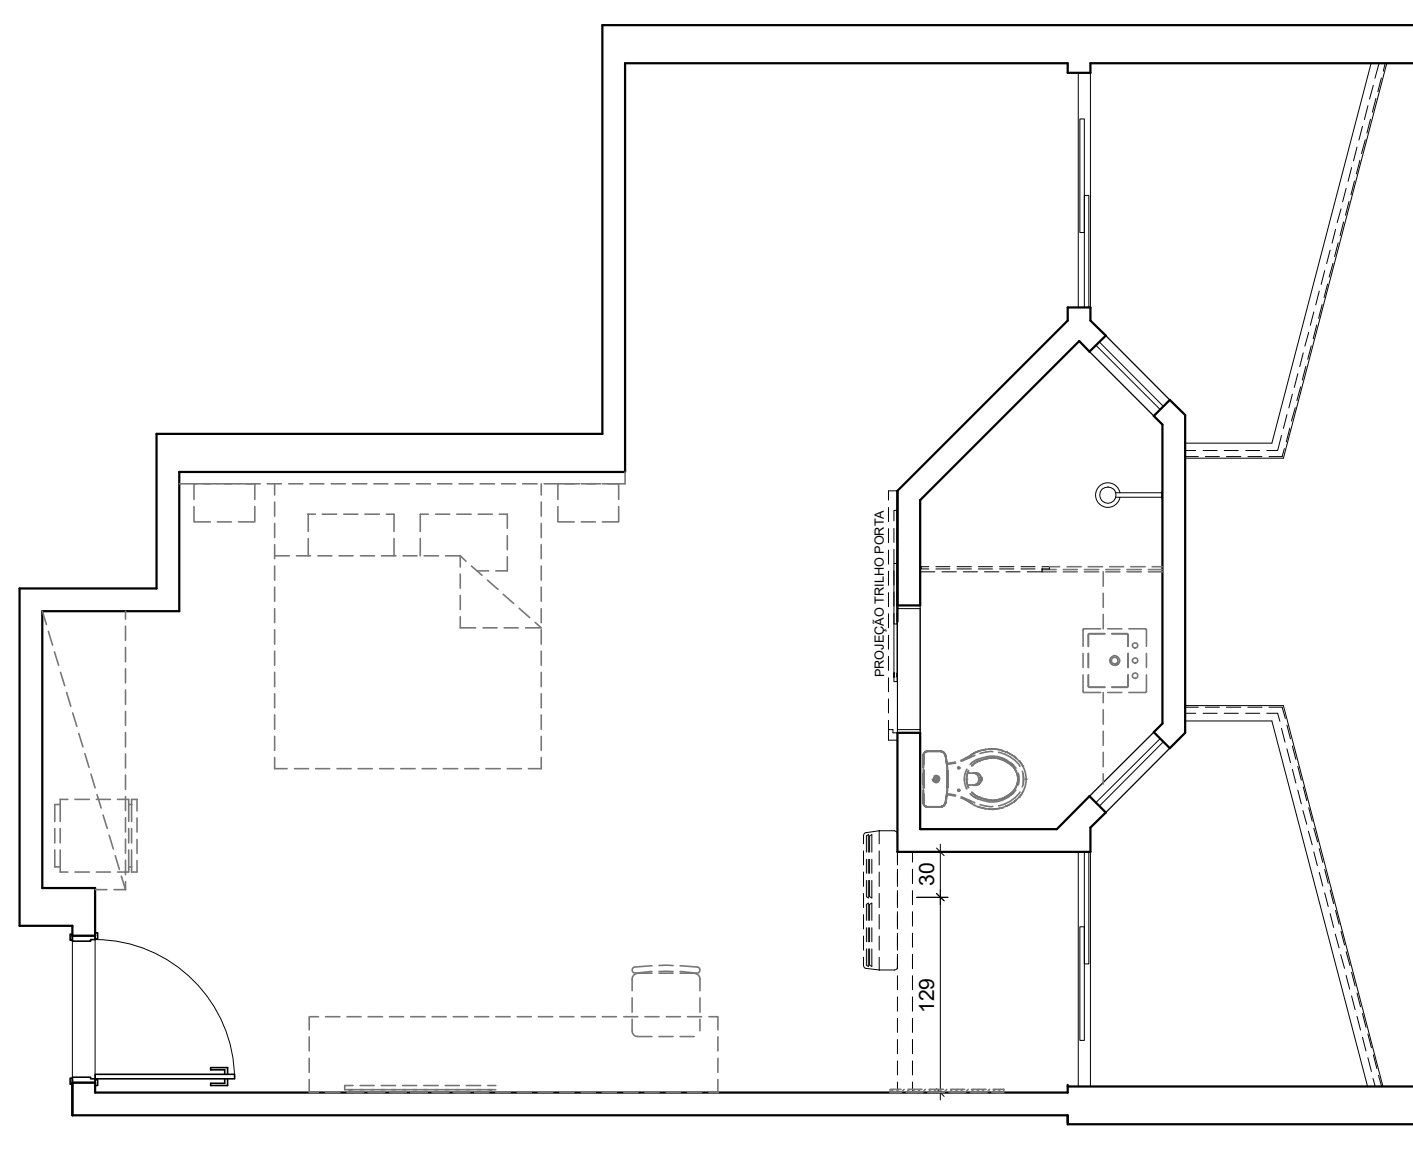


PLANTA BAIXA - AR CONDICIONADO
TÉRREO / 1º PAV
ESCALA 1/50

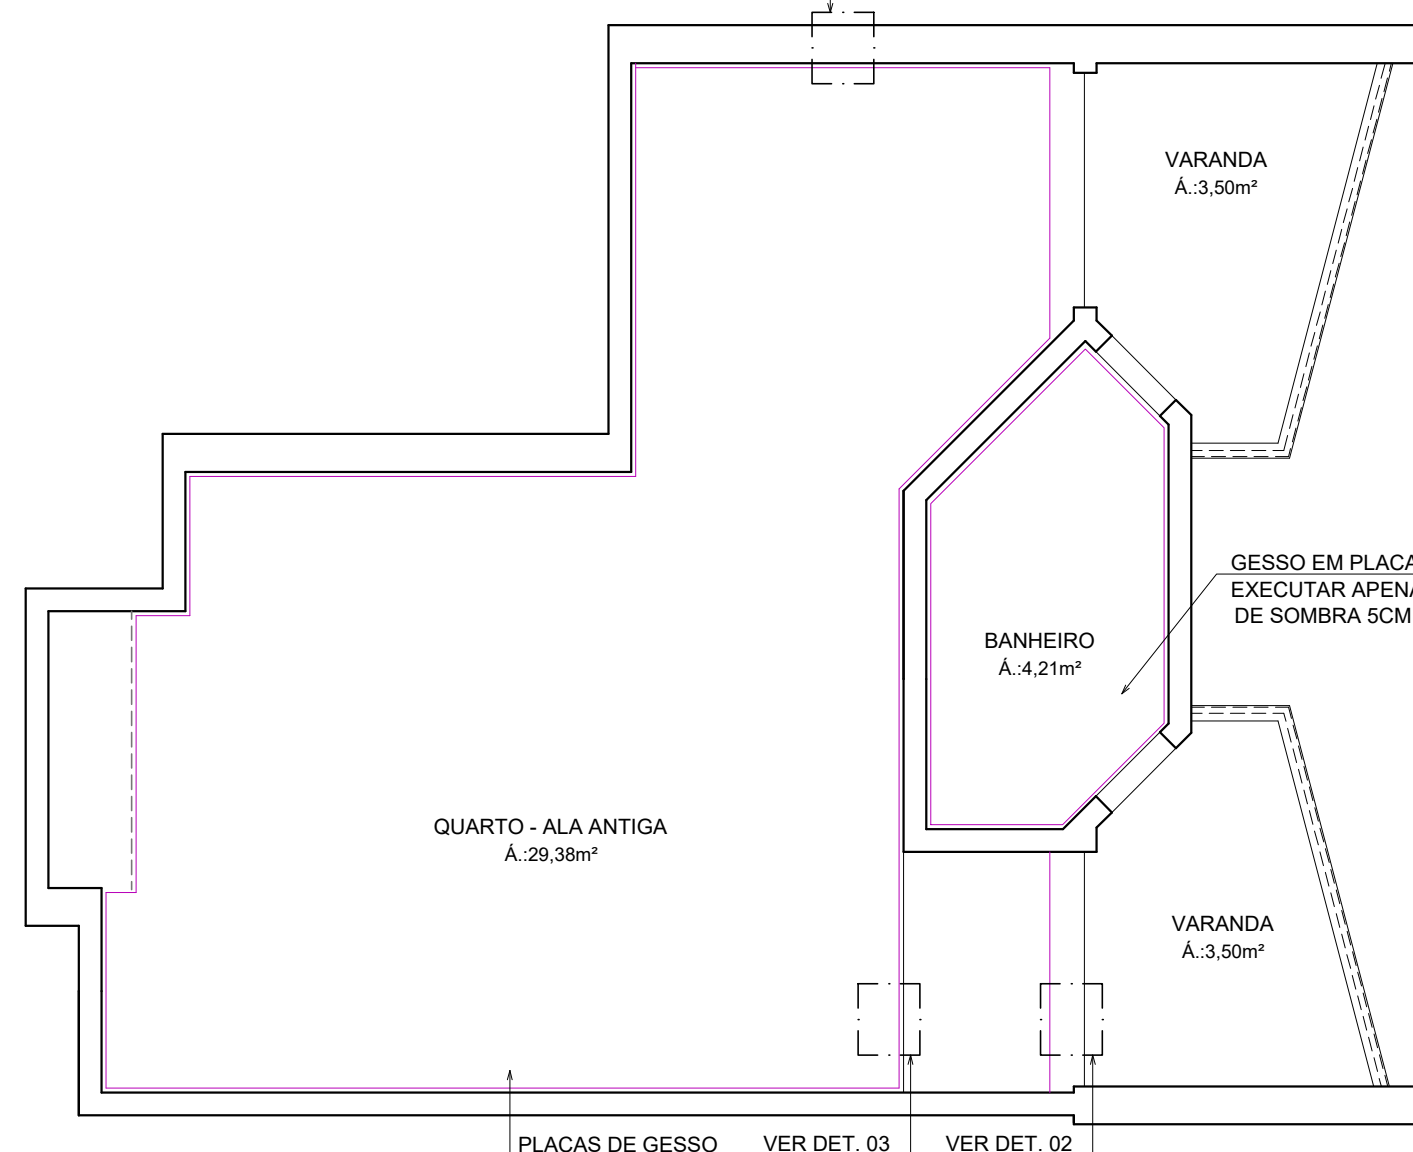

PLANTA TETO REBATIDO
TÉRREO / 1º PAV
ESCALA 1/50

NOTA: OS PROJETOS EXECUTIVOS DOS QUARTOS / BANHEIROS FORAM FEITOS EM CIMA DE UMA AMOSTRAGEM DE APARTAMENTO, PODERÃO HAVER DIFERENÇAS ENTRE APARTAMENTOS E AS MESMAS DEVERÃO SER PASSADAS PARA O SESC PARA SOLUCIONAR DA MELHOR FORMA

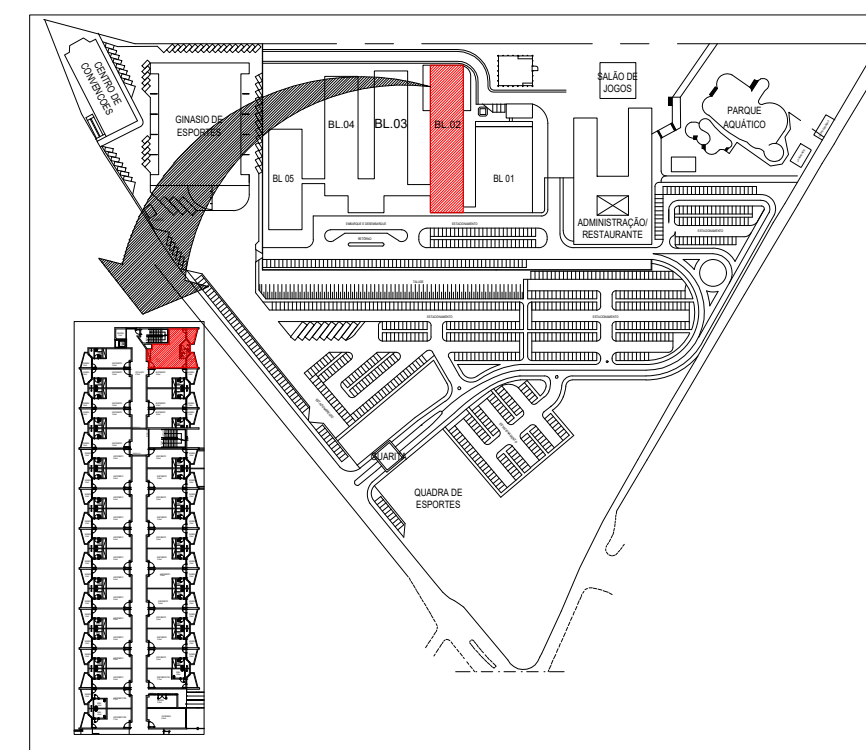

NOTA: COTAS EM CENTÍMETROS.

DATA	Nº REVISÃO	DESCRIÇÃO	EMISSOR
XX/XX/XX	R00	ENTREGA ESTUDO PRELIMINAR	

SESC - SERVIÇO SOCIAL DO COMÉRCIO
ADMINISTRAÇÃO REGIONAL DO ESTADO DO ESPÍRITO SANTO
CENTRO DE TURISMO SOCIAL E LAZER DE GUARAPARI


PROJETO ARQUITETÔNICO DE REFORMA
BLOCO DE HOSPEDAGEM 02

LOCAL:	MUNICÍPIO:	ESTADO:
AV. CONTORNO, 1760 LAGOA FUNDA	GUARAPARI	ESPIRITO SANTO

EDITORIAÇÃO GRÁFICA:
BRUNELLA SCARDUA
ARQUITETA - CAU A218620-8

DATA:	ESCALA:	PRANCHA:
MAIO / 2024	1/ 50	A1


TÍTULO:
PLANTAS BAIXAS APTO TIPO -
QUARTOS ALA NOVA

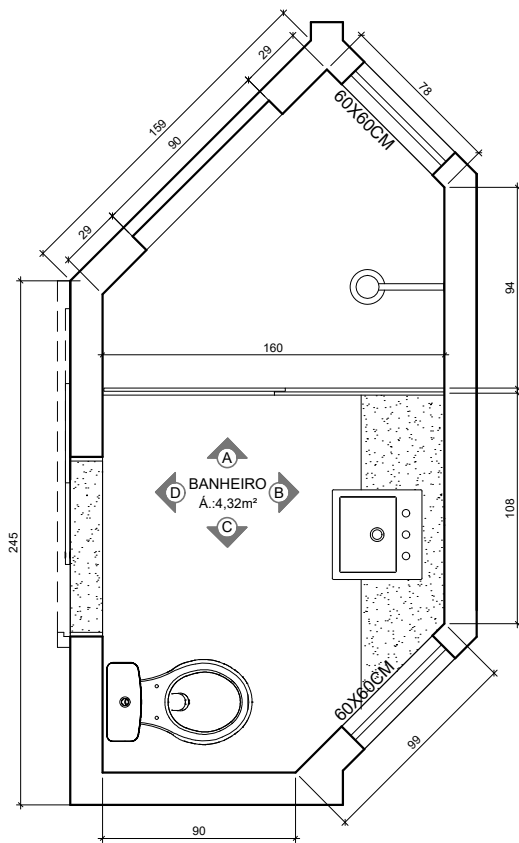

PLANTA BAIXA
ESCALA 1/25


ESPECIFICAÇÕES BANHEIROS:

- DUCHA RELAX ULTRA 3
TEMPERATURAS BRANCO
REF: LORENZETTI
- VASO SANITÁRIO C/ CAIXA
ACOPLADA RAVENA
REF: DECA
- TORNEIRA BICA BAIXA-
LINHA LÓGICA
REF: DOCOL
- CUBA DE SEMI ENCAIXE
QUADRADA C/ MESA L830
REF: DECA
- BOX DE VIDRO INCOLOR
TEMPERADO 8MM -
1.80 x 1.80M C/ KIT BRANCO
- PORTA TOALHA CROMADO
- PAPELEIRA CROMADA DUPLA
DE PAREDE
- ACABAMENTO DE REGISTRO
CROMADO

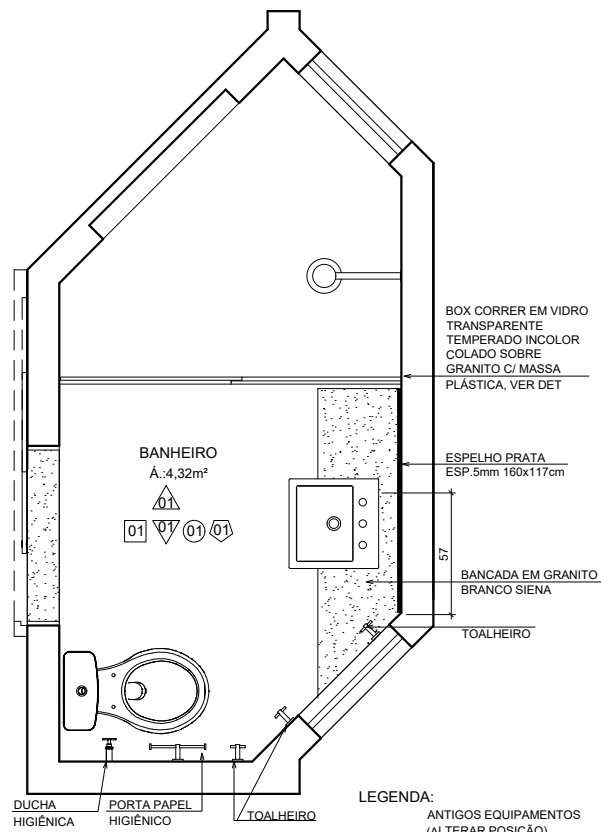


PLANTA LAYOUT
ESCALA 1/25


- LEGENDA:
- ANTIGOS EQUIPAMENTOS
(ALTERAR POSIÇÃO)
 - NOVOS EQUIPAMENTOS

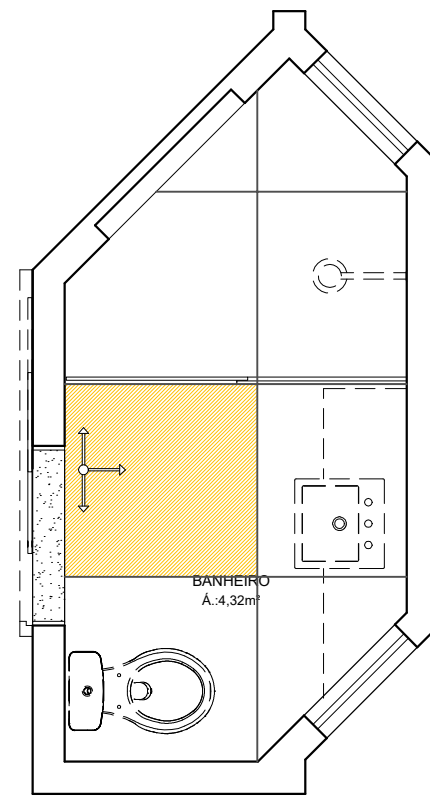


PAGINAÇÃO DE PISO
ESCALA 1/25

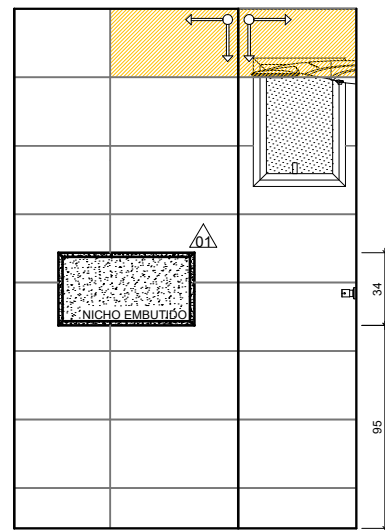


VISTA A
ESCALA 1/25

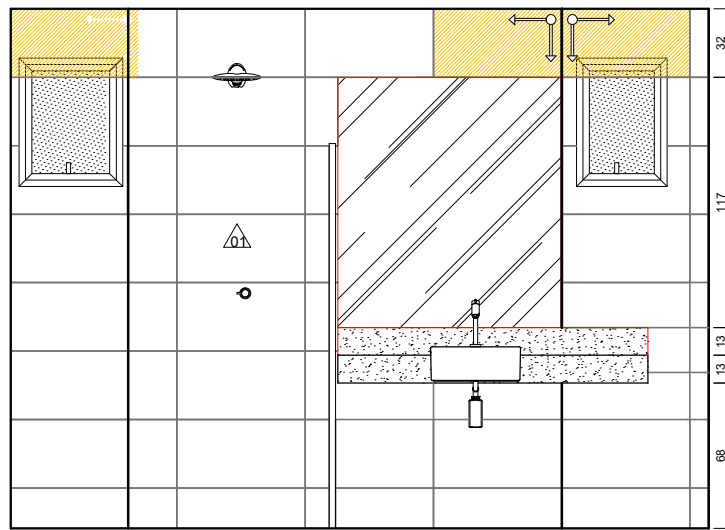


VISTA B
ESCALA 1/25

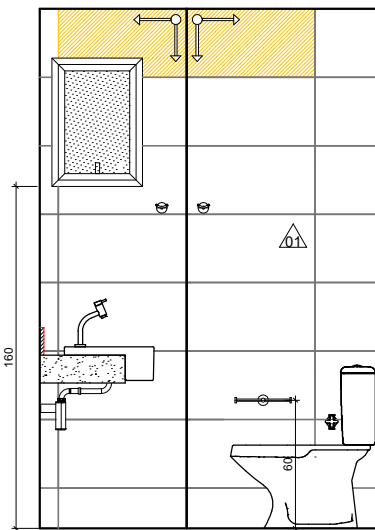


VISTA C
ESCALA 1/25

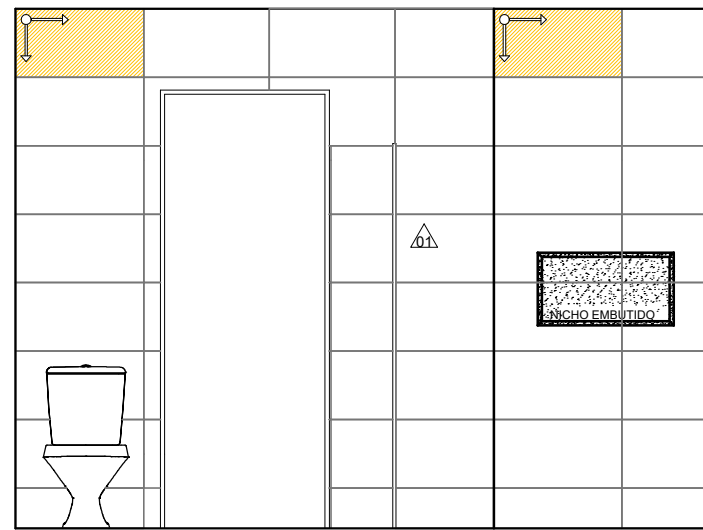


VISTA D
ESCALA 1/25

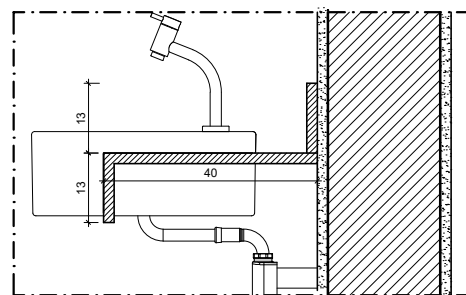



DET. BANCADA
ESCALA 1/10

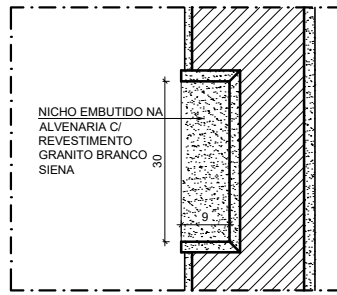

DET. NICHOS
ESCALA 1/10

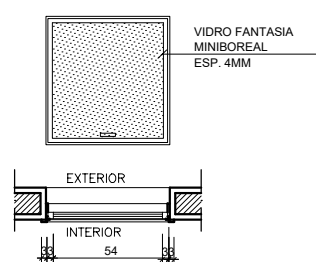

DETALHES JANELA
ESCALA 1/10

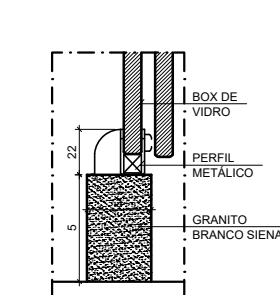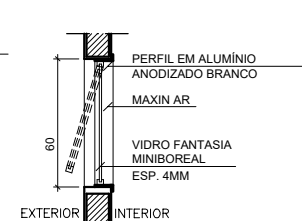

DETALHE BOX
SEM ESCALA

LEGENDA	
ACABAMENTO	
PISOS	
01	PORCELANATO RETIFICADO ACETINADO 90x90CM, CEMENTO NEBBIA - REF. BIANCOGRÊS (PISO SOBRE PISO EXISTENTE)
PAREDES	
01	PORCELANATO RETIFICADO ACETINADO 32x60 ORIGINALE BIANCO - REF. BIANCOGRÊS, ATÉ O TETO
02	EMASSAMENTO C/ PINTURA EM TINTA ACRÍLICA COR "CRÔMIO"
03	EMASSAMENTO C/ PINTURA LÁTEX ACRÍLICA COR BRANCO NEVE
04	MASSA AC3 BRANCA PARA RECOBRIMENTO DA CERÂMICA E REJUNTE, COM EMASSAMENTO E PINTURA LÁTEX ACRÍLICA COR BRANCO NEVE
05	PORCELANATO RETIFICADO ACETINADO 32x60 ORIGINALE BIANCO - REF. BIANCOGRÊS ATÉ H= 1,35M, ACABAMENTO COM FILETE DE AÇO INOX POLIDO 1X1CM, ACIMA EMASSAMENTO C/ PINTURA LÁTEX ACRÍLICA COR BRANCO NEVE
06	EMASSAMENTO C/ PINTURA EM TINTA ACRÍLICA "AZUL VELEIRO"
TETOS	
01	FORRO EM GESSO ACARTONADO EMASSADO C/ PINTURA LÁTEX PVA COR BRANCO NEVE
SOLEIRA	
01	GRANITO BRANCO SIENA ESCOVADO
RODAPÉ	
	PORCELANATO RETIFICADO ACETINADO 14,5x90CM, CEMENTO NEBBIA BIANCOGRÊS (INDICAÇÃO DA LOCALIZAÇÃO NOS QUARTOS, CORREDORES E DEMAIS AMBIENTES SERÁ EM TODA A EXTENSÃO)
REFORMA	
DEMOLIR	
CONSTRUIR	
PONTOS ELÉTRICOS	
PONTO A MANTER	
PONTO A INSTALAR	
PONTO A RETIRAR	
	TOMADA BAIXA H= 30CM
	TOMADA MÉDIA H= 110CM
	TOMADA ALTA EXISTENTE, H=2,00CM
	TOMADA CHUVEIRO H=210CM
	ECONOMIZADOR DE ENERGIA H= 110CM
	TOMADA AR CONDICIONADO H= 210CM
	CAIXA DE PASSAGEM
	INTERRUPTOR SIMPLES H= 110CM
	ANTENA PARA TELEVISÃO H= 210CM
FITA DE LED 10W / M, 12 V, 4000K	
	PAINEL PAFLON LED 12W DE EMBUTIR QUADRADO, DIM. 17X17CM, BIVOLT, 4000K
	PAINEL PAFLON LED 24W DE EMBUTIR QUADRADO, DIM. 30X30CM, BIVOLT, 4000K
	SPOT LED EMBUTIR 9W, QUADRADO, DIM. 11X11CM, BIVOLT, 4000K
	PAINEL PAFLON LED 18W DE EMBUTIR QUADRADO, DIM. 22X22CM, BIVOLT, 4000K
	LUMINÁRIA TETO EMBUTIR RET.,DIM.120X15CM, LED 36W
	LUMINÁRIA TETO EMBUTIR RET.,DIM.65X11CM, LED 20W
	VENTILADOR DE TETO, 3 PÁS, NA COR GRAFITE

XX/XX/XX	R00	ENTREGA ESTUDO PRELIMINAR	
DATA	Nº REVISÃO	DESCRIÇÃO	

SESC - SERVIÇO SOCIAL DO COMÉRCIO
ADMINISTRAÇÃO REGIONAL DO ESTADO DO ESPÍRITO SANTO
CENTRO DE TURISMO SOCIAL E LAZER DE GUARAPARI

PROJETO ARQUITETÔNICO DE REFORMA
BLOCO DE HOSPEDAGEM 03

LOCAL: AV. CONTORNO, 1760 LAGOA FUNDA	MUNICÍPIO: GUARAPARI	ESTADO: RIO DE JANEIRO
---	-------------------------	---------------------------




EDITORIAÇÃO GRÁFICA:

	BRUNELLA SCARDUA ARQUITETA - CAU A216620-8
--	---

DATA: MAIO / 2024	ESCALA: 1/ 250
----------------------	-------------------




TÍTULO:	PRANCHA:
---------	----------

DETALHAMENTO BANHEIROS -
QUARTOS ALA ANTIGA

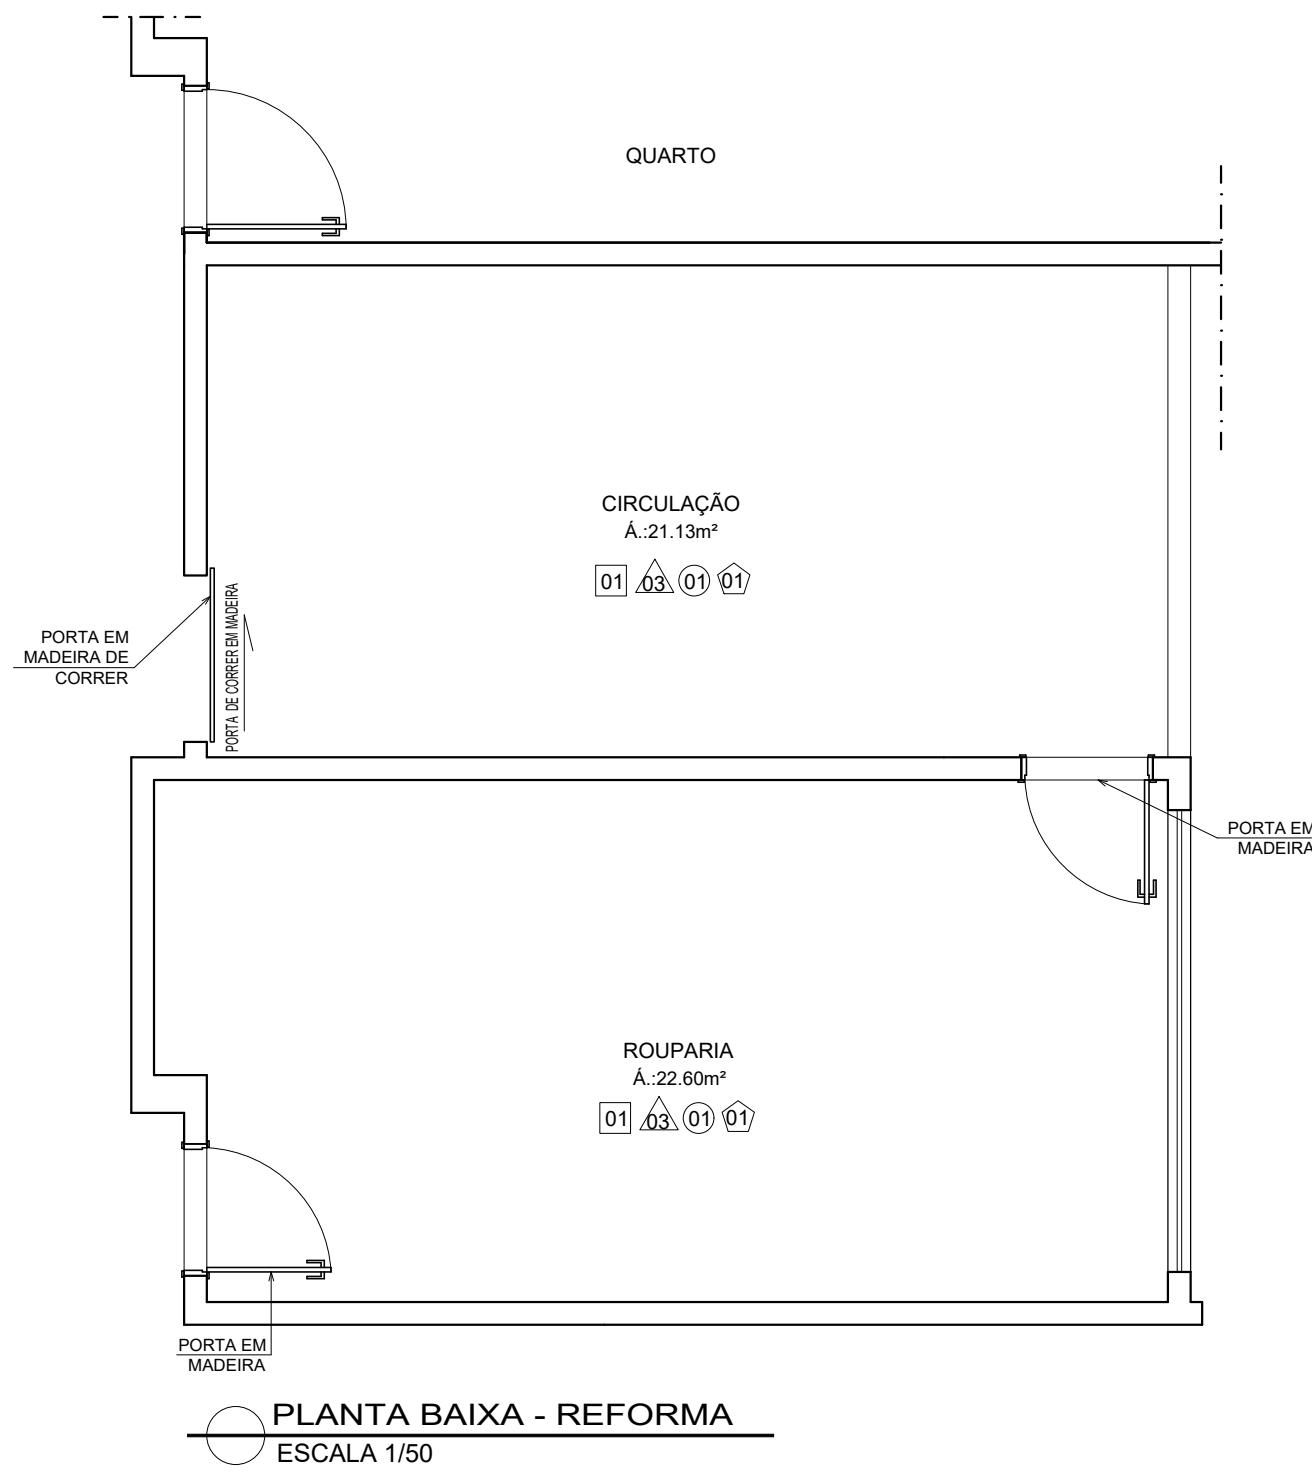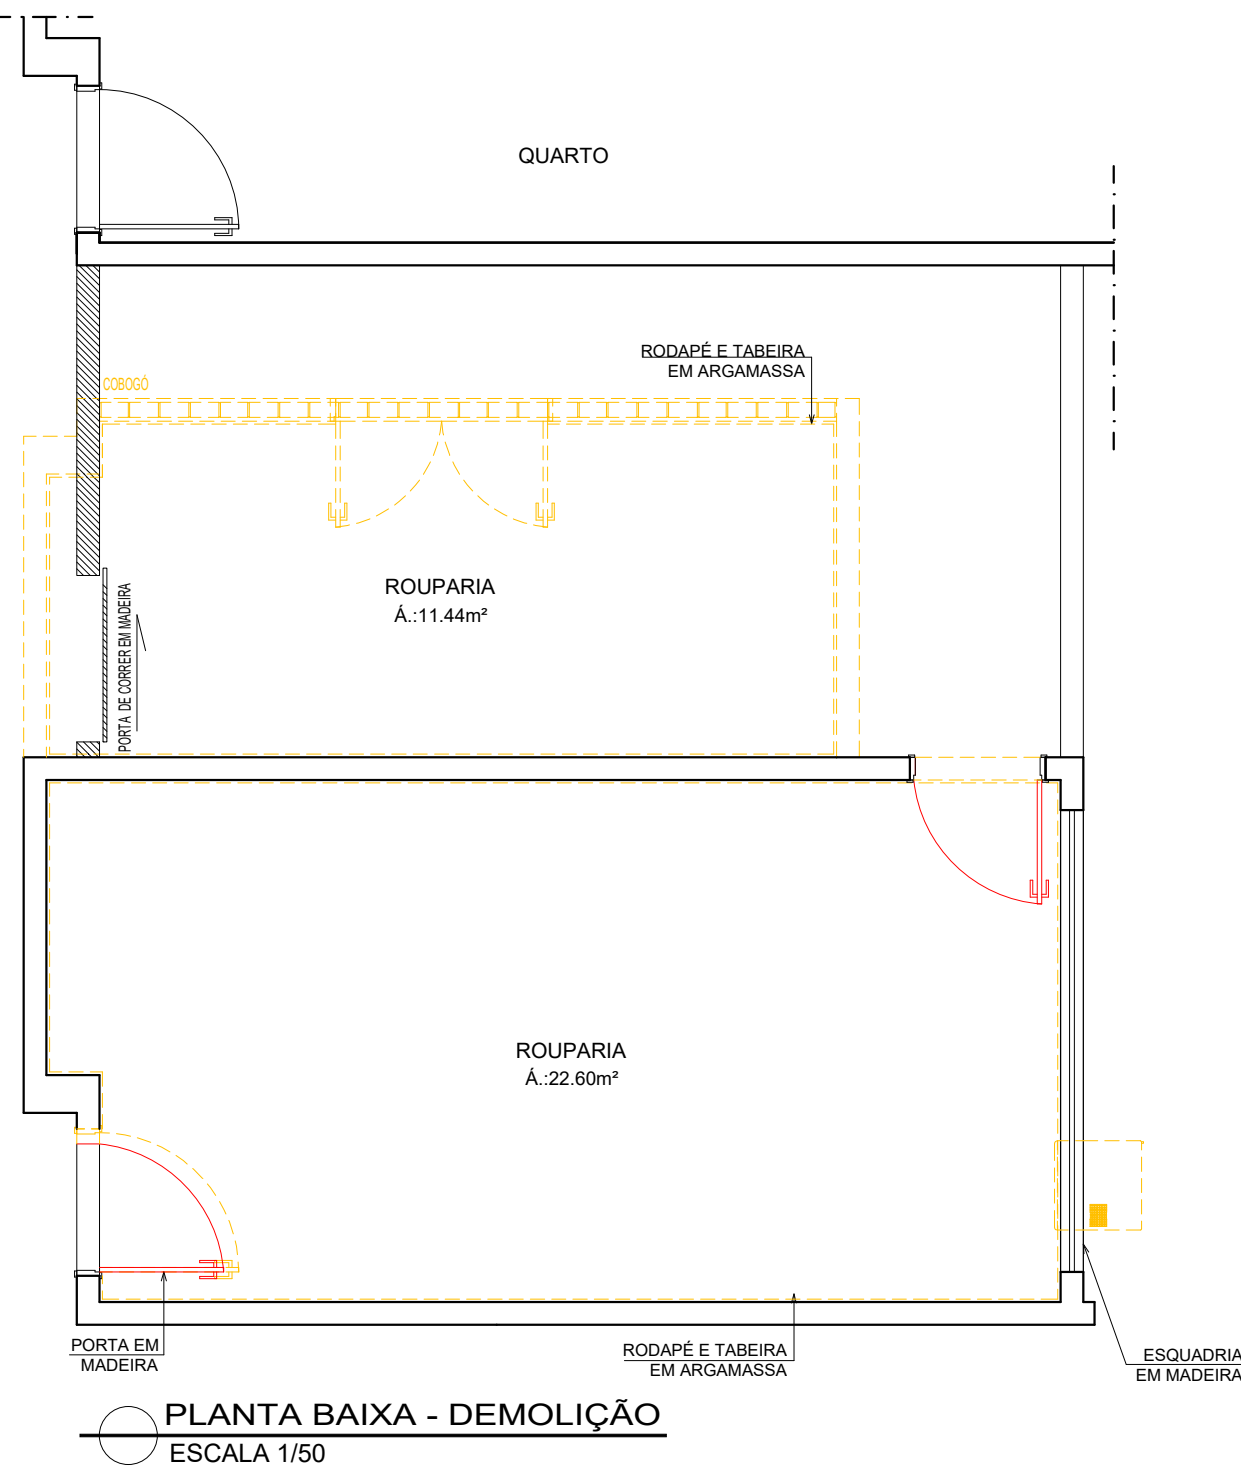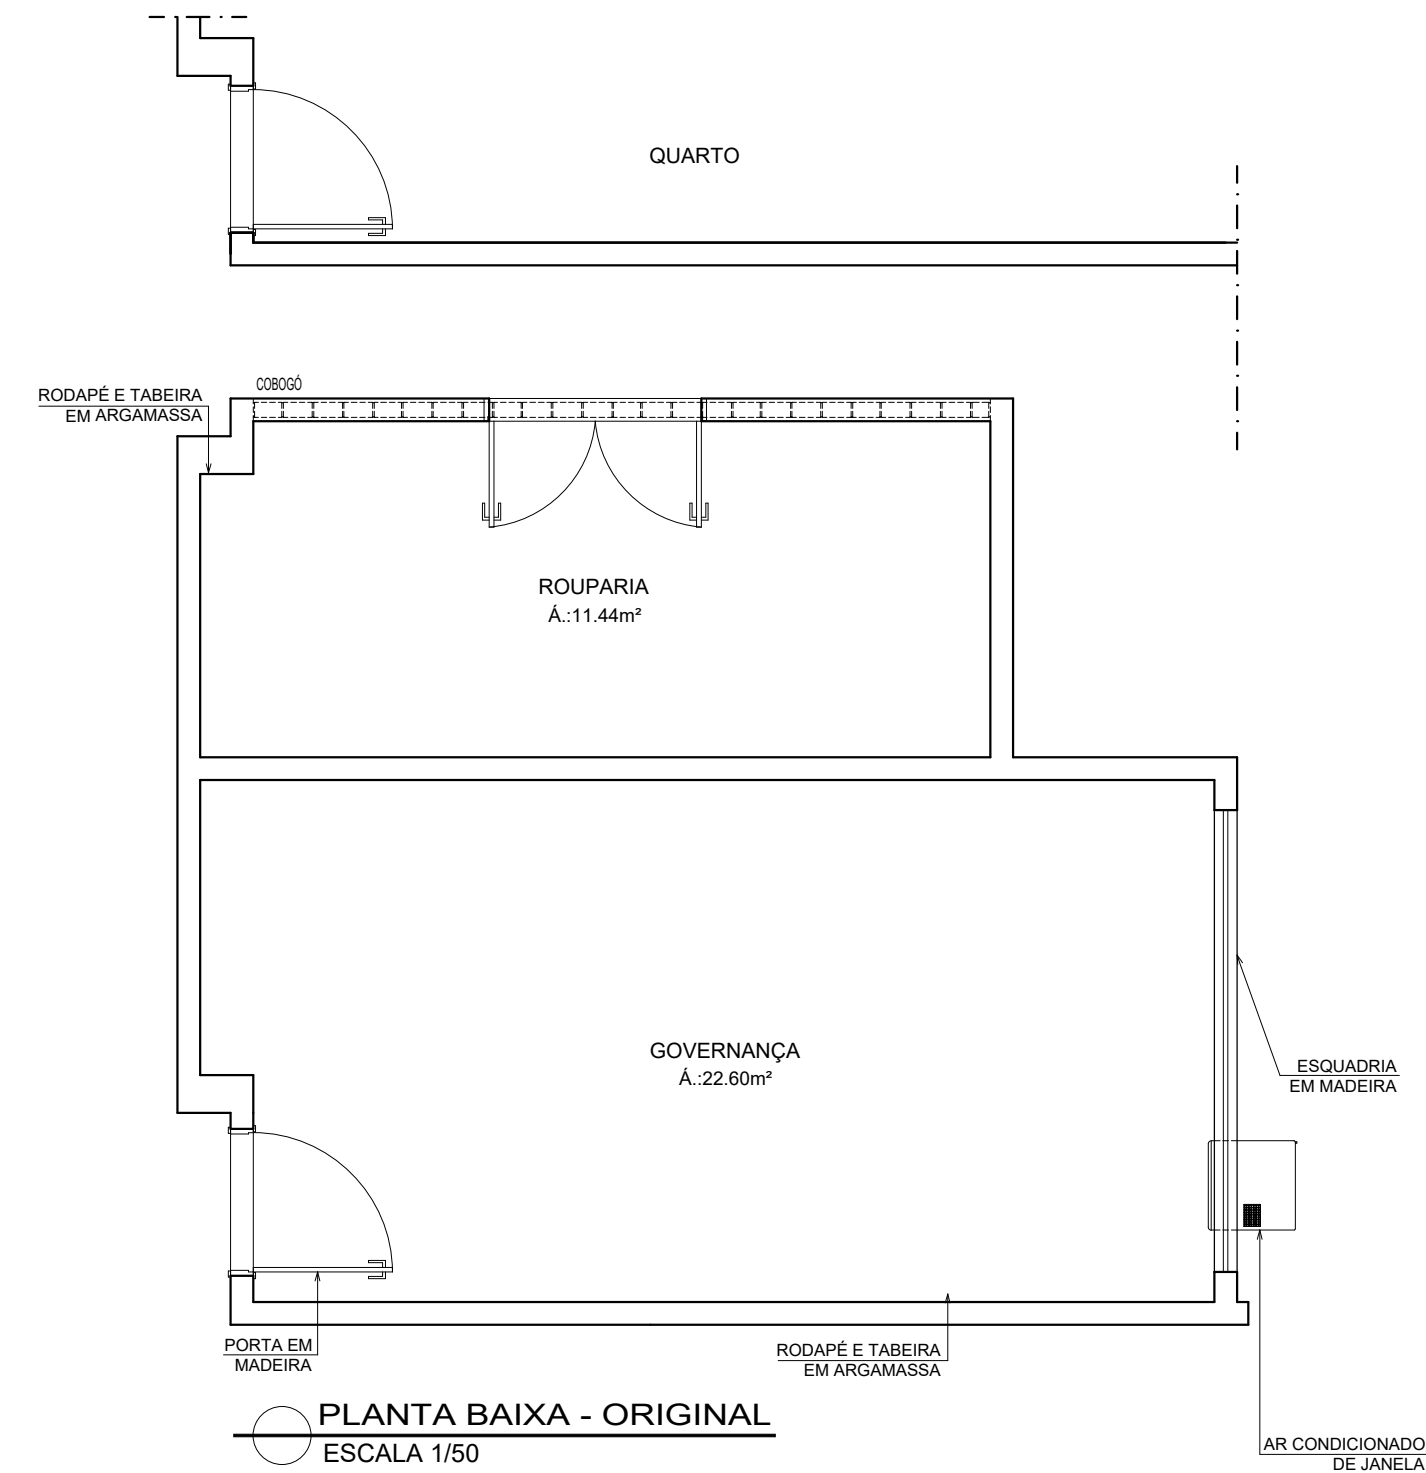


- ESPECIFICAÇÕES ESQUADRIAS:
- KIT PORTA DE CORRER LISA EM FRELO 75X210CM C/ PUXADOR TIPO CAVA
 - PORTA DE CORRER DUAS FOLHAS EM VIDRO INCOLOR E ESQUADRIA EM ALUMINIO ANODIZADO BRANCO 155 / 165X210CM, ATE ALTURA 1.10. VIDRO LAMINADO 4MM. ACIMA VIDRO COMUM DE 4MM
 - JANELA MAXI AR C/ VIDRO FANTASIA MINI BOREAL E ESQUADRIA EM ALUMINIO ANODIZADOBRANCO 60x60CM
 - KIT PORTA DE ABRIR LISA EM FRELO 80X210CM C/ FECHADURA DIGITAL COM CARTÃO

LEGENDA	
ACABAMENTO	
PISOS	
01	PORCELANATO RETIFICADO ACETINADO 90x90CM, CEMENTO NEBBIA - REF. BIANCOGRÉS (PISO SOBRE PISO EXISTENTE)
PAREDES	
01	PORCELANATO RETIFICADO ACETINADO 32x60 ORIGINAL BIANCO - REF. BIANCOGRÉS, ATE O TETO
02	EMASSAMENTO C/ PINTURA EM TINTA ACRILICA COR "CRÔMIO"
03	EMASSAMENTO C/ PINTURA LÁTEX ACRILICA COR BRANCO NEVE
04	MASSA AC3 BRANCA PARA RECOBRIMENTO DA CERÂMICA E REJUNTE, COM EMASSAMENTO E PINTURA LÁTEX ACRILICA COR BRANCO NEVE
05	PORCELANATO RETIFICADO ACETINADO 32x60 ORIGINAL BIANCO - REF. BIANCOGRÉS ATE H= 1.35M. ACABAMENTO COM FILETE DE AÇO INOX POLIDO 1X1CM, ACIMA EMASSAMENTO C/ PINTURA LÁTEX ACRILICA COR BRANCO NEVE
06	EMASSAMENTO C/ PINTURA EM TINTA ACRILICA "AZUL VELEIRO"
TETOS	
01	FORRO EM GESSO ACARTONADO EMASSADO C/ PINTURA LÁTEX PVA COR BRANCO NEVE
02	SOLEIRA
03	GRANITO BRANCO SIENA ESCOVADO
RODAPE	
01	PORCELANATO RETIFICADO ACETINADO 14.5x90CM, CEMENTO NEBBIA BIANCOGRÉS (INDICAÇÃO DA LOCALIZAÇÃO NOS QUARTOS, CORREDORES E DEMAIS AMBIENTES SERÁ EM TODA A EXTENSÃO)
REFORMA	
DEMOLIR	
CONSTRUIR	
PONTOS ELÉTRICOS	
PONTO A MANTER	
PONTO A INSTALAR	
PONTO A RETIRAR	
➤	TOMADA BAIXA H= 30CM
▶▶	TOMADA MÉDIA H= 110CM
▶▶▶	TOMADA ALTA EXISTENTE, H=2.00CM
▶▶▶▶	TOMADA CHUVEIRO H=210CM
⏻	ECONOMIZADOR DE ENERGIA H= 110CM
⏻⏻	TOMADA AR CONDICIONADO H= 210CM
⏻⏻⏻	CAIXA DE PASSAGEM
⏻⏻⏻⏻	INTERRUPTOR SIMPLES H= 110CM
⏻⏻⏻⏻⏻	ANTENA PARA TELEVISÃO H= 210CM
—	FITA DE LED 10W / M. 12 V. 4000K
⊠	PAINEL PAFON LED 12W DE EMBUTIR QUADRADO, DIM. 17X17CM, BIVOLT, 4000K
⊠	PAINEL PAFON LED 24W DE EMBUTIR QUADRADO, DIM. 30X30CM, BIVOLT, 4000K
⊠	SPOT LED EMBUTIR 9W, QUADRADO, DIM. 11X11CM, BIVOLT, 4000K
⊠	PAINEL PAFON LED 18W DE EMBUTIR QUADRADO, DIM. 22X22CM, BIVOLT, 4000K
⊠	LUMINÁRIA TETO EMBUTIR RET., DIM 120X15CM, LED 36W
⊠	LUMINÁRIA TETO EMBUTIR RET., DIM.65X11CM, LED 20W
⊠	VENTILADOR DE TETO, 3 PÁS, NA COR GRAFITE

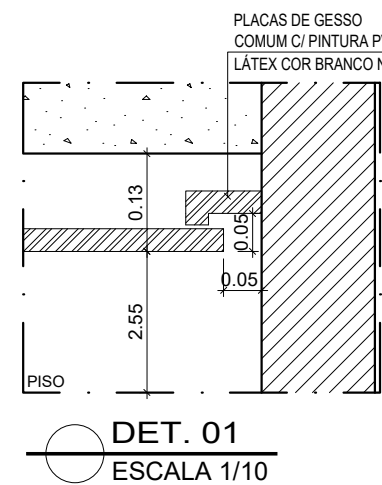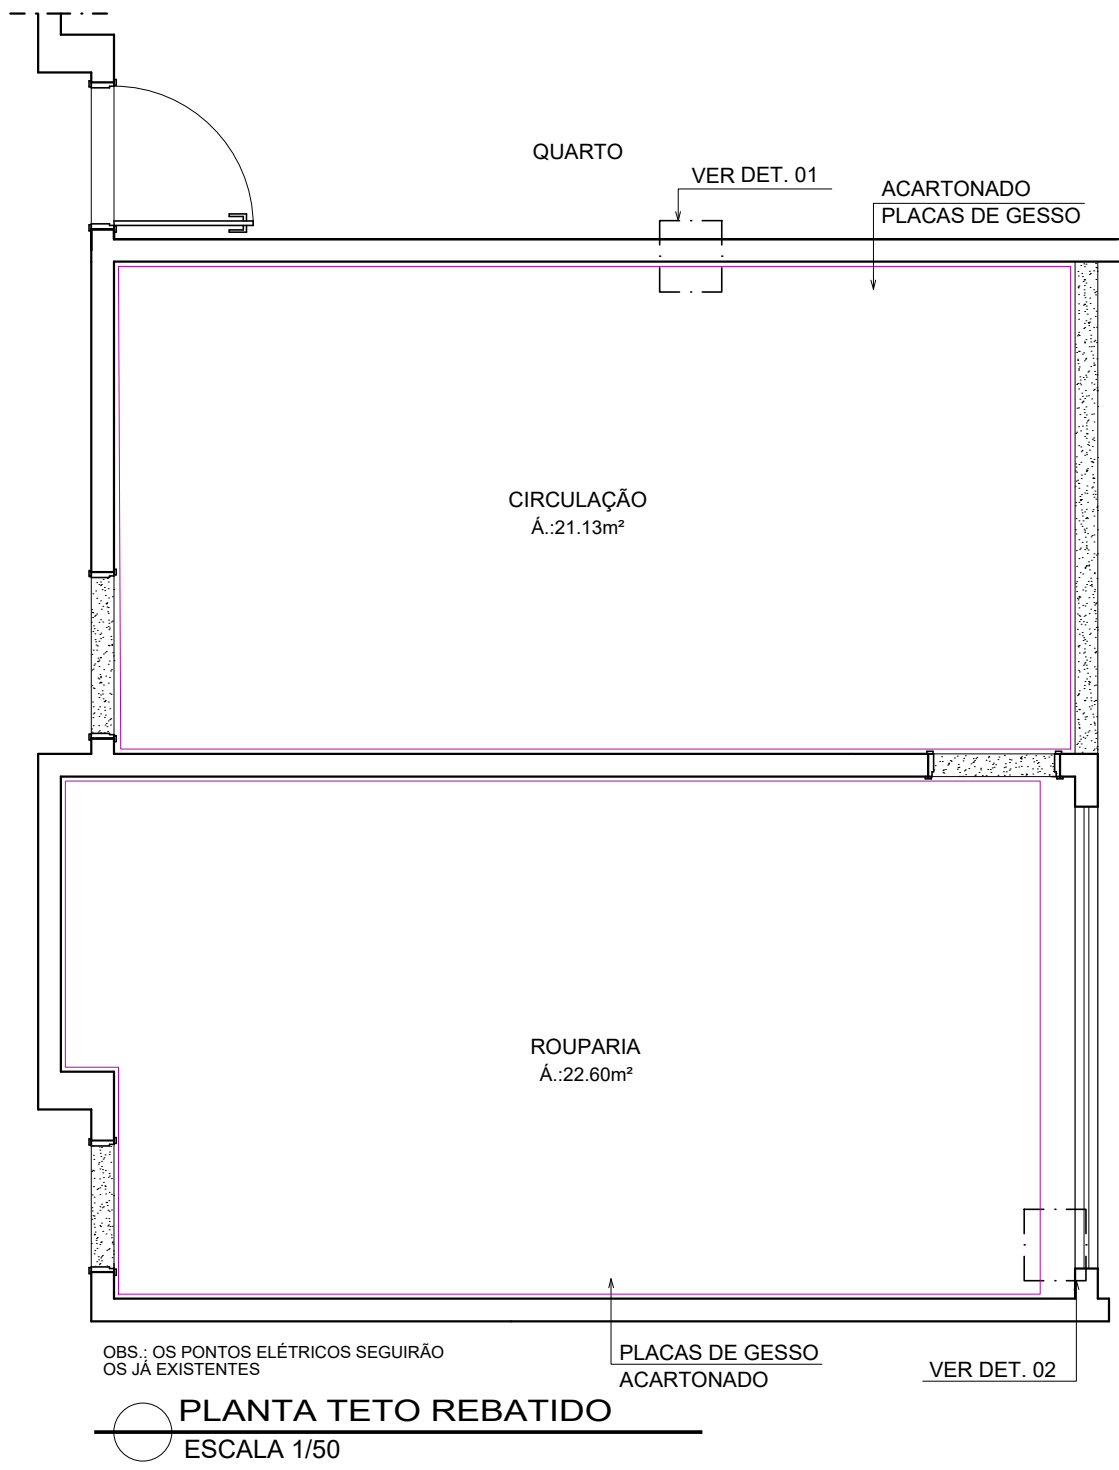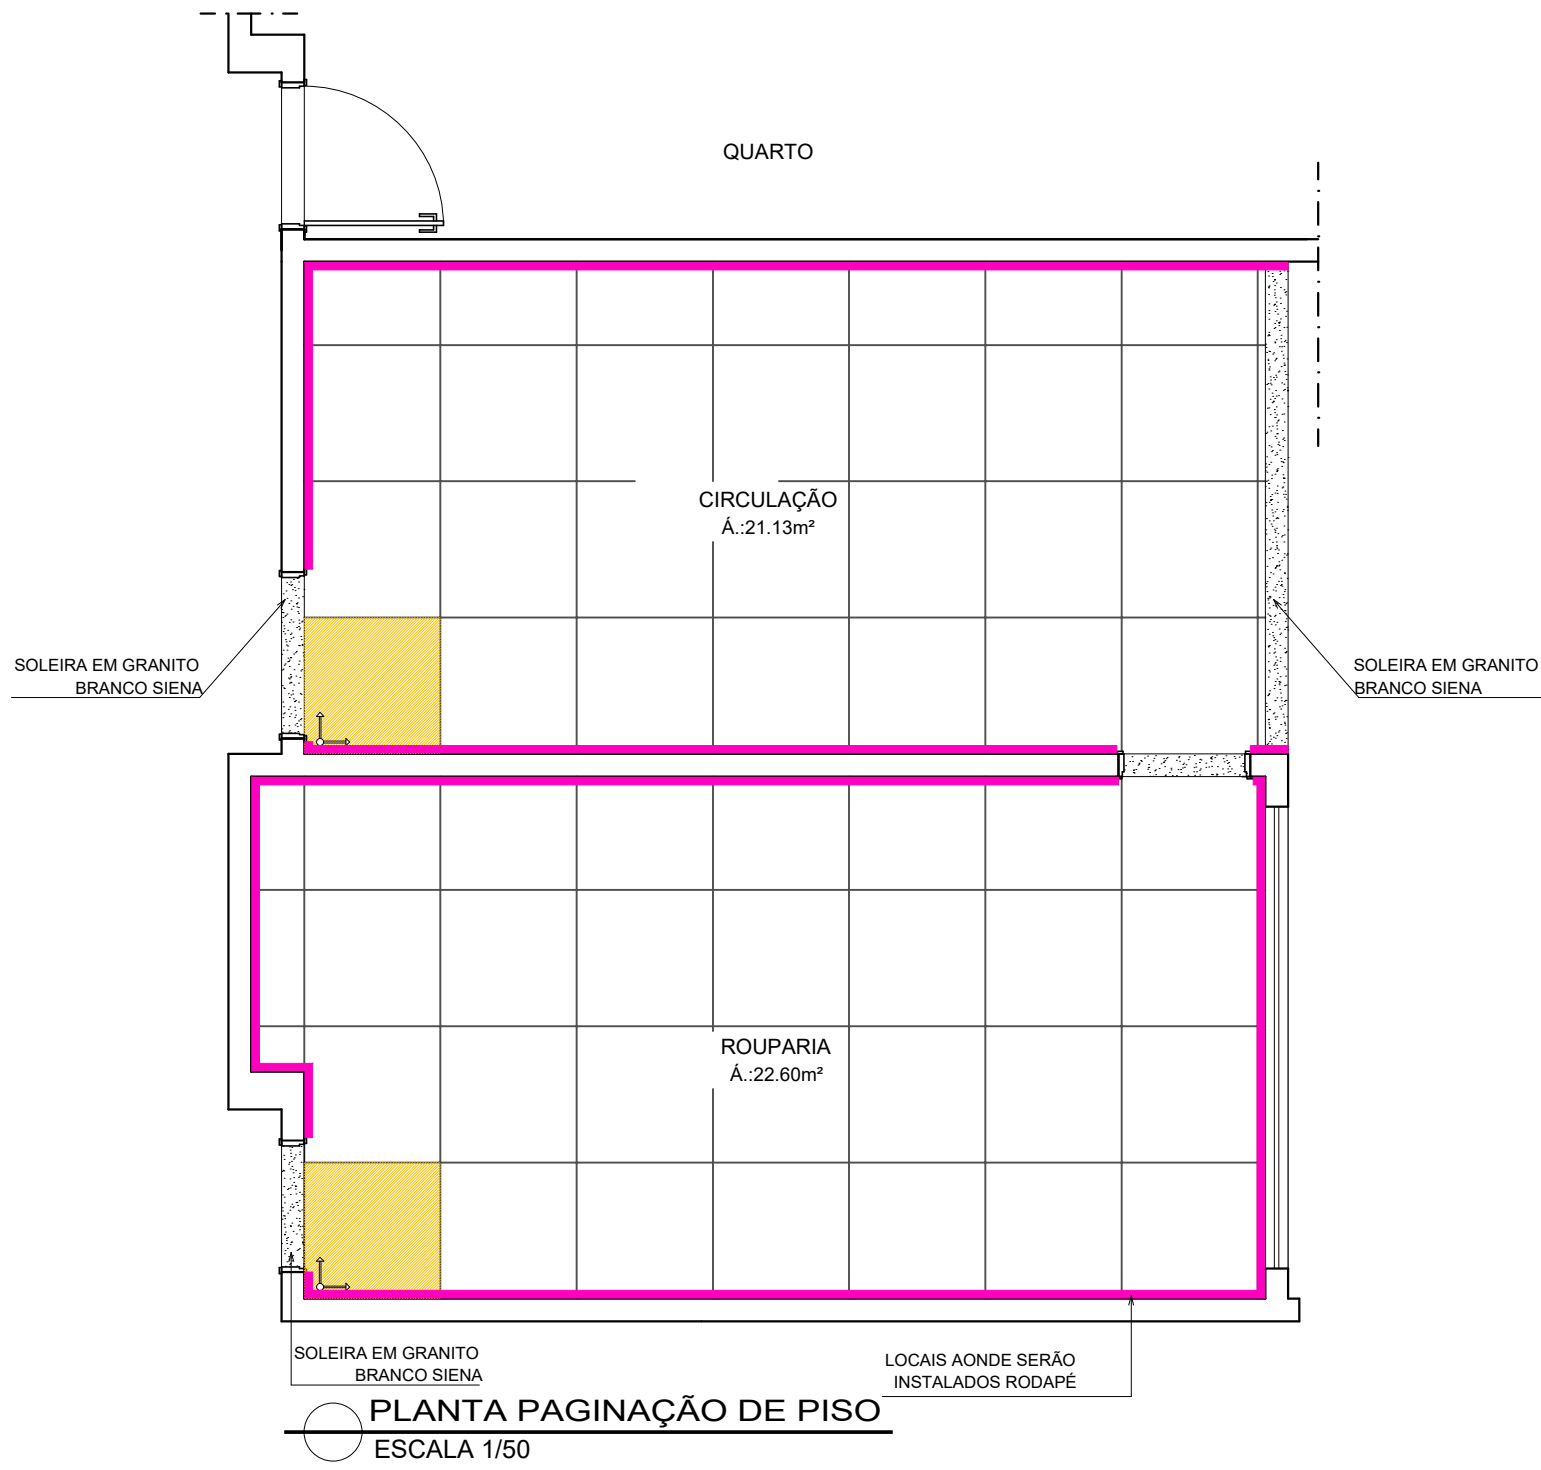

NOTA: OS PROJETOS EXECUTIVOS DOS QUARTOS / BANHEIROS FORAM FEITOS EM CIMA DE UMA AMOSTRAGEM DE APARTAMENTO. PODERÃO HAVER DIFERENÇAS ENTRE APARTAMENTOS E AS MESMAS DEVERÃO SER PASSADAS PARA O SESC PARA SOLUCIONAR DA MELHOR FORMA

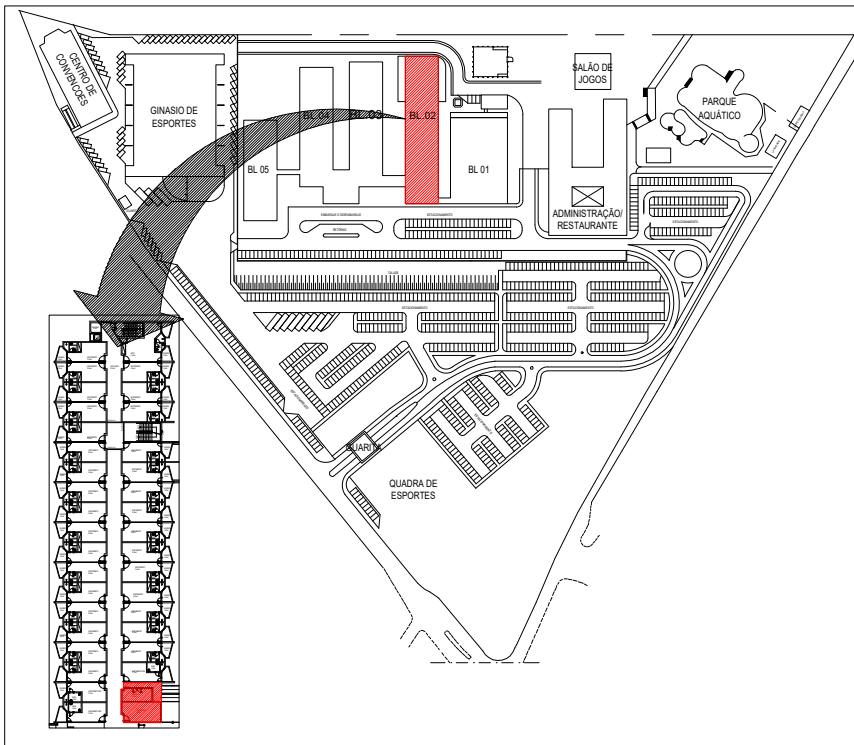

NOTA: COTAS EM CENTÍMETROS.

DATA	Nº REVISÃO	DESCRIÇÃO	EMISSOR
XX/XX/XX	R00	ENTREGA ESTUDO PRELIMINAR	

SESC - SERVIÇO SOCIAL DO COMÉRCIO
ADMINISTRAÇÃO REGIONAL DO ESTADO DO ESPÍRITO SANTO
CENTRO DE TURISMO SOCIAL E LAZER DE GUARAPARI






PROJETO ARQUITETÔNICO DE REFORMA
BLOCO DE HOSPEDAGEM 02

LOCAL:	MUNICÍPIO:	ESTADO:
AV. CONTORNO, 1760	GUARAPARI	ESPÍRITO SANTO
LAGOA FUNDA		

EDITORIAÇÃO GRÁFICA:	BRUNELLA SCARDUA
ARQUITETA - CAU A218620-8	

DATA:	ESCALA:	PRANCHA:
MAIO / 2024	1/ 50	A1

TÍTULO:	PRANCHA:
PLANTAS BAIXAS ROUPARIA	

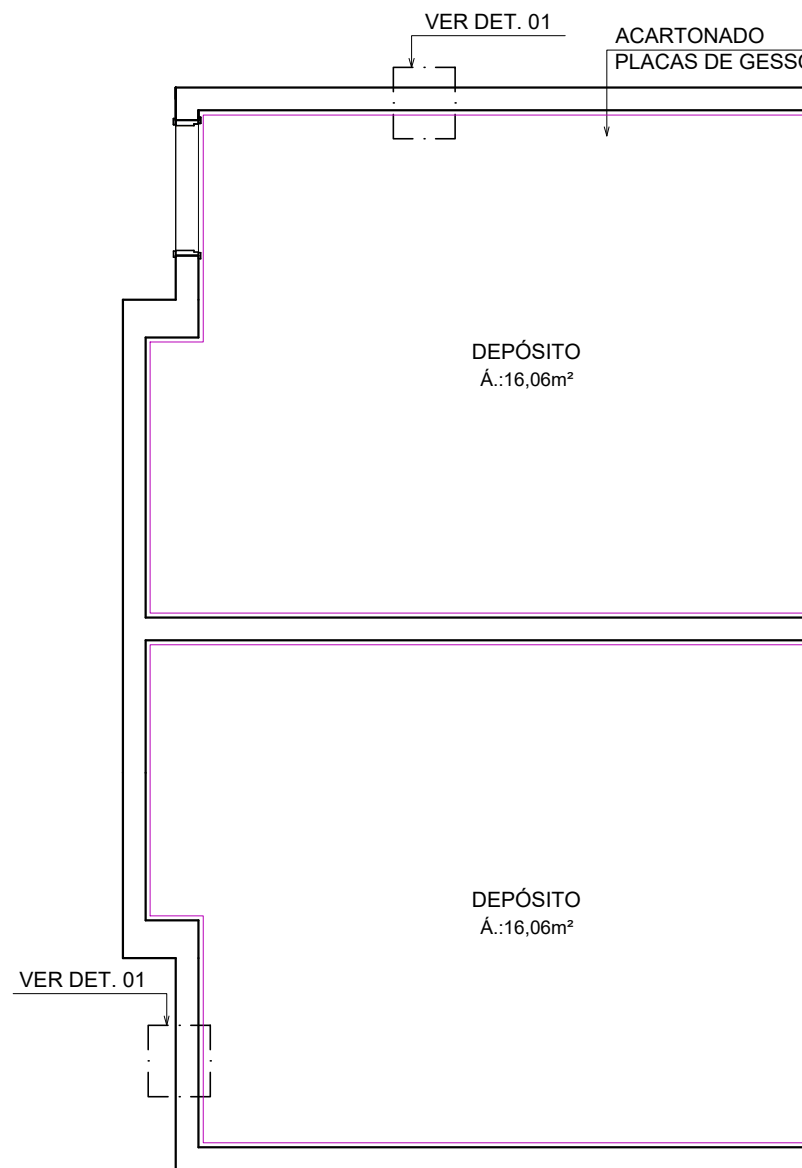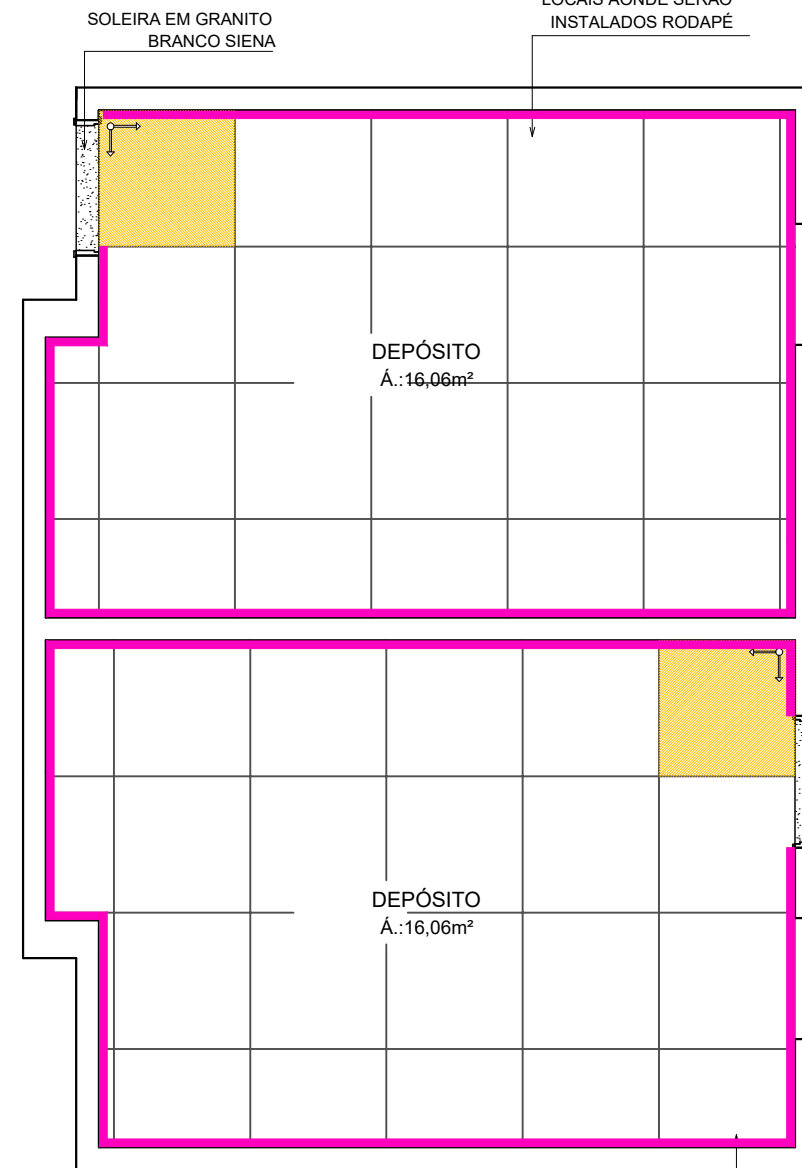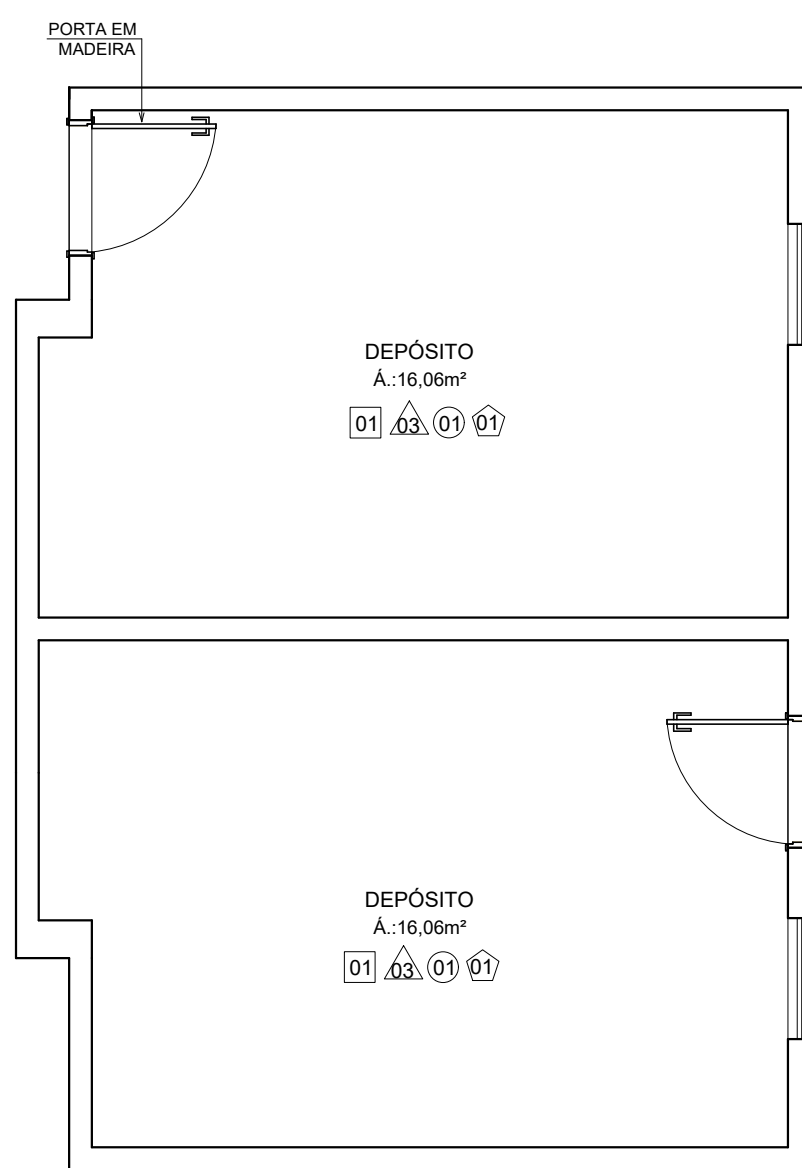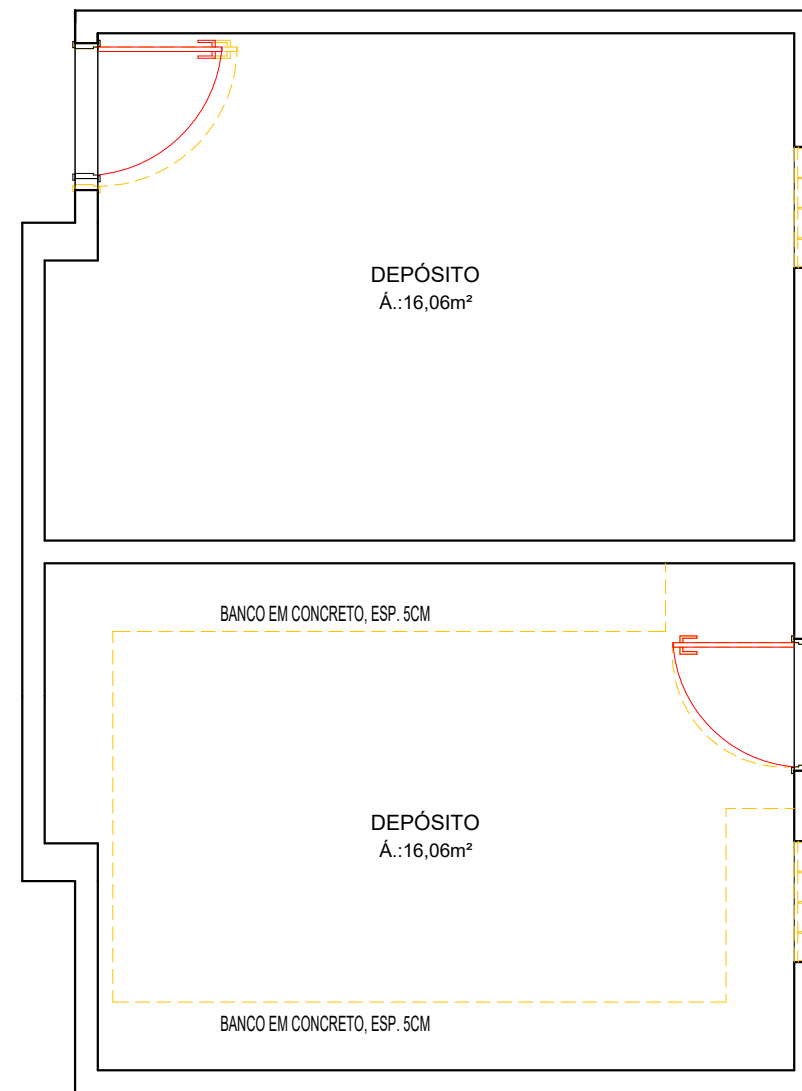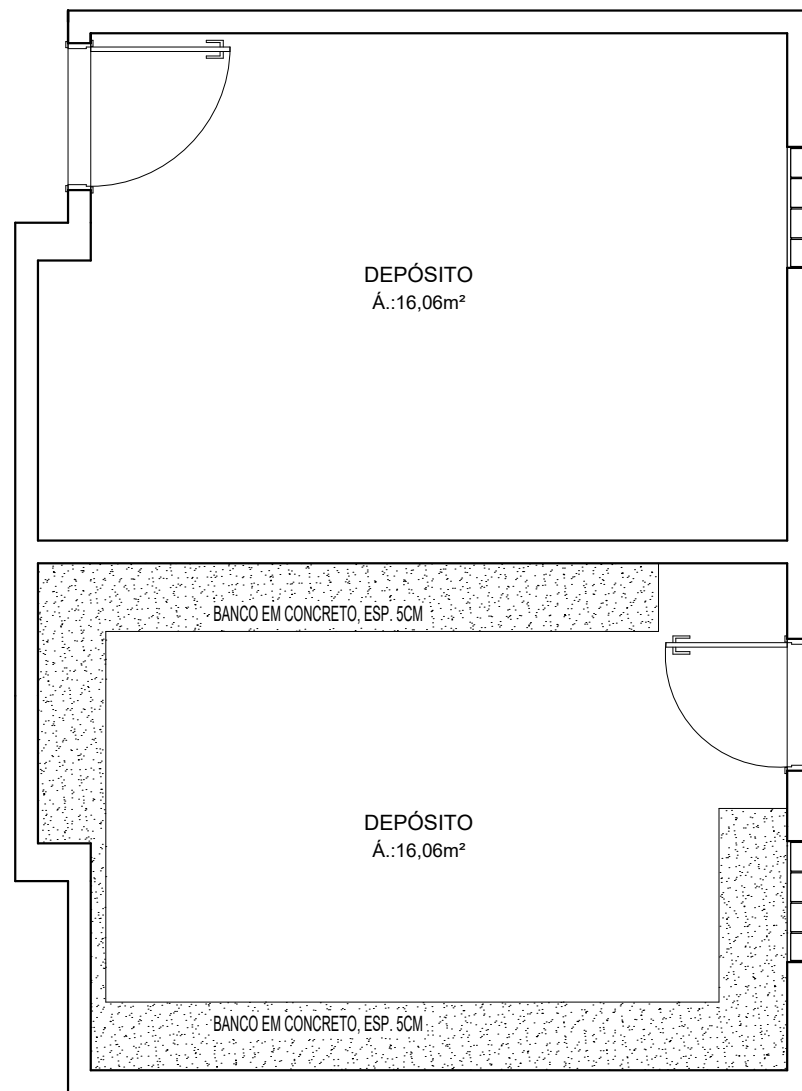











PLANTA BAIXA - ORIGINAL
ESCALA 1/50

PLANTA BAIXA - DEMOLIÇÃO
ESCALA 1/50

PLANTA BAIXA - REFORMA
ESCALA 1/50

PLANTA PAGINAÇÃO DE PISO
ESCALA 1/50

PLANTA TETO REBATIDO
ESCALA 1/50

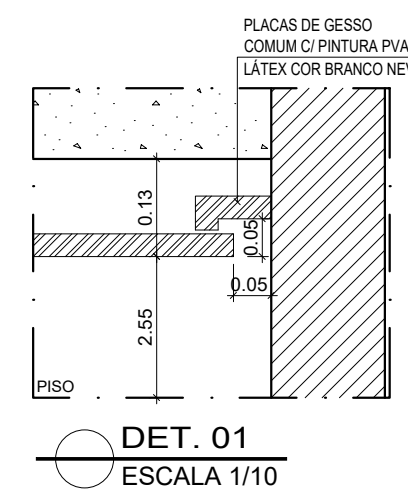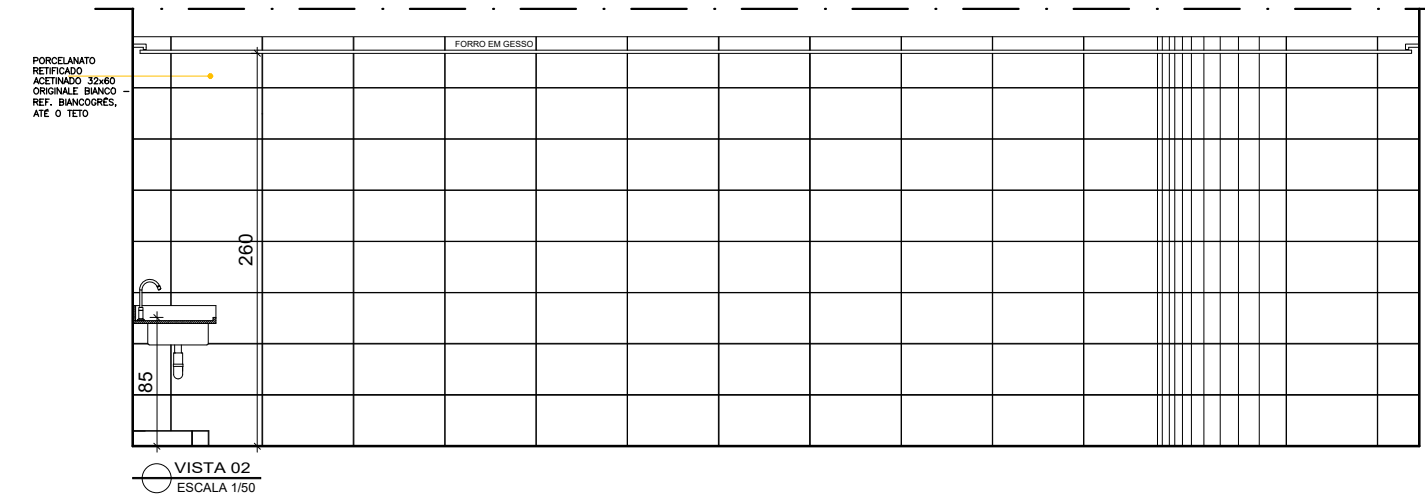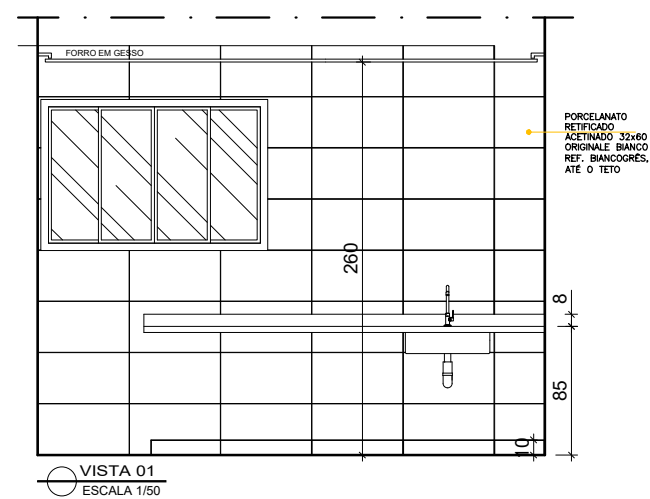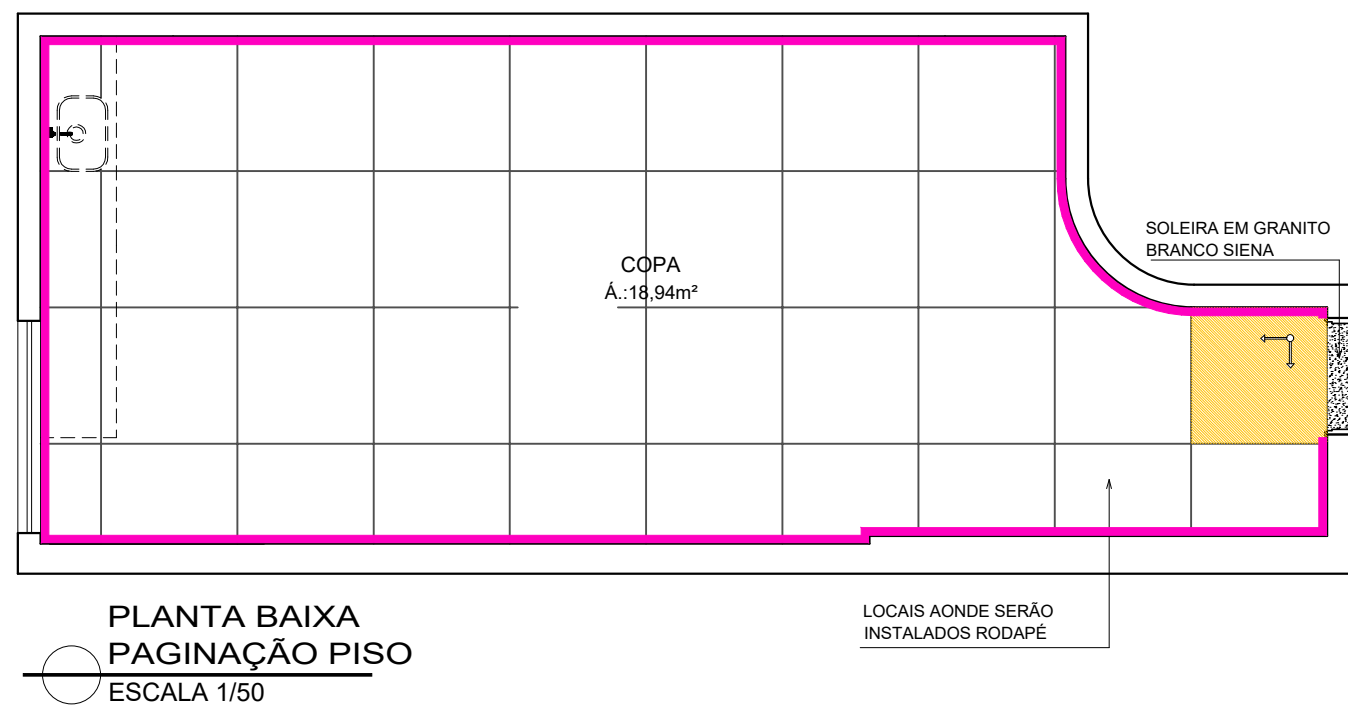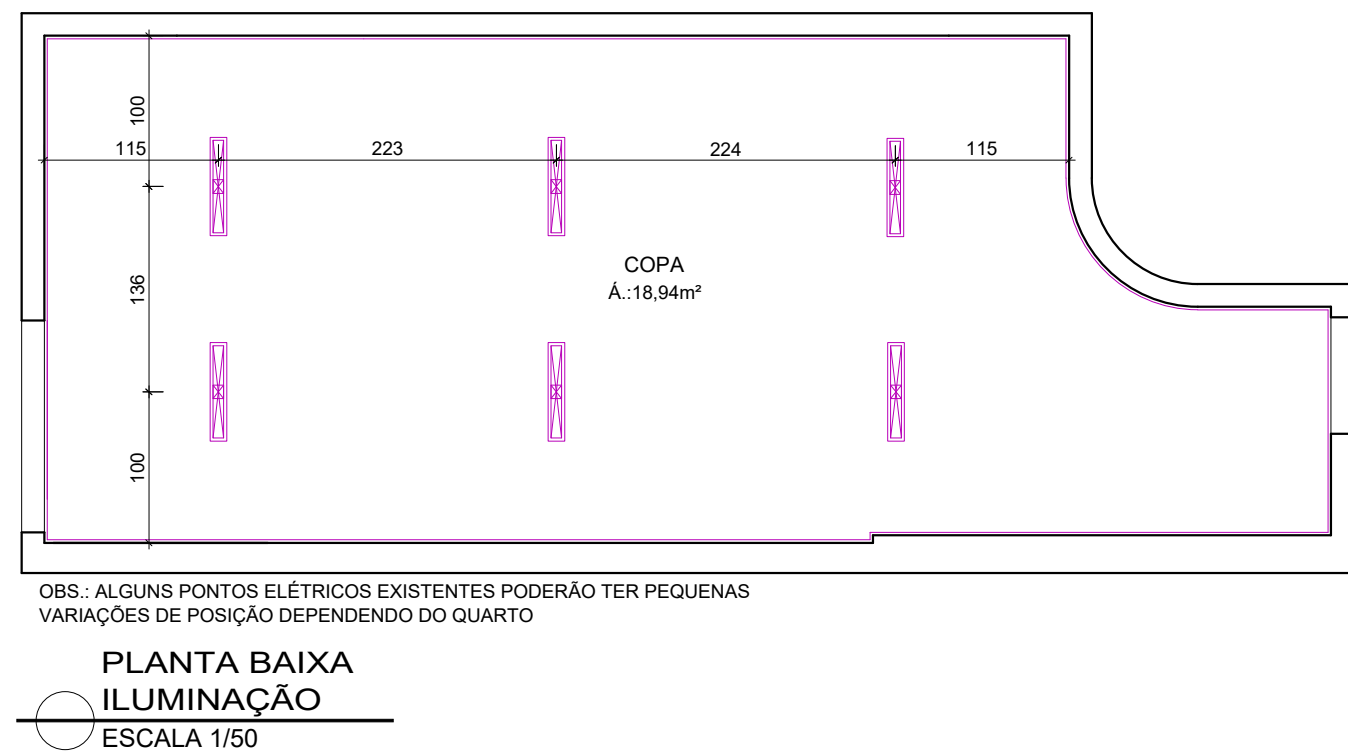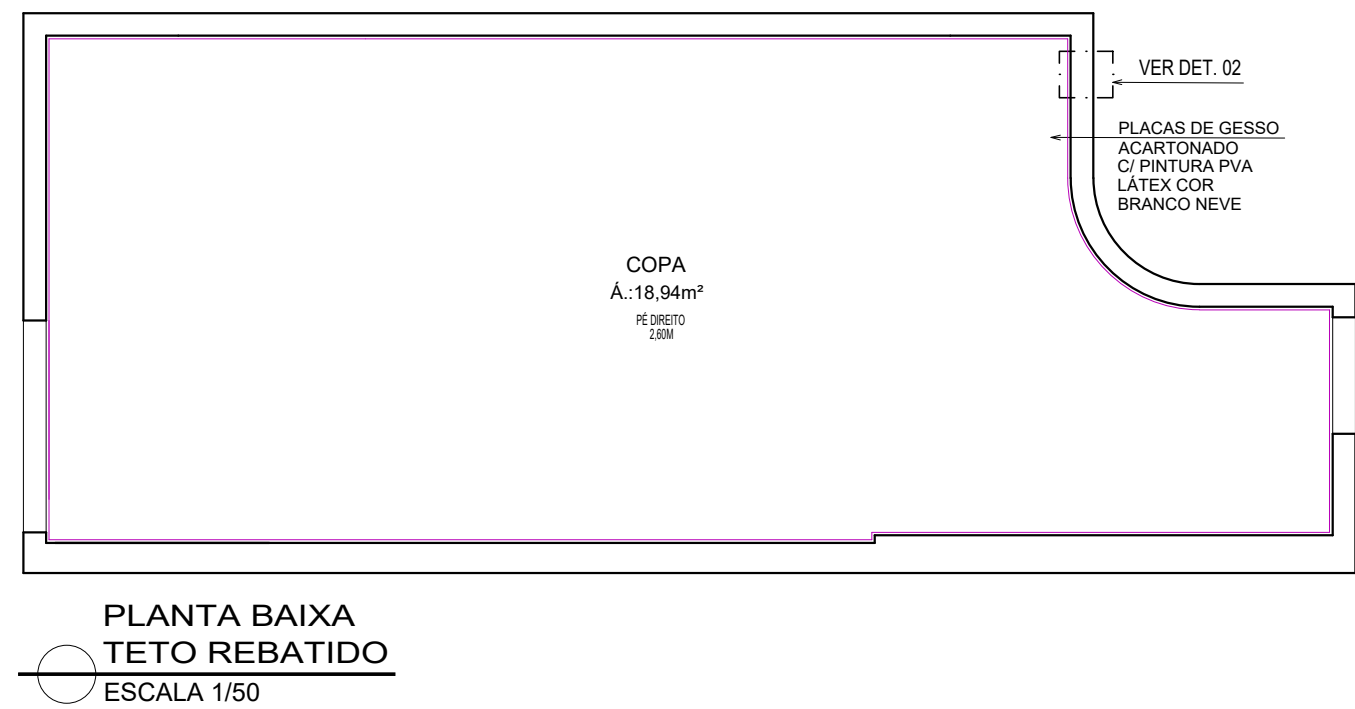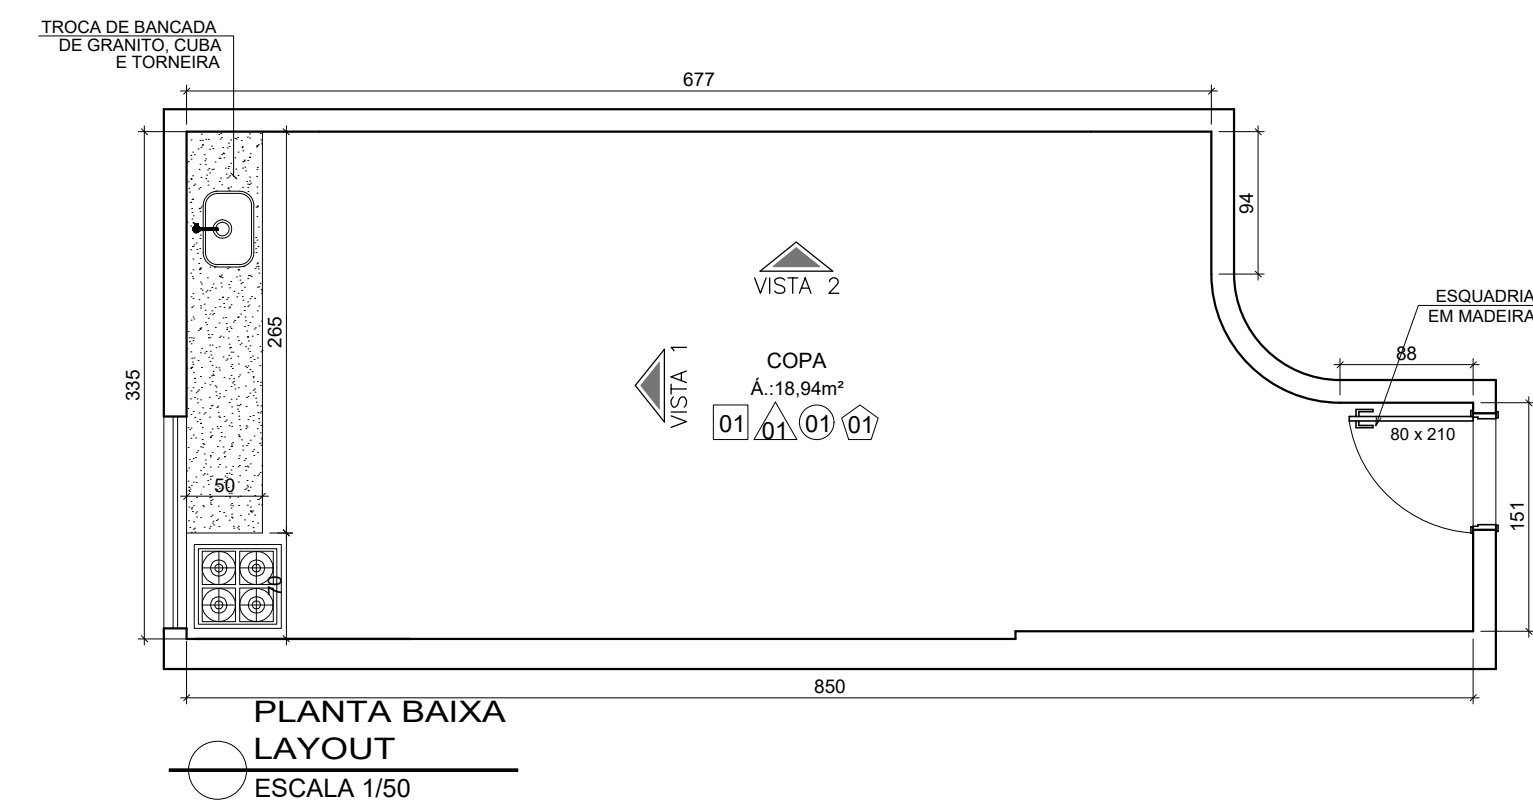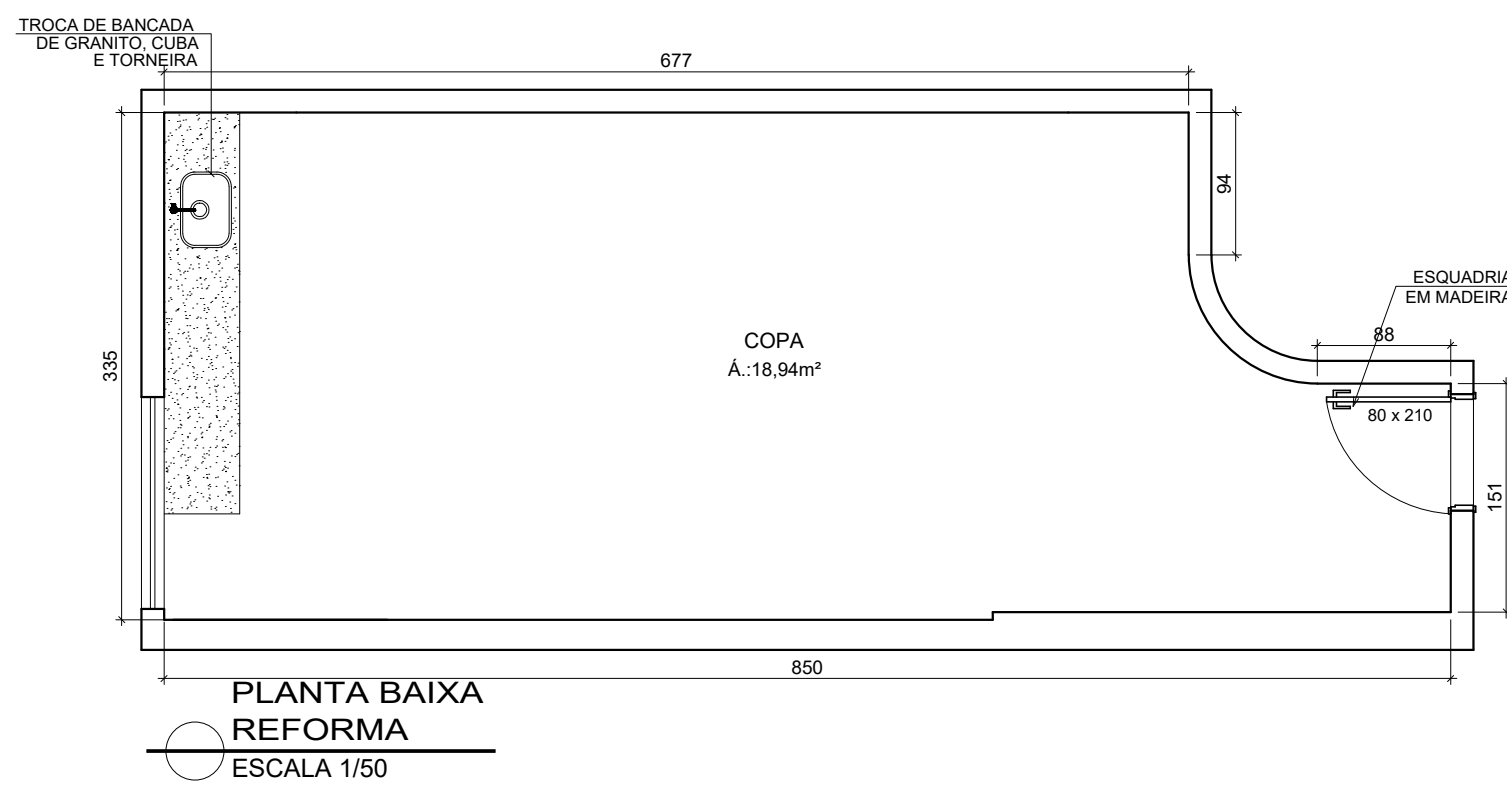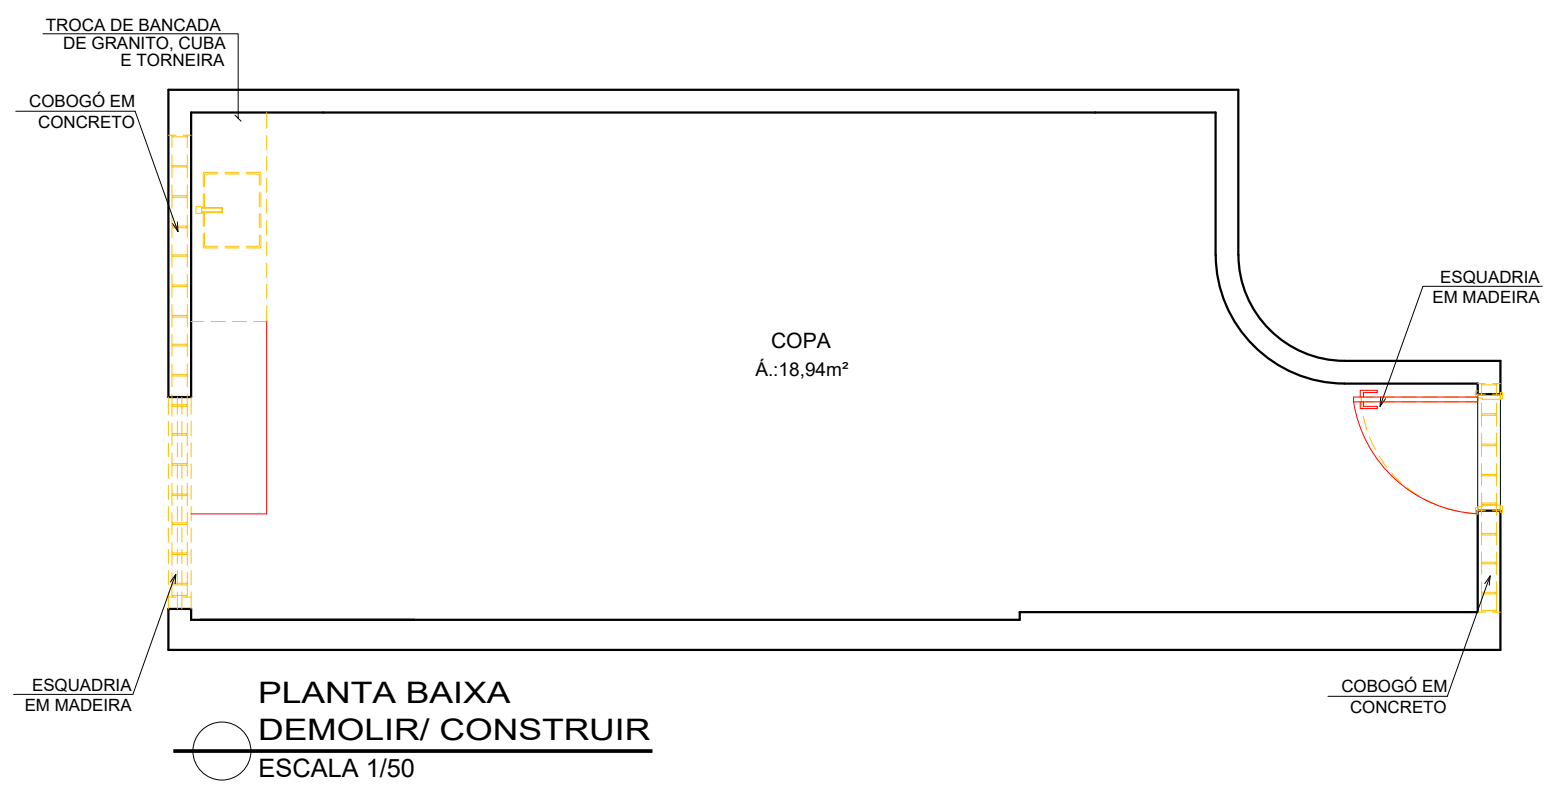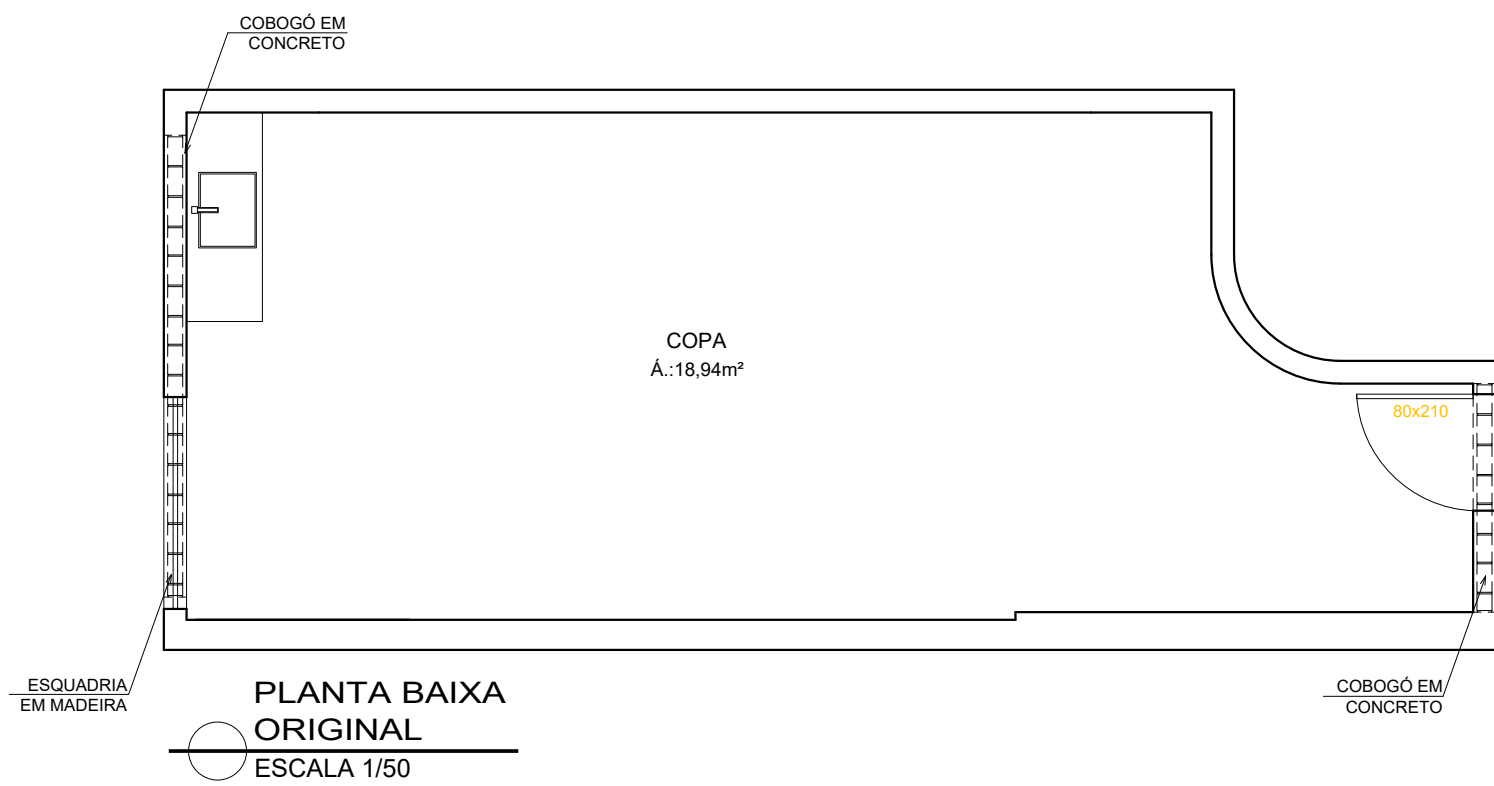

ESPECIFICAÇÕES ESQUADRIAS:

- KIT PORTA DE CORRER LISA EM FRELO 75X210CM C/ PUXADOR TIPO CAVA
- PORTA DE CORRER DUAS FOLHAS EM VIDRO INCOLOR E ESQUADRIA EM ALUMINIO ANODIZADO BRANCO 155 / 165X210CM, ATE ALTURA 1.10, VIDRO LAMINADO 6MM, ACIMA VIDRO COMUM DE 4MM
- JANELA MAXI AR C/ VIDRO FANTASIA MINI BOREAL E ESQUADRIA EM ALUMINIO ANODIZADO BRANCO 60x60CM
- KIT PORTA DE ABRIR LISA EM FRELO 80X210CM C/ FECHADURA DIGITAL COM CARTÃO


ESPECIFICAÇÕES COPAS:

- TORNEIRA PARA PIA DE COZINHA BICA ALTA CROMADA, LINHA GALI REF. DOCOL
- CUBA DE EMBUTIR EM AÇO INOX POLIDO, DIM. 47X30CM, LINHA LAVÍNIA REF. TRAMONTINA
- GRANITO BRANCO SIENA

LEGENDA

ACABAMENTO	
PISOS	
01	PORCELANATO RETIFICADO ACETINADO 90x90CM, CEMENTO NEBBIA - REF. BIANCOGRÉS (PISO SOBRE PISO EXISTENTE)
PAREDES	
01	PORCELANATO RETIFICADO ACETINADO 32x60 ORIGINALE BIANCO - REF. BIANCOGRÉS, ATE O TETO
02	EMASSAMENTO C/ PINTURA EM TINTA ACRILICA COR "CRÔMIO"
03	EMASSAMENTO C/ PINTURA LÁTEX ACRILICA COR BRANCO NEVE
04	MASSA AC3 BRANCA PARA RECOBRIMENTO DA CERÂMICA E REJUNTE, COM EMASSAMENTO E PINTURA LÁTEX ACRILICA COR BRANCO NEVE
05	PORCELANATO RETIFICADO ACETINADO 32x60 ORIGINALE BIANCO - REF. BIANCOGRÉS ATE H= 1.35M, ACABAMENTO COM FILETE DE AÇO INOX POLIDO 1X1CM, ACIMA EMASSAMENTO C/ PINTURA LÁTEX ACRILICA COR BRANCO NEVE
06	EMASSAMENTO C/ PINTURA EM TINTA ACRILICA "AZUL VELEIRO"
TETOS	
01	FORRO EM GESSO ACARTONADO EMASSADO C/ PINTURA LÁTEX PVA COR BRANCO NEVE
02	SOLEIRA
03	GRANITO BRANCO SIENA ESCOVADO
RODAPÊ	
01	PORCELANATO RETIFICADO ACETINADO 14.5x90CM, CEMENTO NEBBIA BIANCOGRÉS (INDICAÇÃO DA LOCALIZAÇÃO NOS QUARTOS, CORREDORES E DEMAIS AMBIENTES SERÁ EM TODA A EXTENSÃO)
REFORMA	
DEMOLIR	
CONSTRUIR	
PONTOS ELÉTRICOS	
PONTO A MANTER	
PONTO A INSTALAR	
PONTO A RETIRAR	
➤	TOMADA BAIXA H= 30CM
➤	TOMADA MÉDIA H= 110CM
➤	TOMADA ALTA EXISTENTE, H=2.00CM
➤	TOMADA CHUVEIRO H=210CM
➤	ECONOMIZADOR DE ENERGIA H= 110CM
➤	TOMADA AR CONDICIONADO H= 210CM
➤	CAIXA DE PASSAGEM
➤	INTERRUPTOR SIMPLES H= 110CM
➤	ANTENA PARA TELEVISÃO H= 210CM
➤	FITA DE LED 10W / M. 12 V. 4000K
➤	PAINEL PAFON LED 12W DE EMBUTIR QUADRADO, DIM. 17X17CM, BIVOLT, 4000K
➤	PAINEL PAFON LED 24W DE EMBUTIR QUADRADO, DIM. 30X30CM, BIVOLT, 4000K
➤	SPOT LED EMBUTIR 9W, QUADRADO, DIM. 11X11CM, BIVOLT, 4000K
➤	PAINEL PAFON LED 18W DE EMBUTIR QUADRADO, DIM. 22X22CM, BIVOLT, 4000K
➤	LUMINÁRIA TETO EMBUTIR RET., DIM. 120X15CM, LED 36W
➤	LUMINÁRIA TETO EMBUTIR RET., DIM. 65X11CM, LED 20W
➤	VENTILADOR DE TETO, 3 PÁS, NA COR GRÁFITE

NOTA: OS PROJETOS EXECUTIVOS DOS QUARTOS / BANHEIROS FORAM FEITOS EM CIMA DE UMA AMOSTRAGEM DE APARTAMENTO, PODERÃO HAVER DIFERENÇAS ENTRE APARTAMENTOS E AS MESMAS DEVERÃO SER PASSADAS PARA O SESC PARA SOLUCIONAR DA MELHOR FORMA

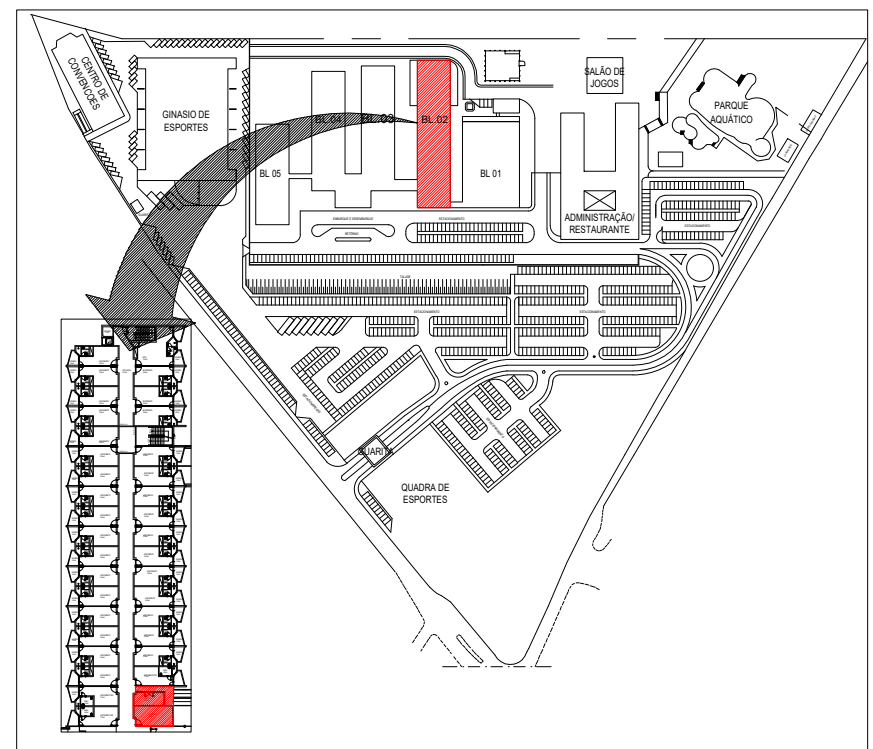

NOTA: COTAS EM CENTÍMETROS			
XX/XX/XX	R00	ENTREGA ESTUDO PRELIMINAR	EMISSOR
DATA	Nº REVISÃO	DESCRIÇÃO	EMISSOR


SESC - SERVIÇO SOCIAL DO COMÉRCIO
ADMINISTRAÇÃO REGIONAL DO ESTADO DO ESPÍRITO SANTO
CENTRO DE TURISMO SOCIAL E LAZER DE GUARAPARI

PROJETO ARQUITETÔNICO DE REFORMA
BLOCO DE HOSPEDAGEM 02


LOCAL: MUNICÍPIO: ESTADO:
AV. CONTORNO, 1760 GUARAPARI ESPÍRITO SANTO
LAGOA FUNDA

EDITORIAÇÃO GRÁFICA:
Sesc
Fecomércio
smac


BRUNELLA SCARDUA
ARQUITETA - CAU/A218620-8
DATA: ESCALA: PRANCHA:
MAIO / 2024 1/ 50 A1
TÍTULO: PRANCHA:
PLANTAS BAIXAS COPA LAVANDERIA

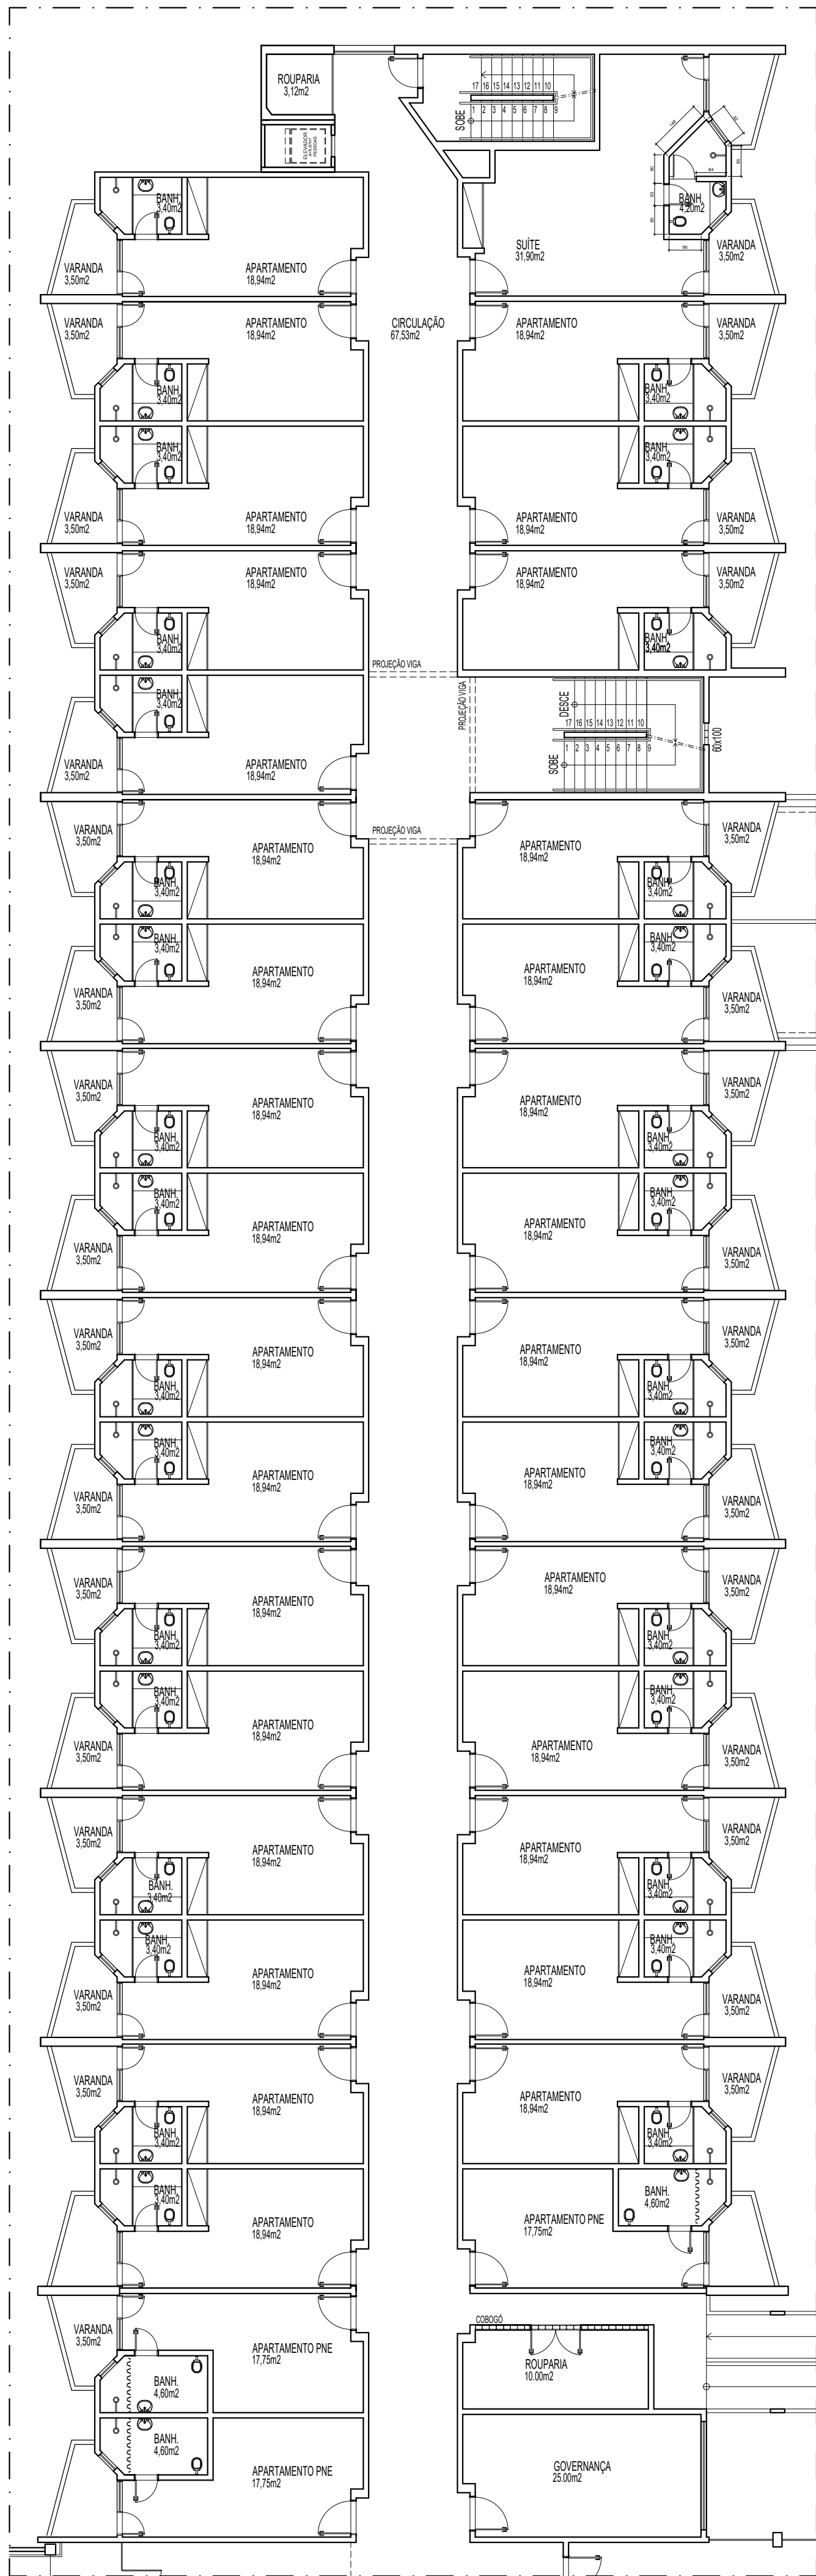


PLANTA BAIXA TÉRREO
ESCALA 1/125 APTOS 360 A 394

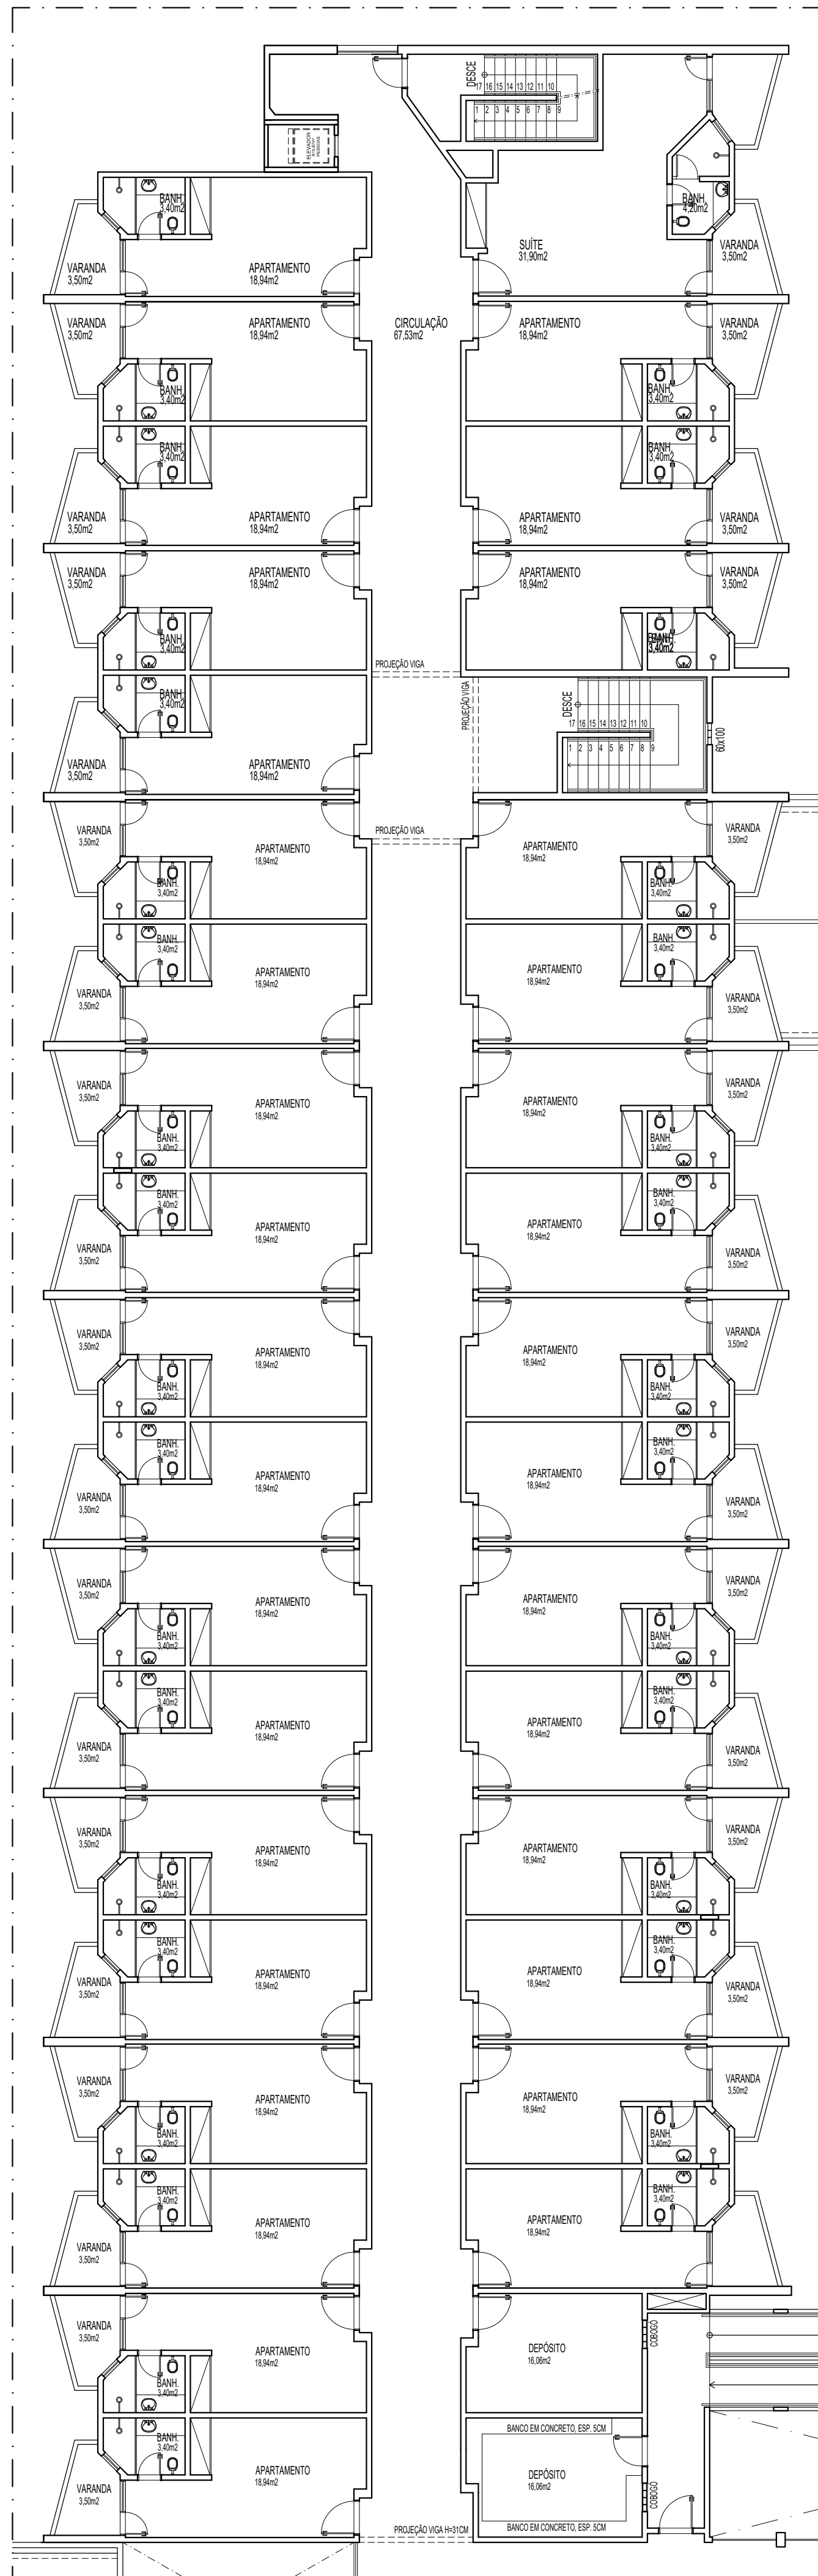


PLANTA BAIXA 1º PAVIMENTO
ESCALA 1/125 APTOS 395 A 429

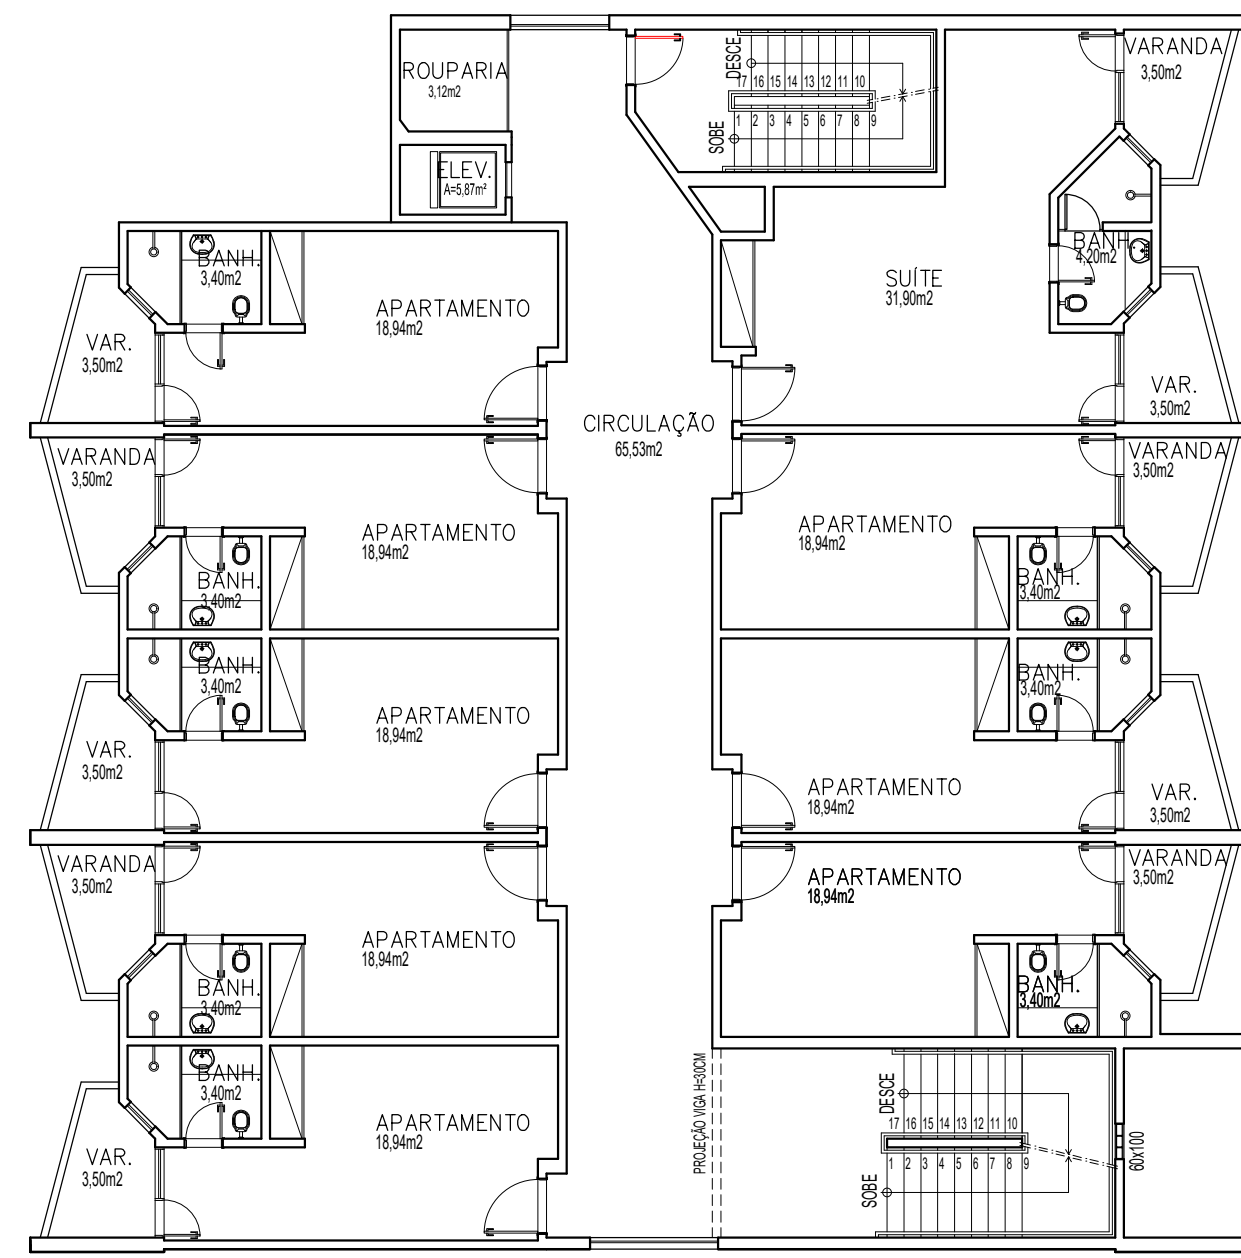

PLANTA BAIXA 2º PAVIMENTO
ESCALA 1/125 APTOS 430 A 438

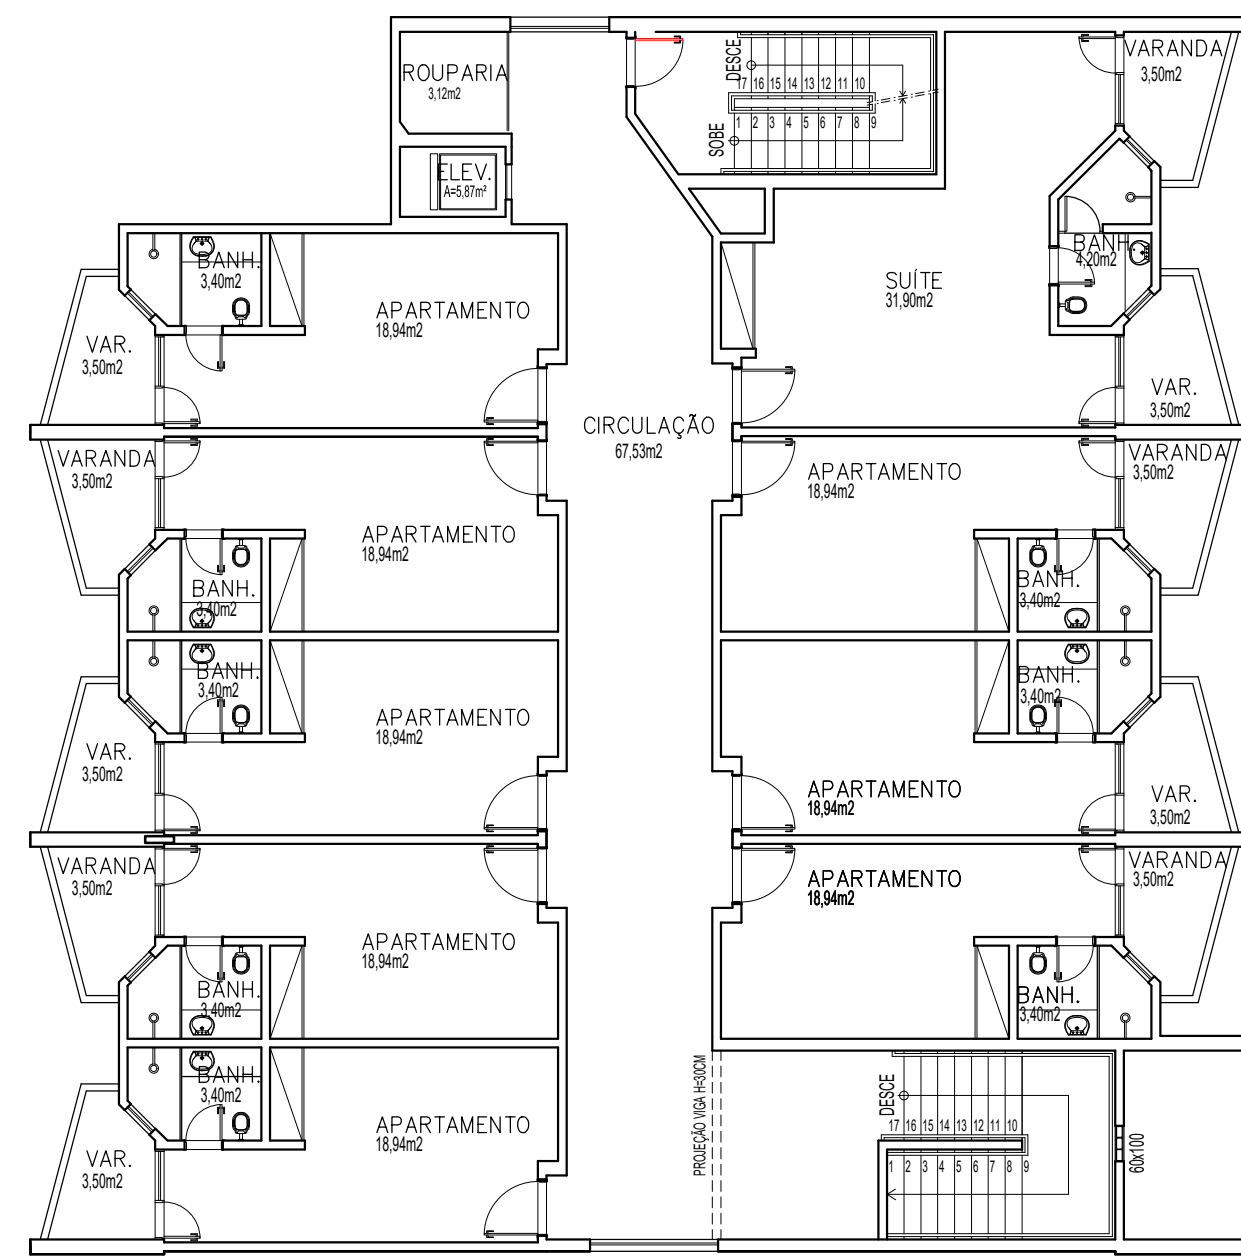

PLANTA BAIXA 3º PAVIMENTO
ESCALA 1/125 APTOS 439 A 447

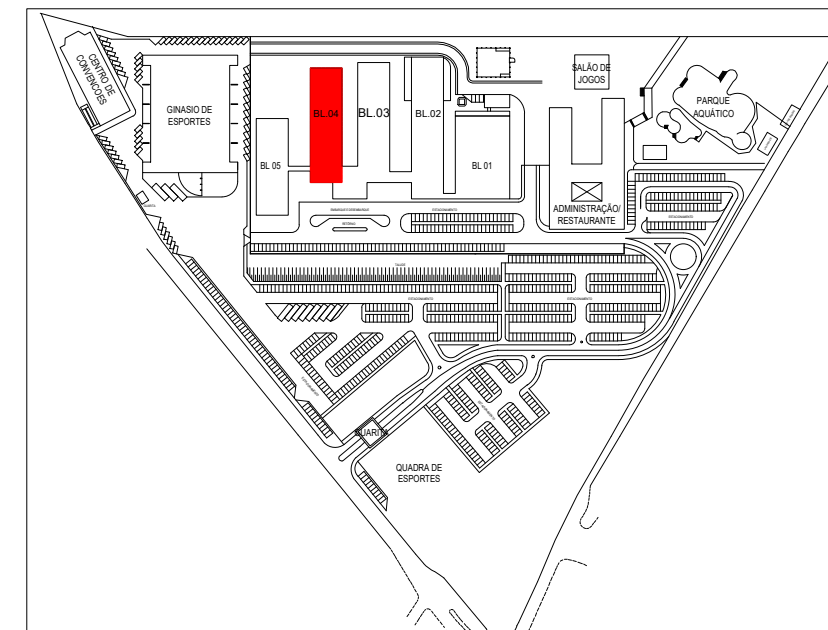

NOTA: COTAS EM CENTÍMETROS.			
XXXXXX	R00	ENTREGA ESTUDO PRELIMINAR	
DATA	Nº REVISÃO	DESCRIÇÃO	EMISSOR
SESC - SERVIÇO SOCIAL DO COMÉRCIO ADMINISTRAÇÃO REGIONAL DO ESTADO DO ESPÍRITO SANTO CENTRO DE TURISMO SOCIAL E LAZER DE GUARAPARI			
PROJETO ARQUITETÔNICO DE REFORMA BLOCO DE HOSPEDAGEM 04			
LOCAL: AV. CONTORNO, 1760 LAGOA FUNDA	MUNICÍPIO: GUARAPARI	ESTADO: ESPÍRITO SANTO	EDITORACÃO GRÁFICA:
		REANI ZANOTELLI ARQUITETA - CAU/MT2433	ESCALA: 1/ 125
DATA: MAIO / 2024	PRANCHA: A1		
TÍTULO: PLANTA BAIXA TÉRREO - EXISTENTE PLANTA BAIXA 1º PAVTO - EXISTENTE		PRANCHA:	

001