

EQUIPAMENTOS DE AR CONDICIONADO:

PAVIMENTO TERREO								
ITEM		DESCRIÇÃO	MODELO REFERENCIA	FABRICANTE	LINHA DE LIQUIDO	LINHA DE GÁS	ALIMENTAÇÃO	CONSUMO
UNIDADE EVAPORDORA (INTERNA)	UNIDADE CONDENSADORA (EXTERNA)							
UE -TE-06	UC -TE-06	UNIDADE SPLIT COMPOSTO DE EVAPORADORA TIPO HIWALL E UNIDADE CONDENSADORA INVERTER, CAPACIDADE NOMINAL DE 24.000 BTU/H, COMPRESSOR ROTATIVO, GAS REFRIGERANTE R410A	42MACT2255 38TCA2255	MIDEA	6,35 mm (1/4")	15,87 mm (5/8")		2,5 KW
UE -TE-01	UC -TE-01	UNIDADE SPLIT COMPOSTO DE EVAPORADORA TIPO HIWALL E UNIDADE CONDENSADORA INVERTER, CAPACIDADE NOMINAL DE 12.000 BTU/H, COMPRESSOR ROTATIVO, GAS REFRIGERANTE R410A	38AGV/CB12M5 42AGVCB12M5	MIDEA	6,35 mm (1/4")	12,7mm (1/2")	220V/2F+T	1,3 KW
UE -TE-02	UC -TE-02							
UE -TE-03	UC -TE-03							
UE -TE-04	UC -TE-04							
UE -TE-05	UC -TE-05							
UE -TE-07	UC -TE-07							
UE -TE-08	UC -TE-08							
UE -TE-09	UC -TE-09							
UE -TE-10	UC -TE-10							
UE -TE-11	UC -TE-11							
UE -TE-12	UC -TE-12							
UE -TE-13	UC -TE-13							
UE -TE-14	UC -TE-14							
UE -TE-15	UC -TE-15							
UE -TE-16	UC -TE-16							
UE -TE-17	UC -TE-17							
UE -TE-18	UC -TE-18							
UE -TE-19	UC -TE-19							
UE -TE-20	UC -TE-20							
UE -TE-21	UC -TE-21							
UE -TE-22	UC -TE-22							
UE -TE-23	UC -TE-23							
UE -TE-24	UC -TE-24							
UE -TE-25	UC -TE-25							
UE -TE-26	UC -TE-26							
UE -TE-27	UC -TE-27							
UE -TE-28	UC -TE-28							
UE -TE-29	UC -TE-29							
UE -TE-30	UC -TE-30							
UE -TE-31	UC -TE-31							
UE -TE-32	UC -TE-32							
UE -TE-33	UC -TE-33							
UE -TE-34	UC -TE-34							
UE -TE-35	UC -TE-35							
UE -TE-36	UC -TE-36							
UE -TE-37	UC -TE-37							
UE -TE-38	UC -TE-38							

1° PAVIMENTO


ITEM		DESCRIÇÃO	MODELO REFERENCIA	FABRICANTE	LINHA DE LIQUIDO	LINHA DE GÁS	ALIMENTAÇÃO	CONSUMO
UNIDADE EVAPORDORA (INTERNA)	UNIDADE CONDENSADORA (EXTERNA)							
UE -1P-06	UC -1P-06	UNIDADE SPLIT COMPOSTO DE EVAPORADORA TIPO HIWALL E UNIDADE CONDENSADORA INVERTER, CAPACIDADE NOMINAL DE 24.000 BTU/H, COMPRESSOR ROTATIVO, GAS REFRIGERANTE R410A	42MACT2255 38TCA2255	MIDEA	6,35 mm (1/4")	15,87 mm (5/8")	220V/2F+T	2,5 KW
UE -1P-01	UC -1P-01	UNIDADE SPLIT COMPOSTO DE EVAPORADORA TIPO HIWALL E UNIDADE CONDENSADORA INVERTER, CAPACIDADE NOMINAL DE 12.000 BTU/H, COMPRESSOR ROTATIVO, GAS REFRIGERANTE R410A	38AGV/CB12M5 42AGVCB12M5	MIDEA	6,35 mm (1/4")	12,7mm (1/2")	220V/2F+T	1,3 KW
UE -1P-02	UC -1P-02							
UE -1P-03	UC -1P-03							
UE -1P-04	UC -1P-04							
UE -1P-05	UC -1P-05							
UE -1P-07	UC -1P-07							
UE -1P-08	UC -1P-08							
UE -1P-09	UC -1P-09							
UE -1P-10	UC -1P-10							
UE -1P-11	UC -1P-11							
UE -1P-12	UC -1P-12							
UE -1P-13	UC -1P-13							
UE -1P-14	UC -1P-14							
UE -1P-15	UC -1P-15							
UE -1P-16	UC -1P-16							
UE -1P-17	UC -1P-17							
UE -1P-18	UC -1P-18							
UE -1P-19	UC -1P-19							
UE -1P-20	UC -1P-20							
UE -1P-21	UC -1P-21							
UE -1P-22	UC -1P-22							
UE -1P-23	UC -1P-23							
UE -1P-24	UC -1P-24							
UE -1P-25	UC -1P-25							
UE -1P-26	UC -1P-26							
UE -1P-27	UC -1P-27							
UE -1P-28	UC -1P-28							
UE -1P-29	UC -1P-29							
UE -1P-30	UC -1P-30							
UE -1P-31	UC -1P-31							
UE -1P-32	UC -1P-32							
UE -1P-33	UC -1P-33							
UE -1P-34	UC -1P-34							
UE -1P-35	UC -1P-35							
UE -1P-36	UC -1P-36							
UE -1P-37	UC -1P-37							
UE -1P-38	UC -1P-38							

2° PAVIMENTO


ITEM		DESCRIÇÃO	MODELO REFERENCIA	FABRICANTE	LINHA DE LIQUIDO	LINHA DE GÁS	ALIMENTAÇÃO	CONSUMO
UNIDADE EVAPORDORA (INTERNA)	UNIDADE CONDENSADORA (EXTERNA)							
UE -2P-01	UC -2P-01	UNIDADE SPLIT COMPOSTO DE EVAPORADORA TIPO HIWALL E UNIDADE CONDENSADORA INVERTER, CAPACIDADE NOMINAL DE 12.000 BTU/H, COMPRESSOR ROTATIVO, GAS REFRIGERANTE R410A	38AGV/CB12M5 42AGVCB12M5	MIDEA	6,35 mm (1/4")	12,7mm (1/2")	220V/2F+T	1,3 KW
UE -2P-02	UC -2P-02							
UE -2P-03	UC -2P-03							
UE -2P-04	UC -2P-04							
UE -2P-05	UC -2P-05							
UE -2P-06	UC -2P-06							

3° PAVIMENTO


ITEM		DESCRIÇÃO	MODELO REFERENCIA	FABRICANTE	LINHA DE LIQUIDO	LINHA DE GÁS	ALIMENTAÇÃO	CONSUMO
UNIDADE EVAPORDORA (INTERNA)	UNIDADE CONDENSADORA (EXTERNA)							
UE -3P-01	UC -3P-01	UNIDADE SPLIT COMPOSTO DE EVAPORADORA TIPO HIWALL E UNIDADE CONDENSADORA INVERTER, CAPACIDADE NOMINAL DE 12.000 BTU/H, COMPRESSOR ROTATIVO, GAS REFRIGERANTE R410A	38AGV/CB12M5 42AGVCB12M5	MIDEA	6,35 mm (1/4")	12,7mm (1/2")	220V/2F+T	1,3 KW
UE -3P-02	UC -3P-02							
UE -3P-03	UC -3P-03							
UE -3P-04	UC -3P-04							
UE -3P-05	UC -3P-05							
UE -3P-06	UC -3P-06							
UE -3P-07	UC -3P-07							
UE -3P-08	UC -3P-08							

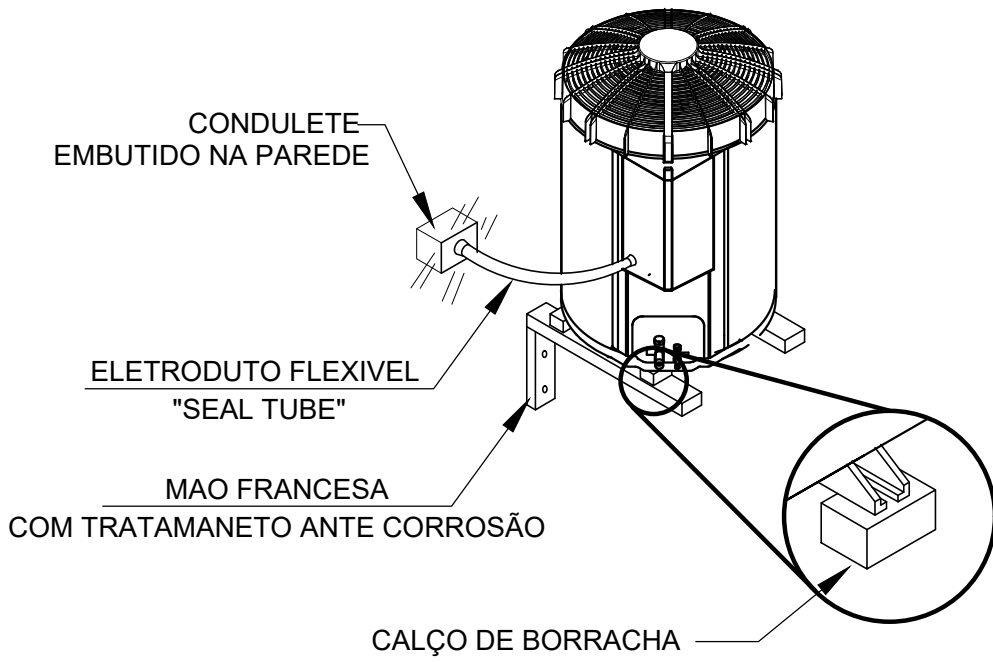

DETALHE 01 - INSTALAÇÃO DO CONDENSADOR NO PISO DA VARANDA
S/ ESCALA

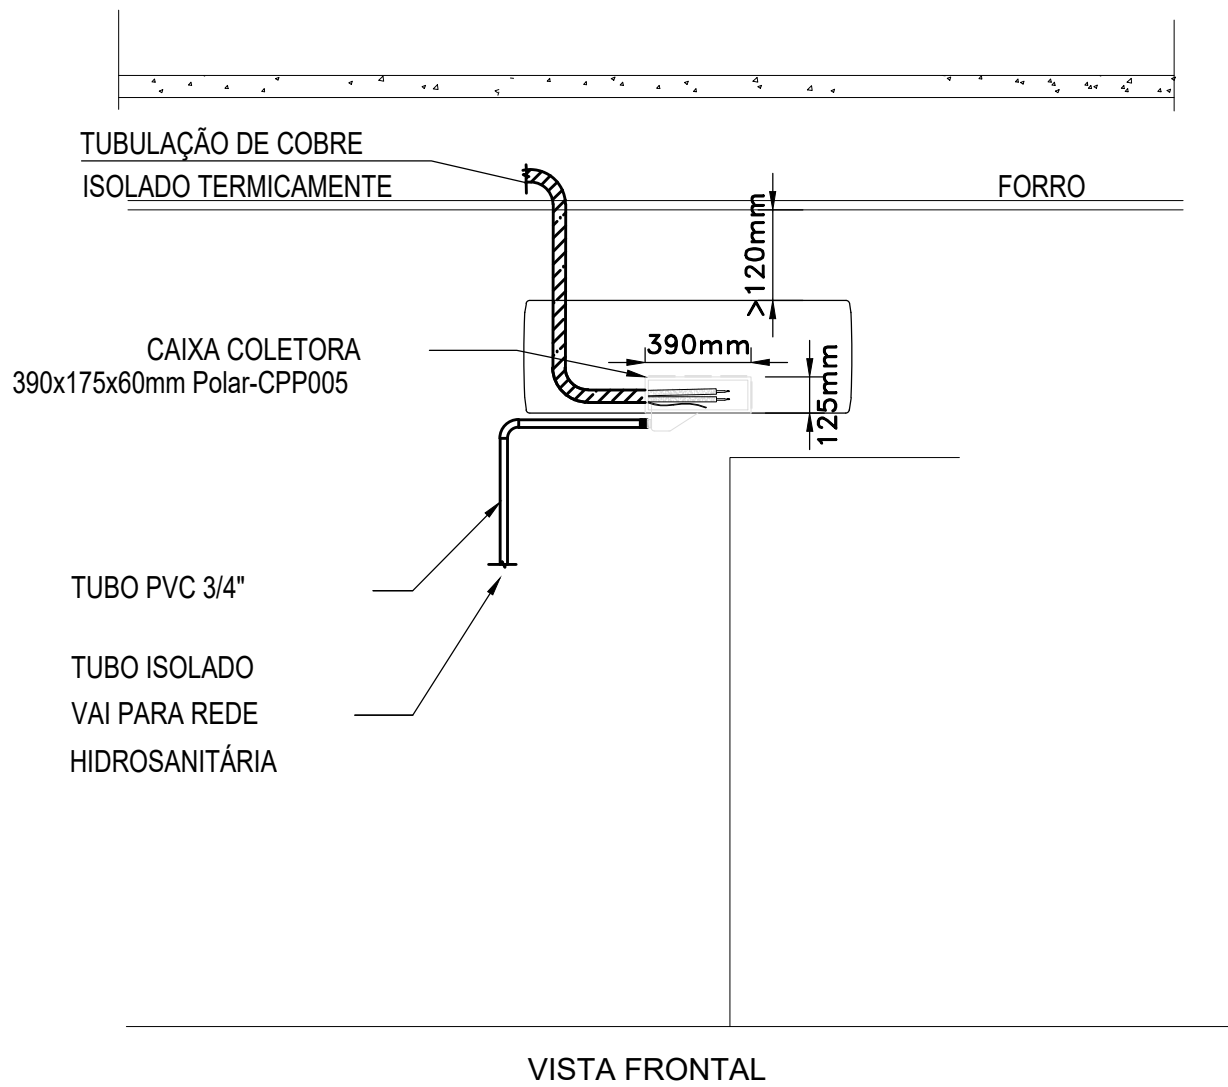


DETALHE - INSTALAÇÃO DO EVAPORADOR
SEM ESC.

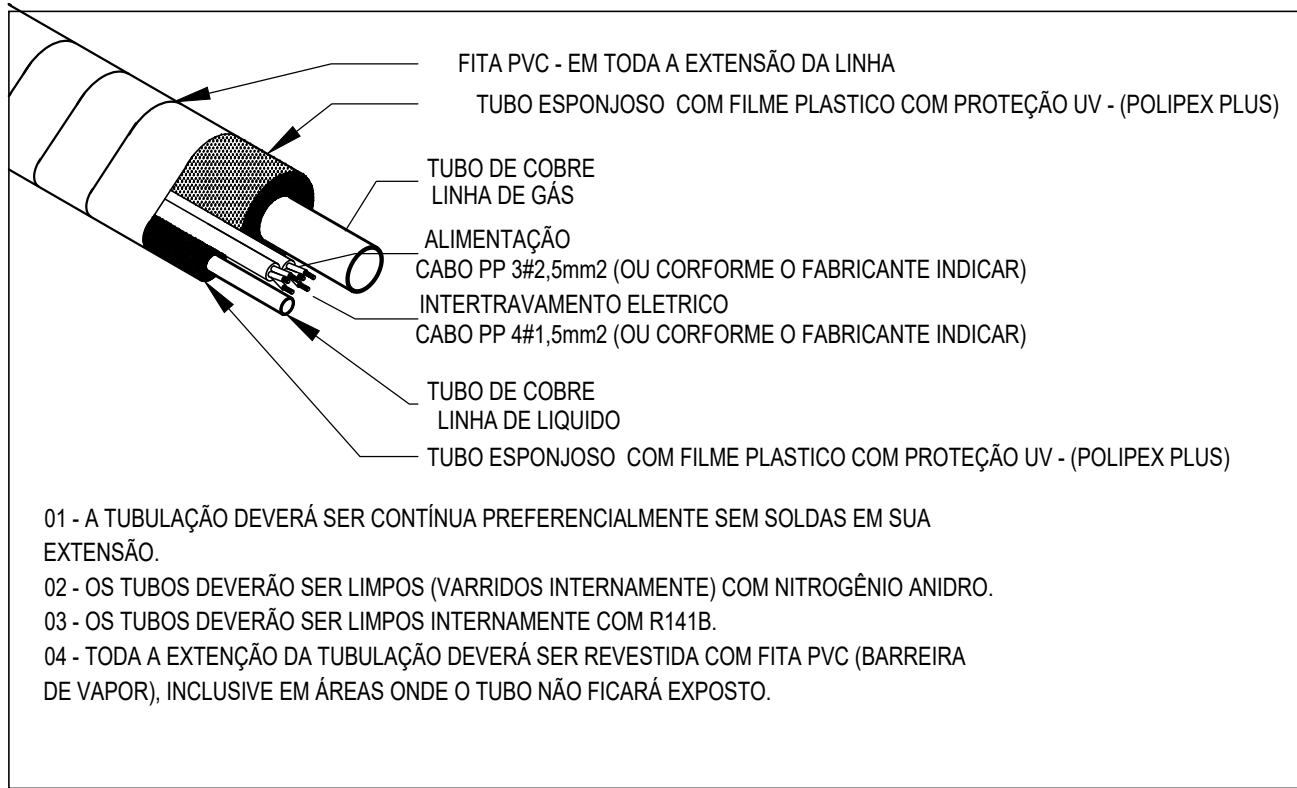


- 01 - A TUBULAÇÃO DEVERÁ SER CONTÍNUA PREFERENCIALMENTE SEM SOLDAS EM SUA EXTENSÃO.
02 - OS TUBOS DEVERÃO SER LIMPOS (VARRIDOS INTERNAMENTE) COM NITROGÊNIO ANIDRO.
03 - OS TUBOS DEVERÃO SER LIMPOS INTERNAMENTE COM R141B.
04 - TODA A EXTENSÃO DA TUBULAÇÃO DEVERÁ SER REVESTIDA COM FITA PVC (BARREIRA DE VAPOR), INCLUSIVE EM ÁREAS ONDE O TUBO NÃO FICARÁ EXPOSTO.

DETALHE - TUBULAÇÃO - APARELHOS COM EXPANSÃO NO CONDENSADOR

SEM ESC.:

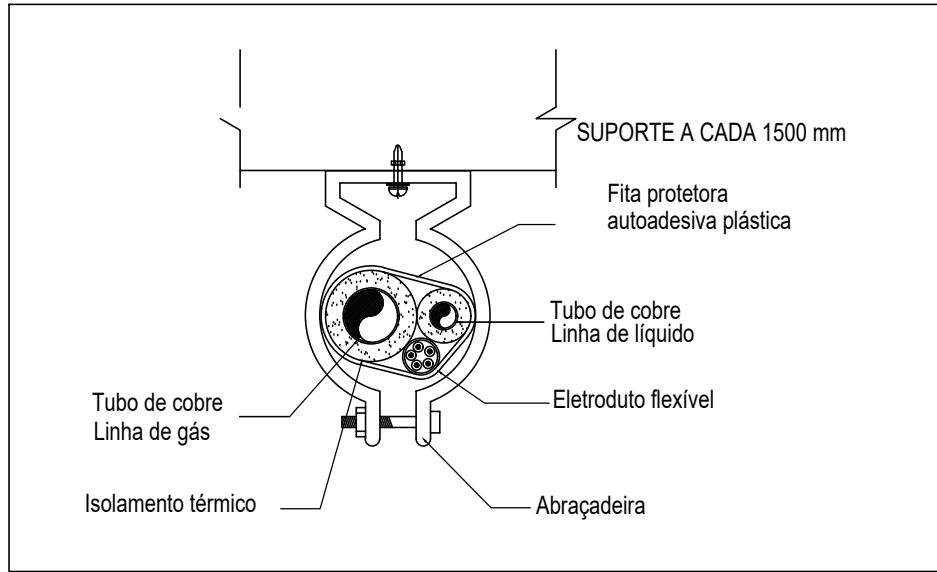

DETALHE - FIXAÇÃO DAS LINHAS FRIGORÍGENAS
SEM ESC.:

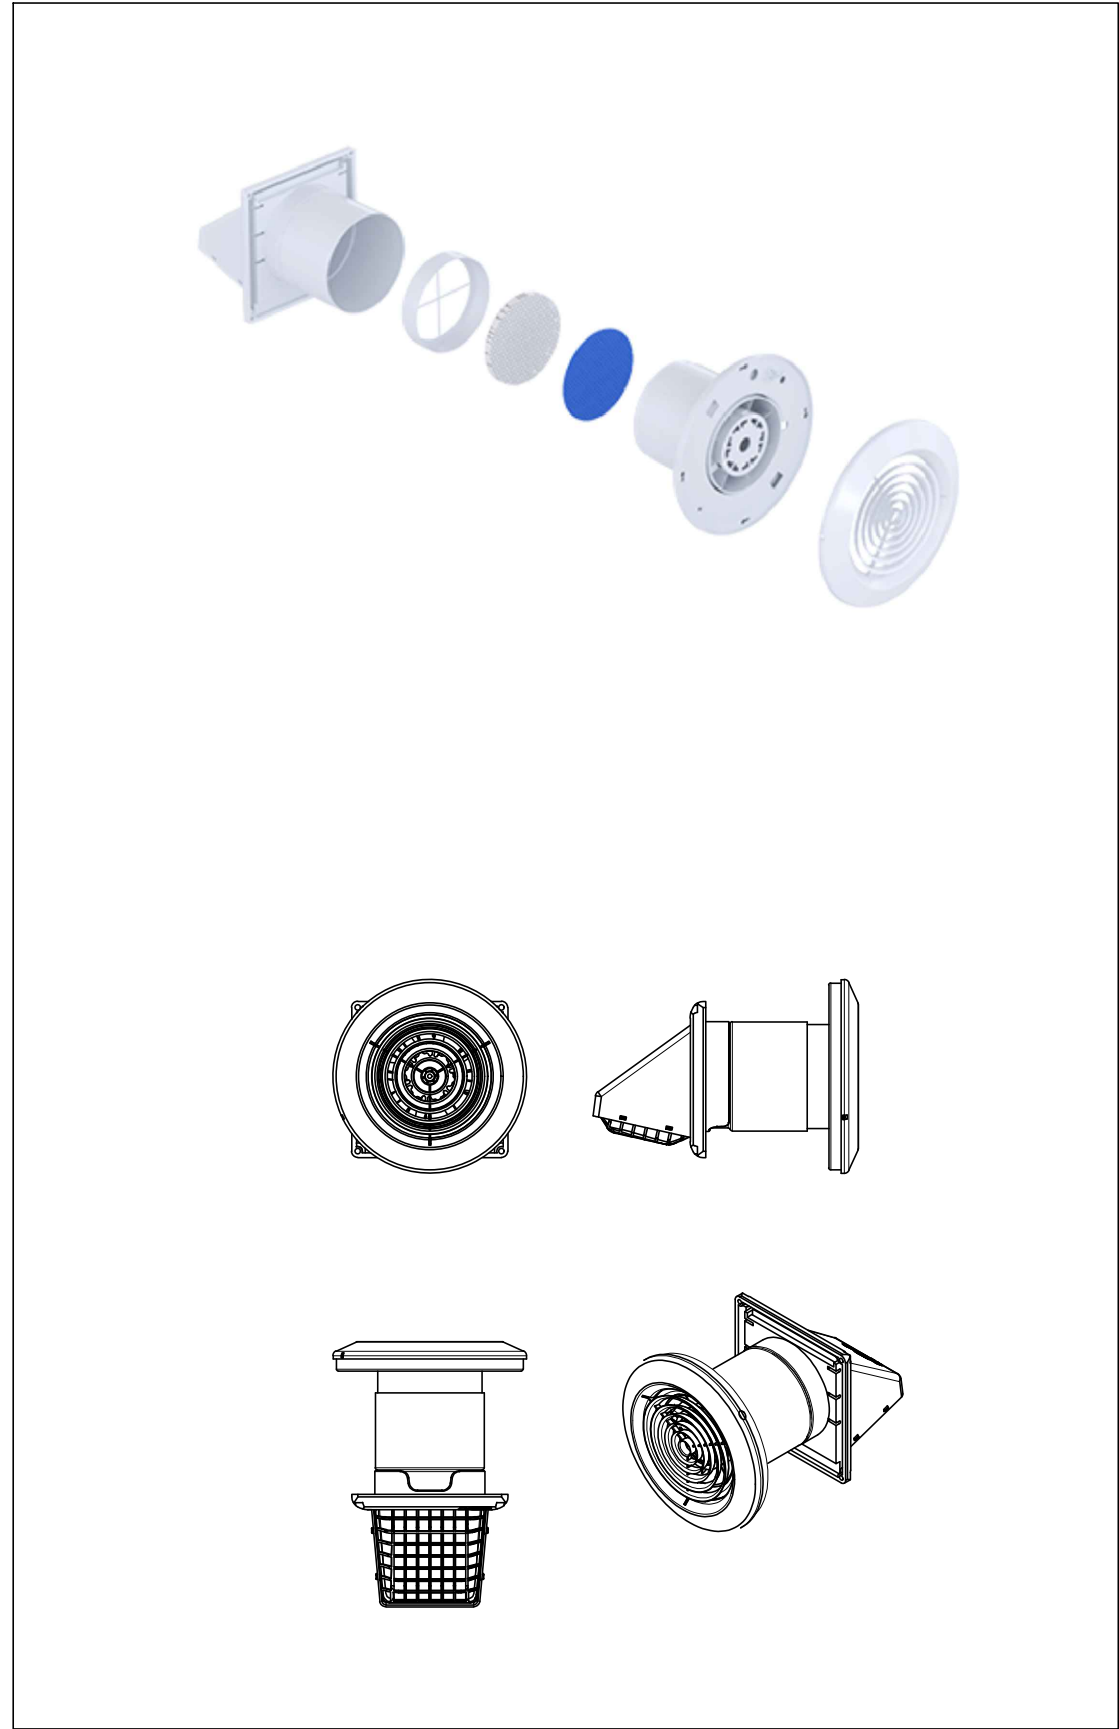

SPLIVENT

DATA	Nº REVISÃO	DESCRIÇÃO	EMISSOR

SESC - SERVIÇO SOCIAL DO COMÉRCIO
ADMINISTRAÇÃO REGIONAL DO ESTADO DO ESPÍRITO SANTO
CENTRO DE TURISMO SOCIAL E LAZER DE GUARAPARI

PROJETO DE CLIMATIZAÇÃO DA REFORMA
BLOCOS DE HOSPEDAGEM 02

LOCAL: AV. CONTORNO, 1760 LAGOA FUNDA	MUNICÍPIO: GUARAPARI	ESTADO: ESPÍRITO SANTO
	EDITORIAÇÃO GRÁFICA: EDITORIAÇÃO GRÁFICA: 	AUTOR: MARIA AUGUSTHA ROSETTI CARAN CAU A112887-6
DATA: DEZ/ 2023	ESCALA: 1/ 50	PRANCHA: A1
TÍTULO: DETALHES TÍPICOS	PRANCHA:	

PLANTA BAIXA 2º PAV
TRECHO 01
ESCALA 1/100

PLANTA BAIXA 3º PAV.
TRECHO 01
ESCALA 1/100

PLANTA BAIXA TÉRREO /
TRECHO 02
ESCALA 1/100

PLANTA BAIXA 1º PAV.
TRECHO 02

ESCALA 1/100

ITEM	DESCRIÇÃO	MODELO REFERENCIA	ABRICANTE	QUANT	UNID
SP/UNITE	UNIDADE COMPACTA PARA RENOVACAO DE AR - VAZAO DE 54 M3/H. COM FILTRO M5, ALIMENTACAO 220V/314W/1,17 W - INTERLIGACAO COM O SISTEMA DE REFRIGERACAO DO QUARTO	SP/UNITE	SICKLUX	50	PC


EQUIPAMENTOS DE AR CONDICIONADO(NESTA PRANCHA)

PAINIMENTO TIERO								
UNIDADE FABRICANTE (INTERNA)	UNIDADE CONSERVADORA (EXTERNA)	DESCRIÇÃO	MODELO REFERÊNCIA	FABRICANTE	UNHA DE LÍQUIDO	UNHA DE GÁS	ALIMENTAÇÃO	CONSUMO
UE-15-06	UE-15-06	UNIDADE INÚT COMPOSTO DE EVAPORADORA TPO INIMAL E UNIDADE CONSERVADORA INVERTER, CAPACIDADE NOMINAL DE 12.000 BTU/h, COMPRESSOR ROTAT VIO, GÁS REFRIGERANTE R404A	BMAC1225S BFTCA225	MOEDA	6,35 mm (1/4")	35,67 mm (1 1/2")	220V/2P	1,3 KW
UE-15-08	UE-15-08							
UE-15-09	UE-15-09							
UE-15-10	UE-15-10							
UE-15-11	UE-15-11							
UE-15-12	UE-15-12							
UE-15-13	UE-15-13							
UE-15-14	UE-15-14							
UE-15-15	UE-15-15							
UE-15-16	UE-15-16							
UE-15-17	UE-15-17							
UE-15-18	UE-15-18							
UE-15-19	UE-15-19							
UE-15-20	UE-15-20							
UE-15-21	UE-15-21							
UE-15-22	UE-15-22							
UE-15-23	UE-15-23							
UE-15-24	UE-15-24							
UE-15-25	UE-15-25							
UE-15-26	UE-15-26							
UE-15-27	UE-15-27							
UE-15-28	UE-15-28							
UE-15-29	UE-15-29							
UE-15-30	UE-15-30							
UE-15-31	UE-15-31							
UE-15-32	UE-15-32							
UE-15-33	UE-15-33							
UE-15-34	UE-15-34							
UE-15-35	UE-15-35							
UE-15-36	UE-15-36							
UE-15-37	UE-15-37							
UE-15-38	UE-15-38							
1º PAINIMENTO								
UNIDADE FABRICANTE (INTERNA)	UNIDADE CONSERVADORA (EXTERNA)	DESCRIÇÃO	MODELO REFERÊNCIA	FABRICANTE	UNHA DE LÍQUIDO	UNHA DE GÁS	ALIMENTAÇÃO	CONSUMO
UE-15-06	UE-15-06	UNIDADE INÚT COMPOSTO DE EVAPORADORA TPO INIMAL E UNIDADE CONSERVADORA INVERTER, CAPACIDADE NOMINAL DE 12.000 BTU/h, COMPRESSOR ROTAT VIO, GÁS REFRIGERANTE R404A	BMAC1225S BFTCA225	MOEDA	6,35 mm (1/4")	35,67 mm (1 1/2")	220V/2P	1,3 KW
UE-15-08	UE-15-08							
UE-15-09	UE-15-09							
UE-15-10	UE-15-10							
UE-15-11	UE-15-11							
UE-15-12	UE-15-12							
UE-15-13	UE-15-13							
UE-15-14	UE-15-14							
UE-15-15	UE-15-15							
UE-15-16	UE-15-16							
UE-15-17	UE-15-17							
UE-15-18	UE-15-18							
UE-15-19	UE-15-19							
UE-15-20	UE-15-20							
UE-15-21	UE-15-21							
UE-15-22	UE-15-22							
UE-15-23	UE-15-23							
UE-15-24	UE-15-24							
UE-15-25	UE-15-25							
UE-15-26	UE-15-26							
UE-15-27	UE-15-27							
UE-15-28	UE-15-28							
UE-15-29	UE-15-29							
UE-15-30	UE-15-30							
UE-15-31	UE-15-31							
UE-15-32	UE-15-32							
UE-15-33	UE-15-33							
UE-15-34	UE-15-34							
UE-15-35	UE-15-35							
UE-15-36	UE-15-36							
UE-15-37	UE-15-37							
UE-15-38	UE-15-38							
2º PAINIMENTO								
UNIDADE FABRICANTE (INTERNA)	UNIDADE CONSERVADORA (EXTERNA)	DESCRIÇÃO	MODELO REFERÊNCIA	FABRICANTE	UNHA DE LÍQUIDO	UNHA DE GÁS	ALIMENTAÇÃO	CONSUMO
UE-15-06	UE-15-06	UNIDADE INÚT COMPOSTO DE EVAPORADORA TPO INIMAL E UNIDADE CONSERVADORA INVERTER, CAPACIDADE NOMINAL DE 12.000 BTU/h, COMPRESSOR ROTAT VIO, GÁS REFRIGERANTE R404A	BMAC1225S BFTCA225	MOEDA	6,35 mm (1/4")	35,67 mm (1 1/2")	220V/2P	1,3 KW
UE-15-08	UE-15-08							
UE-15-09	UE-15-09							
UE-15-10	UE-15-10							
UE-15-11	UE-15-11							
UE-15-12	UE-15-12							
UE-15-13	UE-15-13							
UE-15-14	UE-15-14							
UE-15-15	UE-15-15							
UE-15-16	UE-15-16							
UE-15-17	UE-15-17							
UE-15-18	UE-15-18							
UE-15-19	UE-15-19							
UE-15-20	UE-15-20							
UE-15-21	UE-15-21							
UE-15-22	UE-15-22							
UE-15-23	UE-15-23							
UE-15-24	UE-15-24							
UE-15-25	UE-15-25							
UE-15-26	UE-15-26							
UE-15-27	UE-15-27							
UE-15-28	UE-15-28							
UE-15-29	UE-15-29							
UE-15-30	UE-15-30							
UE-15-31	UE-15-31							
UE-15-32	UE-15-32							
UE-15-33	UE-15-33							
UE-15-34	UE-15-34							
UE-15-35	UE-15-35							
UE-15-36	UE-15-36							
UE-15-37	UE-15-37							
UE-15-38	UE-15-38							

CAIXA DE PASSAGEM PARA SPLIT:

_____ CAIXA DE PASSAGEM - DESCRIÇÃO ABREV.

QUANT.	DESCRIÇÃO	MODELO	FABRICANTE
10	Caixa Passagem Split Split 190 X 120 X 80 mm Sem Tampa Frontal Reversível Abertura Construtiva	CP005 20 M1	POLAR

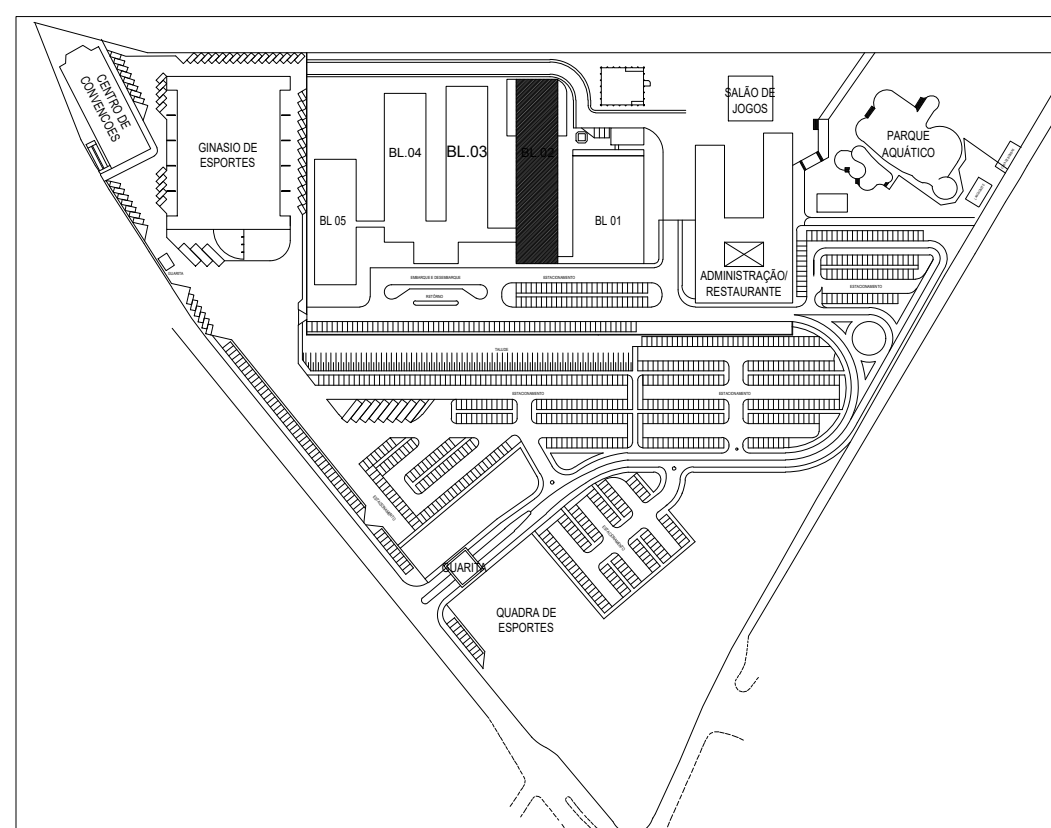

DATA	Nº REVISÃO	DESCRIÇÃO	EMISSION
------	------------	-----------	----------

SESC - SERVIÇO SOCIAL DO COMÉRCIO
ADMINISTRAÇÃO REGIONAL DO ESTADO DO ESPÍRITO SANTO
CENTRO DE TURISMO SOCIAL E LAZER DE GUARAPARI

PROJETO DE CLIMATIZAÇÃO DA REFORMA
BLOCO DE HOSPEDAGEM 02

LOCAL: AV. CONTORNO, 1760 LAGOA FUNDA	MUNICÍPIO: GUARAPARI	ESTADO: ESPÍRITO SANTO
---	-------------------------	---------------------------

 EDITORAÇÃO GRÁFICA:
EDITORAÇÃO GRÁFICA:

Fecomércio Senar

DATA:	ESCALA:	PRANCHA:
DEZ/ 2023	1/ 100	A0

TÍTULO: PLANTA BAIXA TÉRREO PRANCHA:

PLANTA BAIXA 1º PAVTO
PLANTA BAIXA 2ª/ 3º PAVTO SUPERIOR 001