



PLANTA DO GINÁSIO DE ESPORTES
ESCALA 1/100

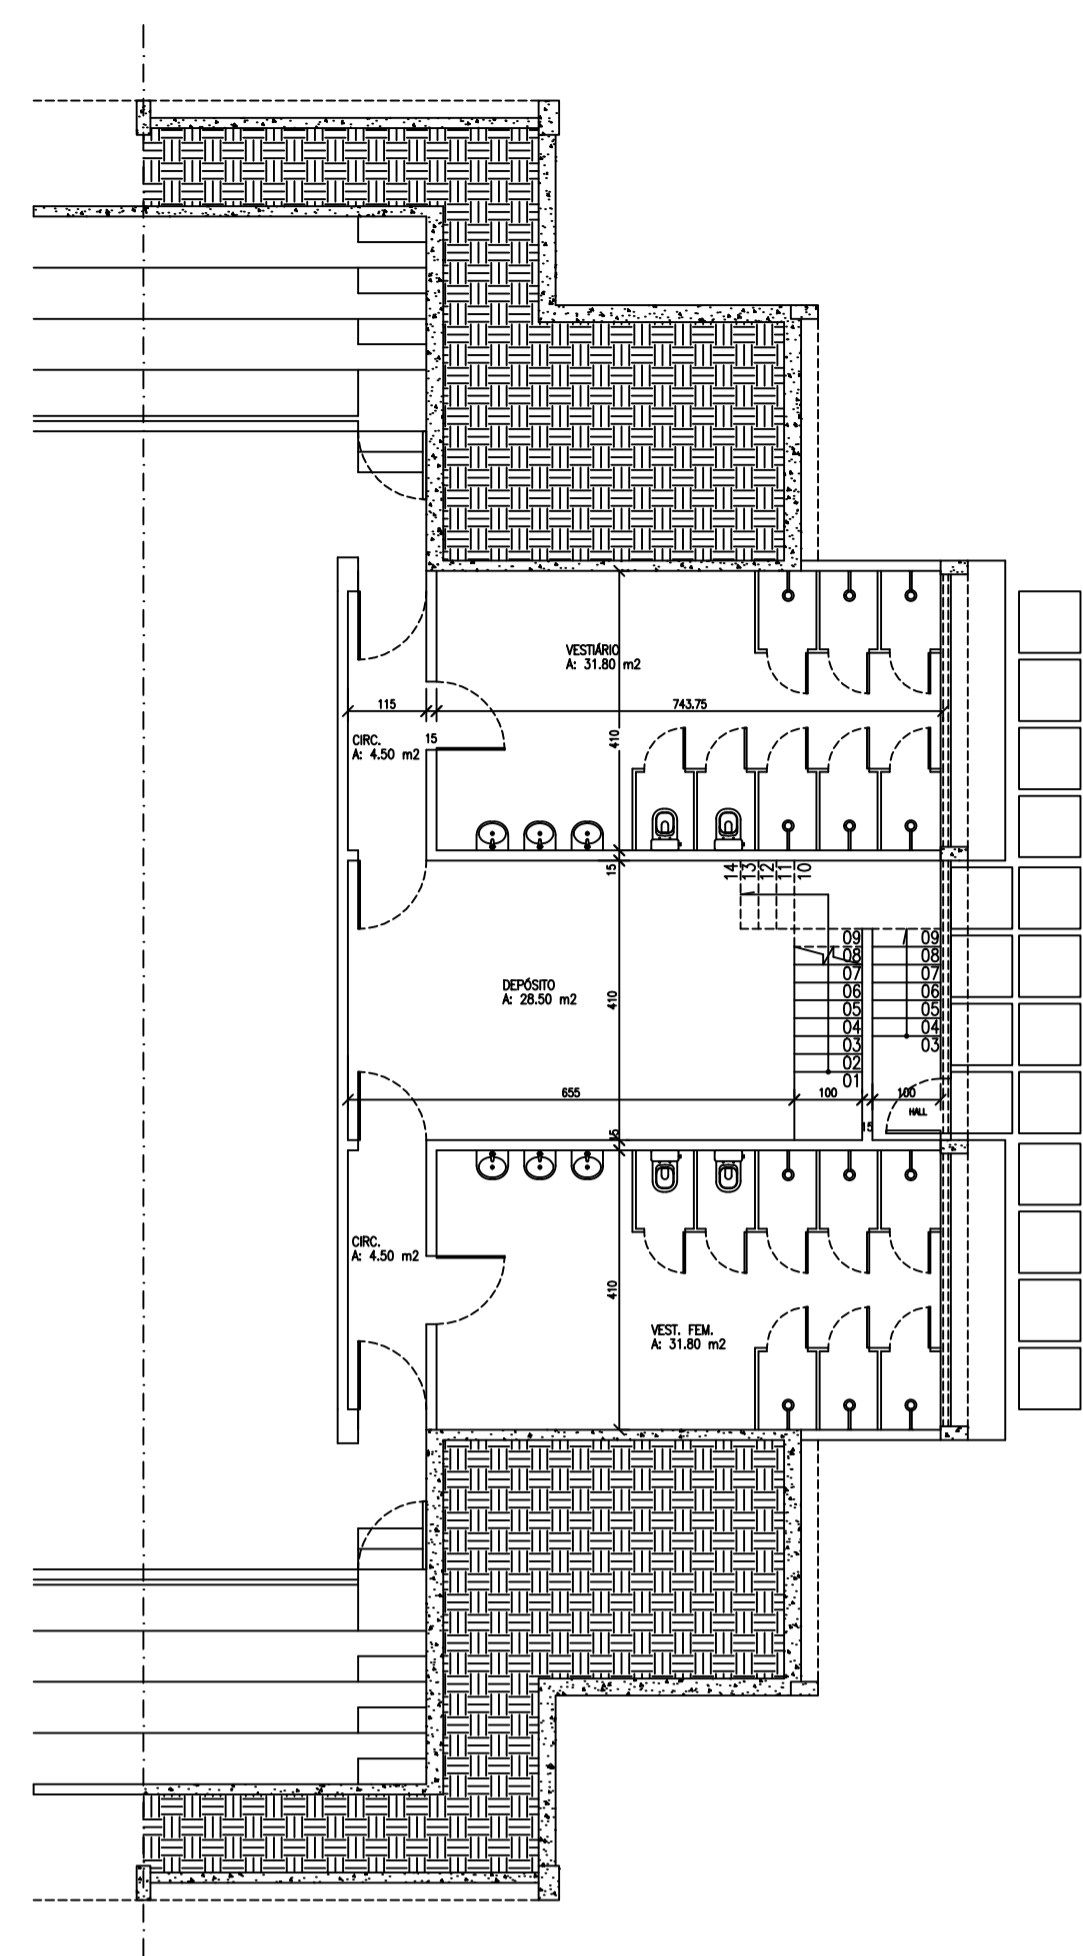

PLANTA DOS VESTIÁRIOS
ESCALA 1/100

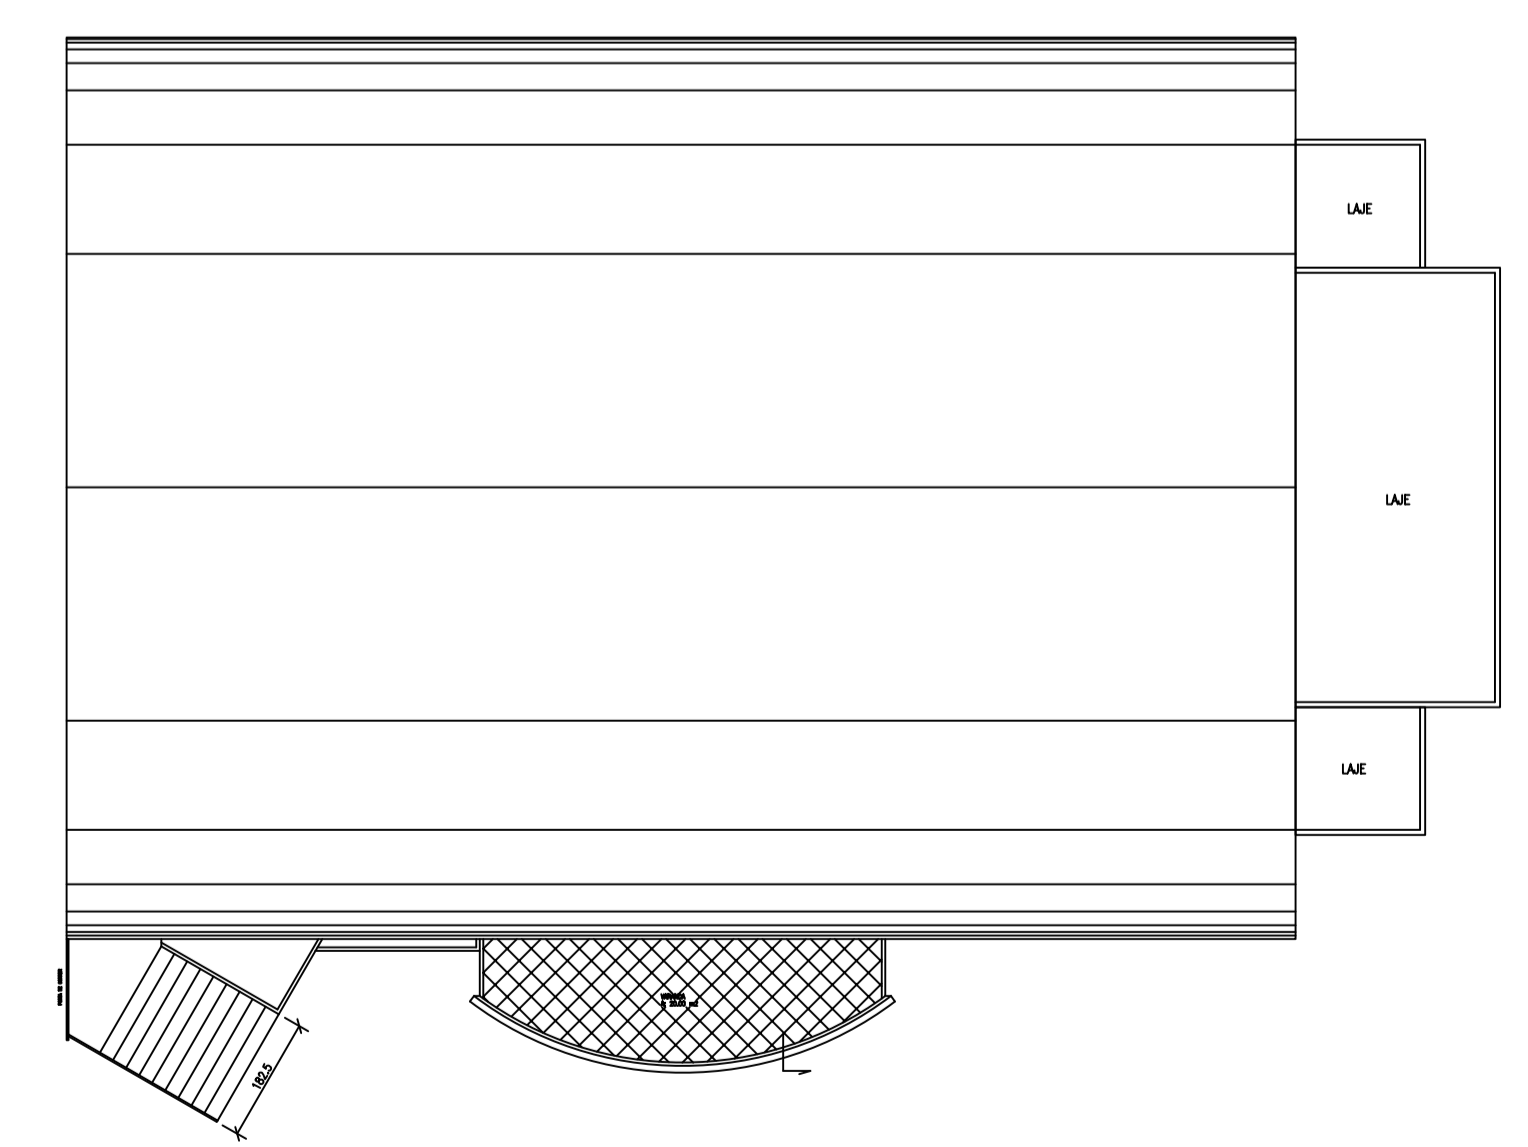

PLANTA DO TELHADO
ESCALA 1/200

NOTAS:

-PAREDES NÃO COTADAS 15CM;

SESC – SERVIÇO SOCIAL DO COMÉRCIO
ADMINISTRAÇÃO REGIONAL DO ESTADO DO ESPÍRITO SANTO
Centro de Atividades de Colatina

PROJETO DE ARQUITETURA

LOCAL: RUA CLOTHILDES QUIMARÃES TOZZI, Nº 100
DISTRITO: CENTRO
MUNICÍPIO: COLATINA
ESTADO: ESPÍRITO SANTO

AUTOR E RESPONSÁVEL TÉCNICO DO PROJETO:



BRUNELLA SCARDUA
Arquiteta e Urbanista - CRI 94285-5

DATA: OUTUBRO/2024
REV: 02
PROPRIETÁRIO: SESC – SERVIÇO SOCIAL DO COMÉRCIO
ESTABOÇÃO GRÁFICA: REANI ZANOTELLI
ESCALA: 1/100
PRONOME: A1

TÍTULO: PLANTA BAIXA SALAS PROVISÓRIAS
PLANTA BAIXA VESTIÁRIOS
PLANTA TELHADO GINÁSIO
PRONOME: ARQ