


1 PLANTA BAIXA - A CONSTRUIR
ESCALA: 1 : 50

REVESTIMENTOS NOVOS				
INDICADOR	FABRICANTE	LINHA	DESCRIÇÃO	ÁREA (m ²)
Carpete				
			Carpete Astral, textura bouclê, cor 407, Delphinus (parede)	55,68
			Carpete Astral, textura bouclê, cor 407, Delphinus (piso)	81,19
Pinturas				
PT 3	Suvinil	Acrílica	Pintura Acrílica, Cromio, Fosco Completo, Suvinil	81,15
Vinílicos				
			Madeira estrutural (Palco)	12,66
			Carpete Astral, textura bouclê, cor 407, Delphinus (piso)	12,66
DIVISÓRIAS NOVAS				
wc			DESCRIÇÃO	ÁREA (m ²)
Drywall				
DW 1			Parede em drywall com espessura de 11,5 cm, acartonado duplo com isolamento em lâ de rocha	38,76
FORROS NOVOS				
INDICADOR			DESCRIÇÃO	ÁREA (m ²)
Modulados				
FO 1			Forro acústico em placas de fibra mineral, Adagio dB+, tipo board, Knauf Ceiling	88,50


LEGENDA DE DEMOLIÇÃO, CONSTRUÇÃO E REAPROVEITAMENTO			
REPRESENTAÇÃO	DESCRIÇÃO	REPRESENTAÇÃO	DESCRIÇÃO
	Elementos demolidos (em corte)		Elementos construídos/novos (em cortes)
	Elementos demolidos (em vista)		Elementos construídos/novos (em vista)
	Elementos reaproveitados		Itens reaproveitados nas tabelas

	PROJETO	15.25 / AUDITÓRIO DOMINGOS MARTINS	ETAPA	Executivo
	ENDEREÇO	CTSL DOMINGOS MARTINS		
	CONTEÚDO	FOLHA 01/04		
	REVISÃO E DATA			
COORDENADOR	Lays R. Sesana			

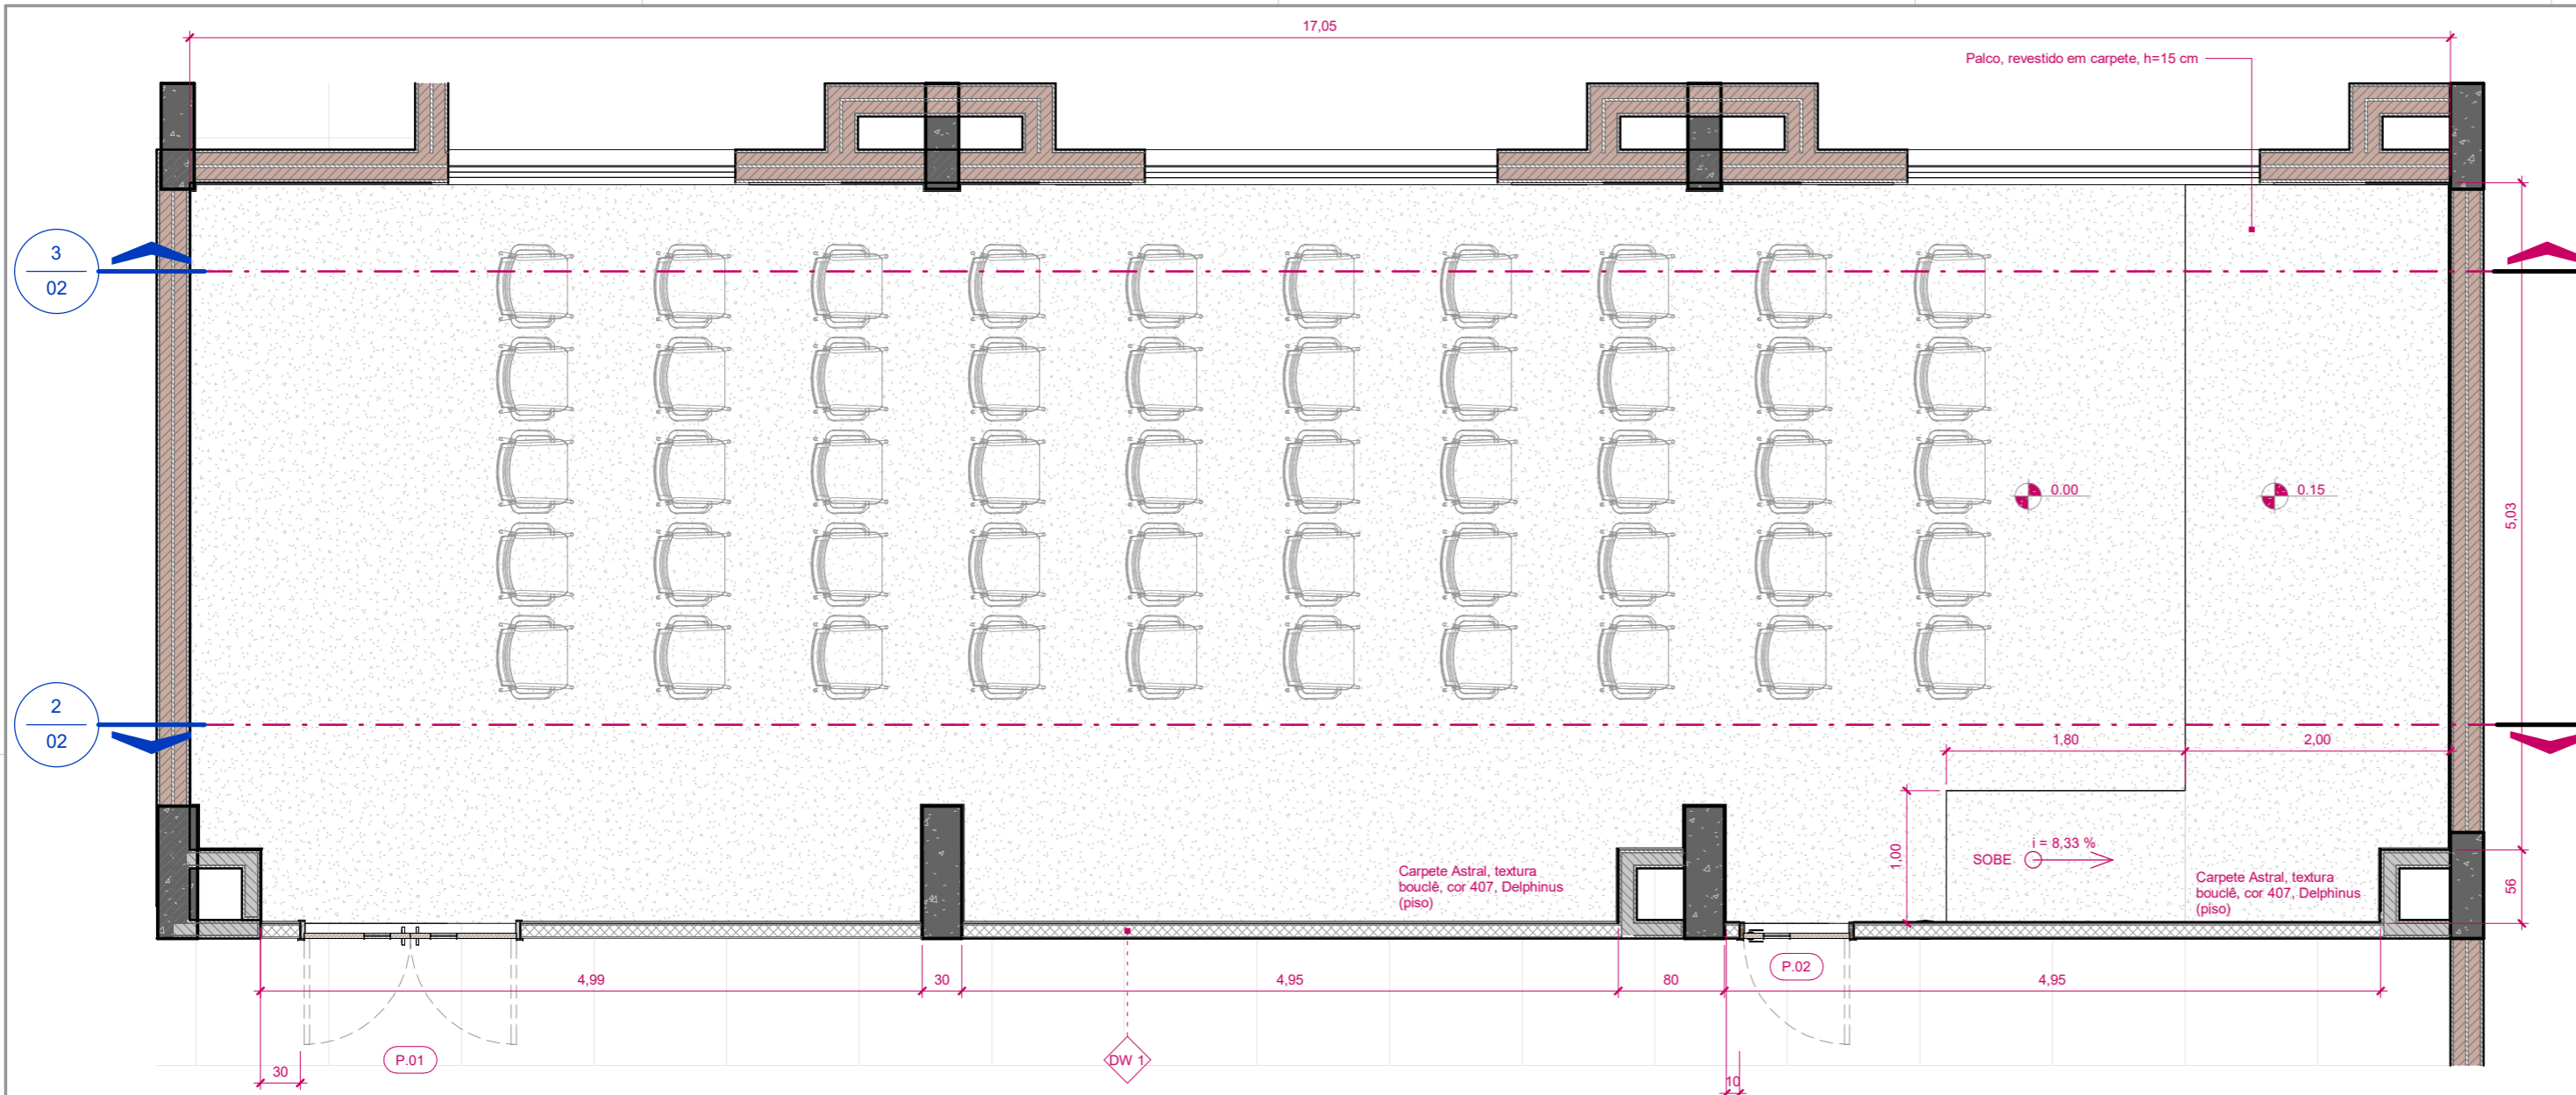


LISTA DE EQUIPAMENTOS E MOBILIÁRIO		
SONORIZAÇÃO		
ITEM		QTDE
SISTEMA DE PA TCD T1000 (COM BAG)		02 UN
CAIXA ATIVA TCD STD210		02 UN
MESA DE SOM SOUNDVOICE MD12		01 UN
MULTICABO DATALINK 12 VIA		30 Metros
PLUG DATALINK XLR M 3P LINHA		06 UN
PLUG DATALINK XLR F 3P LINHA		06 UN
FIO MIC DATALINK 2X030MM2 ECOB		10 Metros
CABO DATALINK MIC GB005 100mts		100 Metros
CABO DATALINK INST GI009 7mts		02 UN
DIRECT BOX SOUND VOICE DS-2		01 UN
PEDESTAL MIC RMV PSU0090 COM CONTRAPESO		02 UN
CAIXA MEDUSA WCONEX 12 1SNCC		01 UN
MICROFONE KADOSH K 622M		01 UN
MICROFONE AKG PERCEPTION P3S		02 UN
IMAGEM		
ITEM		QTDE
TV SAMSUNG - 85"		01 UN
MOBILIÁRIO		
ITEM		QTDE
CADEIRA FIXA ENKEL, ESPALDAR FIXO E ASSENTO ESTOFADO (GRAFITE), 4 PÉS, PRANCHETA ESCAMOTÁVEL - MARCA CADERODE		01 UN
CADEIRA CHURCH EMPILHÁVEL, ESTOFADA (PRETO), COM PORTA FOLHETOS - MARCA WAW DESIGN		01 UN

1 Superior(2)
ESCALA: 1 : 50

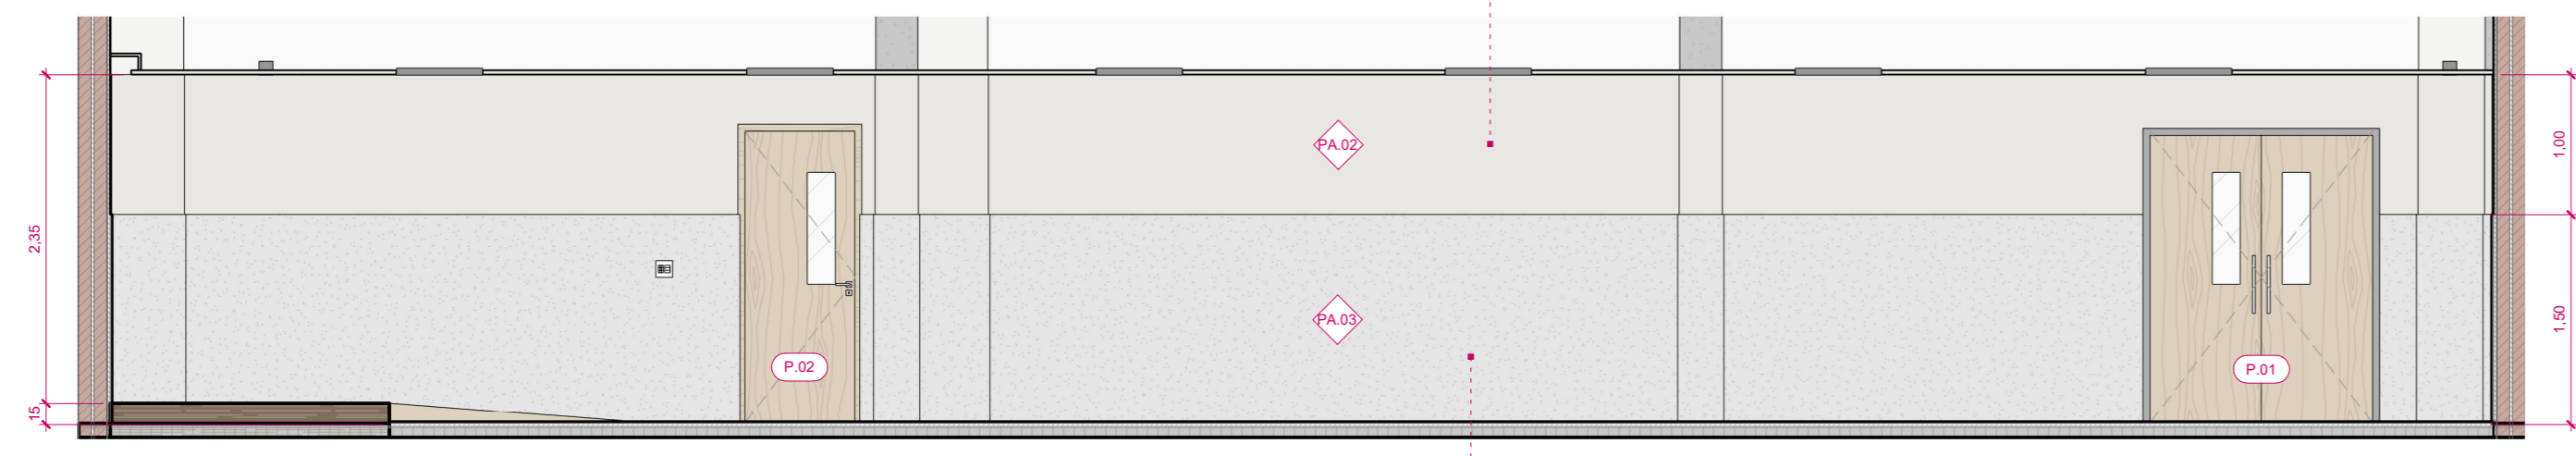

2 Section 2
ESCALA: 1 : 50

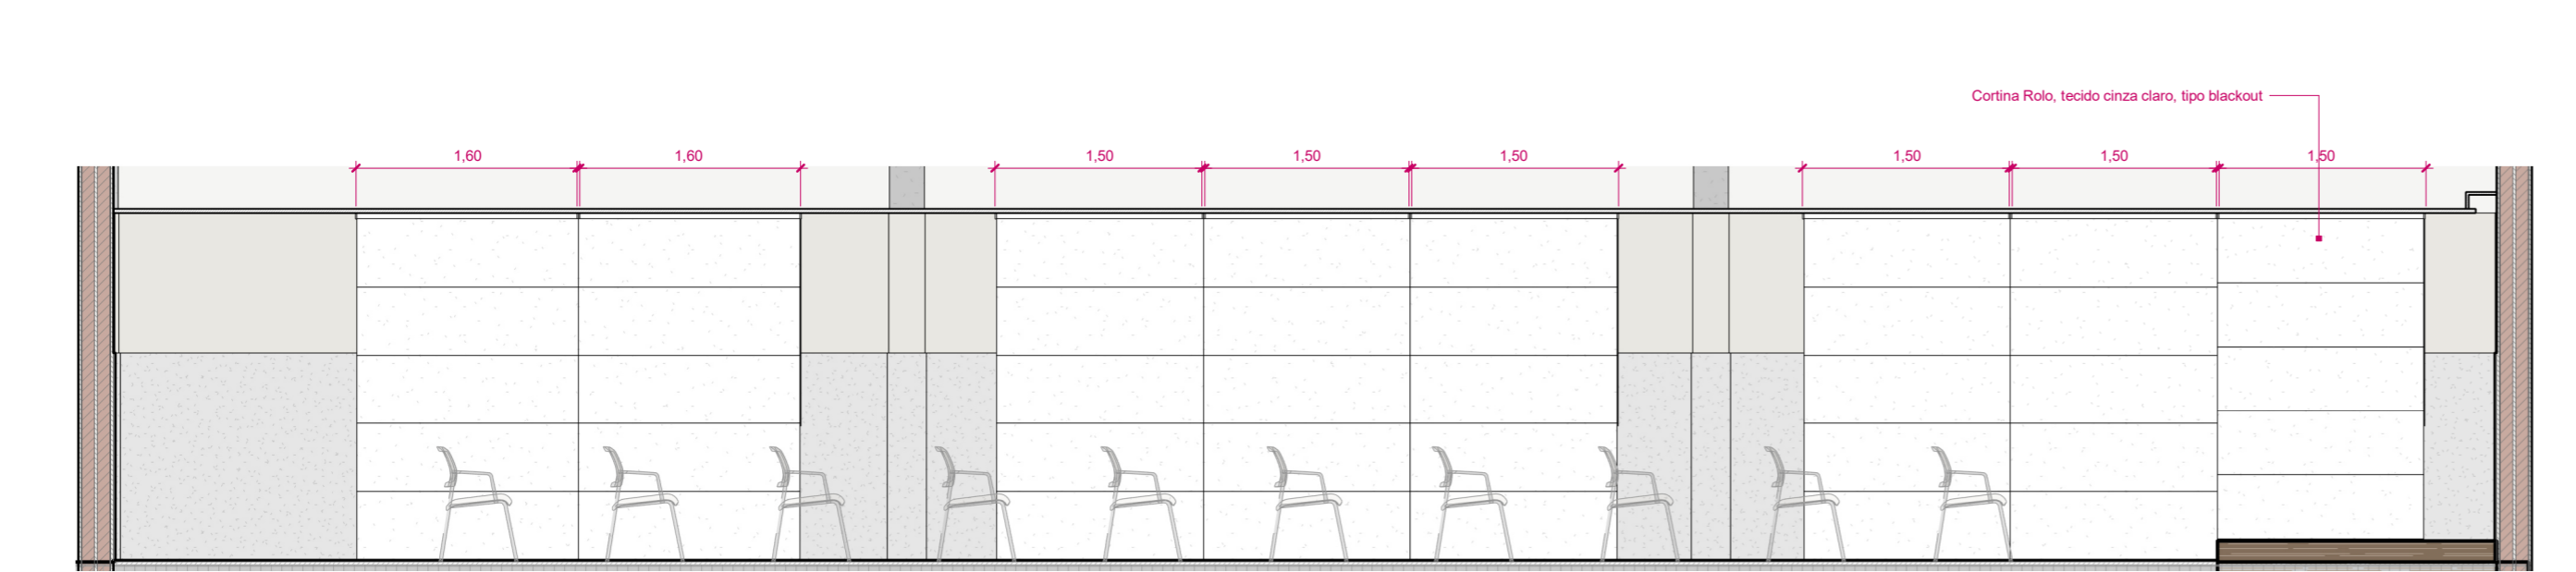


3 Section 3
ESCALA: 1 : 50


REVESTIMENTOS NOVOS						
INDICADOR	FABRICANTE	LINHA	DESCRIÇÃO	ÁREA (m²)		
Carpete						
			Carpete Astral, textura bouclé, cor 407, Delphinus (parede)	55,68		
			Carpete Astral, textura bouclé, cor 407, Delphinus (pisos)	81,19		
Pinturas						
PT 3	Suviniil	Acrílica	Pintura Acrílica, Cromio, Fosco Completo, Suviniil	81,15		
Vinílicos						
			Madeira estrutural (Palco)	12,66		
			Carpete Astral, textura bouclé, cor 407, Delphinus (pisos)	12,66		
DIVISÓRIAS						
wc			DESCRIÇÃO	ÁREA (m²)		
Drywall						
DW 1			Parede em drywall com espessura de 11,5 cm, cartonado duplo com isolamento em lã de rocha	38,76		
FORROS						
INDICADOR			DESCRIÇÃO	ÁREA (m²)		
Modulados						
FO 1			Forro acústico em placas de fibra mineral, Adagio dB+, tipo board, Knauf Ceiling	88,50		
ESQUADRIAS / PORTAS NOVAS						
INDICADOR	UND.	DIMENSÕES (cm)		ÁREA (m²)	MODELO	DESCRIÇÃO
		LARGURA	ALTURA			
P.01	1	160	210	3,36	Dobradiça	Porta de madeira acústica, standart, com visor.
P.02	1	80	210	1,68	Dobradiça	Porta de madeira acústica, standart, com visor.
TOTAL	2			5,04		

PROJETO	15.25 / AUDITÓRIO DOMINGOS MARTINS	ETAPA	Executivo
ENDEREÇO	CTSL DOMINGOS MARTINS		
CONTEÚDO	REVISÃO E DATA R00 - 18/12/2025		
COORDENADOR	Lays R. Sesana	FOLHA	02/04



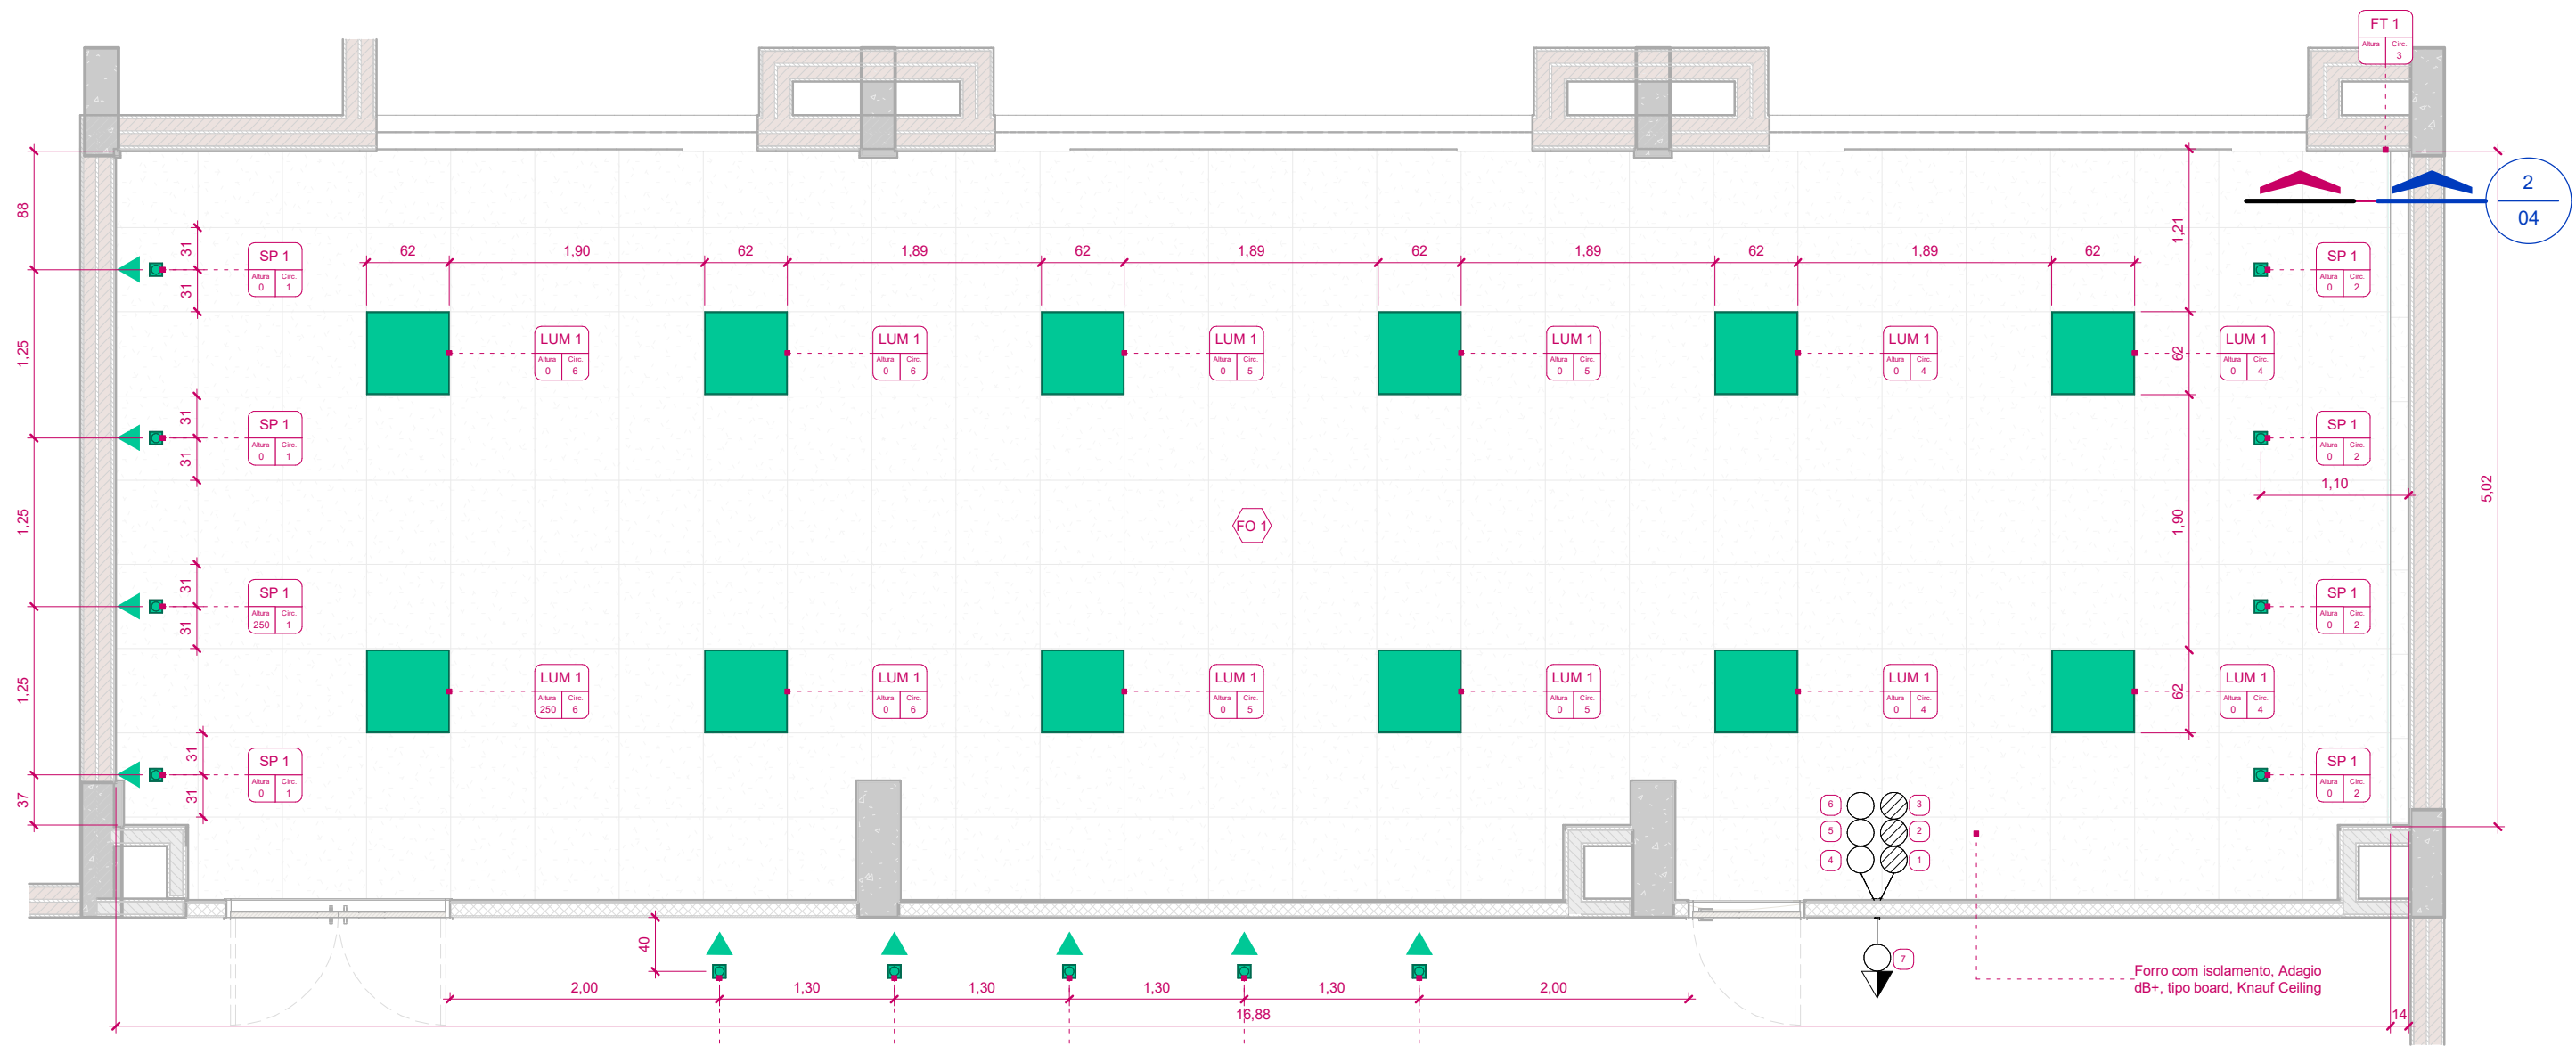

1 PLANTA DE FORRO - LUMINOTÉCNICO
ESCALA: 1 : 50

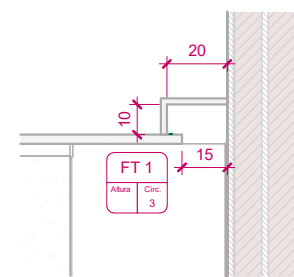

2 CORTE - FORRO
ESCALA: 1 : 25

LUMINÁRIAS / POR AMBIENTE								
LUMINÁRIA					LÂMPADA			
INDICADOR	UND.	FABRICANTE	MODELO	DESCRIÇÃO	TIPO	POTÊNCI A	FLUXO	TEMPERATURA
SP 1	5		Spot	Spot preto, de embutir	LED	5 W	450 lm	3000 K
Auditório								
LUM 1	12		Painel	Painel de LED linear, 61,5x61,5cm, preto, embutido	LED	45 W	3600 lm	4000 K
SP 1	8		Spot	Spot preto, de embutir	LED	5 W	450 lm	3000 K
LUMINÁRIAS / FITAS DE LED / POR AMBIENTE								
INDICADOR	CIRCUITO	QNT. (m)	FABRICANTE	MODELO	DESCRIÇÃO	POTÊNCI A	FLUXO	TEMP.
FT 1	3	5,03		Fita de LED	Fita de LED 10 W	10 W	3000 lm	3200 K



PROJETO	15.25 / AUDITÓRIO DOMINGOS MARTINS	ETAPA	Executivo
ENDEREÇO	CTSL DOMINGOS MARTINS		
CONTEÚDO	Planta de pontos de iluminação e circuitos de interruptores		
REVISÃO E DATA	R00 - 18/12/2025		
COORDENADOR	Lays R. Sesana		

FOLHA
04/04